


1階平面図 A1: 1/100 A3: 1/200

凡例

記号	名称
	排気ファン(天井シロッコファン)
	既設天井点検口

注記


天井内のダクト、電気配線類は既設残置とする。  
 新設機器と接続の際には適宜延長・切断・補修を行うこと。  
 破線部は既設残置を表す。

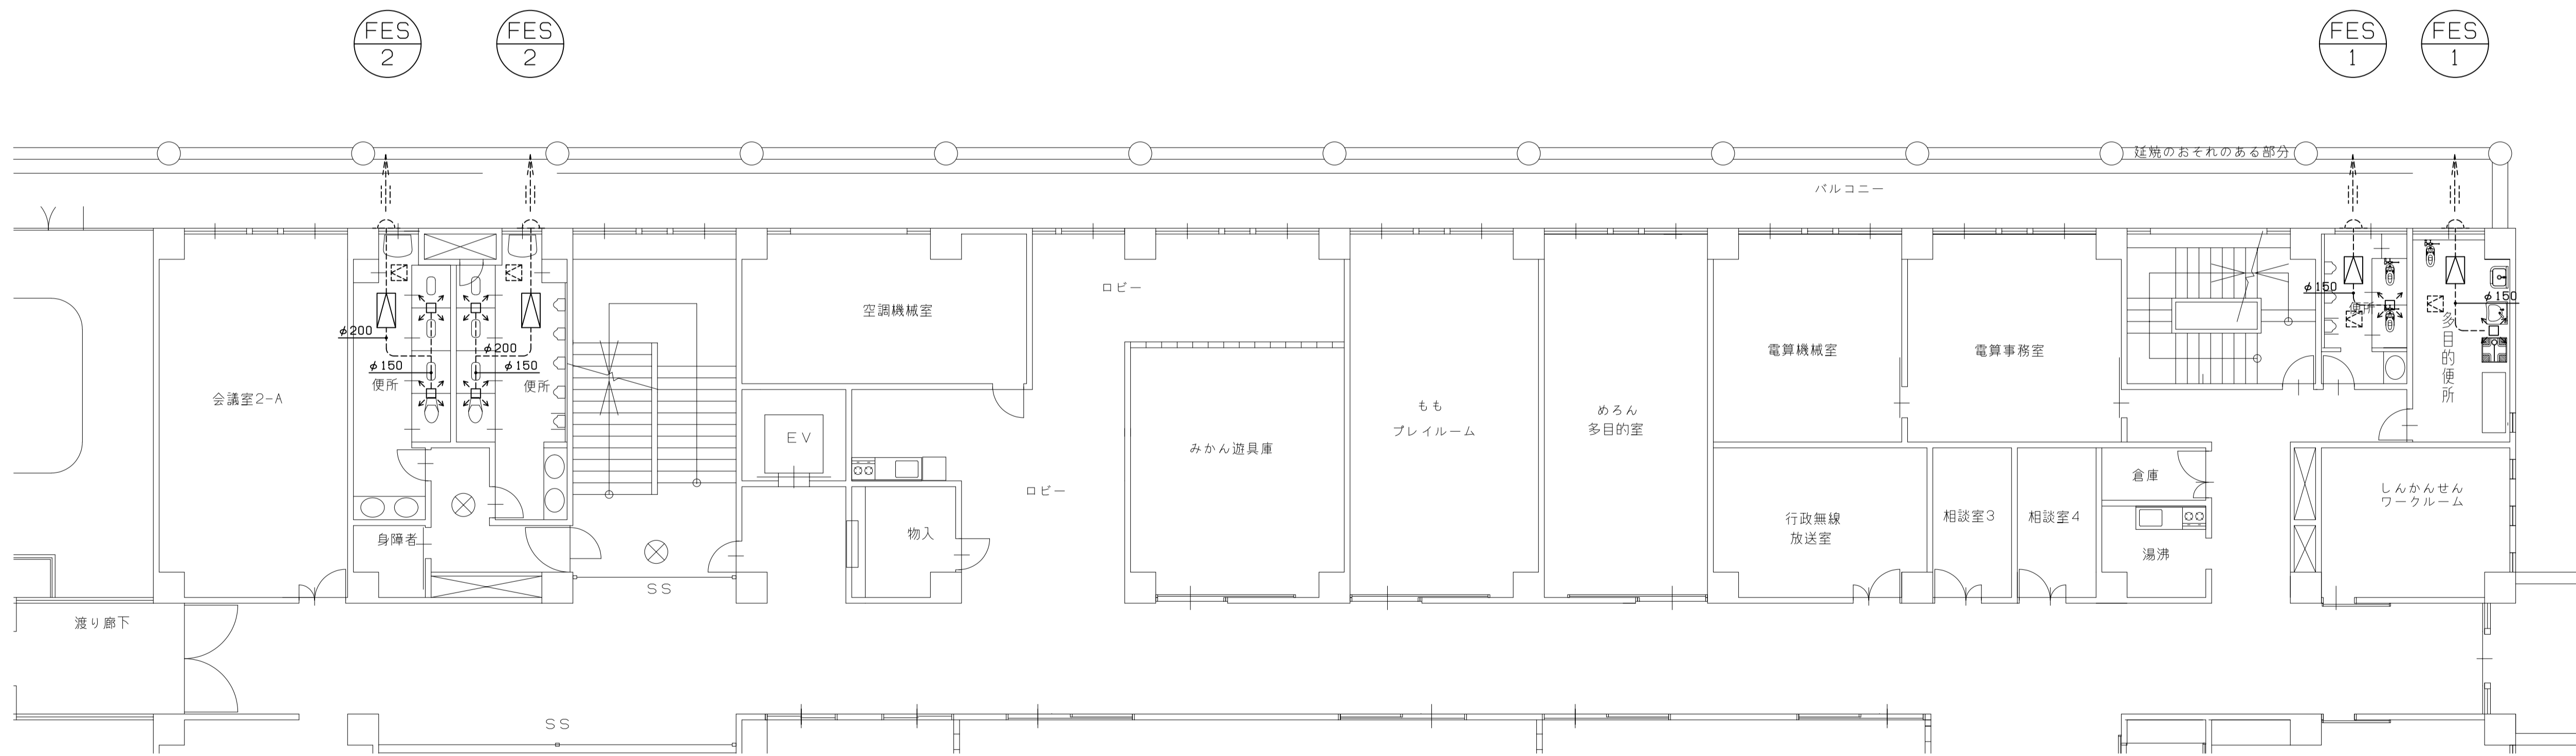

2階平面図 A1: 1/100 A3: 1/200

FES  
2


FES  
2

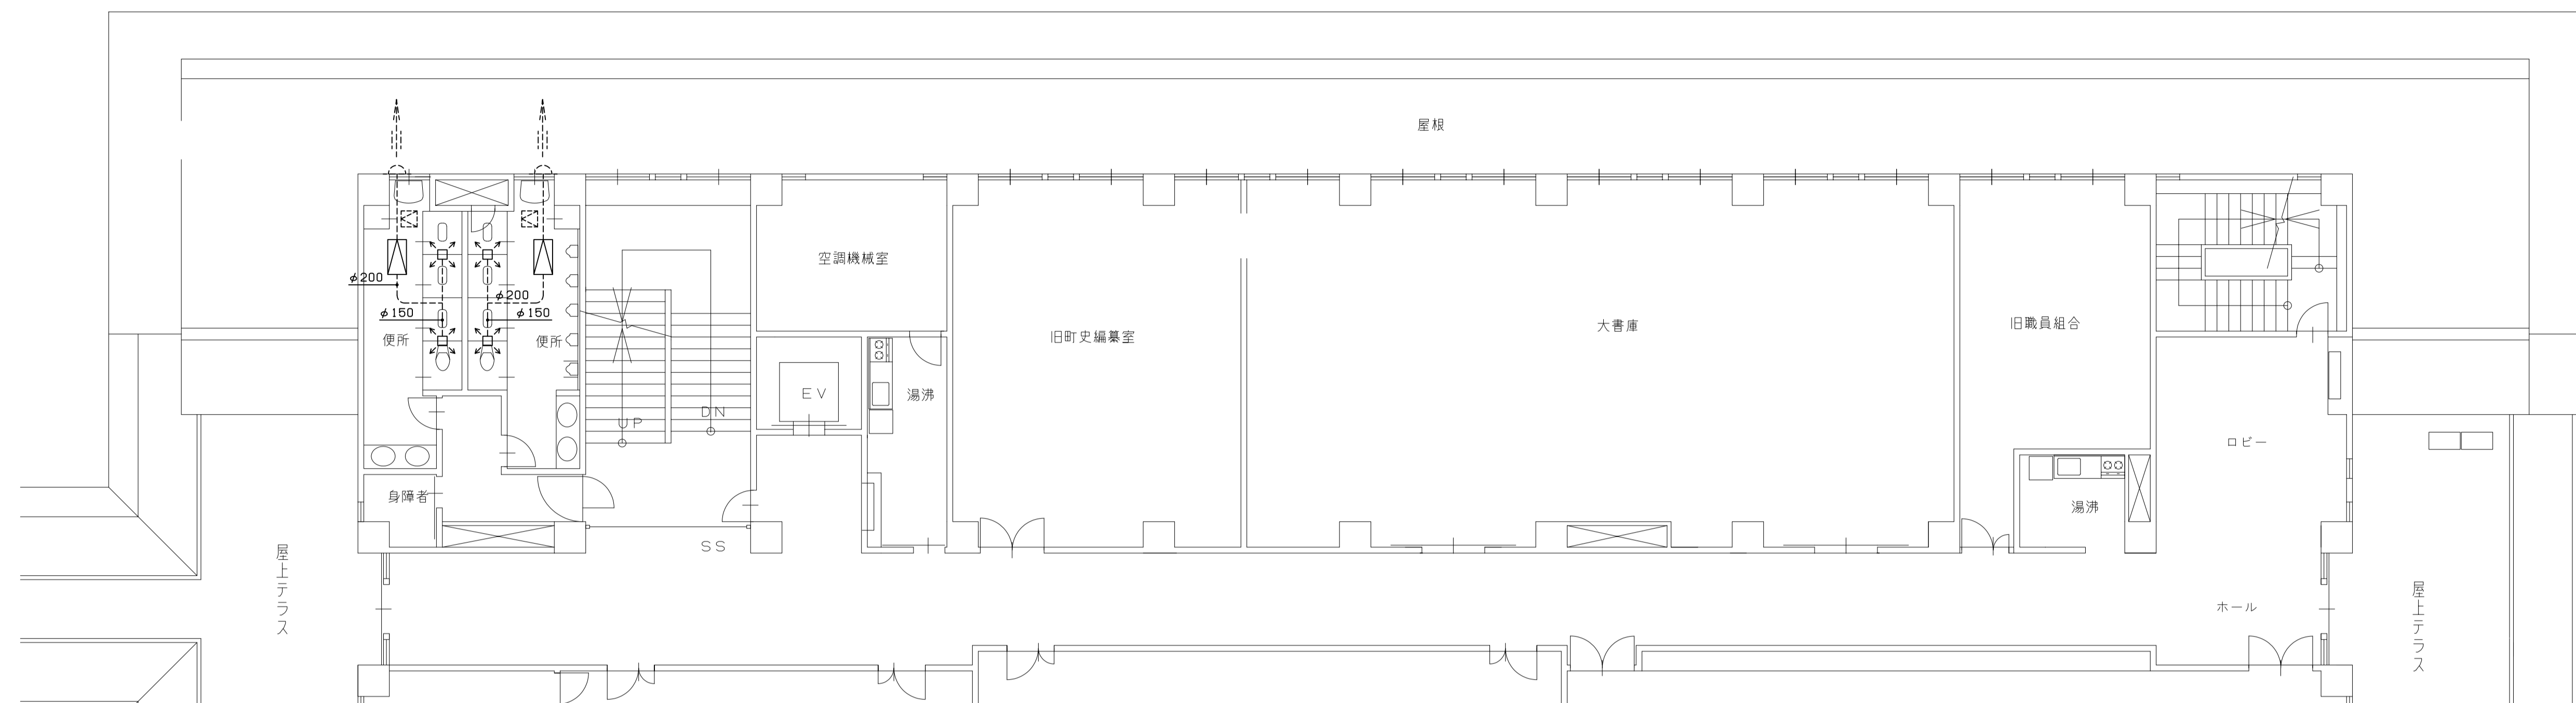

3階平面図 A1: 1/100 A3: 1/200

FES  
1

FES  
1

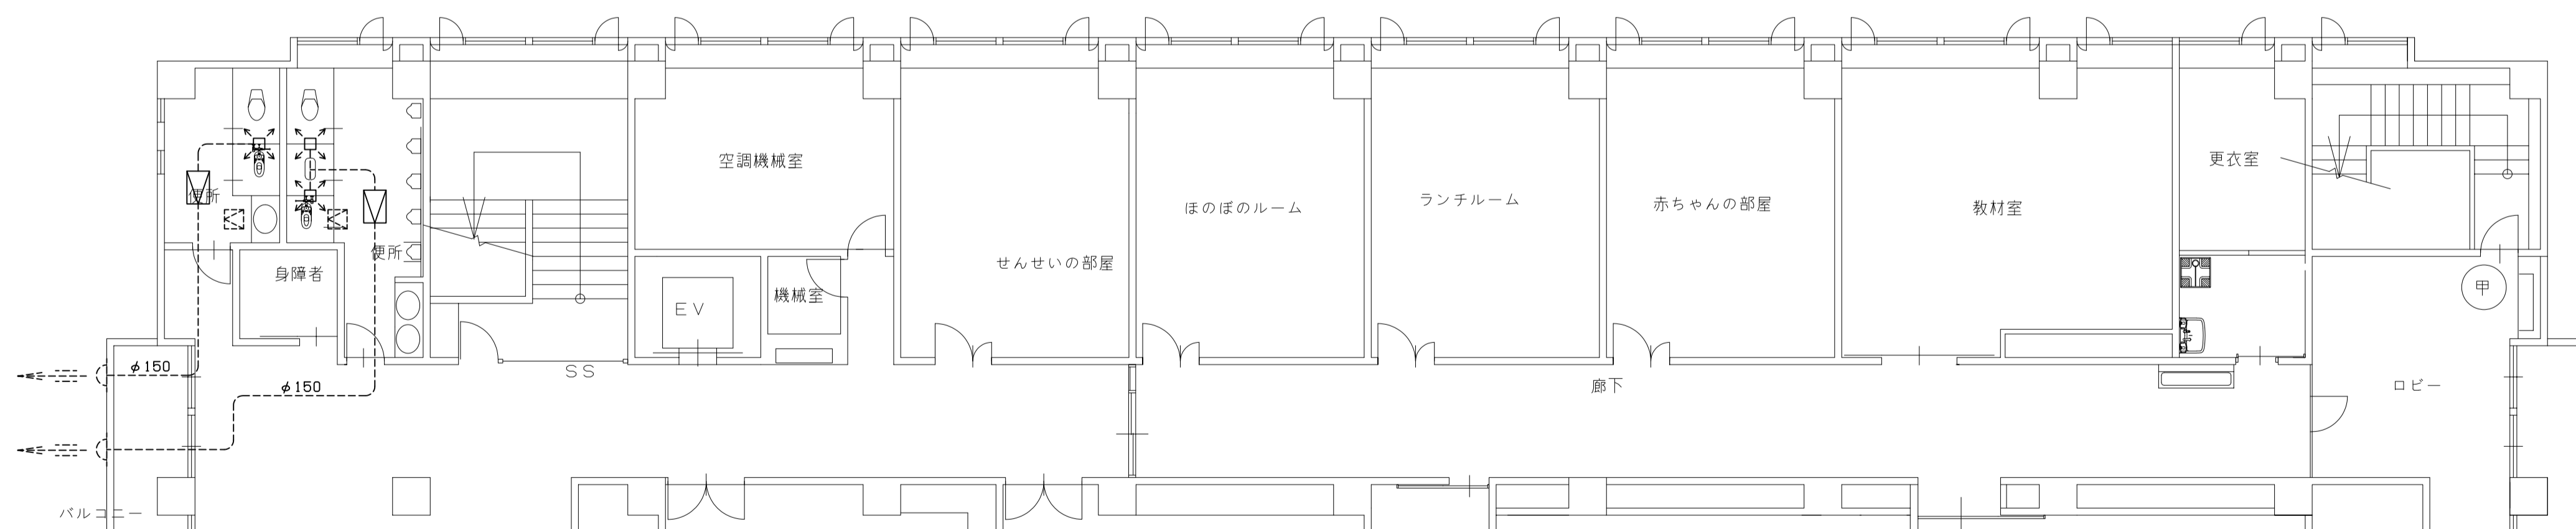

4階平面図 A1: 1/100 A3: 1/200



TITLE  
高月支所トイレ換気設備修繕

DRAWING NAME  
換気設備図

No. 14062210  
4 / 4  
M