


機器据付詳細図

機器据付平面図
(ポンプピット内)

1/20

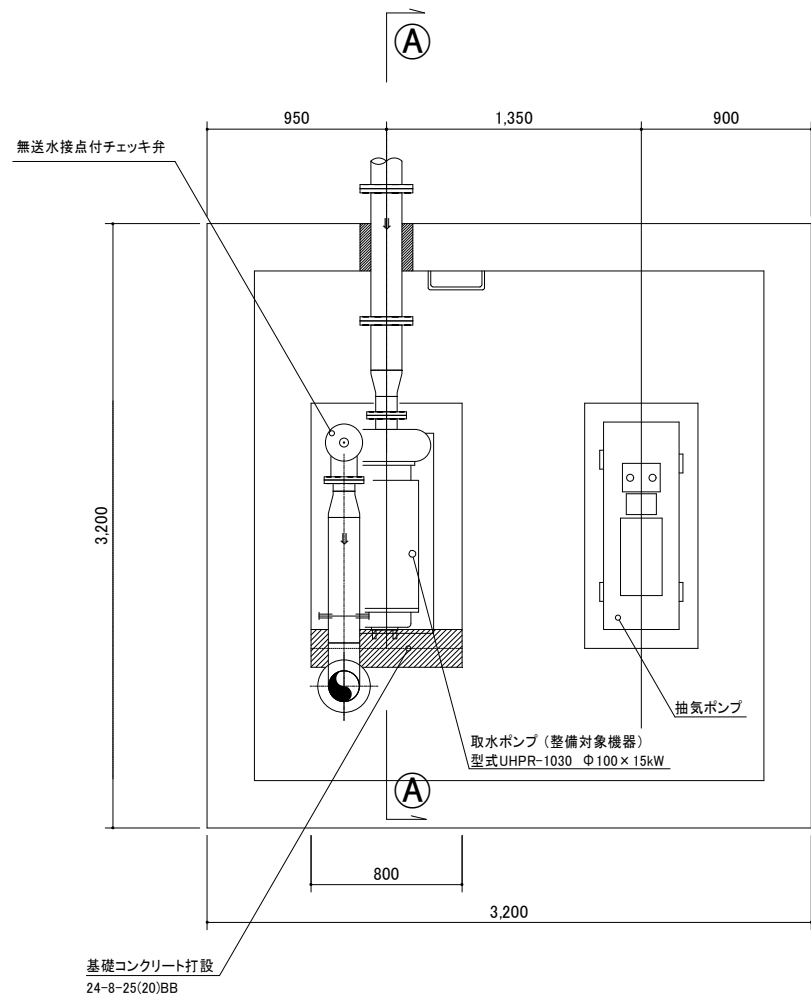


機器仕様

	今回整備対象機器	
	主ポンプ	真空ポンプ
形式	完全密閉横型自吸式渦巻ポンプ	連続抽気式 抽気ポンプ
口径	100×100	20
出力	15kW	2.2kW
揚程	33m	—
吐出量	0.9m ³ /min	—
回転数	1750rpm	1750rpm
真空度		600mmHg
最大軸気量		0.5m ³ /min

①—① 機器据付断面図

1/20

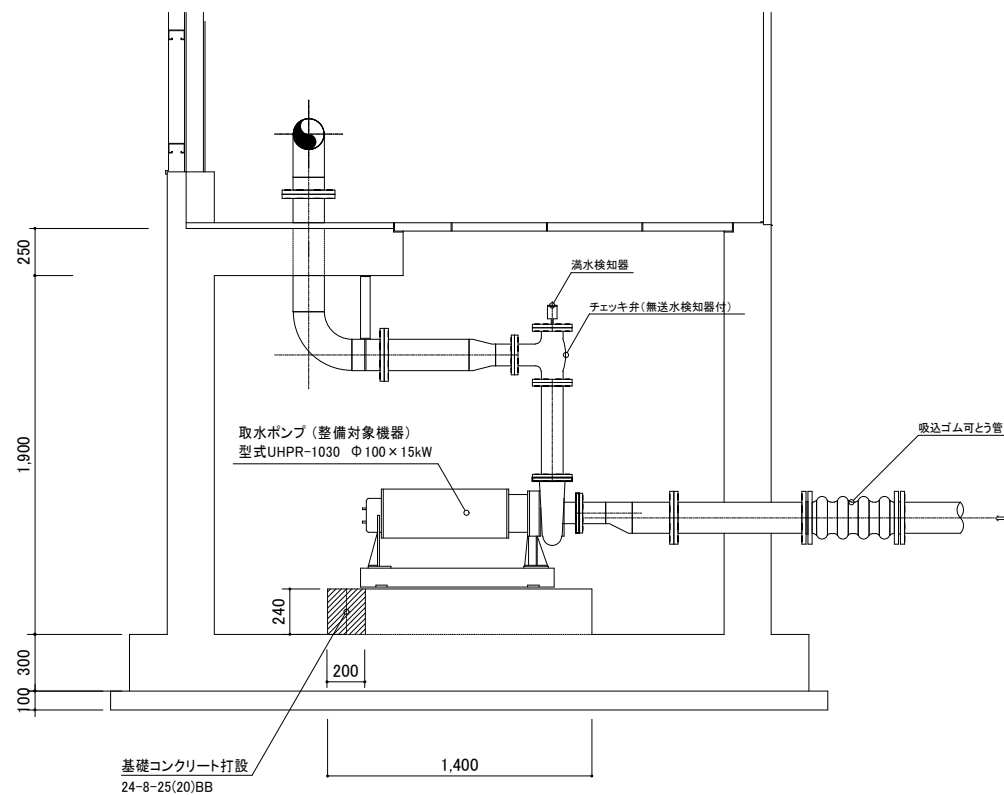

実施	当 初	第 回変更
工事番号	令和4年度 北建第43号	
工事名	市道大見南北1号線河川取水ポンプ改修工事(大見A)	
工事場所	長浜市木之本町大見	
図面名	機器据付詳細図	
縮尺	図示	
図面番号	1枚ノ内1	
長浜市 北部振興局 建設課		