


南郷里幼稚園トイレ改修工事


区分	NO	名 称	縮尺	区分	NO	名 称	縮尺
建築	A-1	建築特記仕様書		電気	E-1	電気設備工事特記仕様書	
	A-2	配置図・付近見取図	1/200		E-2	コンセント設備図	1/300
	A-3	天井伏図・床伏図	1/100		E-3	照明設備（3歳児）平面詳細図	1/50
	A-4	（3歳児）断面詳細図	1/50		E-4	照明設備（5歳児）平面詳細図	1/50
	A-5	（3歳児）平面詳細図・展開図	1/50				
	A-6	（5歳児）断面詳細図	1/50	機械			
	A-7	（5歳児）平面詳細図・展開図	1/50		M-1	機械設備特記仕様書	
	A-8	トイレブース・SUS面台・アルミ額縁図	1/50		M-2	保温標準図	
					M-3	配置図	1/200
					M-4	給排水衛生設備（3歳児）平面詳細図	1/50
					M-5	給排水衛生設備（5歳児）平面詳細図	1/50
					M-6	換気設備（3歳児）平面詳細図	1/50
					M-7	換気設備（5歳児）平面詳細図	1/50

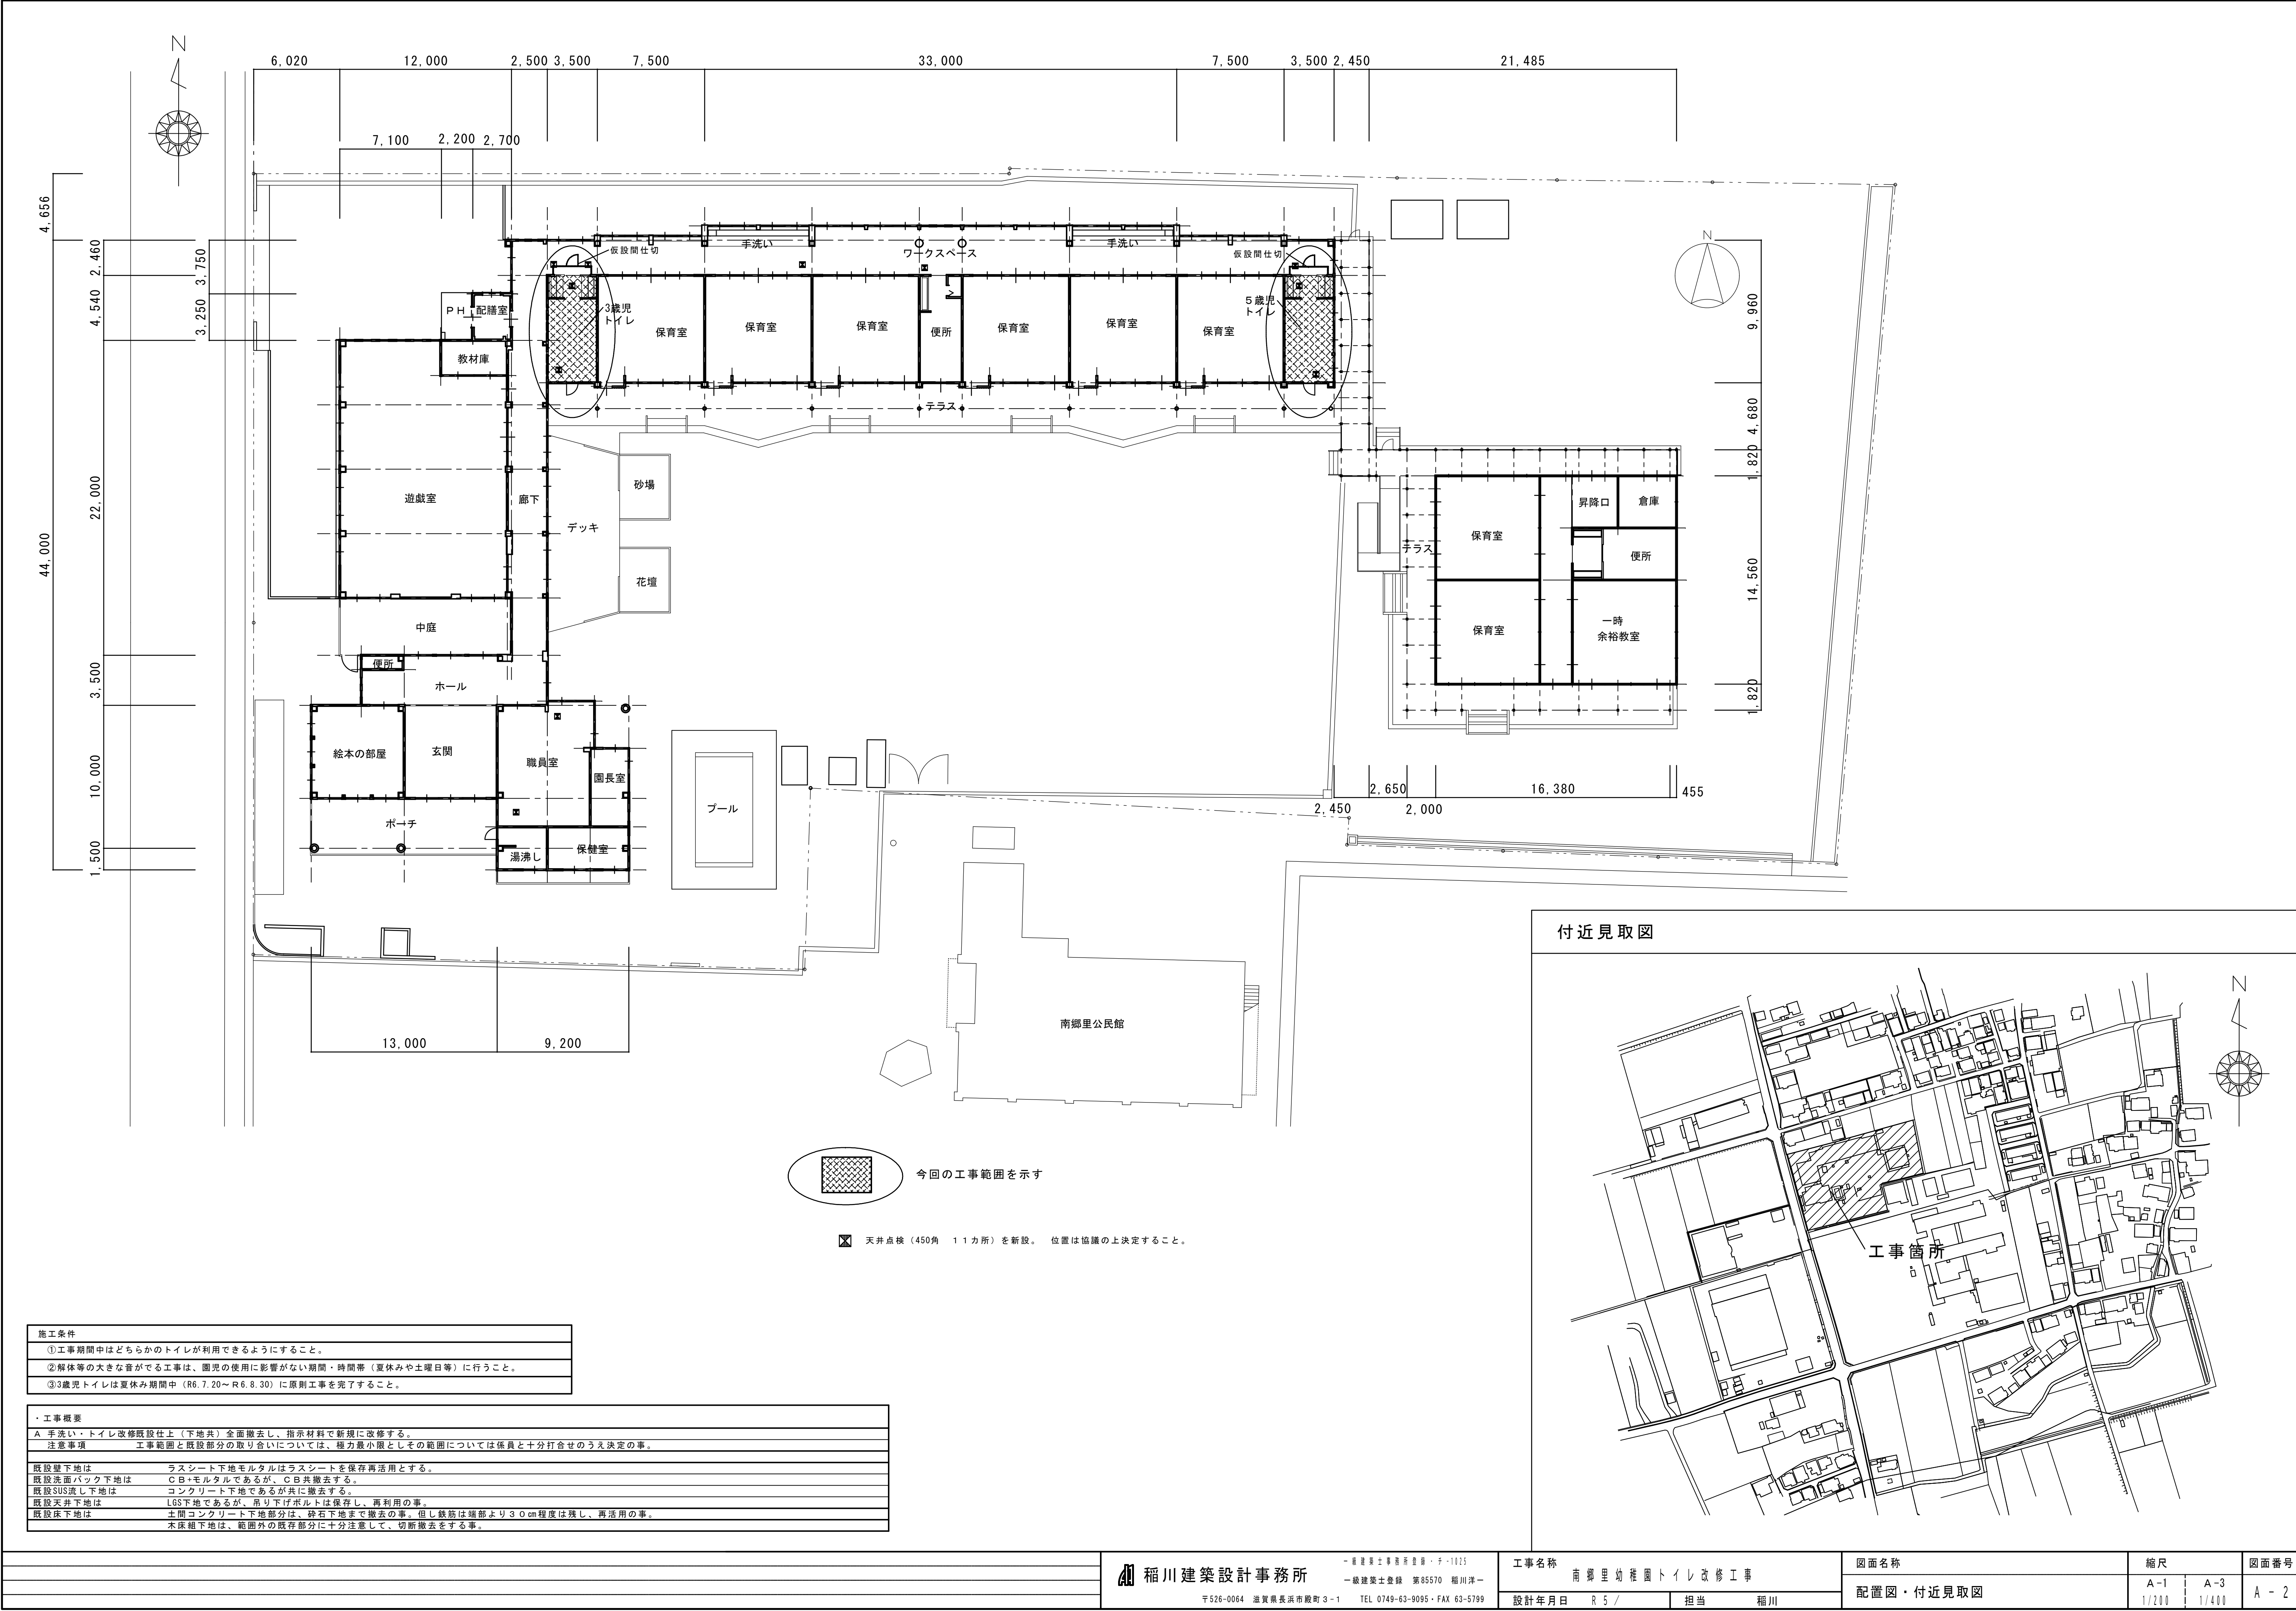


施工条件	
①工事期間中はどちらかのトイレが利用できるようにすること。	
②解体等の大きな音ができる工事は、園児の使用に影響がない期間・時間帯（夏休みや土曜日等）に行うこと。	
③3歳児トイレは夏休み期間中（R6.7.20～R6.8.30）に原則工事を完了すること。	

・工事概要	
A 手洗い・トイレ改修既設仕上（下地共）全面撤去し、指示材料で新規に改修する。	
注意事項	工事範囲と既設部分の取り合いについては、極力最小限としその範囲については係員と十分打合せのうえ決定の事。
既設壁下地は	ラスシート下地モルタルはラスシートを保存再利用とする。
既設洗面バック下地は	○B・モルタルであるが、○B共撤去する。
既設SUS流し下地は	コンクリート下地であるが共に撤去する。
既設天井下地は	LGS下地であるが、吊り下げボルトは保存し、再利用の事。
既設床下地は	土間コンクリート下地部分は、砕石下地まで撤去の事。但し鉄筋は端部より30cm程度は残し、再利用の事。
	木床組下地は、範囲外の既存部分に十分注意して、切断撤去をする事。


		 福川建築設計事務所 〒526-0064 滋賀県長浜市殿町3-1 TEL 0749-63-9095・FAX 63-5799	一級建築士事務所登録 第1025		工事名称		図面名称		縮尺		図面番号	
			一級建築士登録 第85570 福川洋一		南郷里幼稚園トイレ改修工事		配置図・付近見取図		A-1		A-3	
					設計年月日 R 5 /				担当 福川		1/200	
											A - 2	

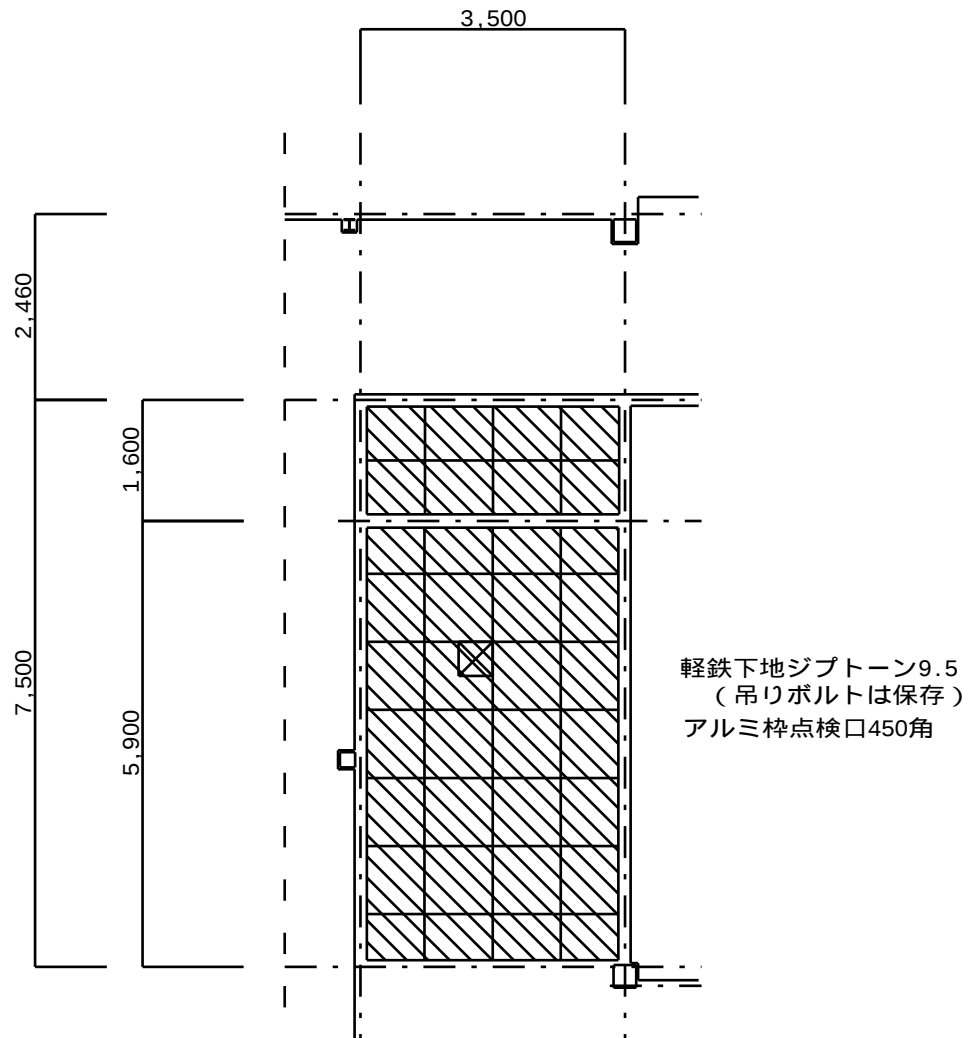


現況 3歳児トイレ天井伏図

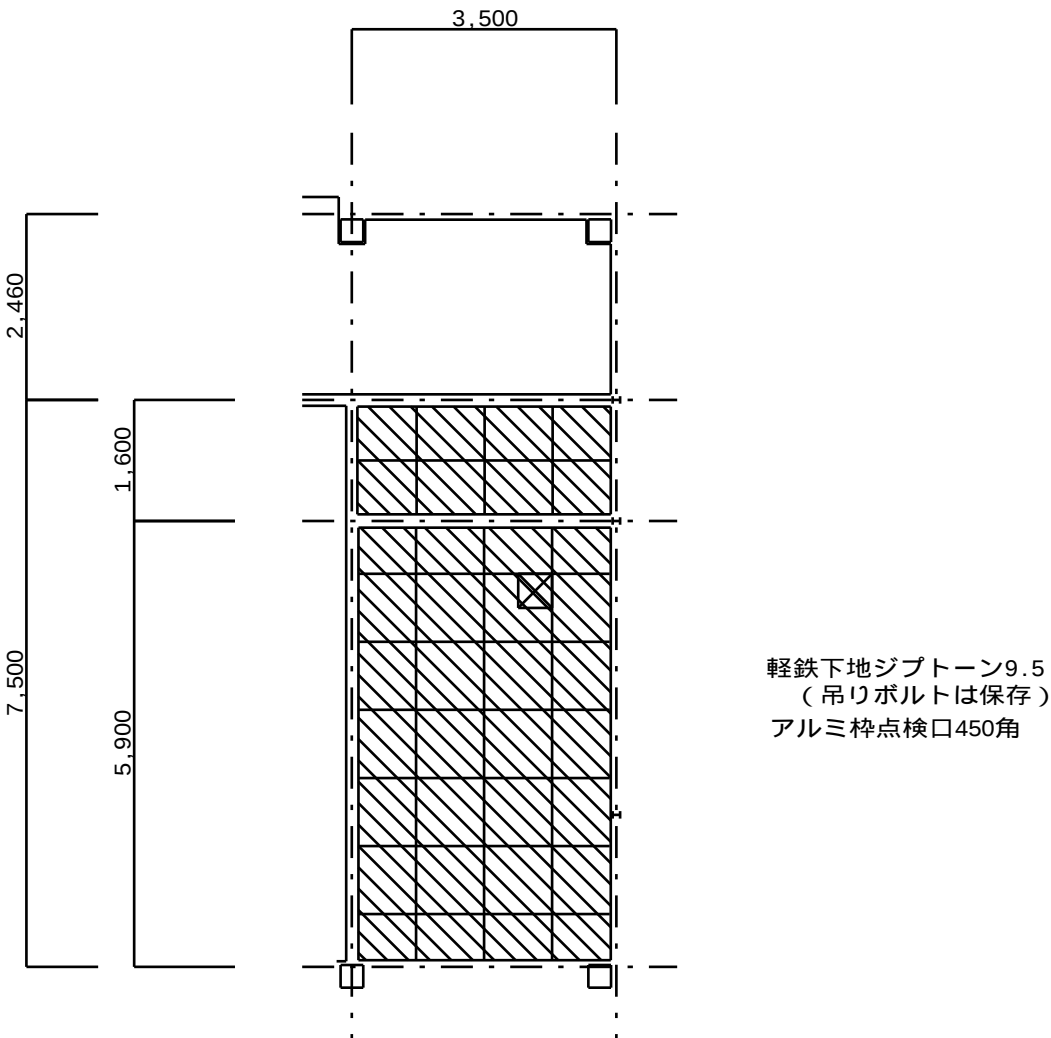


現況 5歳児トイレ天井伏図

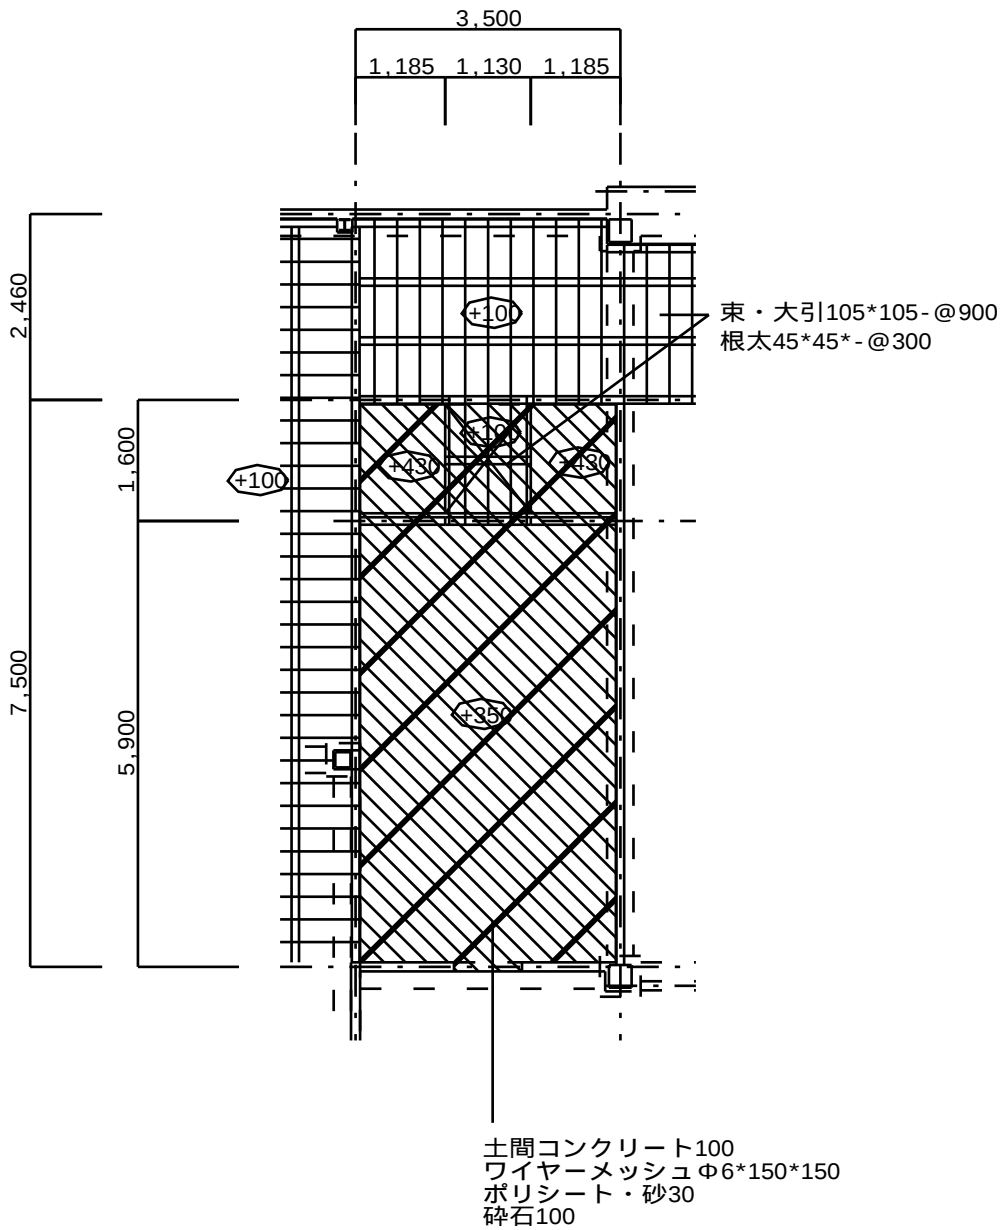


現況 3歳児トイレ床伏図

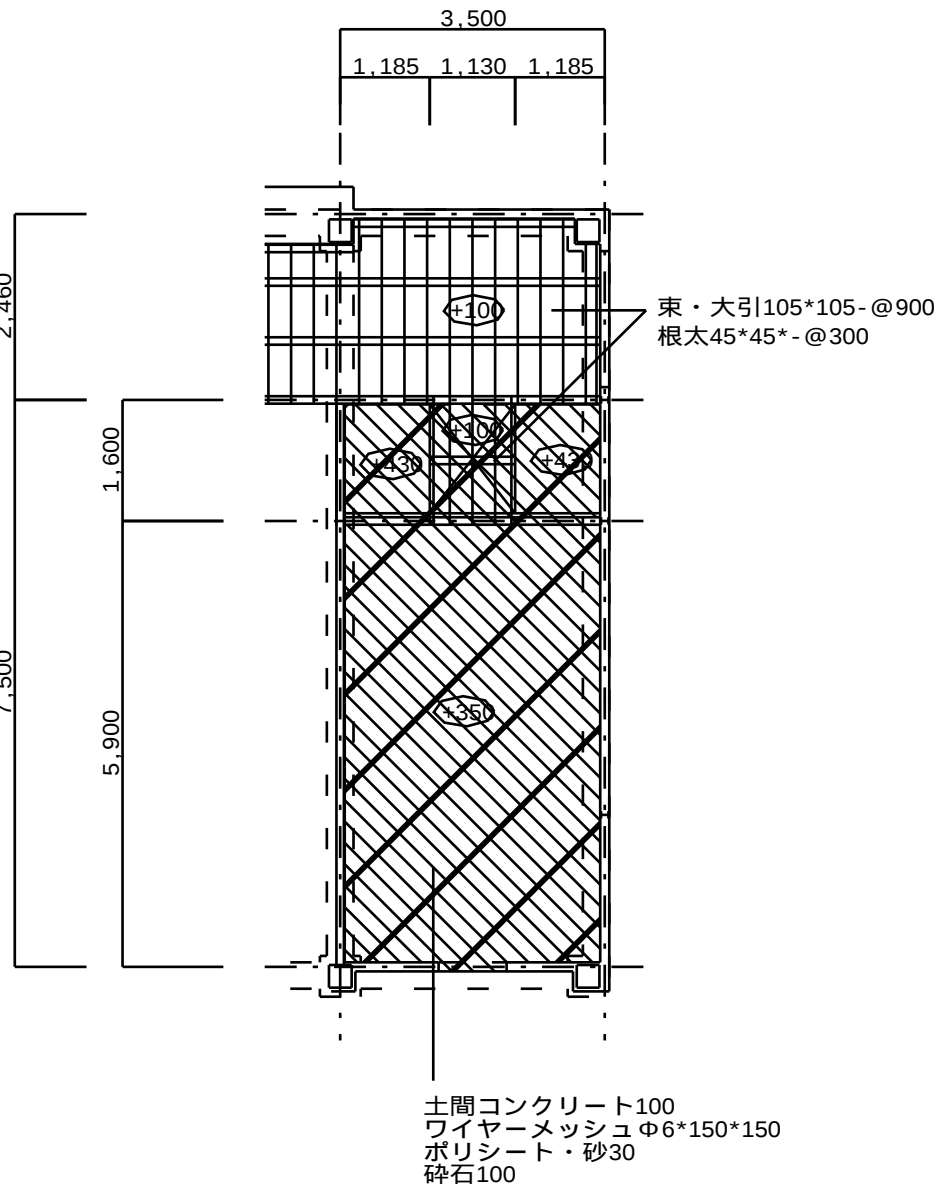


現況 5歳児トイレ床伏図

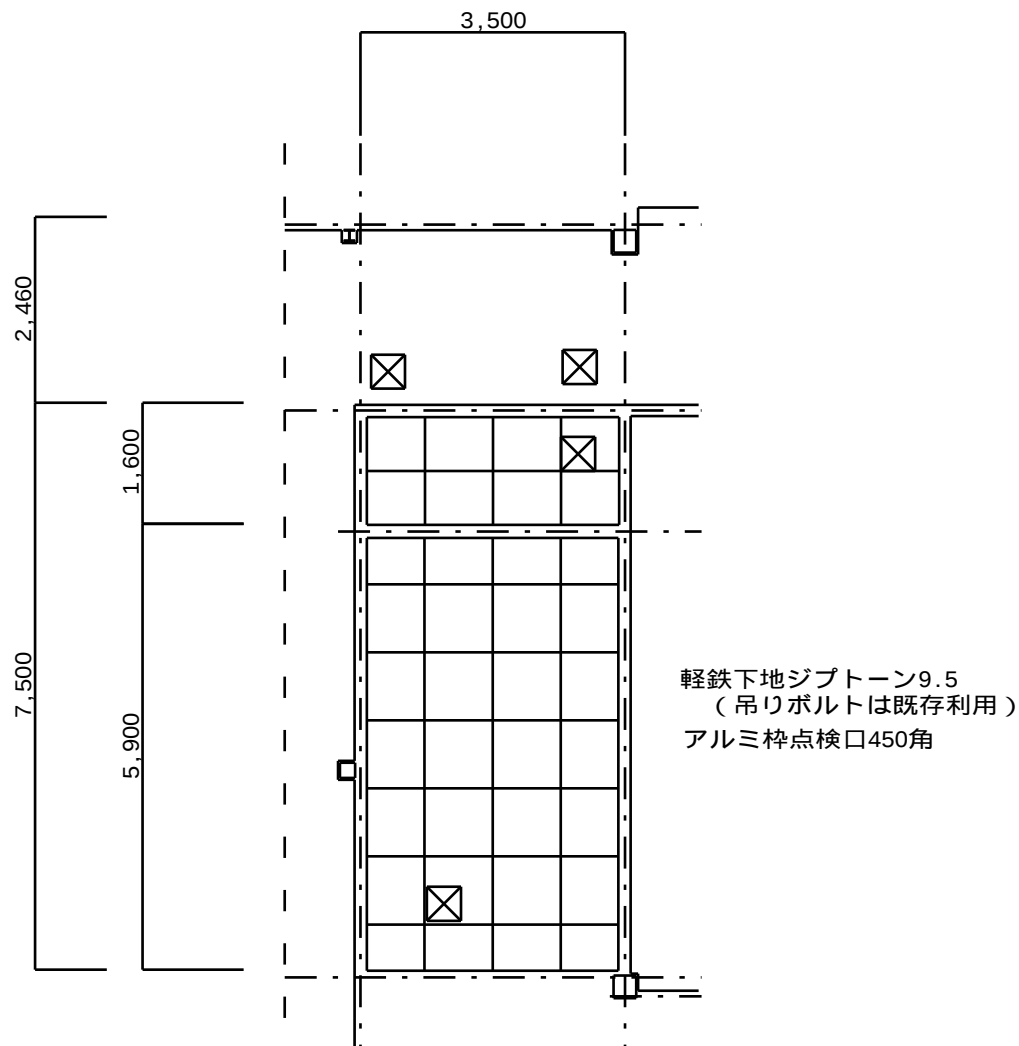


計画 3歳児トイレ天井伏図

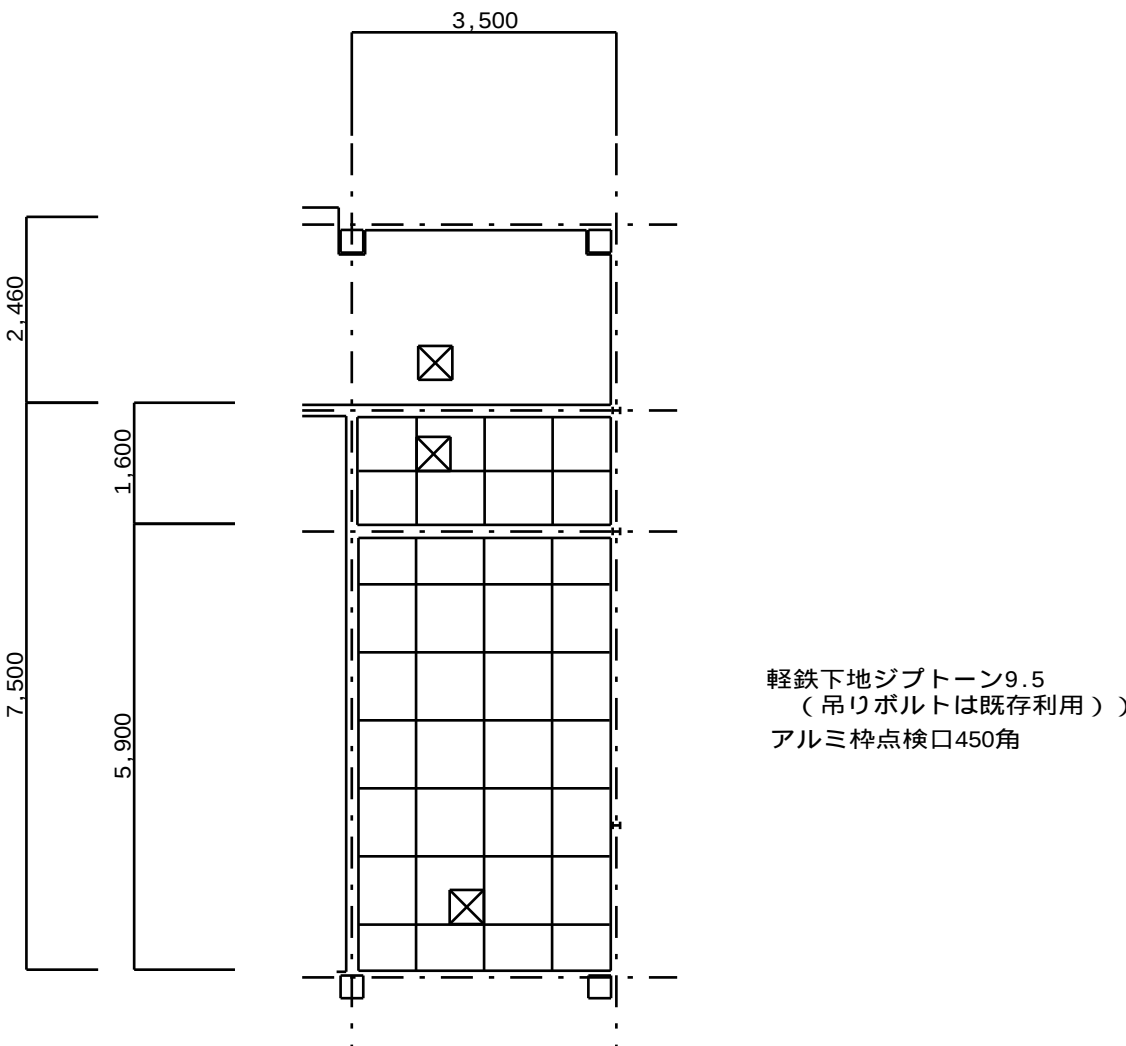



計画 5歳児トイレ天井伏図

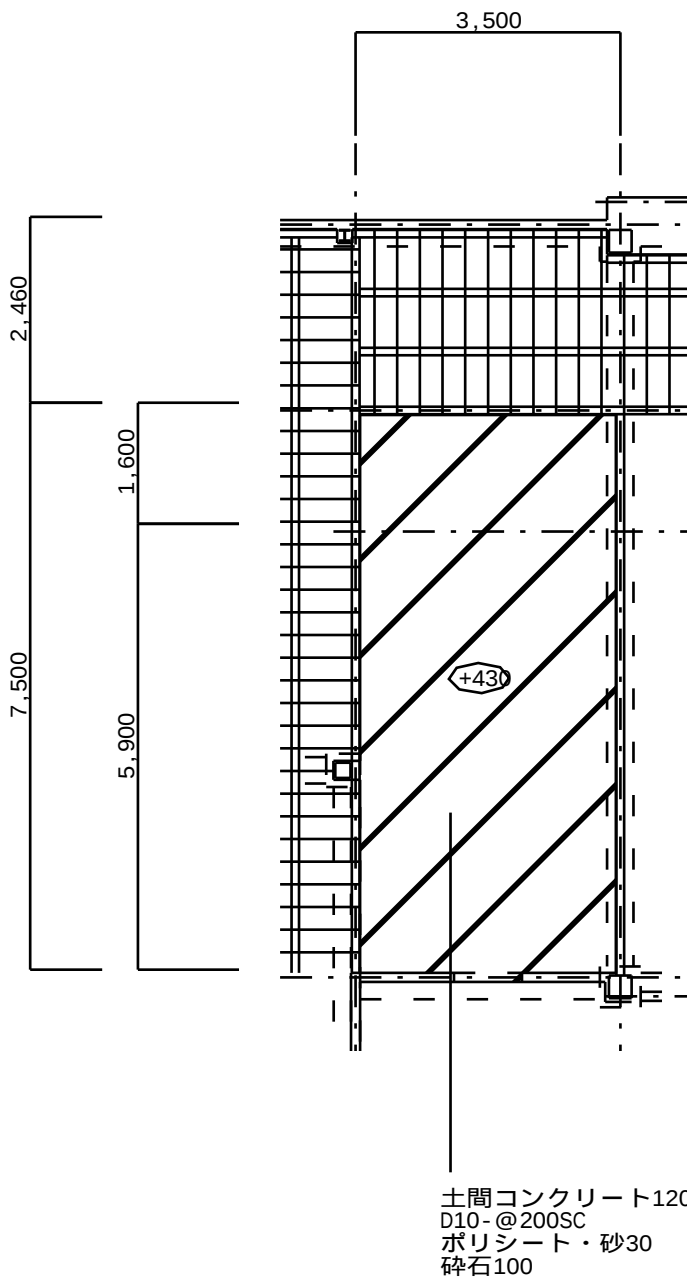


計画 3歳児トイレ床伏図

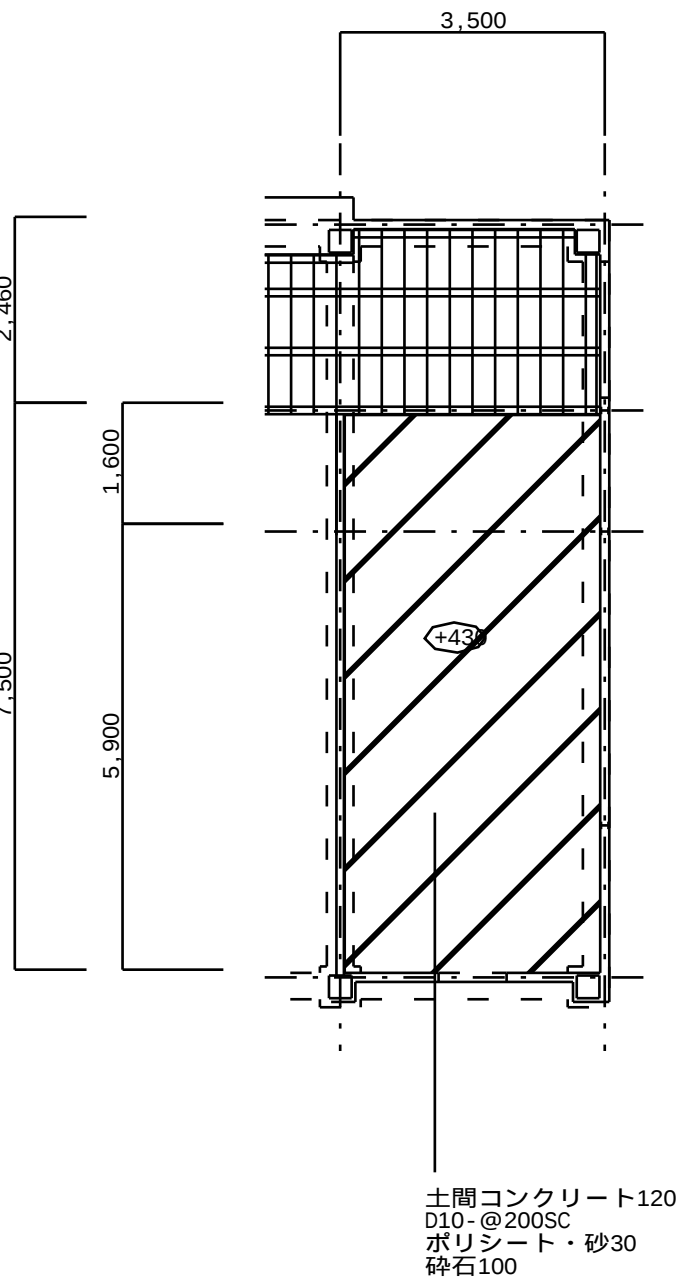

計画 5歳児トイレ床伏図

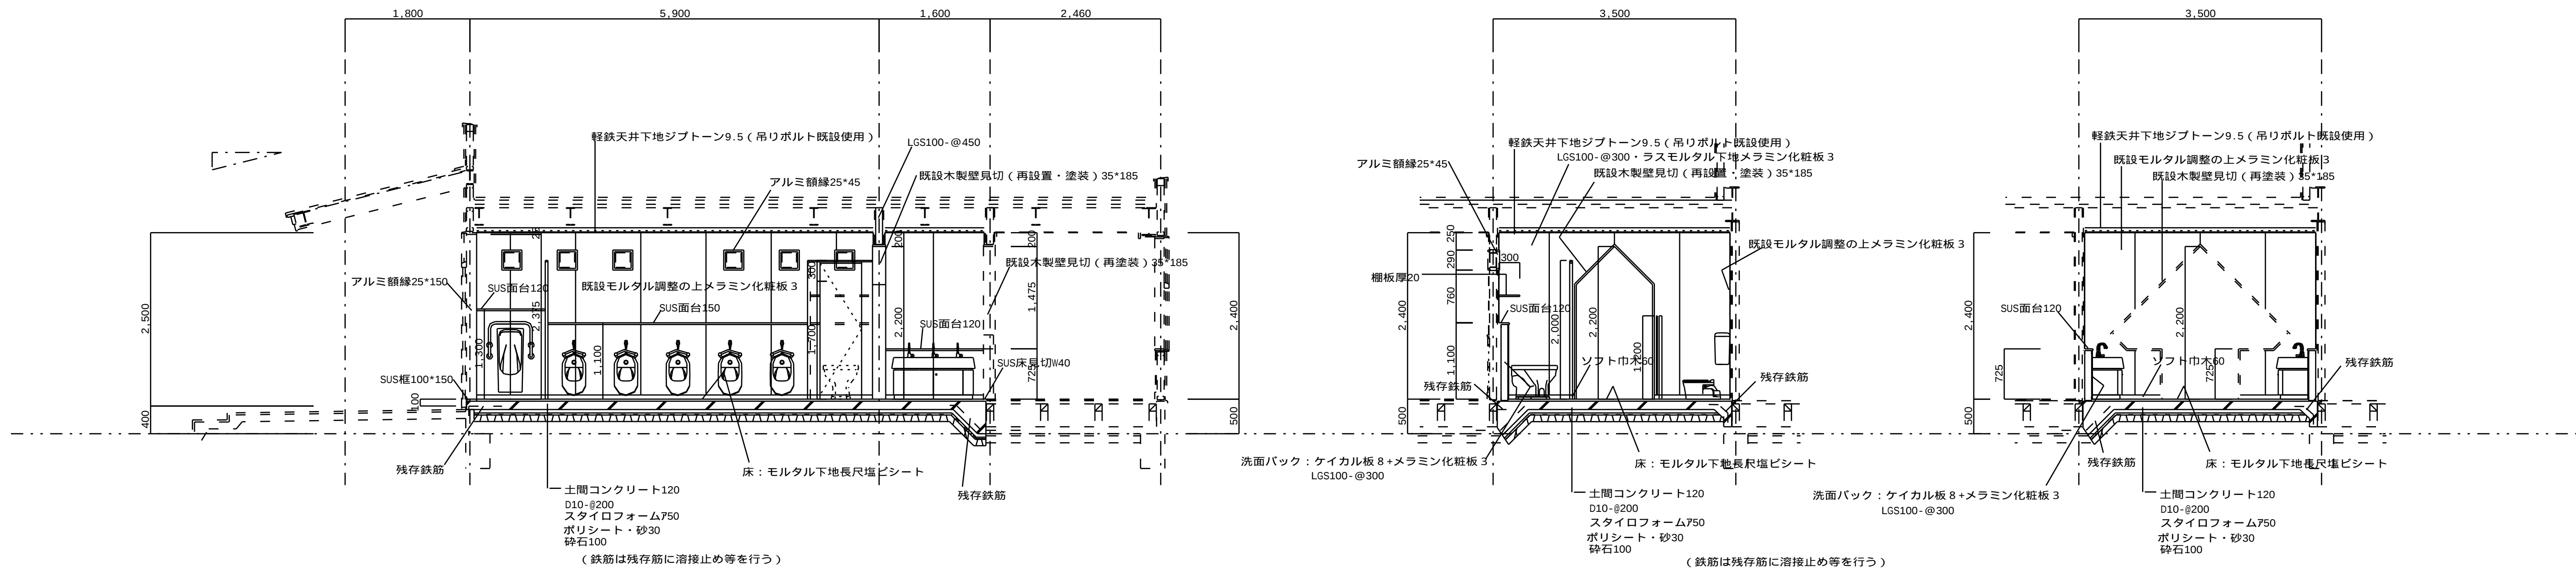
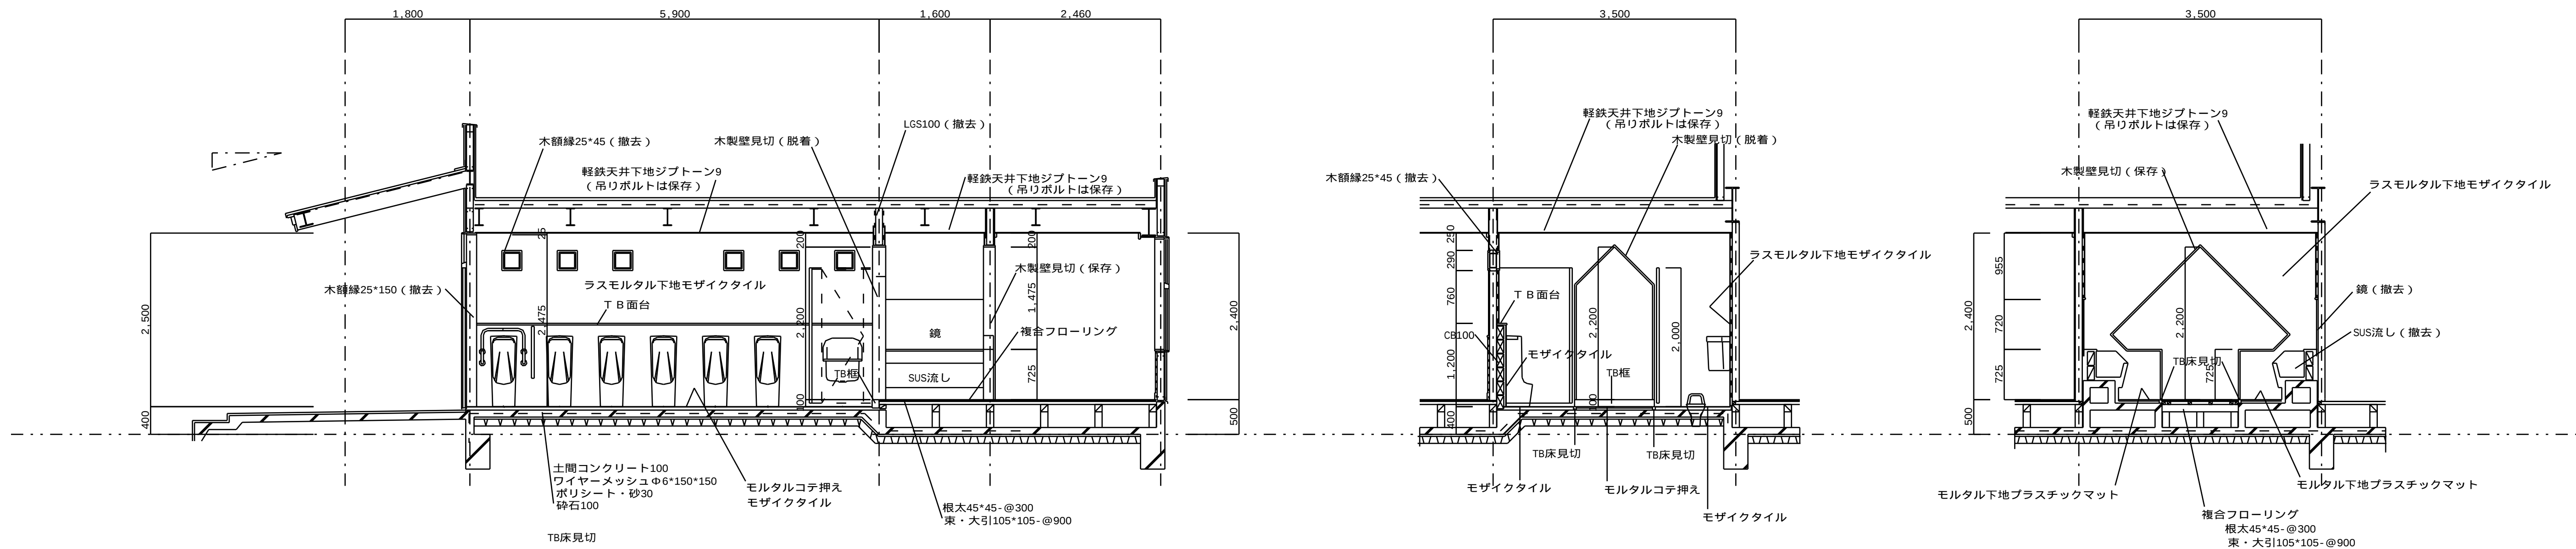


壁のモルタル塗りは中仕切り壁以外は、タイルのみ撤去し、既設モルタル調整の上メラミン化粧板張り。

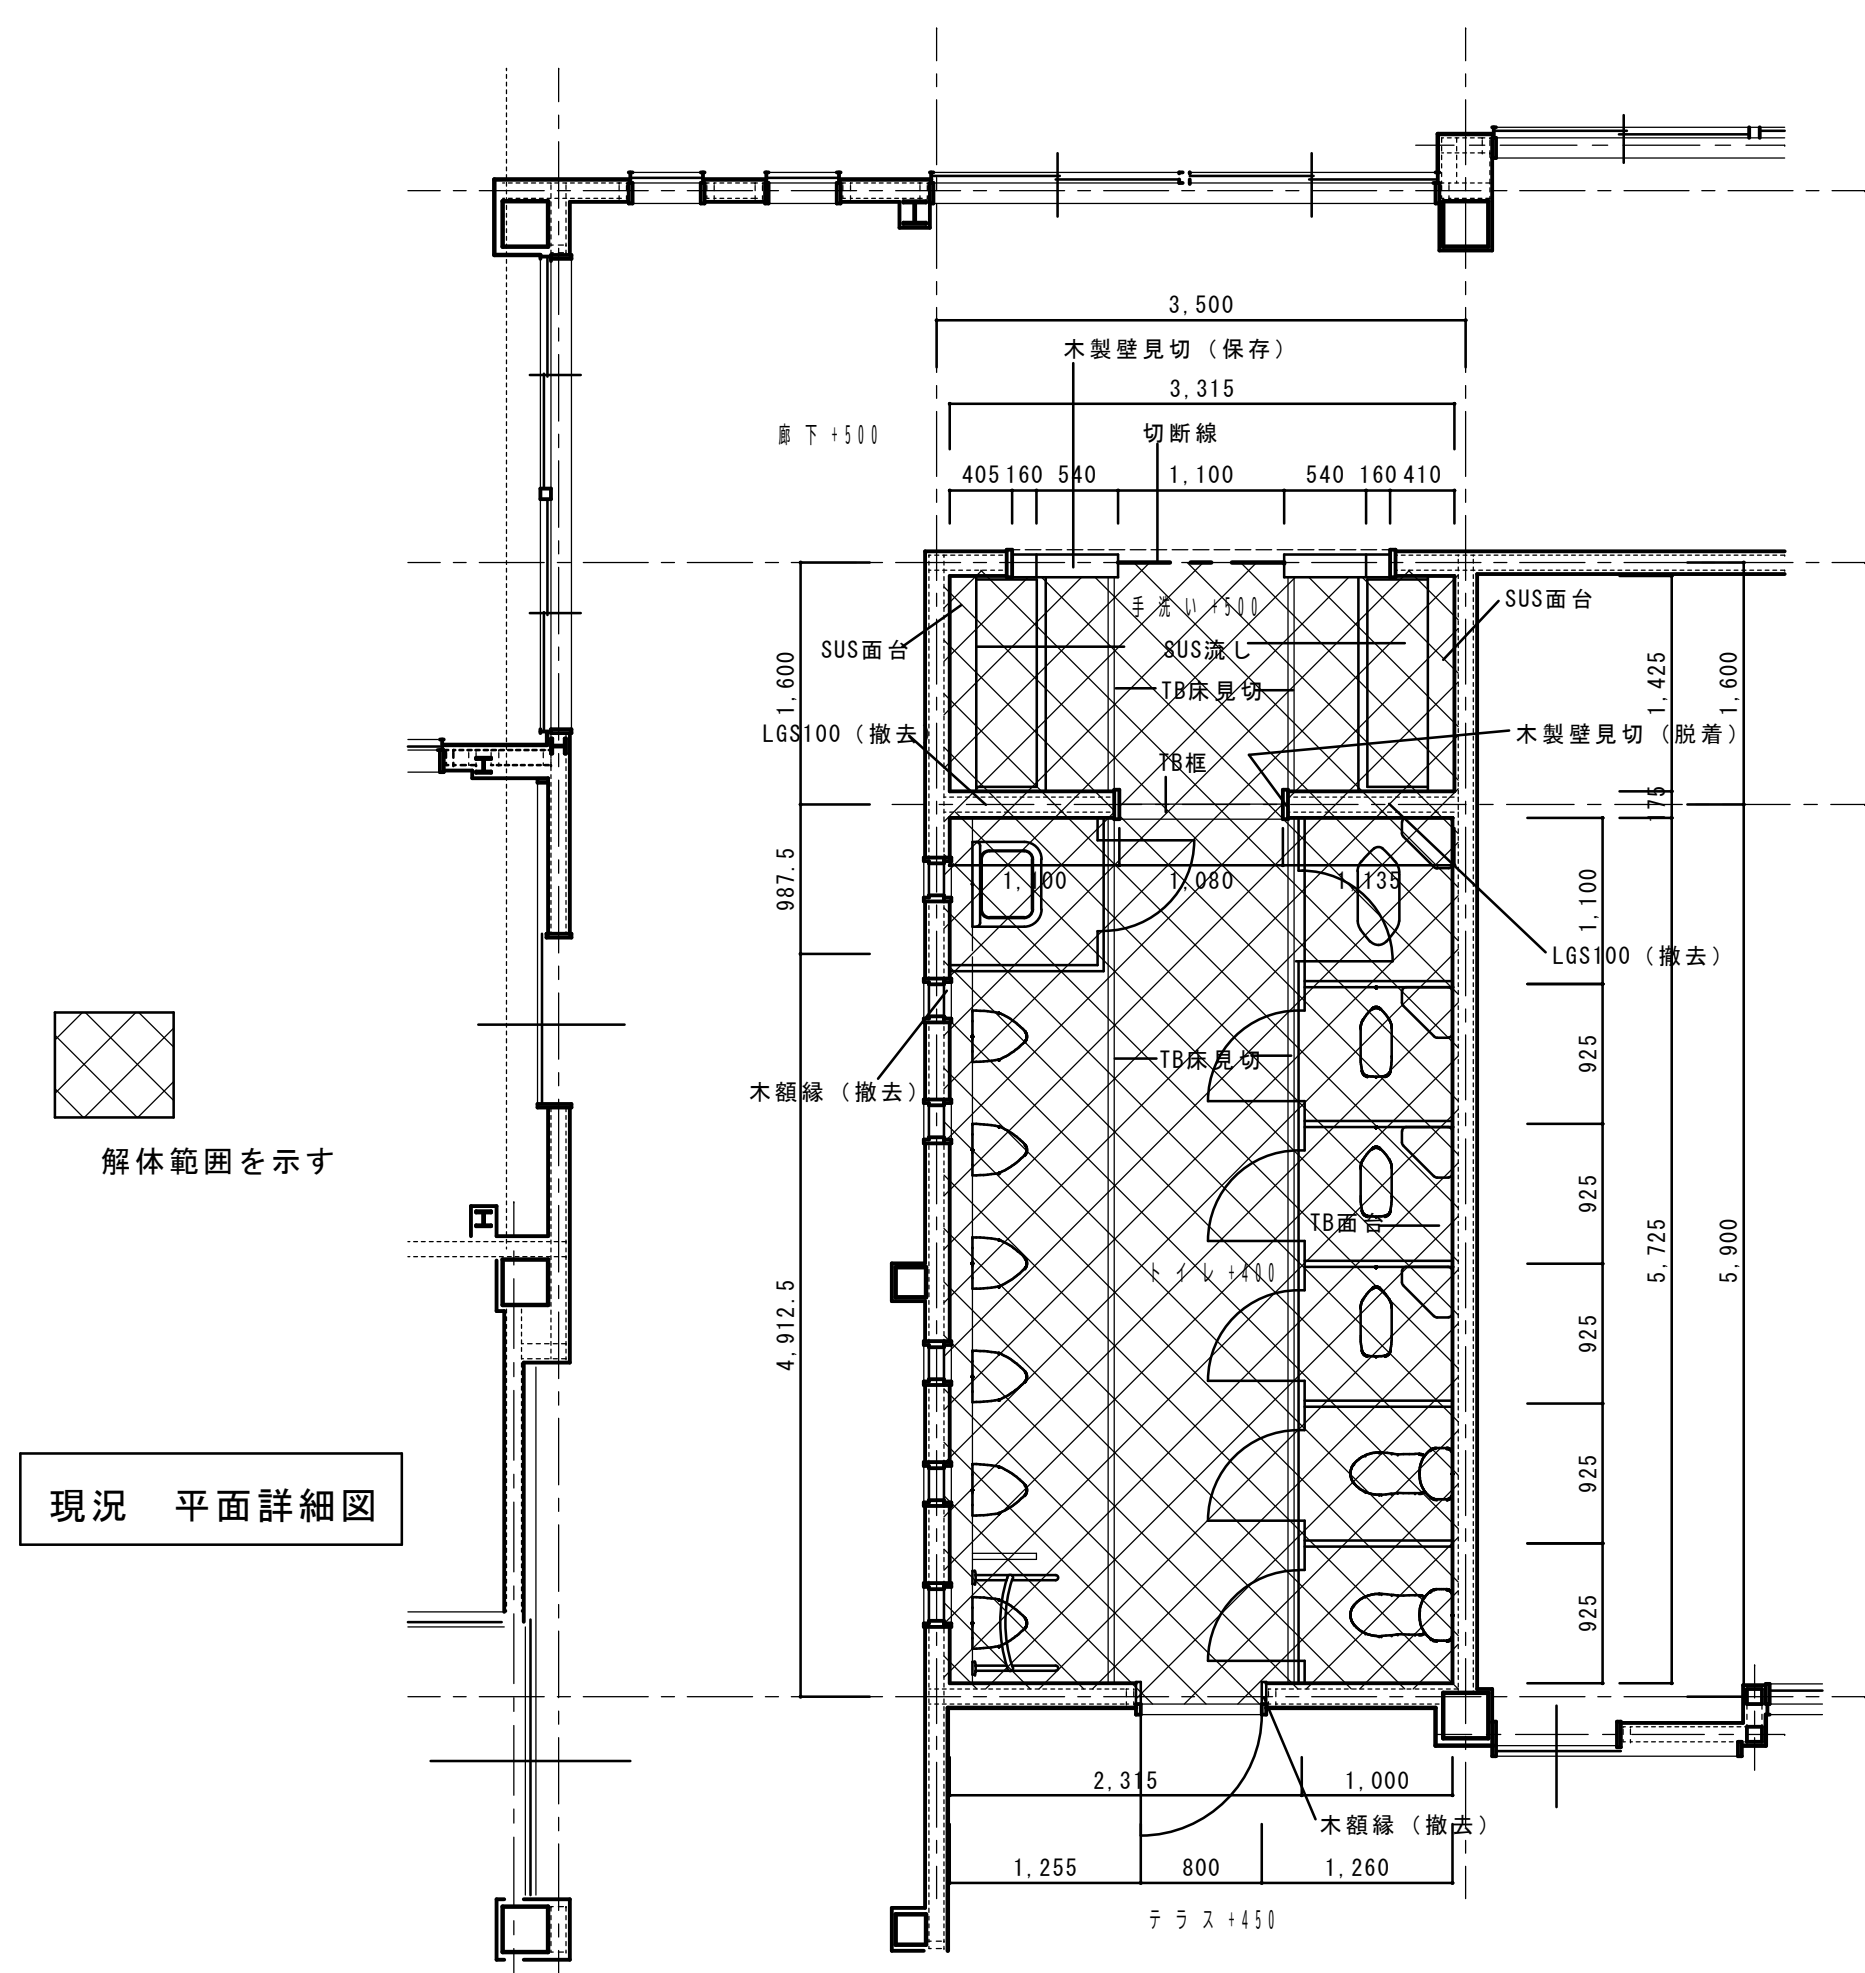


現況 平面詳細図

現況 展開図

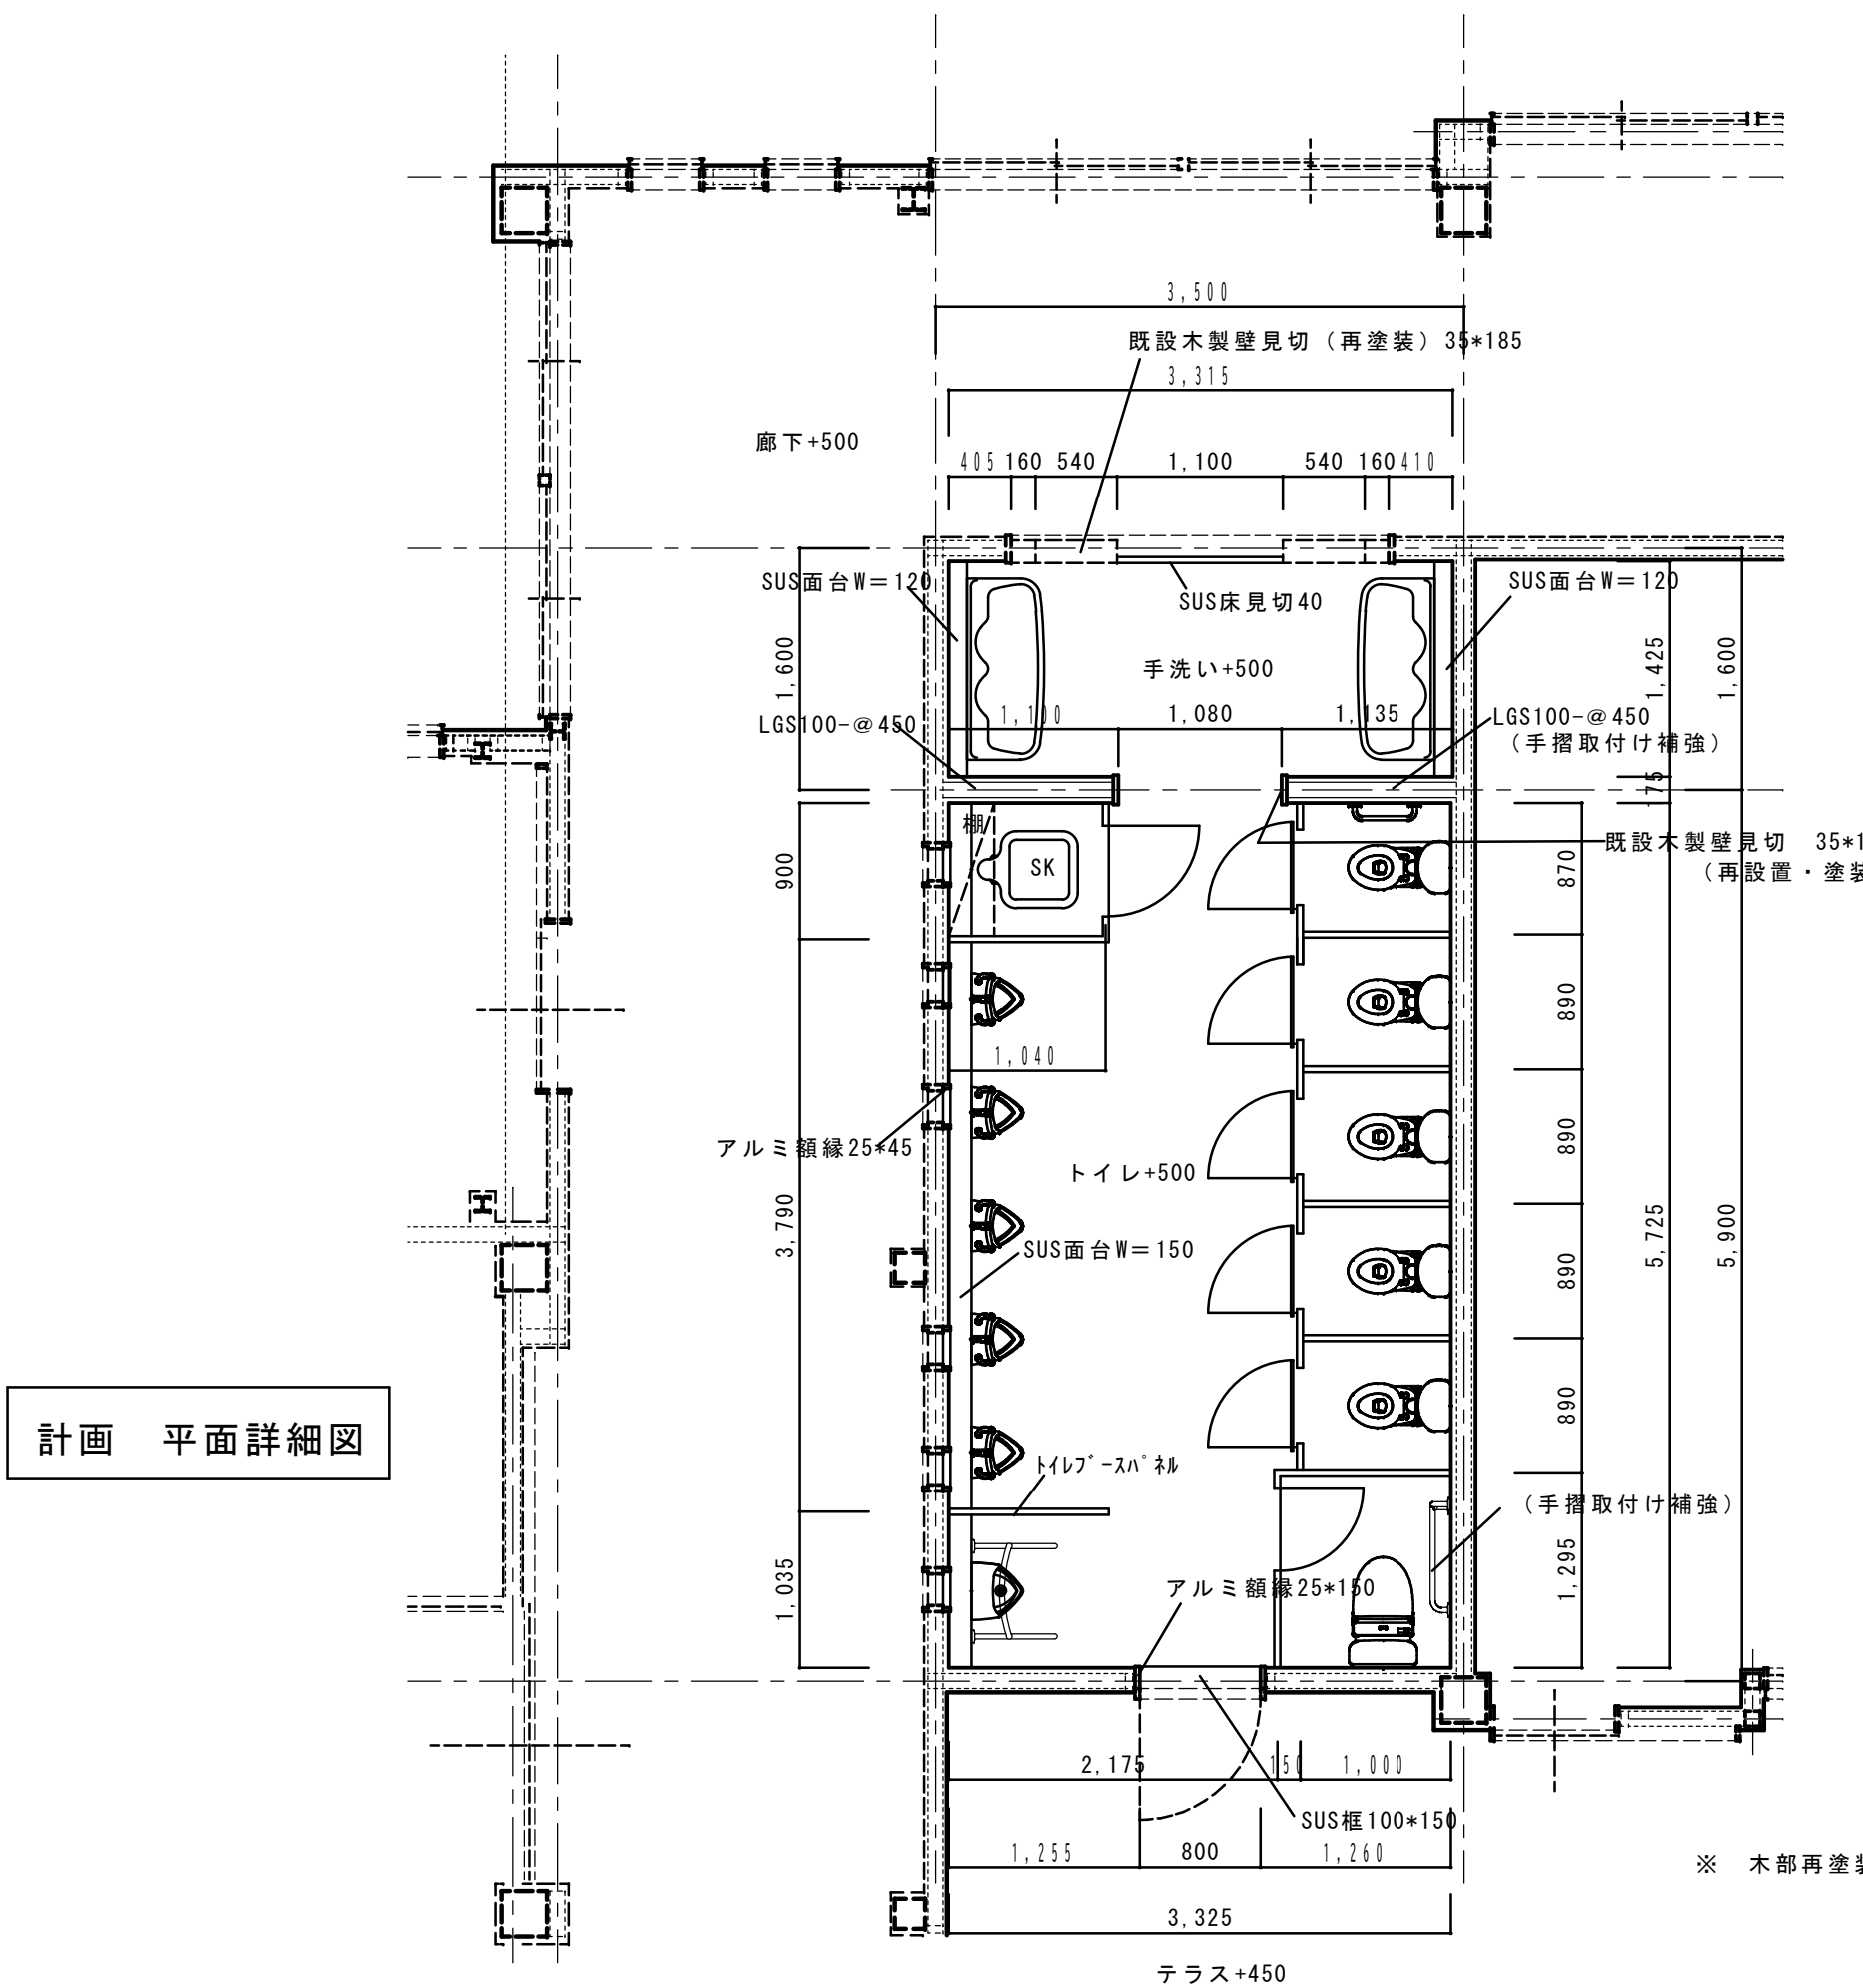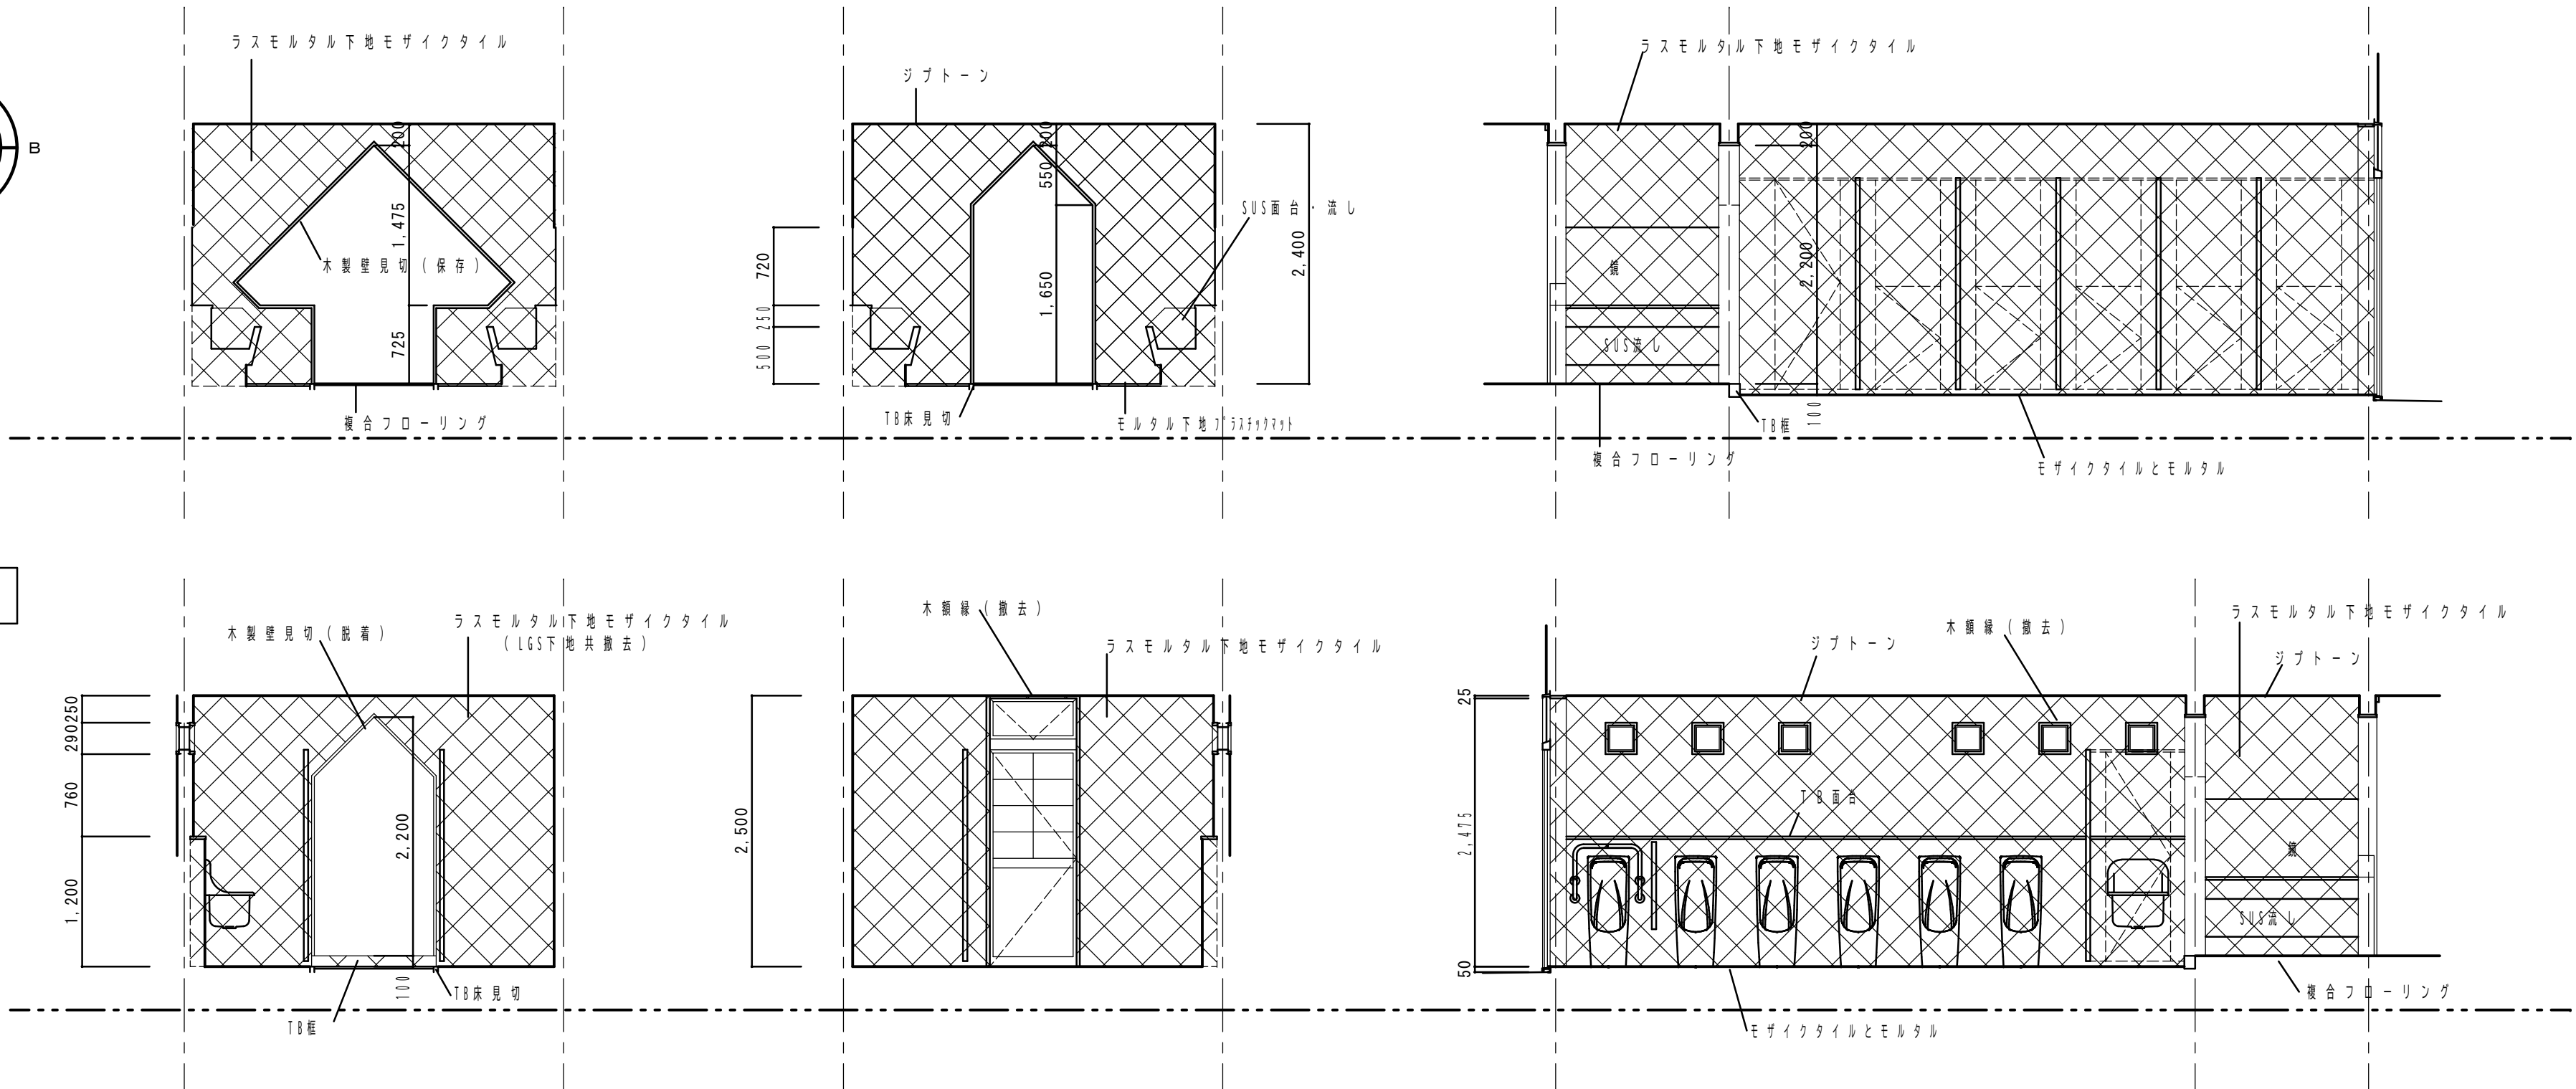

計画 平面詳細図


計画 展開図

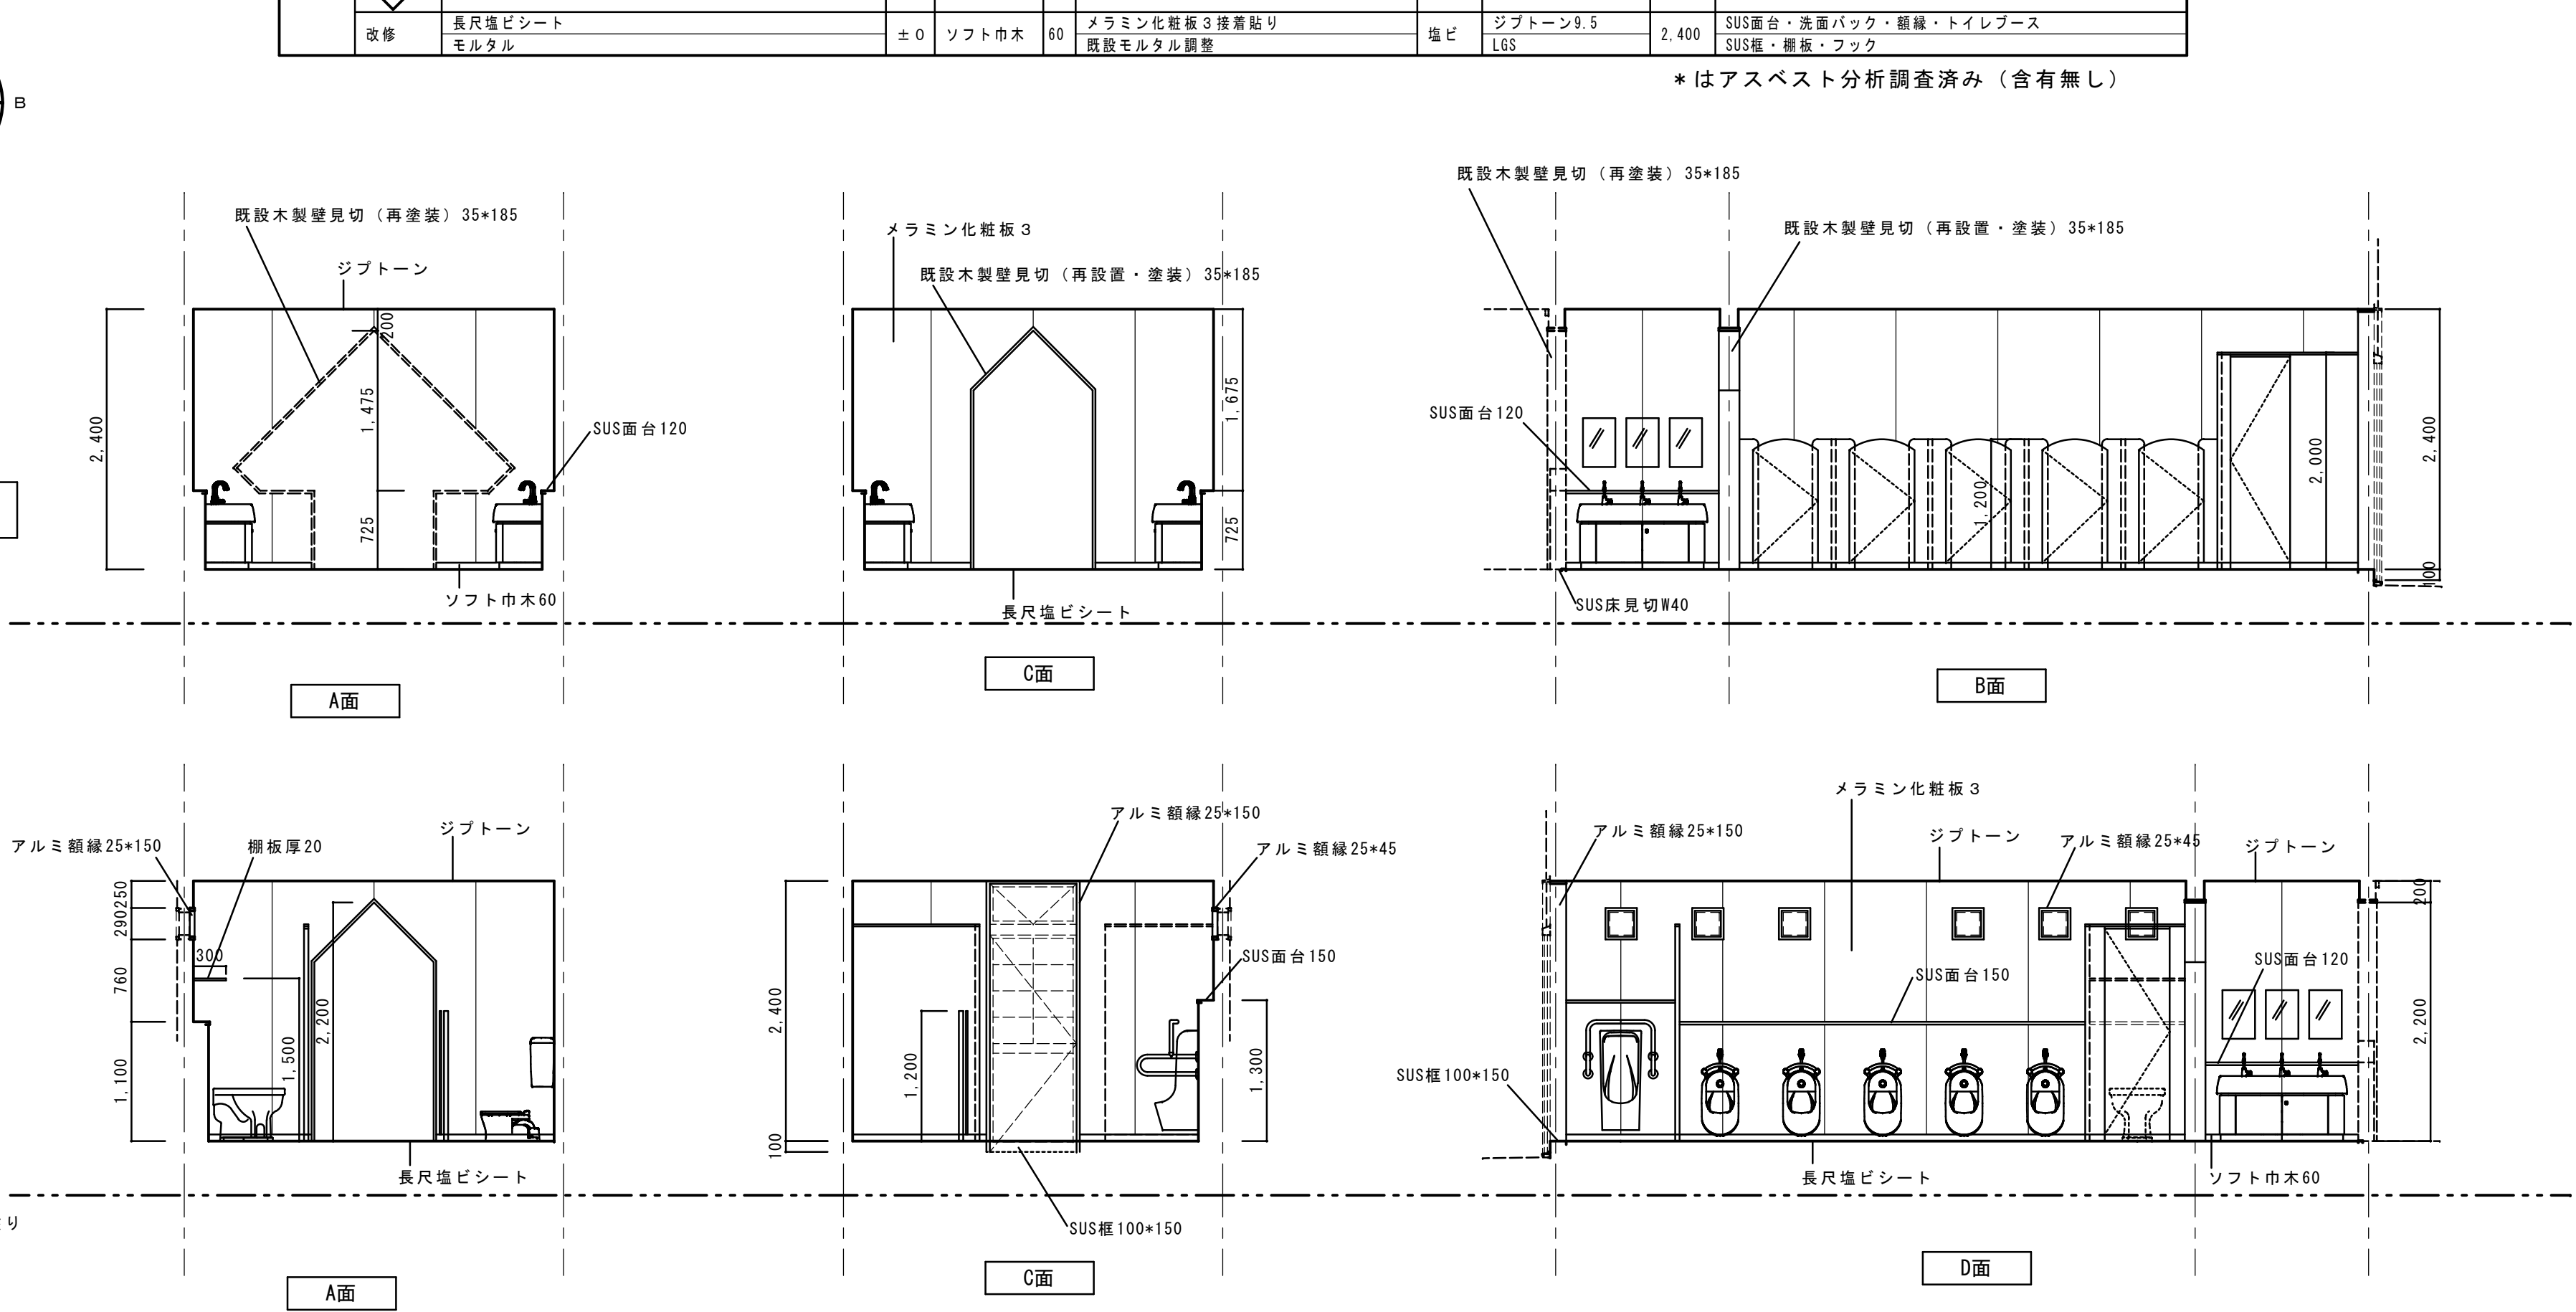


壁のモルタル塗り是中仕切り壁以外は、タイルのみ撤去し、既設モルタル調整の上メラミン化粧板張り									
・内部仕上げ表									
室名	区分	床	床高	巾木	高	壁・壁	廻縁	天井	天井高
手洗い	既設	仕上げ 下地		仕上げ		仕上げ 下地		仕上げ 下地	
	改修	複合フローリング・木目12 モルタル	±0	モザイクタイル ラスモルタル (保存)	モザイクタイル ラスモルタル (保存)	モザイクタイル ラスモルタル (保存)	モザイクタイル ラスモルタル (保存)	モザイクタイル ラスモルタル (保存)	モザイクタイル ラスモルタル (保存)
	改修	長尺塩ビシート モルタル	±0	ソフト巾木	60	メラミン化粧板3接着貼り 既設モルタル調整	モザイクタイル ラスモルタル (保存)	モザイクタイル ラスモルタル (保存)	モザイクタイル ラスモルタル (保存)
トイレ	既設	モザイクタイル *	-100			モザイクタイル *	モザイクタイル ラスモルタル (保存)	モザイクタイル ラスモルタル (保存)	モザイクタイル ラスモルタル (保存)
	改修	長尺塩ビシート モルタル	±0	ソフト巾木	60	メラミン化粧板3接着貼り 既設モルタル調整	モザイクタイル ラスモルタル (保存)	モザイクタイル ラスモルタル (保存)	モザイクタイル ラスモルタル (保存)

*はアスベスト分析調査済み (含有無し)

現況 5 歳児 断面詳細図

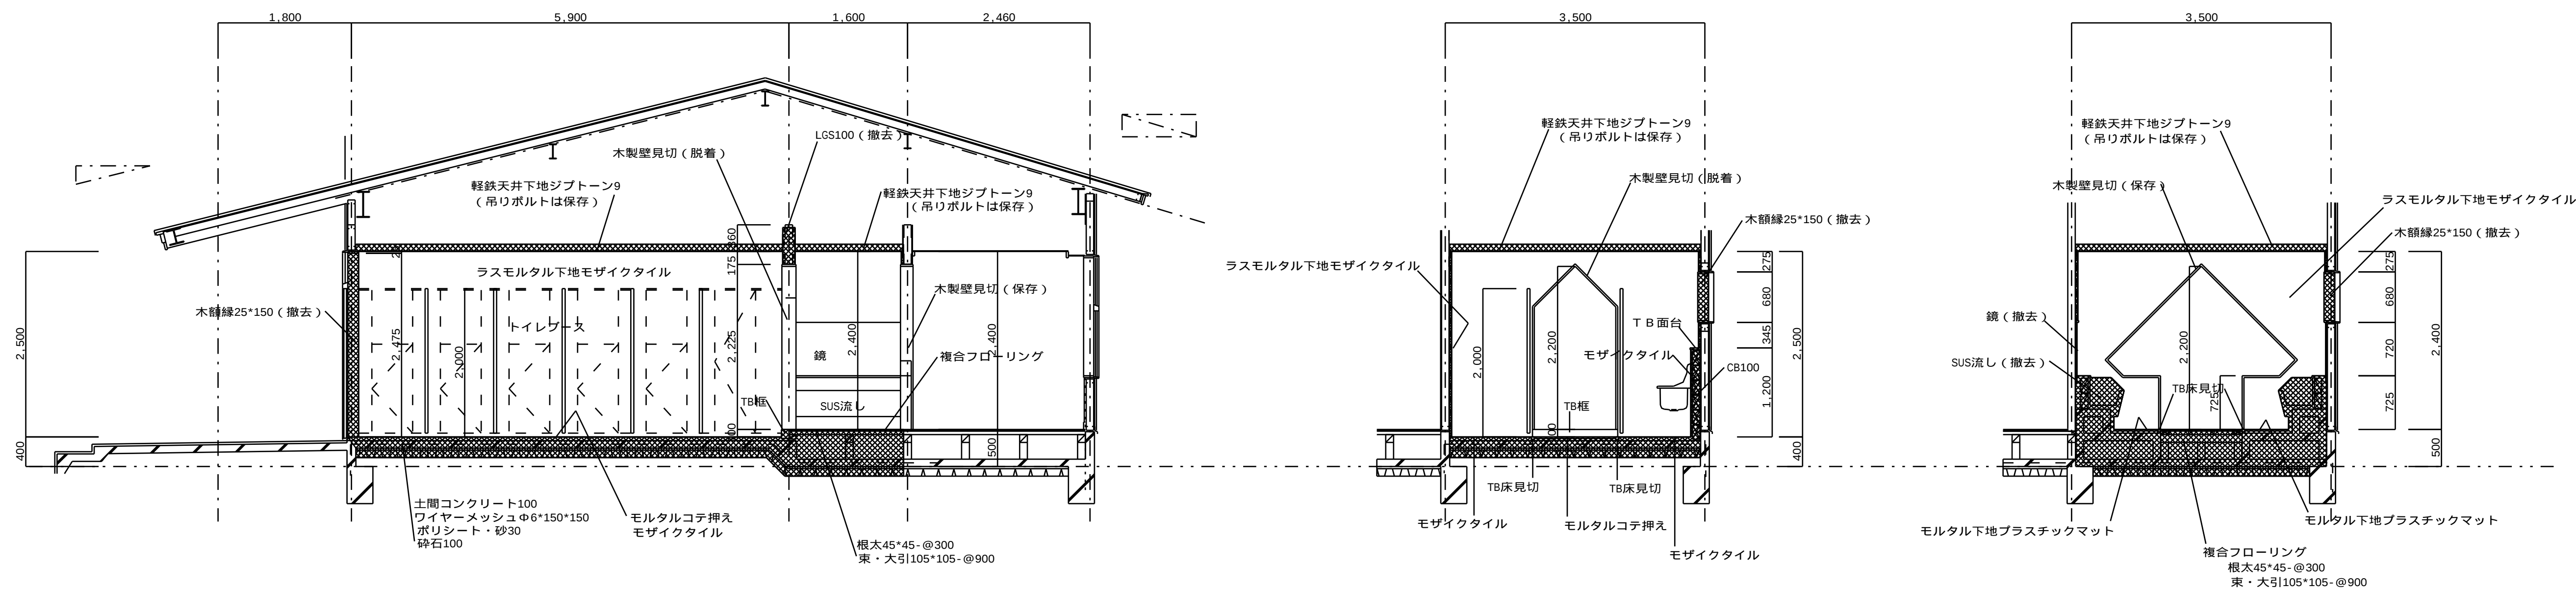

計画 5 歳児 断面詳細図

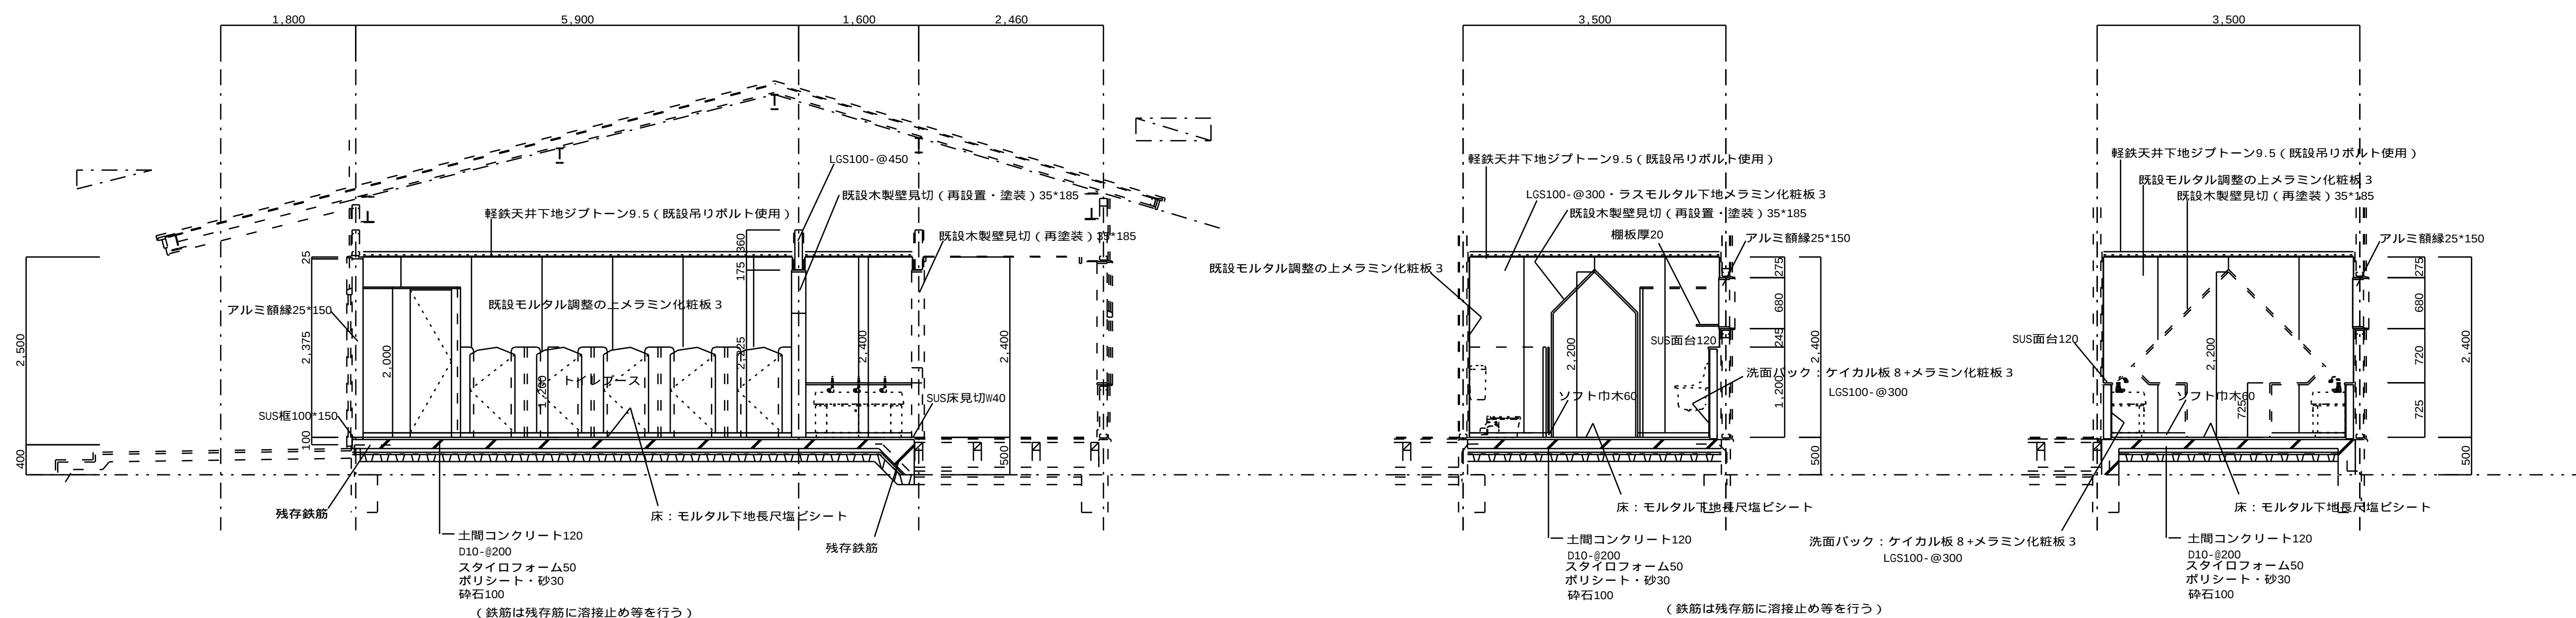

壁のモルタル塗りは中仕切り壁以外は、タイルのみ撤去し、既設モルタル調整の上メラミン化粧板張り。

解体範囲を示す

現況 平面詳細図

現況 展開図


・内部仕上げ表							
室名	区分	床	床高	巾木	高	壁・壁	天井
手洗い	既設	仕上げ 下地		仕上げ		仕上げ 下地	仕上げ 下地
	改修	複合フローリング・木床組み	±0	モザイクタイル		ラスモルタル（保存）	ジブトーン
	既設	モザイクタイル		ラスモルタル（保存）		ラスモルタル（保存）	ジブトーン
	改修	モザイクタイル		ラスモルタル（保存）		ラスモルタル（保存）	ジブトーン
トイレ	既設	モザイクタイル		ラスモルタル（保存）		ラスモルタル（保存）	ジブトーン
	改修	モザイクタイル		ラスモルタル（保存）		ラスモルタル（保存）	ジブトーン
	既設	モザイクタイル		ラスモルタル（保存）		ラスモルタル（保存）	ジブトーン
	改修	モザイクタイル		ラスモルタル（保存）		ラスモルタル（保存）	ジブトーン

※ 壁のモルタル塗り中は仕切り壁以外は、タイルのみ撤去し、既設モルタル調整の上メラミン化粧板張り。


計画 平面詳細図

計画 展開図


※ 木部再塗装はサンダー掛けの上CL塗り

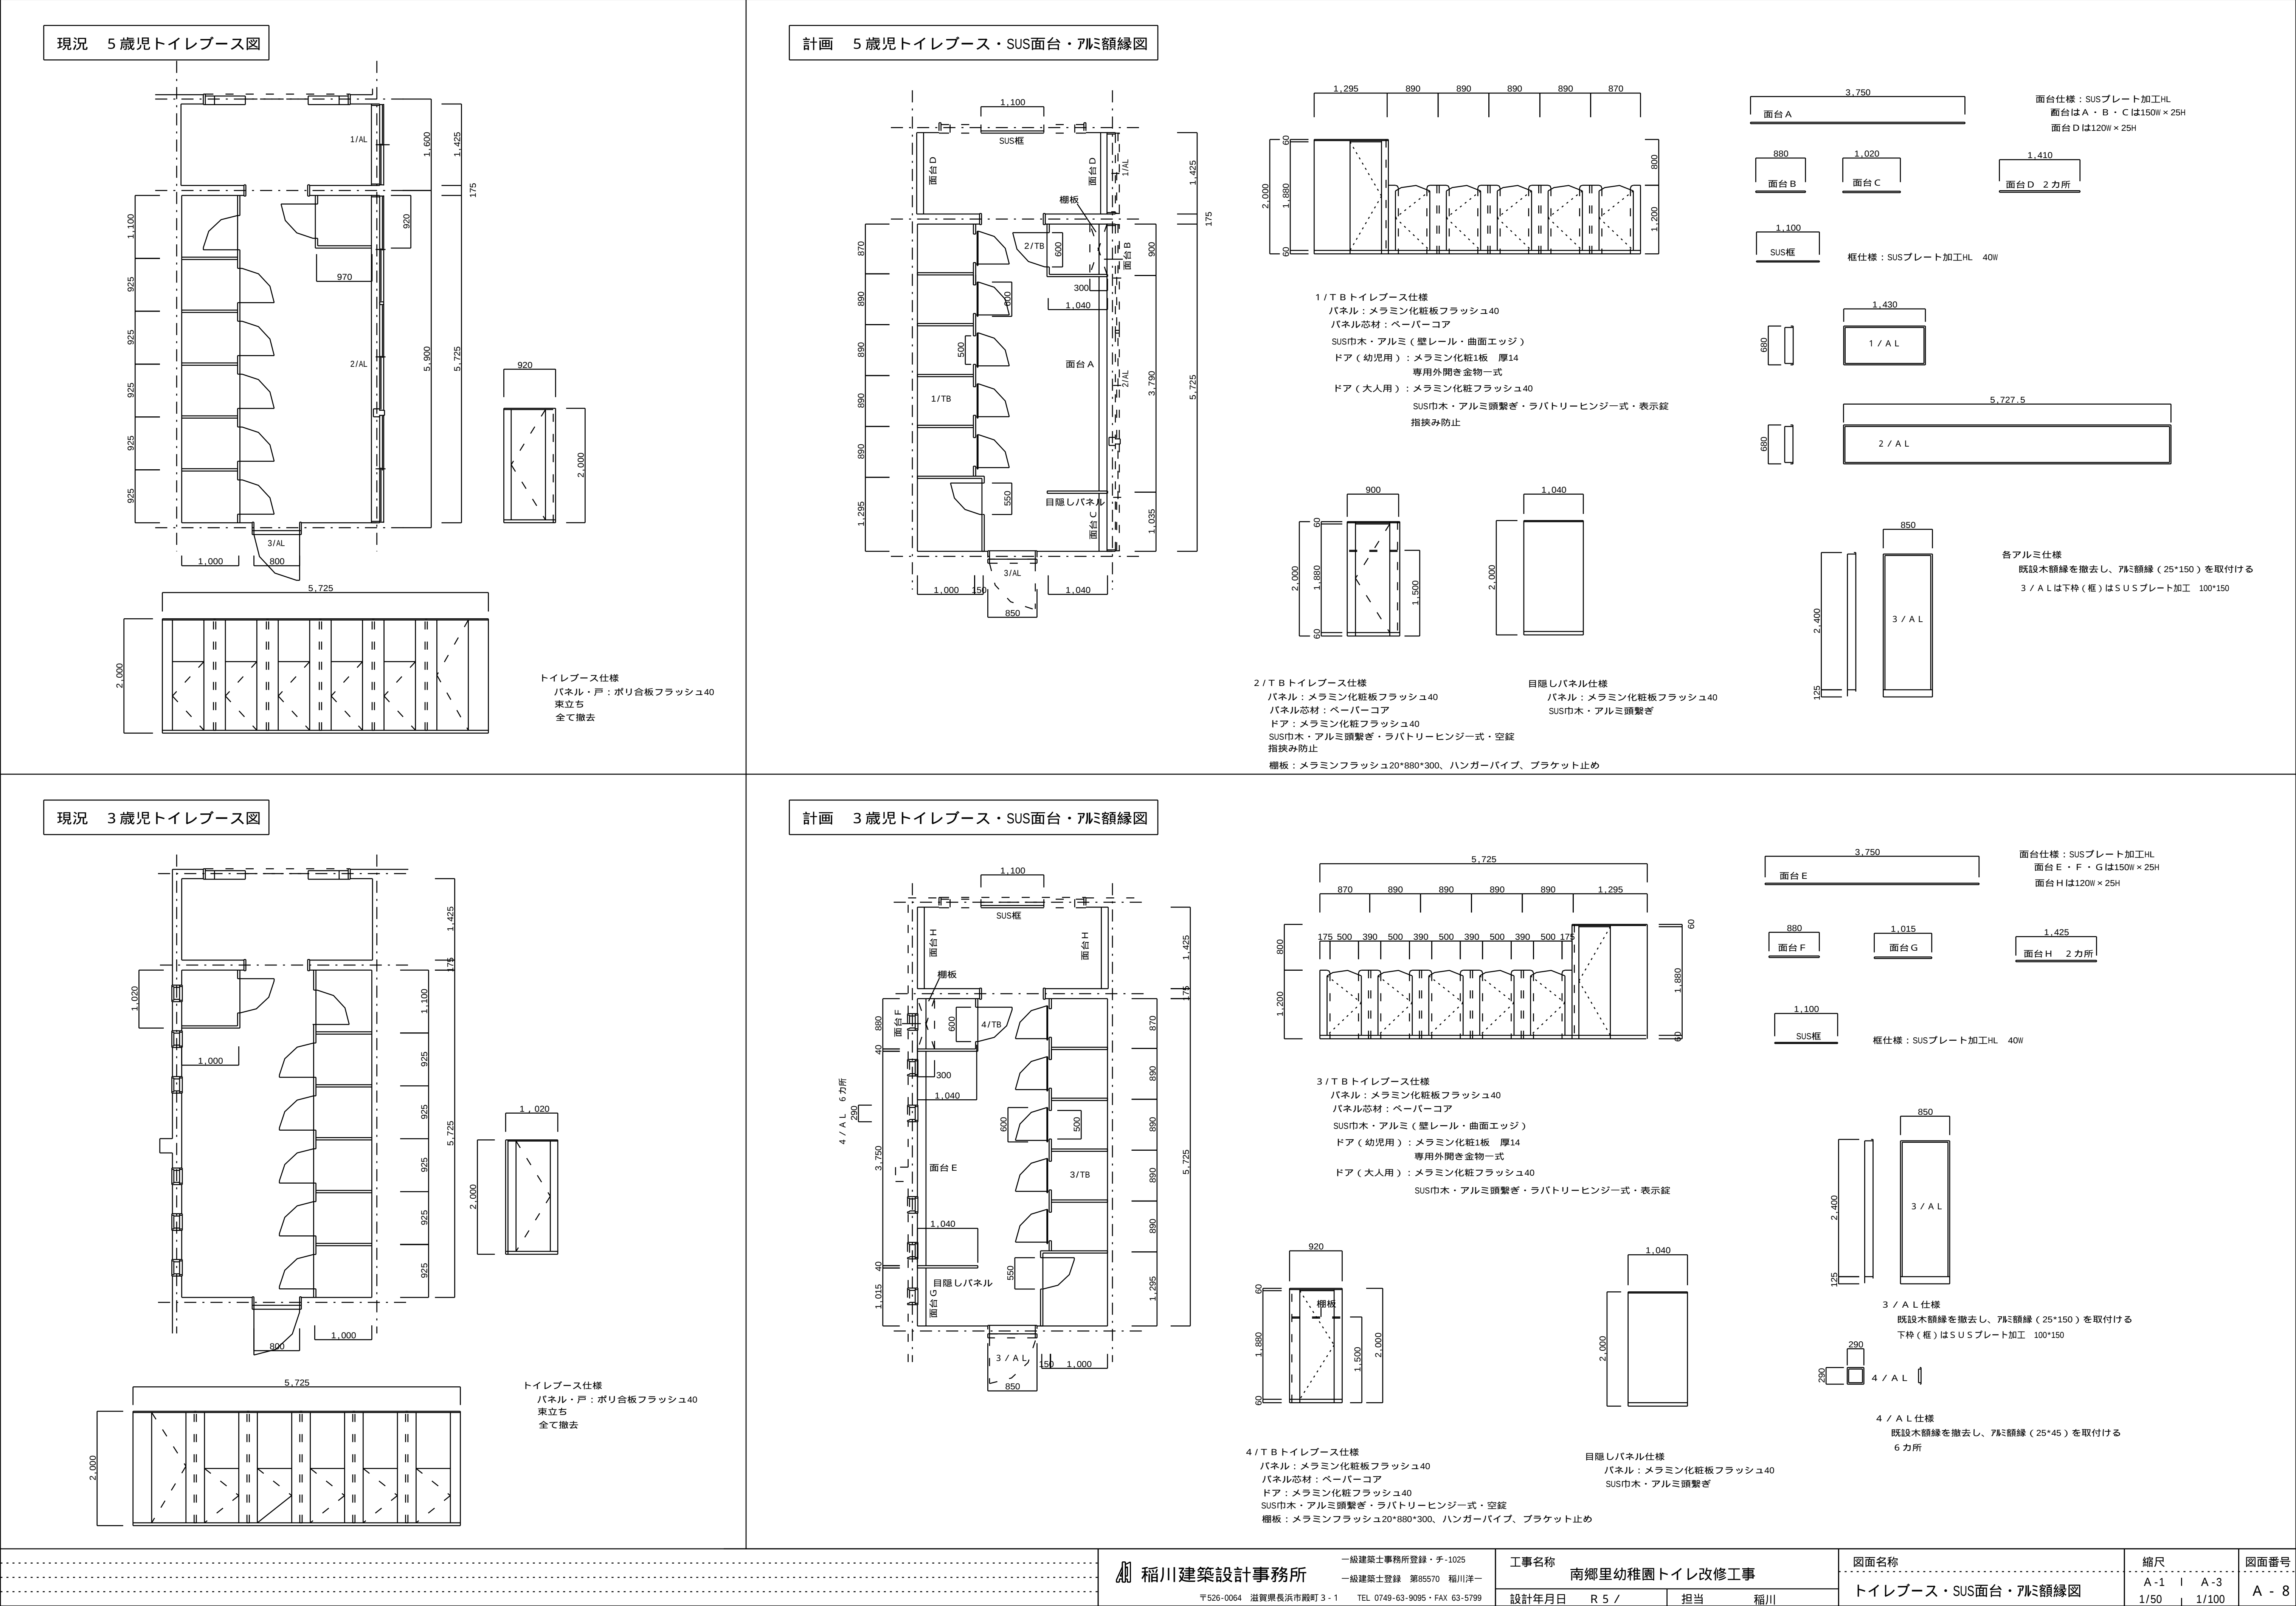



南郷里幼稚園トイレ改修工事					設計図		令和 6 年 5 月																		
Ⅰ 工 事 概 要	工 事 場 所	長浜市三ツ矢元町																							
	建 物 概 要	No.	建 物 名 称	構 造	階 数	竣 工 年 度	備 考																		
		1																							
		2																							
		3																							
	概 要 説 明	4	・トイレの洋式化に伴う全面改修																						
		・																							
		・																							
		・																							
	特 記 事 項	・																							
		・																							
		・																							
		・																							
Ⅱ 設 備 工 事 仕 様	1. 標準仕様 図面及び特記仕様書に記載されていない事項は、国土交通省大臣官庁官庁営繕部制定「公共建築改修工事標準仕様書（電気設備工事編）（最新版）」（以下「改修仕様」という。）、「公共建築工事標準仕様書（電気設備工事編）（最新版）」（以下「標仕」という。）及び「公共建築設備工事標準図（電気設備工事編）（最新版）」による。 また、工事監理については国土交通省大臣官庁官庁営繕部監修「電気設備工事監理指針（最新版）」を参考とする。 施工に際し、施工手引き書である電気設備工事施工チェックシートに従う。																								
	2. 特記仕様書の表記 (1) 項目は、番号に○印の付いたものを適用する。 (2) 特記事項は、○印の付いたものを適用する。 ○印の付かない場合は、※印の付いたものを適用する。 ○印と○印の付いた場合は、共に適用する。 (3) 特記事項に記載の【 . . . 】内表示番号は、改修標仕の当該項目、当該図又は当該表を示す。 （ . . . ）内表示番号は、標仕の当該項目、当該図又は当該表を示す。																								
	項 目	特 記 事 項																							
	① 施工基準	本工事は、工事請負契約書及び同約款を遵守し、質問回答書、現場説明書、本特記仕様書を含む図面、標仕及び改修標仕により完全に施工する。 上記相互間に相違のある場合の優先順位は、記載の順序とする。【1. 1. 1】 本図は工事の概要を示すものであるから、詳細位置等については監督職員と打合せの上、その指示に従い施工する。その他関係諸法規に基づき完全に施工する。 請負金額が500万円以上の場合は、契約(変更)、完成時のそれぞれ10日以内に登録すること。【1. 1. 4】																							
	② 工事実績情報の登録 (CORINS)	※施工計画書 提出部数 ※1部【1. 2. 2】 ・施工図 提出部数 ※1部【1. 2. 3】 ・完成図 提出部数 ※2部 (A1、A3 版縮小製本及び電子媒体)【1. 8. 3】 ・保全に関する資料 提出部数 ※2部 ・部【1. 8. 4】																							
	③ 提出書類																								
	④ 施工体制	受注者等は、公共工事入札契約適正化法に基づき施工体制台帳の写しを提出すること。 また、市担当者から施工体制の点検を求められたら対応し、指摘がある場合は是正すること。【1. 3. 1】 請負人は、建設業法で定める専任の技術者の任命を行い、現場に派遣し、技術管理にあたり共に建築主体工事、電気設備工事、その他関連工事についてその施工者と綿密な連絡を取り全工事に支障なきよう施工する。 次に指定する工程・作業は指定の日時に行うこと。【1. 3. 3】																							
	⑤ 技術管理																								
	⑥ 施工条件																								
		工程・作業	指定日時																						
Ⅲ 一 般 共 通 事 項	7 地元説明会	受注者等は、施工に先立ち地元自治会、近隣住人等に工事施工内容の説明を行うこと。【1. 3. 5】																							
	8 近隣家屋の調査	受注者等は、工事の着手前および完了後、図示部分の近隣家屋調査を実施し、工事に起因する損傷等の有無を確認すること。万一、損傷等が生じた場合は請負人の責任において現状に復旧すること。【1. 3. 5】 また、受注者が自ら必要と思われる図示以外の近隣家屋・工作物等についても調査を行うこと。 労働安全衛生法第30条第2項の総括安全衛生管理義務者は、（※建築工事 電気設備工事 機械設備工事）の受注者等を指す。【1. 3. 5】																							
	⑨ 統括安全衛生管理義務者	各種関係法令に基づき、常に工事の安全に留意し、施工に伴う災害及び事故の防止に努め、施工の各段階において、騒音、振動、粉じん、臭気、大気汚染、水質汚濁等の影響が生じないよう、周辺の環境保全を図り工事全般の対策を講ずること。【1. 3. 5~8】 また、施設運営にも担当者と協議を行い支障のないよう努めること。 工事着手前に付近の状況を調査し、騒音、振動、塵埃の発生、土壌汚染、排水汚染等公害発生のなきよう、工事竣工まで万全の対策を講ずること。【1. 3. 9】																							
	⑩ 安全対策	受注者等は、産業廃棄物を適正に処理するにあたり下記事項を含め、事前に監督職員に施工計画書を提出して承認を受けること。【1. 3. 9】 (1) 本工事に使用する特定建設資材及び排出する特定建設資材廃棄物については、「建設工事に係る資材の再資源化等に関する法律（建設リサイクル法）」を遵守し、分別解体及び再資源化等実施すること。 (2) 「資源の有効な利用の促進に関する法律」（リサイクル法）及び建設副産物適正処理推進要綱を厳守し、建設副産物の発生抑制および再利用の促進に努めること。 (3) 請負人は「廃棄物の処理及び清掃に関する法律」を遵守し、同法第12条の3によるマニフェストシステムにより的確に実施すること。【5. 1. 1~2】 【5. 1. 1~2】																							
	⑬ 発生材の処理等	※構外搬出適切処理 ・指定（ ） 大気汚染防止法、労働安全衛生法、石綿障害予防規則、その他石綿処理に関する法令等に基づき実施すること。 また、調査結果を石綿事前調査結果報告システム等を使用し報告を行うこと。 (1) 調査範囲、既存の石綿含有建材の調査報告書の貸与等は、下記による。 調査範囲 ・当該施工範囲 ・図示 貸与書類 ・建設当初図面 ・調査結果 分析方法 ・ JIS に規定されている定性分析方法にて行うこと。 測定箇所 ・ 箇所 ・ 図示 ・ JIS に規定されている定性分析を行った上定量分析を行うこと。 適用工事種別 ・ 配管施工：1級 ・ 熱絶縁施工：1級 ・ 冷凍・空調調和機施工：1級 ・ 建築板金施工【1. 6. 2】																							
	15 技能士	施工完了時に室内空気中のホルムアルデヒド、トルエン、キシレン、エチルベンゼン、スチレン、パラジクロロベンゼンの濃度をバツプ法にて測定し、報告すること。 また、基準値を満たさない場合は、対策を講じたのち再測定を行うこと。【1. 6. 9】 測定箇所 ・ 箇所 ・ 図示																							
	16 化学物質の濃度測定	竣工引渡し時に取扱説明書等必要書類を必要部数作成し、ファイリングして提出すること。【1. 8. 4】 (部数、詳細については、監督職員の指示による。) イ「長浜市現場代理人の常駐に関する運用基準」に従い、現場代理人を決定し届け出ること。 ロ 現場代理人は、受注者等との直接的な雇用関係を証するものを「現場代理人等届」に添付すること。 また、「現場代理人等変更届」も同様とする。 ハ 主任（監理）技術者も同様の確認を受けなければならない。 ニ 現場代理人と主任技術者または監理技術者を兼ねることができる。																							
	⑬ 取扱説明書の作成																								
	⑭ 現場代理人等																								
Ⅳ 特 記 事 項	ⅱ 設 備 工 事 仕 様	項目	特 記 事 項																						
		① 工事写真	区 分 撮影箇所 提出部数 備 考 着工前、完成 ・3 ※6 ・15 ・30 3 同じ位置で撮影すること。 工事中 1 必要に応じ撮影すること。 定期提出 代表的な出来高の部分 1 工事月報用 工事写真の撮影要領は、「工事写真撮影ガイドブック・機械設備工事編」（国土交通省大臣官庁官庁営繕部監修）による。 竣工写真はキャビネ版カラープリントによる写真を製本し、また、画像データを電子媒体で各1部提出すること。 各種下請業者、製造所等市内で供給出来るものについては、極力市内業者を選定すること。 製品等は特記されたものまたは同等品以上とする。ただし、同等品以上とする場合は、監督職員の承諾を受ける。 受注者は工事の内容に応じた火災保険、建設工事組立保険等を工事目的物に付するとともに、労働災害保険及び第三者等への対人賠償、対物賠償についても補償する保険に加入し、その証書の写しを監督員に提出すること。 また、本工事において、受注者は法定外の労災保険に付さなければならない。 工事中に万一事故が発生した場合は、速やかに監督員に連絡すること。 工事着手前に製本を作成し、監督職員に提出のこと。 A3サイズ 2部数（CADデータ共） 設計図面に明記なくとも機能上、構造上当然必要と認められる軽微な変更および追加工事においては、請負金額の増減対象としない。 (1) 受注者等は暴力団員等による不当介入(不当な要求又は業務の妨害)を受けた場合は、断固としてこれを拒否するとともに、不当介入があった時点で速やかに警察に通報を行うとともに、捜査に必要な協力を行うものとする。 (2) 受注者等は前項により通報を行った場合には、速やかにその内容を記載した通報書により所轄警察署に届け出るとともに、監督職員に報告するものとする。また、受注者等は以下のことについて、下請負人（再委託の協力者を含む）に対して十分に指導を行うものとする。 (3) 受注者等は暴力団員等による不当介入を受けたことが明らかになり、工程等に被害が生じた場合は、監督職員と協議するものとする。 標仕に記載されていない特別な材料の工法は、当該製品の指定工法による。																						
		② 特殊な材料の工法	各種検査を必要とするもの、責任施工のもの等は、各検査又は保証書およびその写し各1部を提出すること。 なお、責任施工のものは、請負契約書・施工下請業者・材料製造所の連名書とす。																						
		③ 各種検査合格書等	各設備工事に係るコンクリート部分の壁、床、床の真通補強及び仕上げ部分、軽量鉄骨天井下地、同壁下地の開口補強は建築工事とする。																						
	④ シンナー等の保管	シンナー等については、工事現場に放置することなく、保管を厳重に行い盗難を防止するとともに、保管数量についても、作業前、作業終了後の確認等確実な管理を行うものとする。 喫煙等については一定の場所以を指定し、火元責任者を配すること。 受注者等は過積載等の違法運行防止を図るため、道路交通法を遵守する旨を記載した施工計画書を提出すること。																							
	⑤ 火気の管理	受注者等は、「低騒音・低振動型建設機械の指定に関する規程（平成13年 国土交通省告示第487号）」に基づき指定された建設機械（97ペベル）を使用すること。 受注者等は電波法を遵守し、不法無線局を搭載した工事車両を使用しないものとし、工事現場において、不法無線局を搭載していると疑わしい車両を発見したときは、速やかに監督職員にその旨報告すること。 パリアフリー化にあつては、「だれもが住みよくなる福祉住まいのまちづくり条例」を遵守すること。																							
	⑥ ユニバーサルデザイン	受注者等は、工事別の業者間で互いに連絡を取り、定期的に協議を行い、工事施工上の調整を図ること。 また、工事区分の取り合いについて図示がある場合においても、施工時に必要に応じて協議を行い連絡を密にすること。																							
	⑦ 別途工事との連絡協議	本工事における官公庁の各検査および完了にかかる消防法等、すべての法的検査は受注者等にて行うものとする。 また、その費用（手数料共）は一切受注負担とする。 本工事に必要な仮設電力、ガス、水道等の引込工事費、負担金、基本料金、使用料金等は引渡し日まで原則として請負人の負担とする。 施工に際し、既設配管、取合いをよく調査すると共に既設施設の担当者と十分協議を行い、その機能を低下せしめてはならない。 工事着手前に付近の状況を調査し、公害対策は工事竣工まで講ずること。 工事施工途中において、適宜中間技術検査を実施する。 イ 機器の据付け、配管支持については、「建築設備耐震設計施工指針」を参考とする。 ロ 当該工事において、既設配管、既設埋設配管があった場合は監督職員の指示により、迂回等の工事を行い、軽微なものは本工事内とする。 また、撤去工事は特に既設配管の先行を確認の上、安全に処理する。 本工事は、発注者が工事着手日（現場に継続的に常駐した最初の日）から工事完了日（工事請負契約の履行した通知である工事完了證書を提出した日）までのうち、非対象期間を除いた期間において4 週8 休以上の現場開所に取り組むことを指定する週休2 日取組指定型工事である。 費用の計上等の運用にあつては、「長浜市週休2 日取組指定型工事実施要綱（建築系工事版）」により行う。 ・ 適用する ・ 適用しない																							
	⑧ 申請等																								
	⑨ 仮設電力料金等																								
	⑩ 既設設備関係																								
	⑪ 公害対策																								
⑫ 技術検査																									
⑬ 施工上の留意事項等																									
⑭ 長浜市週休2日取組指定工事の実施																									
Ⅴ 特 記 事 項	ⅱ 設 備 工 事 仕 様	項目	特 記 事 項																						
		① 工事範囲及び説明	柱上開閉器（S06含む）、遮断器、高圧ケーブルの取替																						
		電 気 方 式	●3相3線式6.600V ○3相3線式210V ○単相3線式210/105V																						
		施 工 方 法	○地中 ●架空 ○6kV CV ●6kV EM-GET ○600V EM-GE ○600V EM-GET ○600V EM-IE ○OE ○DV ○要 ○不要 ●完成検査前に主任技術者の竣工検査を受け合格すること。 （測定記録書提出）																						
	② 工事範囲及び説明	LBS、高圧連相コンデンサの取替																							
	電 気 方 式	1次側 3相3線式6.600V 2次側 3相3線式210V、単相3線式210/105V																							
	形 式	○屋内型キュービクル ●屋外型キュービクル ○フレーム組立開放型																							
	配 電 盤	●高圧配電盤 ●低圧配電盤・コンデンサ盤																							
	変 圧 器	別紙による。																							
	母 線	●KIP ●PDC ○銅棒																							
	付属品・予備品	○電力ヒューズ（各1組） ○フック棒 ●完成検査前に主任技術者の竣工検査を受け合格すること。																							
	Ⅵ 特 記 事 項	ⅱ 設 備 工 事 仕 様	項目	特 記 事 項																					
① 工事範囲及び説明			幹線用配管配線設備の新設 一式 ○3相3線式210V ●単相3線式210/105V ※図・参考品書による ●ケーブル ○電線管(○OPE ○OPE ○PF ●VE ●FEP) ○ケーブルラック ●600V-IE ●600V-GE ○600V-CET																						
② 工事範囲及び説明			屋外電灯設備及び駐車場管理設備の電源工事 ○天井内20ダ 3 ●電線管(○OPE ●GP ●VE ●FEP ●PF) ○ケーブルラック ●600V-IE ●600V-GE ●600V-EEF ※図・参考品書による ※図・参考品書による																						
③ 工事範囲及び説明			動力設備までの配管、配線とする。 ○3相3線式210V ○ケーブル ○電線 ○600V EM-GE ○600V EM-IE ○600V EM-GET ○600V VVR																						
④ 工事範囲及び説明		既設拡回路よりスピーカーまでの配管、配線、機器取付け、調整までとする。 ○天井内コログシ ○電線管(○OPE ○PF) ○ケーブルラック ○EM-IE OHIV OHP OMVS OAE ※図・参考品書による																							
⑤ 工事範囲及び説明		既設電話交換機より各子機への配管、配線、機器取付け、調整までとする。 ○天井内コログシ ○電線管(○OPE ○PF) ○ケーブルラック ○電子ボタン式 ○電子交換式 ○OCP(市内○CPケーブル) ○EBT(電子ボタン電話用ケーブル) ○EM-OPPE(市内対ポリエチレン絶縁耐燃性ポリエチレンシースケーブル) ○PE-V(構内ケーブル) ○EM-TIEF(屋内用通信電線) ※図・参考品書による																							
⑥ 工事範囲及び説明		主装置 より子機に至る配管、配線、機器取付け、調整までとする。 EM-IE 芯ビニルコード																							
⑦ 工事範囲及び説明		新設HUBキュービネットから配管、配線、無線LAN機器の取付、設定、調整までとする。 ○天井内コログシ ○電線管(○OPE ○PF) ○ケーブルラック ○EM-UTP0.5-4P (CAT-5e) ○屋外用EM-UTP0.5-4P (CAT-5e)																							
⑧ 工事範囲及び説明		○別紙（○機器※図 ○機器リスト）による。																							
⑨ 工事範囲及び説明		既設端子盤より末端整合器までの配管、配線、器具取付け、調整までとする。 資格者による責任施工とし、所轄消防署と協議の上、完全に施工する。 なお、図示なくも建築構造上取付けの必要が生じたときは、監督職員の指示に従い本工事において取り付ける。 ○天井内コログシ ○電線管(○OPE ○PF) ○ケーブルラック ○IV OHIV OHP OAE ※図・参考品書による																							
⑩ 工事範囲及び説明		受信盤 より末端感知器までの配管、配線、器具取付け、調整までとする。 メーカー責任施工とし、所轄消防署と協議の上、完全に施工する。なお、図示なくも建築構造上取付けの必要が生じたときは、監督職員の指示に従い本工事において取り付ける。 EM-IE EM-AE EM-CPPE																							
⑪ 工事範囲及び説明		運動制御盤 より末端感知器・自閉器具までの配管、配線、器具取付け、調整までとする。 なお、メーカーの責任施工とし、建築工事とよく打合せの上、施工する。 EM-IE HIV HP EM-AE																							
Ⅶ 特 記 事 項	ⅱ 設 備 工 事 仕 様	項目	特 記 事 項																						
		① 工事範囲及び説明	機器据付け、試運転調整、各種届出、試験までとする。 容量 KVA 電圧 200/220 V 周波数 60Hz 別記仕様書による。																						
		② 工事範囲及び説明	構内駐車場管理設備の配線、機器取付け、調整までとする。 ○天井内コログシ ●電線管(○OPE ●PF ●FEP) ○ケーブルラック ●600V-IE ●600V-GE ●600V-CET ●600V-EEF ※図・参考品書による。																						
		③ 工事範囲及び説明	使用機材製造者指定 本工事に使用する機器材料は、下記に指定する製造者のものを使用のこと。ただし、同等品を使用する場合には、監督員の承諾を得て使用のこと。 適用機材名 製造業者 ※電 機 線 J I S規格等適合品製造者 ※ケ ー ブ ル J I S規格等適合品製造者 ※電 線 管 J I S規格等適合品製造者 ※同 上 付 属 品 J I S規格等適合品製造者 ※電子ボタン式 J I S規格等適合品製造者 ※ビニル電線管 J I S規格等適合品製造者 ※同 上 付 属 品 J I S規格等適合品製造者 ※P F 管 J I S規格等適合品製造者 ※同 上 付 属 品 J I S規格等適合品製造者 ※F E P 管 J I S規格等適合品製造者 ※同 上 付 属 品 J I S規格等適合品製造者 ※電 気 開 閉 器 戸上電機 3P3W-4P 大垣電機 日本高圧電気 三菱電機 ※ガ ス 開 閉 器 戸上電機 3P3W-4P 大垣電機 日本高圧電気 三菱電機 ※遮 断 器 音羽電機 日本高圧電気 戸上電機製作所 ※高 圧 開 閉 器 三菱電機 東芝 戸上電機 日本高圧電気 大垣電機 ※高 圧 遮 断 器 三菱電機 東芝 戸上電機 日本高圧電気 大垣電機 ※変 圧 器 愛知電機 日東電機 富士電機 パナソニック 三菱電機 ※コンデンサ ニチコン 日立製作所 富士電機 三菱電機 ※キュービクル 大正電機 名神電機 内外電機 新裕村電機 日東工業 新愛知電機製作所 ※配 分 電 盤 名神電機 大正電機 内外電機 新裕村電機 日東工業 新愛知電機製作所 ※配 線 用 遮 断 器 東芝 日幸電機 日立製作所 富士電機 パナソニック 三菱電機 ※照 明 器 具 パナソニック 三菱電機照明 日立照明 岩崎電気 日本電気 東芝3ツツキ ※配 線 器 具 東芝3ツツキ パナソニック 三菱電機 ※放 送 機 器 S O N Y T O A 日本ビクター パナソニック エーベック ※電 話 装 置 ※時 計 ※インターホン ※表 示 器 ※テレビ共聴機器 DXアンテナ 日本アンテナ マスプロ電工 パナソニック ※防犯カメラ機器 パナソニック T O A 日本ビクター 三菱電機 ※火災報知機器 ニッタン 能美防災 ホーチキ パナソニック ※ガス漏れ警報器 ※防火戸自閉機器 ※遮 断 器 ※自家発電機器 北越工業 デンヨー ※コンクリート柱 J I S規格等適合品製造者 ※マンホール蓋 国土交通省型 ※ハンドホール 国土交通省型																						
	④ 工事範囲及び説明	近見取図																							
	⑤ 工事範囲及び説明																								
	⑥ 工事範囲及び説明																								
	⑦ 工事範囲及び説明																								
	⑧ 工事範囲及び説明																								
	⑨ 工事範囲及び説明																								
	⑩ 工事範囲及び説明																								
	⑪ 工事範囲及び説明																								
⑫ 工事範囲及び説明																									
Ⅷ 特 記 事 項	ⅱ 設 備 工 事 仕 様	項目	特 記 事 項																						
		① 工事範囲及び説明	LBS、高圧連相コンデンサの取替																						
		電 気 方 式	1次側 3相3線式6.600V 2次側 3相3線式210V、単相3線式210/105V																						
		形 式	○屋内型キュービクル ●屋外型キュービクル ○フレーム組立開放型																						
	② 工事範囲及び説明	○屋型配電盤 ●低圧配電盤・コンデンサ盤 別紙による。 ●KIP ●PDC ○銅棒 ○電力ヒューズ（各1組） ○フック棒 ●完成検査前に主任技術者の竣工検査を受け合格すること。																							
	③ 工事範囲及び説明	運動制御盤 より末端感知器・自閉器具までの配管、配線、器具取付け、調整までとする。 なお、メーカーの責任施工とし、建築工事とよく打合せの上、施工する。 EM-IE HIV HP EM-AE																							
	④ 工事範囲及び説明																								
	⑤ 工事範囲及び説明																								
	⑥ 工事範囲及び説明																								
	⑦ 工事範囲及び説明																								
	⑧ 工事範囲及び説明																								
	⑨ 工事範囲及び説明																								
Ⅸ 特 記 事 項	ⅱ 設 備 工 事 仕 様	項目	特 記 事 項																						
		① 工事範囲及び説明	機器据付け、試運転調整、各種届出、試験までとする。 容量 KVA 電圧 200/220 V 周波数 60Hz 別記仕様書による。																						
		② 工事範囲及び説明	構内駐車場管理設備の配線、機器取付け、調整までとする。 ○天井内コログシ ●電線管(○OPE ●PF ●FEP) ○ケーブルラック ●600V-IE ●600V-GE ●600V-CET ●600V-EEF ※図・参考品書による。																						
		③ 工事範囲及び説明	使用機材製造者指定 本工事に使用する機器材料は、下記に指定する製造者のものを使用のこと。ただし、同等品を使用する場合には、監督員の承諾を得て使用のこと。 適用機材名 製造業者 ※電 機 線 J I S規格等適合品製造者 ※ケ ー ブ ル J I S規格等適合品製造者 ※電 線 管 J I S規格等適合品製造者 ※同 上 付 属 品 J I S規格等適合品製造者 ※電子ボタン式 J I S規格等適合品製造者 ※ビニル電線管 J I S規格等適合品製造者 ※同 上 付 属 品 J I S規格等適合品製造者 ※P F 管 J I S規格等適合品製造者 ※同 上 付 属 品 J I S規格等適合品製造者 ※F E P 管 J I S規格等適合品製造者 ※同 上 付 属 品 J I S規格等適合品製造者 ※電 気 開 閉 器 戸上電機 3P3W-4P 大垣電機 日本高圧電気 三菱電機 ※ガ ス 開 閉 器 戸上電機 3P3W-4P 大垣電機 日本高圧電気 三菱電機 ※遮 断 器 音羽電機 日本高圧電気 戸上電機製作所 ※高 圧 開 閉 器 三菱電機 東芝 戸上電機 日本高圧電気 大垣電機 ※高 圧 遮 断 器 三菱電機 東芝 戸上電機 日本高圧電気 大垣電機 ※変 圧 器 愛知電機 日東電機 富士電機 パナソニック 三菱電機 ※コンデンサ ニチコン 日立製作所 富士電機 三菱電機 ※キュービクル 大正電機 名神電機 内外電機 新裕村電機 日東工業 新愛知電機製作所 ※配 分 電 盤 名神電機 大正電機 内外電機 新裕村電機 日東工業 新愛知電機製作所 ※配 線 用 遮 断 器 東芝 日幸電機 日立製作所 富士電機 パナソニック 三菱電機 ※照 明 器 具 パナソニック 三菱電機照明 日立照明 岩崎電気 日本電気 東芝3ツツキ ※配 線 器 具 東芝3ツツキ パナソニック 三菱電機 ※放 送 機 器 S O N Y T O A 日本ビクター パナソニック エーベック ※電 話 装 置 ※時 計 ※インターホン ※表 示 器 ※テレビ共聴機器 DXアンテナ 日本アンテナ マスプロ電工 パナソニック ※防犯カメラ機器 パナソニック T O A 日本ビクター 三菱電機 ※火災報知機器 ニッタン 能美防災 ホーチキ パナソニック ※ガス漏れ警報器 ※防火戸自閉機器 ※遮 断 器 ※自家発電機器 北越工業 デンヨー ※コンクリート柱 J I S規格等適合品製造者 ※マンホール蓋 国土交通省型 ※ハンドホール 国土交通省型																						
	④ 工事範囲及び説明	近見取図																							
	⑤ 工事範囲及び説明																								
	⑥ 工事範囲及び説明																								
	⑦ 工事範囲及び説明																								
	⑧ 工事範囲及び説明																								
	⑨ 工事範囲及び説明																								
	⑩ 工事範囲及び説明																								
	⑪ 工事範囲及び説明																								
⑫ 工事範囲及び説明																									
Ⅹ 特 記 事 項	ⅱ 設 備 工 事 仕 様	項目	特 記 事 項																						
		① 工事範囲及び説明	機器据付け、試運転調整、各種届出、試験までとする。 容量 KVA 電圧 200/220 V 周波数 60Hz 別記仕様書による。																						
		② 工事範囲及び説明	構内駐車場管理設備の配線、機器取付け、調整までとする。 ○天井内コログシ ●電線管(○OPE ●PF ●FEP) ○ケーブルラック ●600V-IE ●600V-GE ●600V-CET ●600V-EEF ※図・参考品書による。																						
		③ 工事範囲及び説明	使用機材製造者指定 本工事に使用する機器材料は、下記に指定する製造者のものを使用のこと。ただし、同等品を使用する場合には、監督員の承諾を得て使用のこと。 適用機材名 製造業者 ※電 機 線 J I S規格等適合品製造者 ※ケ ー ブ ル J I S規格等適合品製造者 ※電 線 管 J I S規格等適合品製造者 ※同 上 付 属 品 J I S規格等適合品製造者 ※電子ボタン式 J I S規格等適合品製造者 ※ビニル電線管 J I S規格等適合品製造者 ※同 上 付 属 品 J I S規格等適合品製造者 ※P F 管 J I S規格等適合品製造者 ※同 上 付 属 品 J I S規格等適合品製造者 ※F E P 管 J I S規格等適合品製造者 ※同 上 付 属 品 J I S規格等適合品製造者 ※電 気 開 閉 器 戸上電機 3P3W-4P 大垣電機 日本高圧電気 三菱電機 ※ガ ス 開 閉 器 戸上電機 3P3W-4P 大垣電機 日本高圧電気 三菱電機 ※遮 断 器 音羽電機 日本高圧電気 戸上電機製作所 ※高 圧 開 閉 器 三菱電機 東芝 戸上電機 日本高圧電気 大垣電機 ※高 圧 遮 断 器 三菱電機 東芝 戸上電機 日本高圧電気 大垣電機 ※変 圧 器 愛知電機 日東電機 富士電機 パナソニック 三菱電機 ※コンデンサ ニチコン 日立製作所 富士電機 三菱電機 ※キュービクル 大正電機 名神電機 内外電機 新裕村電機 日東工業 新愛知電機製作所 ※配 分 電 盤 名神電機 大正電機 内外電機 新裕村電機 日東工業 新愛知電機製作所 ※配 線 用 遮 断 器 東芝 日幸電機 日立製作所 富士電機 パナソニック 三菱電機 ※照 明 器 具 パナソニック 三菱電機照明 日立照明 岩崎電気 日本電気 東芝3ツツキ ※配 線 器 具 東芝3ツツキ パナソニック 三菱電機 ※放 送 機 器 S O N Y T O A 日本ビクター パナソニック エーベック ※電 話 装 置 ※時 計 ※インターホン ※表 示 器 ※テレビ共聴機器 DXアンテナ 日本アンテナ マスプロ電工 パナソニック ※防犯カメラ機器 パナソニック T O A 日本ビクター 三菱電機 ※火災報知機器 ニッタン 能美防災 ホーチキ パナソニック ※ガス漏れ警報器 ※防火戸自閉機器 ※遮 断 器 ※自家発電機器 北越工業 デンヨー ※コンクリート柱 J I S規格等適合品製造者 ※マンホール蓋 国土交通省型 ※ハンドホール 国土交通省型																						
	④ 工事範囲及び説明	近見取図																							
	⑤ 工事範囲及び説明																								
	⑥ 工事範囲及び説明																								
	⑦ 工事範囲及び説明																								
	⑧ 工事範囲及び説明																								
	⑨ 工事範囲及び説明																								
	⑩ 工事範囲及び説明																								
	⑪ 工事範囲及び説明																								
⑫ 工事範囲及び説明																									
Ⅺ 特 記 事 項	ⅱ 設 備 工 事 仕 様	項目	特 記 事 項																						
		① 工事範囲及び説明	機器据付け、試運転調整、各種届出、試験までとする。 容量 KVA 電圧 200/220 V 周波数 60Hz 別記仕様書による。																						
		② 工事範囲及び説明	構内駐車場管理設備の配線、機器取付け、調整までとする。 ○天井内コログシ ●電線管(○OPE ●PF ●FEP) ○ケーブルラック ●600V-IE ●600V-GE ●600V-CET ●600V-EEF ※図・参考品書による。																						
		③ 工事範囲及び説明	使用機材製造者指定 本工事に使用する機器材料は、下記に指定する製造者のものを使用のこと。ただし、同等品を使用する場合には、監督員の承諾を得て使用のこと。 適用機材名 製造業者 ※電 機 線 J I S規格等適合品製造者 ※ケ ー ブ ル J I S規格等適合品製造者 ※電 線 管 J I S規格等適合品製造者 ※同 上 付 属 品 J I S規格等適合品製造者 ※電子ボタン式 J I S規格等適合品製造者 ※ビニル電線管 J I S規格等適合品製造者 ※同 上 付 属 品 J I S規格等適合品製造者 ※P F 管 J I S規格等適合品製造者 ※同 上 付 属 品 J I S規格等適合品製造者 ※F E P 管 J I S規格等適合品製造者 ※同 上 付 属 品 J I S規格等適合品製造者 ※電 気 開 閉 器 戸上電機 3P3W-4P 大垣電機 日本高圧電気 三菱電機 ※ガ ス 開 閉 器 戸上電機 3P3W-4P 大垣電機 日本高圧電気 三菱電機 ※遮 断 器 音羽電機 日本高圧電気 戸上電機製作所 ※高 圧 開 閉 器 三菱電機 東芝 戸上電機 日本高圧電気 大垣電機 ※高 圧 遮 断 器 三菱電機 東芝 戸上電機 日本高圧電気 大垣電機 ※変 圧 器 愛知電機 日東電機 富士電機 パナソニック 三菱電機 ※コンデンサ ニチコン 日立製作所 富士電機 三菱電機 ※キュービクル 大正電機 名神電機 内外電機 新裕村電機 日東工業 新愛知電機製作所 ※配 分 電 盤 名神電機 大正電機 内外電機 新裕村電機 日東工業 新愛知電機製作所 ※配 線 用 遮 断 器 東芝 日幸電機 日立製作所 富士電機 パナソニック 三菱電機 ※照 明 器 具 パナソニック 三菱電機照明 日立照明 岩崎電気 日本電気 東芝3ツツキ ※配 線 器 具 東芝3ツツキ パナソニック 三菱電機 ※放 送 機 器 S O N Y T O A 日本ビクター パナソニック エーベック ※電 話 装 置 ※時 計 ※インターホン ※表 示 器 ※テレビ共聴機器 DXアンテナ 日本アンテナ マスプロ電工 パナソニック ※防犯カメラ機器 パナソニック T O A 日本ビクター 三菱電機 ※火災報知機器 ニッタン 能美防災 ホーチキ パナソニック ※ガス漏れ警報器 ※防火戸自閉機器 ※遮 断 器 ※自家発電機器 北越工業 デンヨー ※コンクリート柱 J I S規格等適合品製造者 ※マンホール蓋 国土交通省型 ※ハンドホール 国土交通省型																						
	④ 工事範囲及び説明	近見取図																							
	⑤ 工事範囲及び説明																								
	⑥ 工事範囲及び説明																								
	⑦ 工事範囲及び説明																								
	⑧ 工事範囲及び説明																								
	⑨ 工事範囲及び説明																								
	⑩ 工事範囲及び説明																								
	⑪ 工事範囲及び説明																								
⑫ 工事範囲及び説明																									
Ⅻ 特 記 事 項	ⅱ 設 備 工 事 仕 様	項目	特 記 事 項																						
		① 工事範囲及び説明	機器据付け、試運転調整、各種届出、試験までとする。 容量 KVA 電圧 200/220 V 周波																						

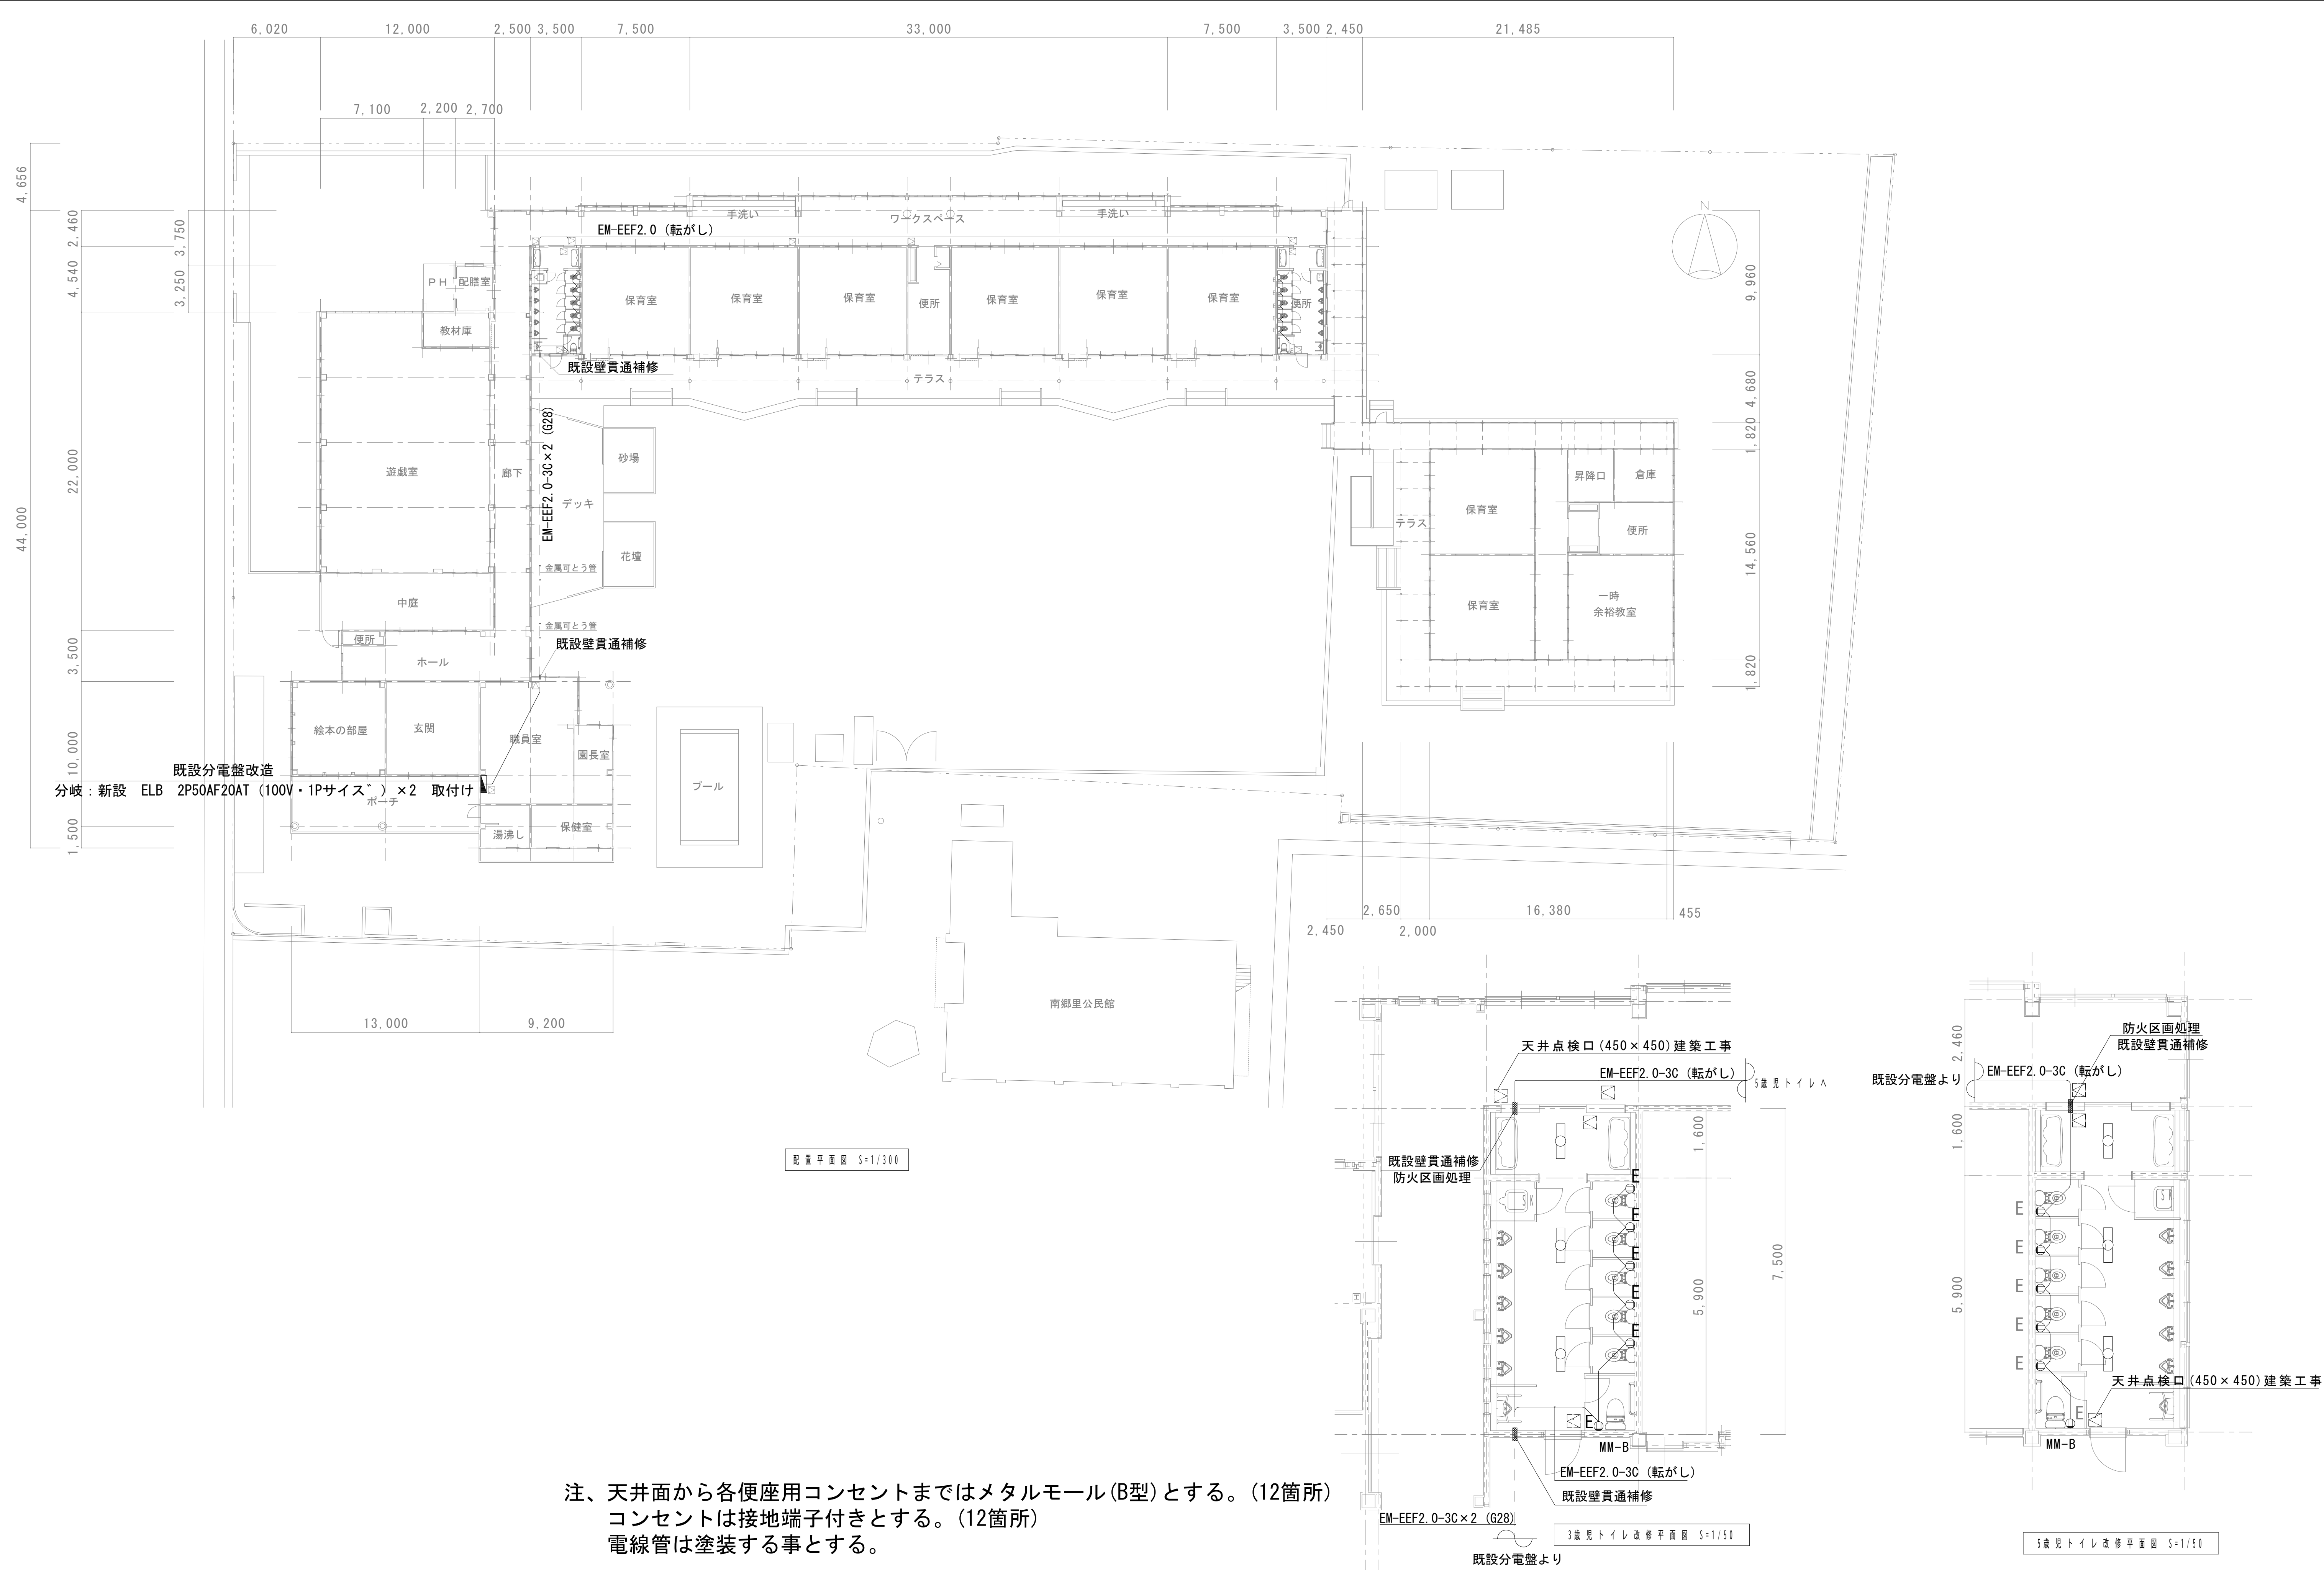


稲川建築設計事務所		工事名称 南郷里幼稚園トイレ改修工事		図面名称		縮尺		図面番号
〒526-0064 滋賀県長浜市殿町3-1 TEL 0749-63-9095・FAX 63-5799		設計年月日 R 5 /		コンセント設備図		A-1 1/300	A-3 1/600	

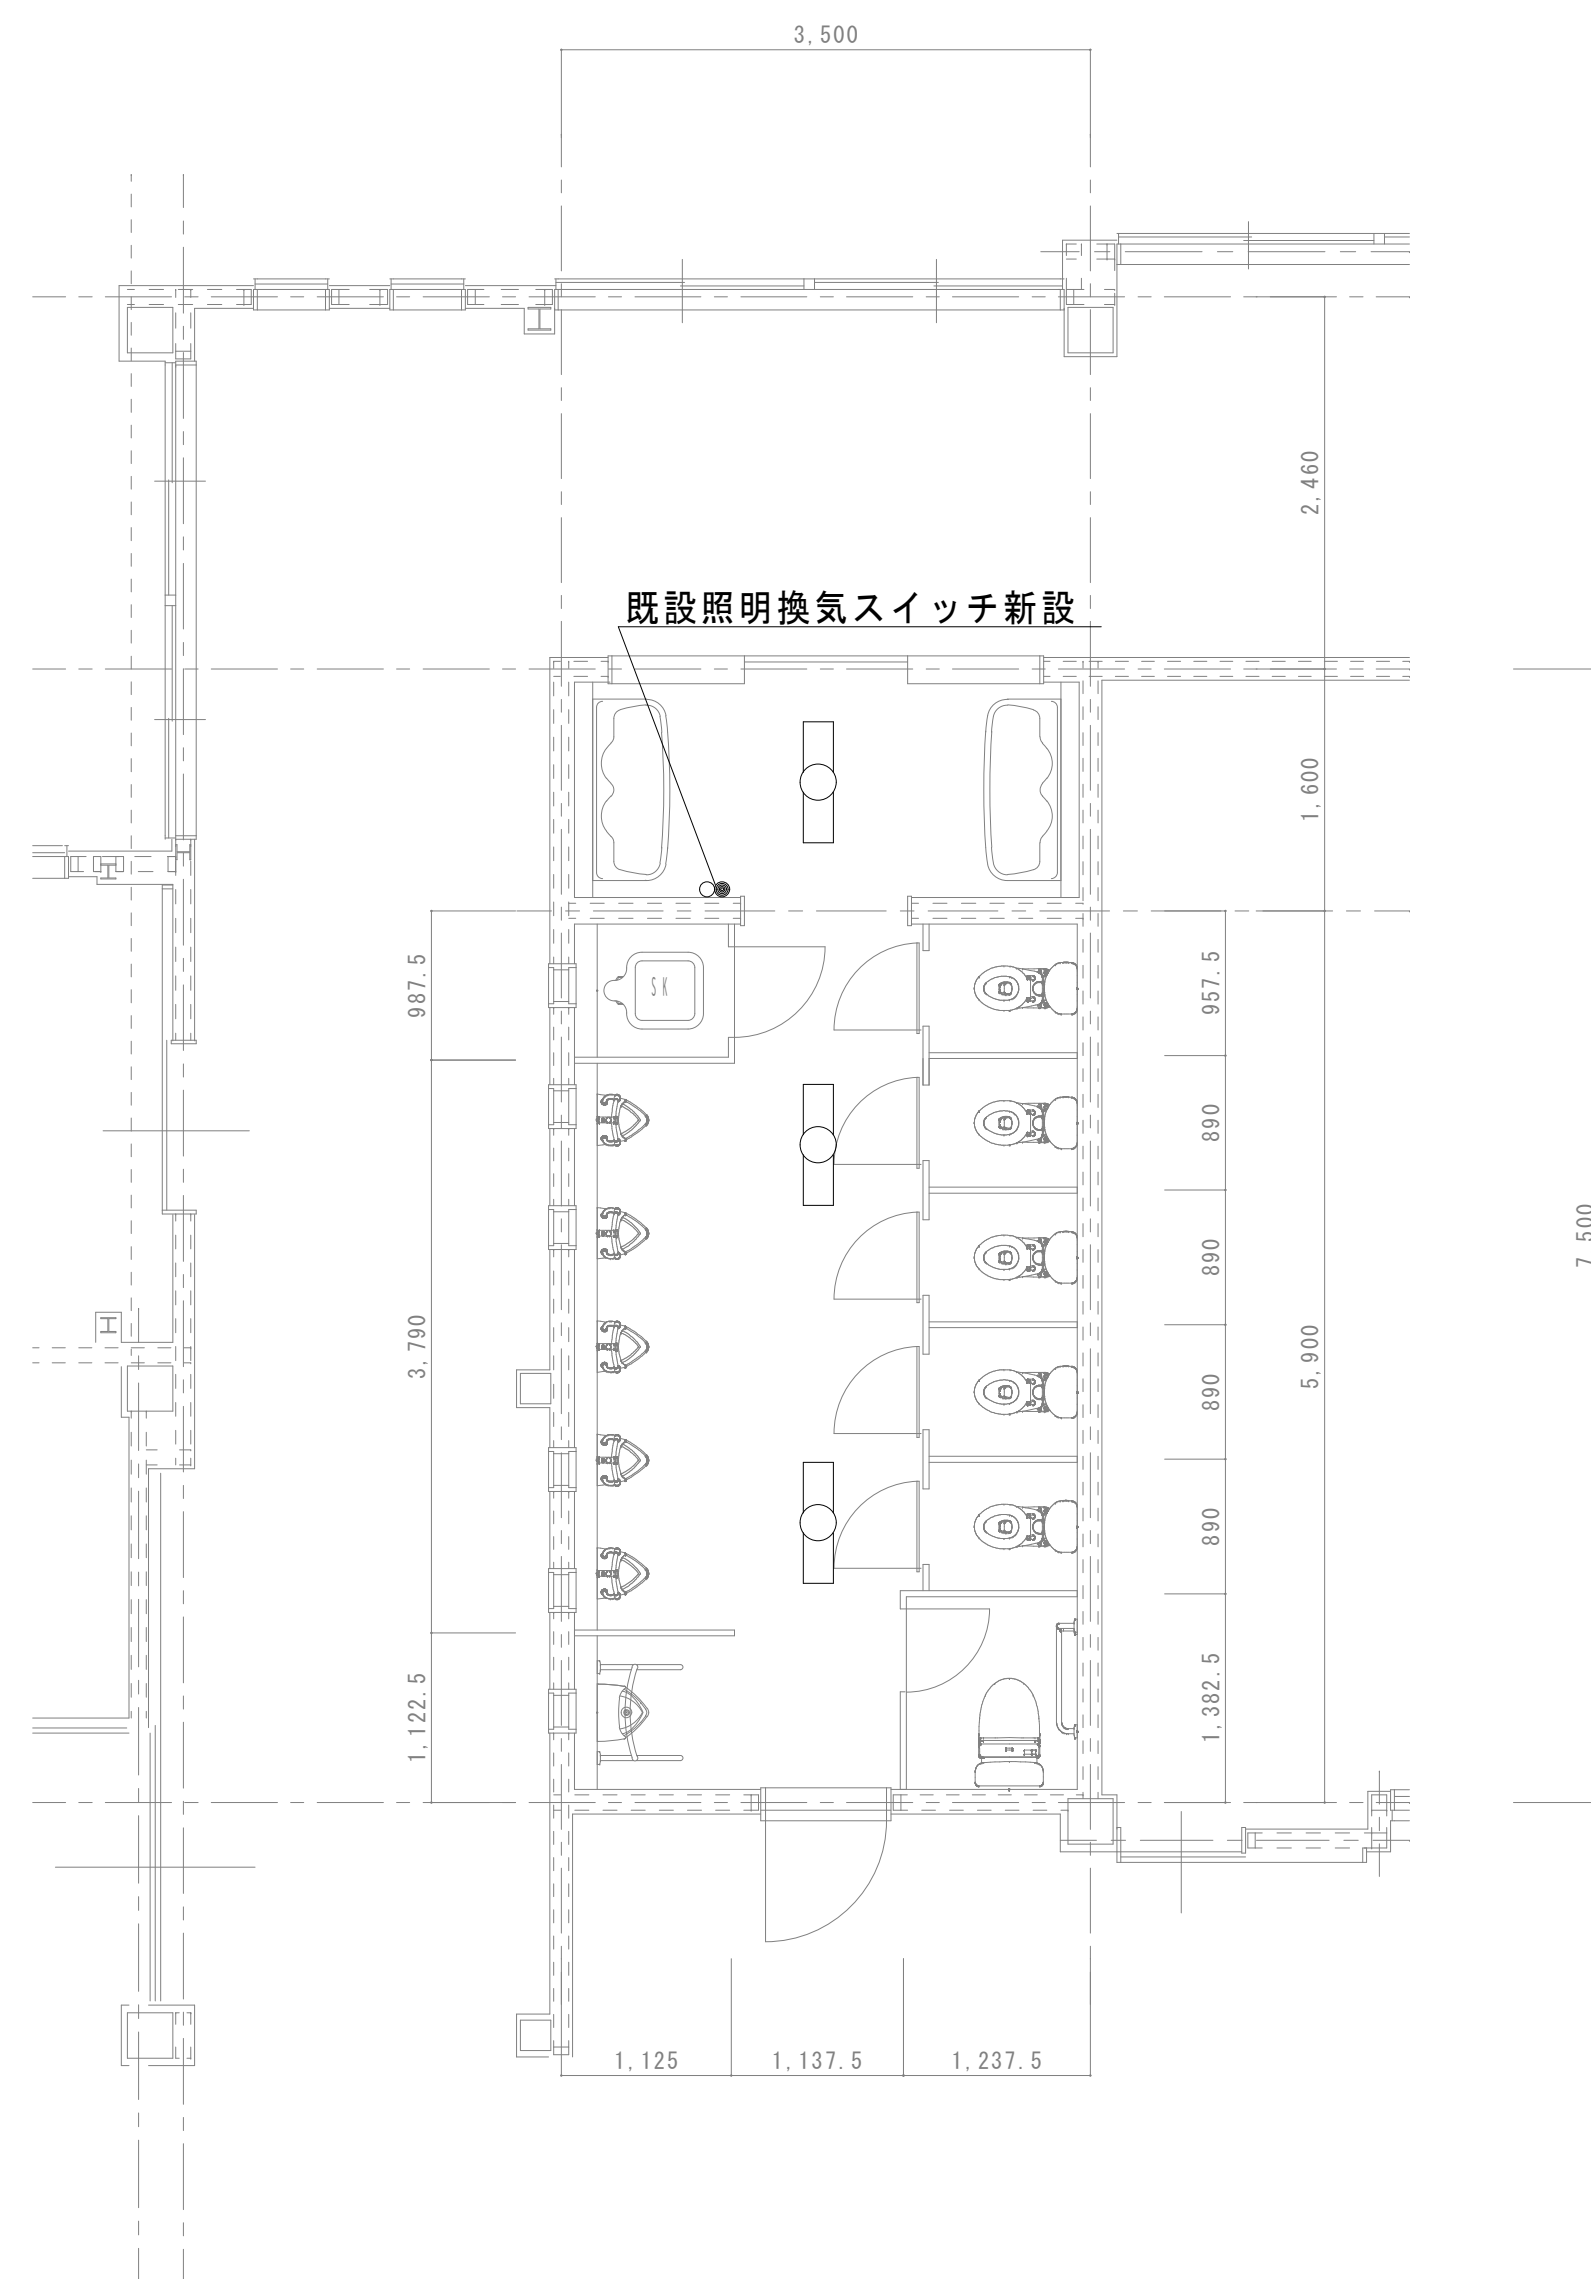


3歳児トイレ改修平面図 S=1/50

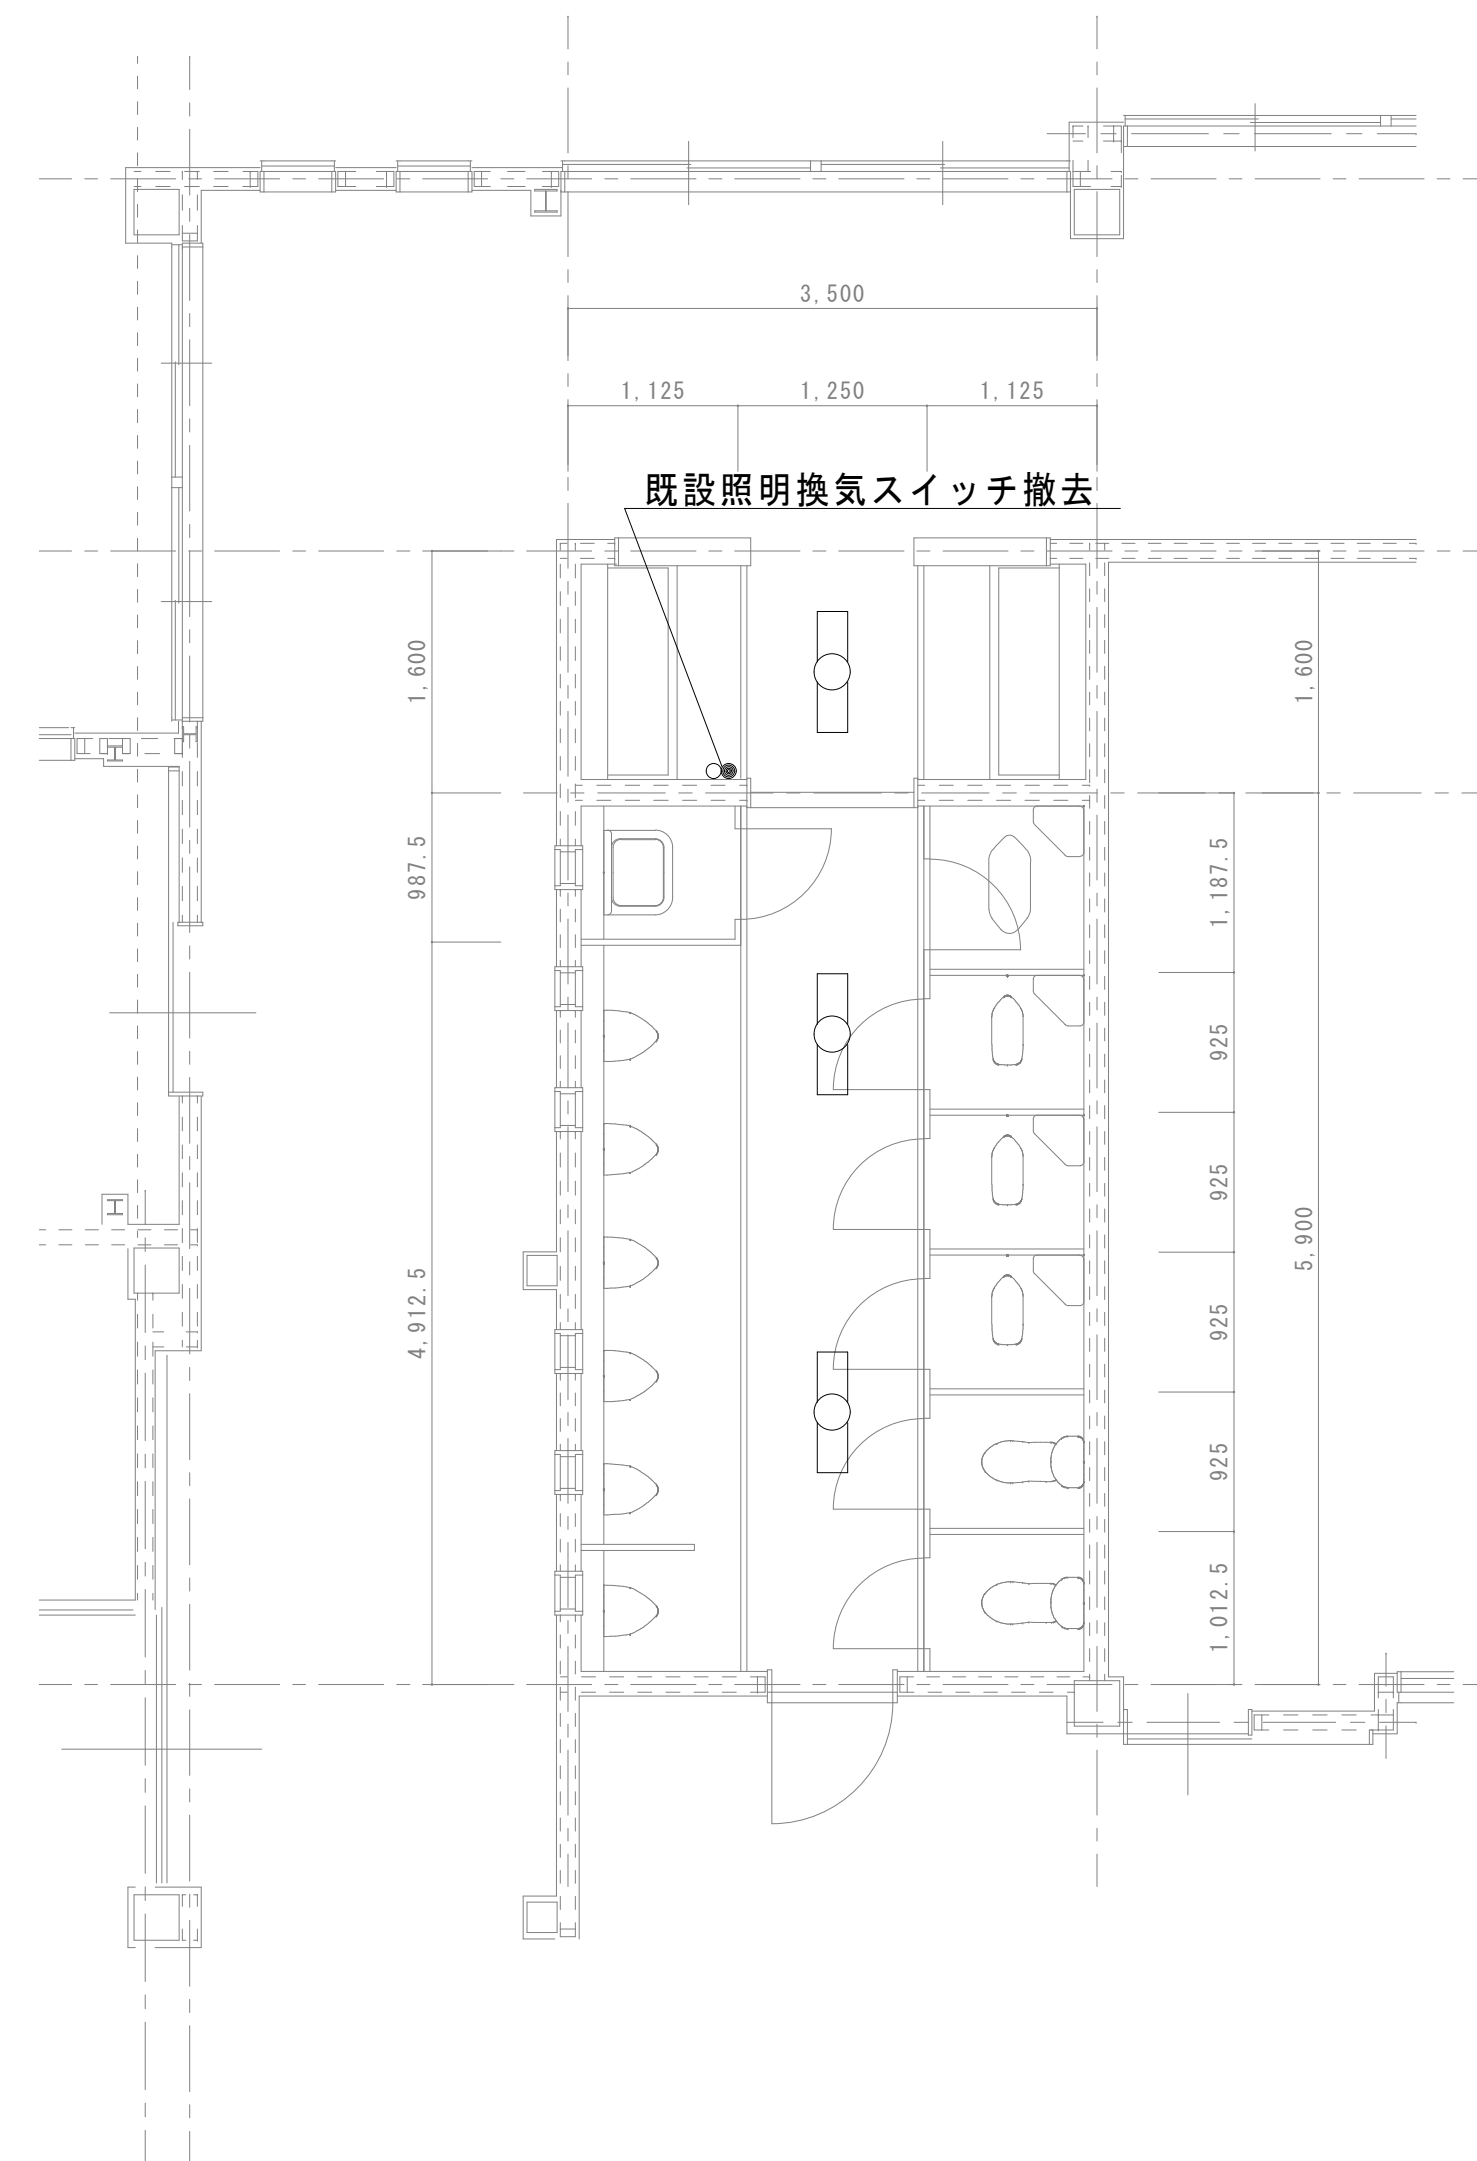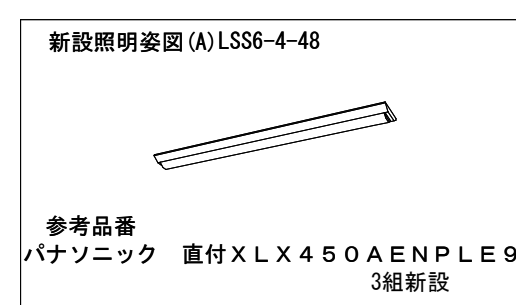

3歳児トイレ現況平面図 S=1/50

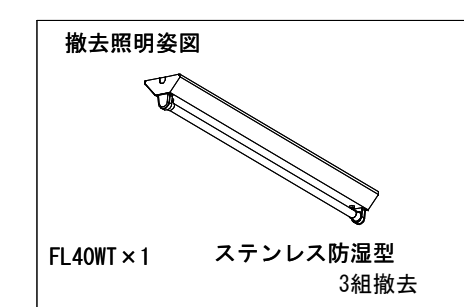

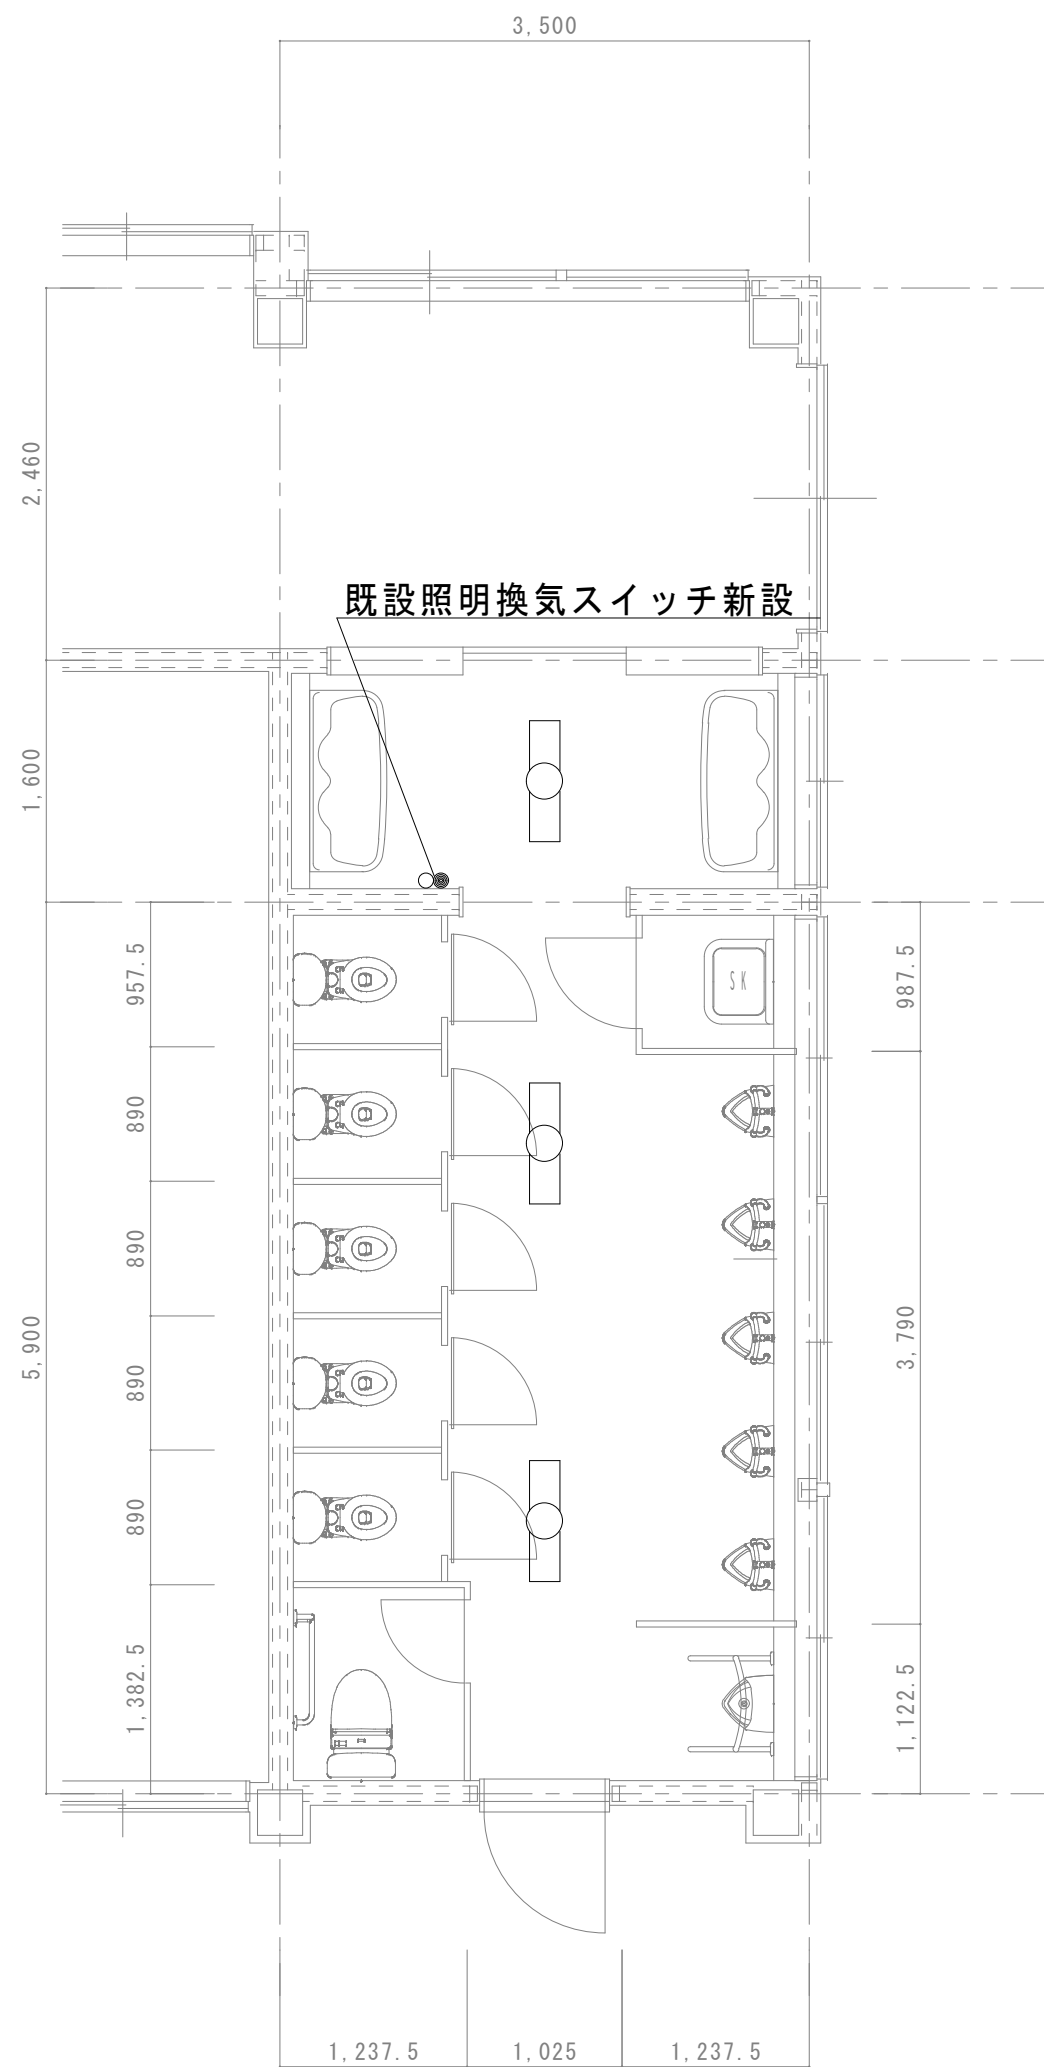


5歳児トイレ改修平面図 S=1/50

新設照明器具図 (A) LSS6-4-48




参考品番
パナソニック 直付XLX450AENPLE9
3組新設

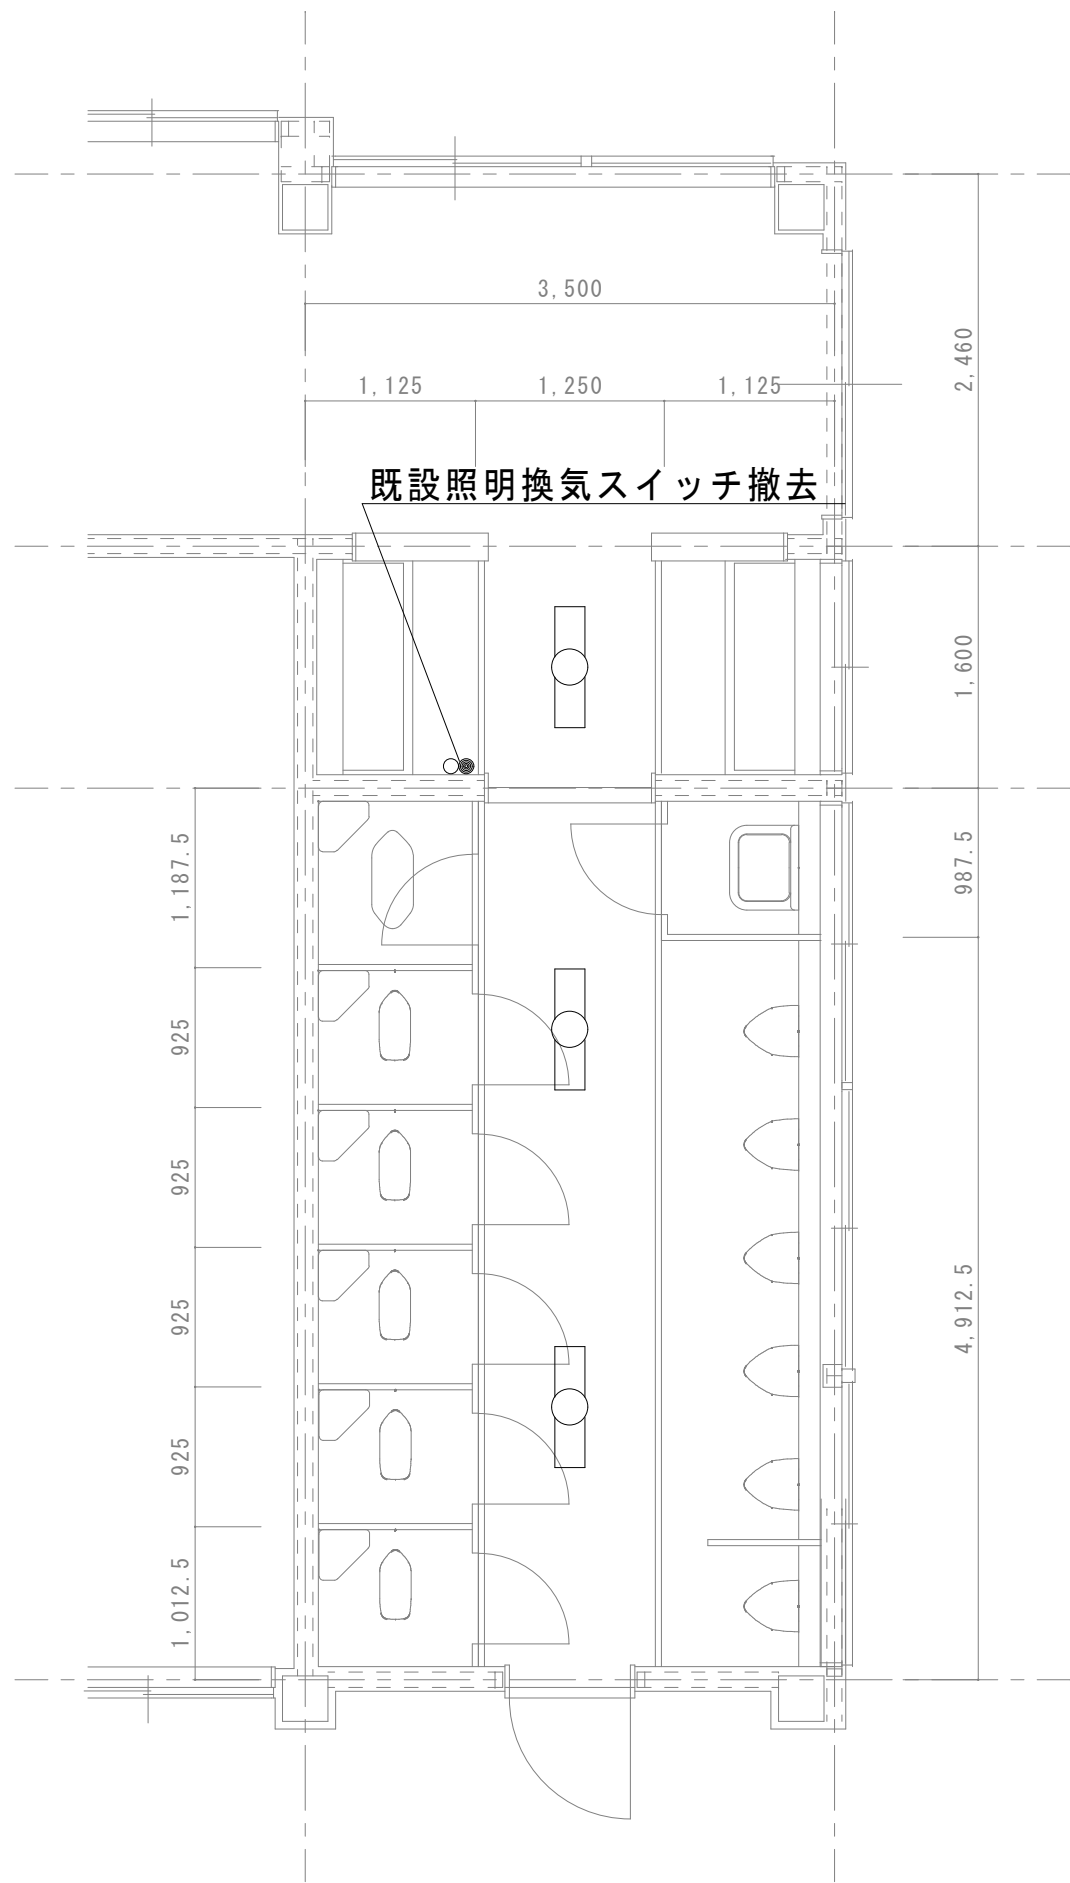


5歳児トイレ現況平面図 S=1/50


撤去照明器具図

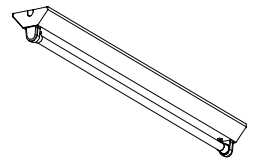

FL40WT×1 ステンレス防湿型
3組撤去

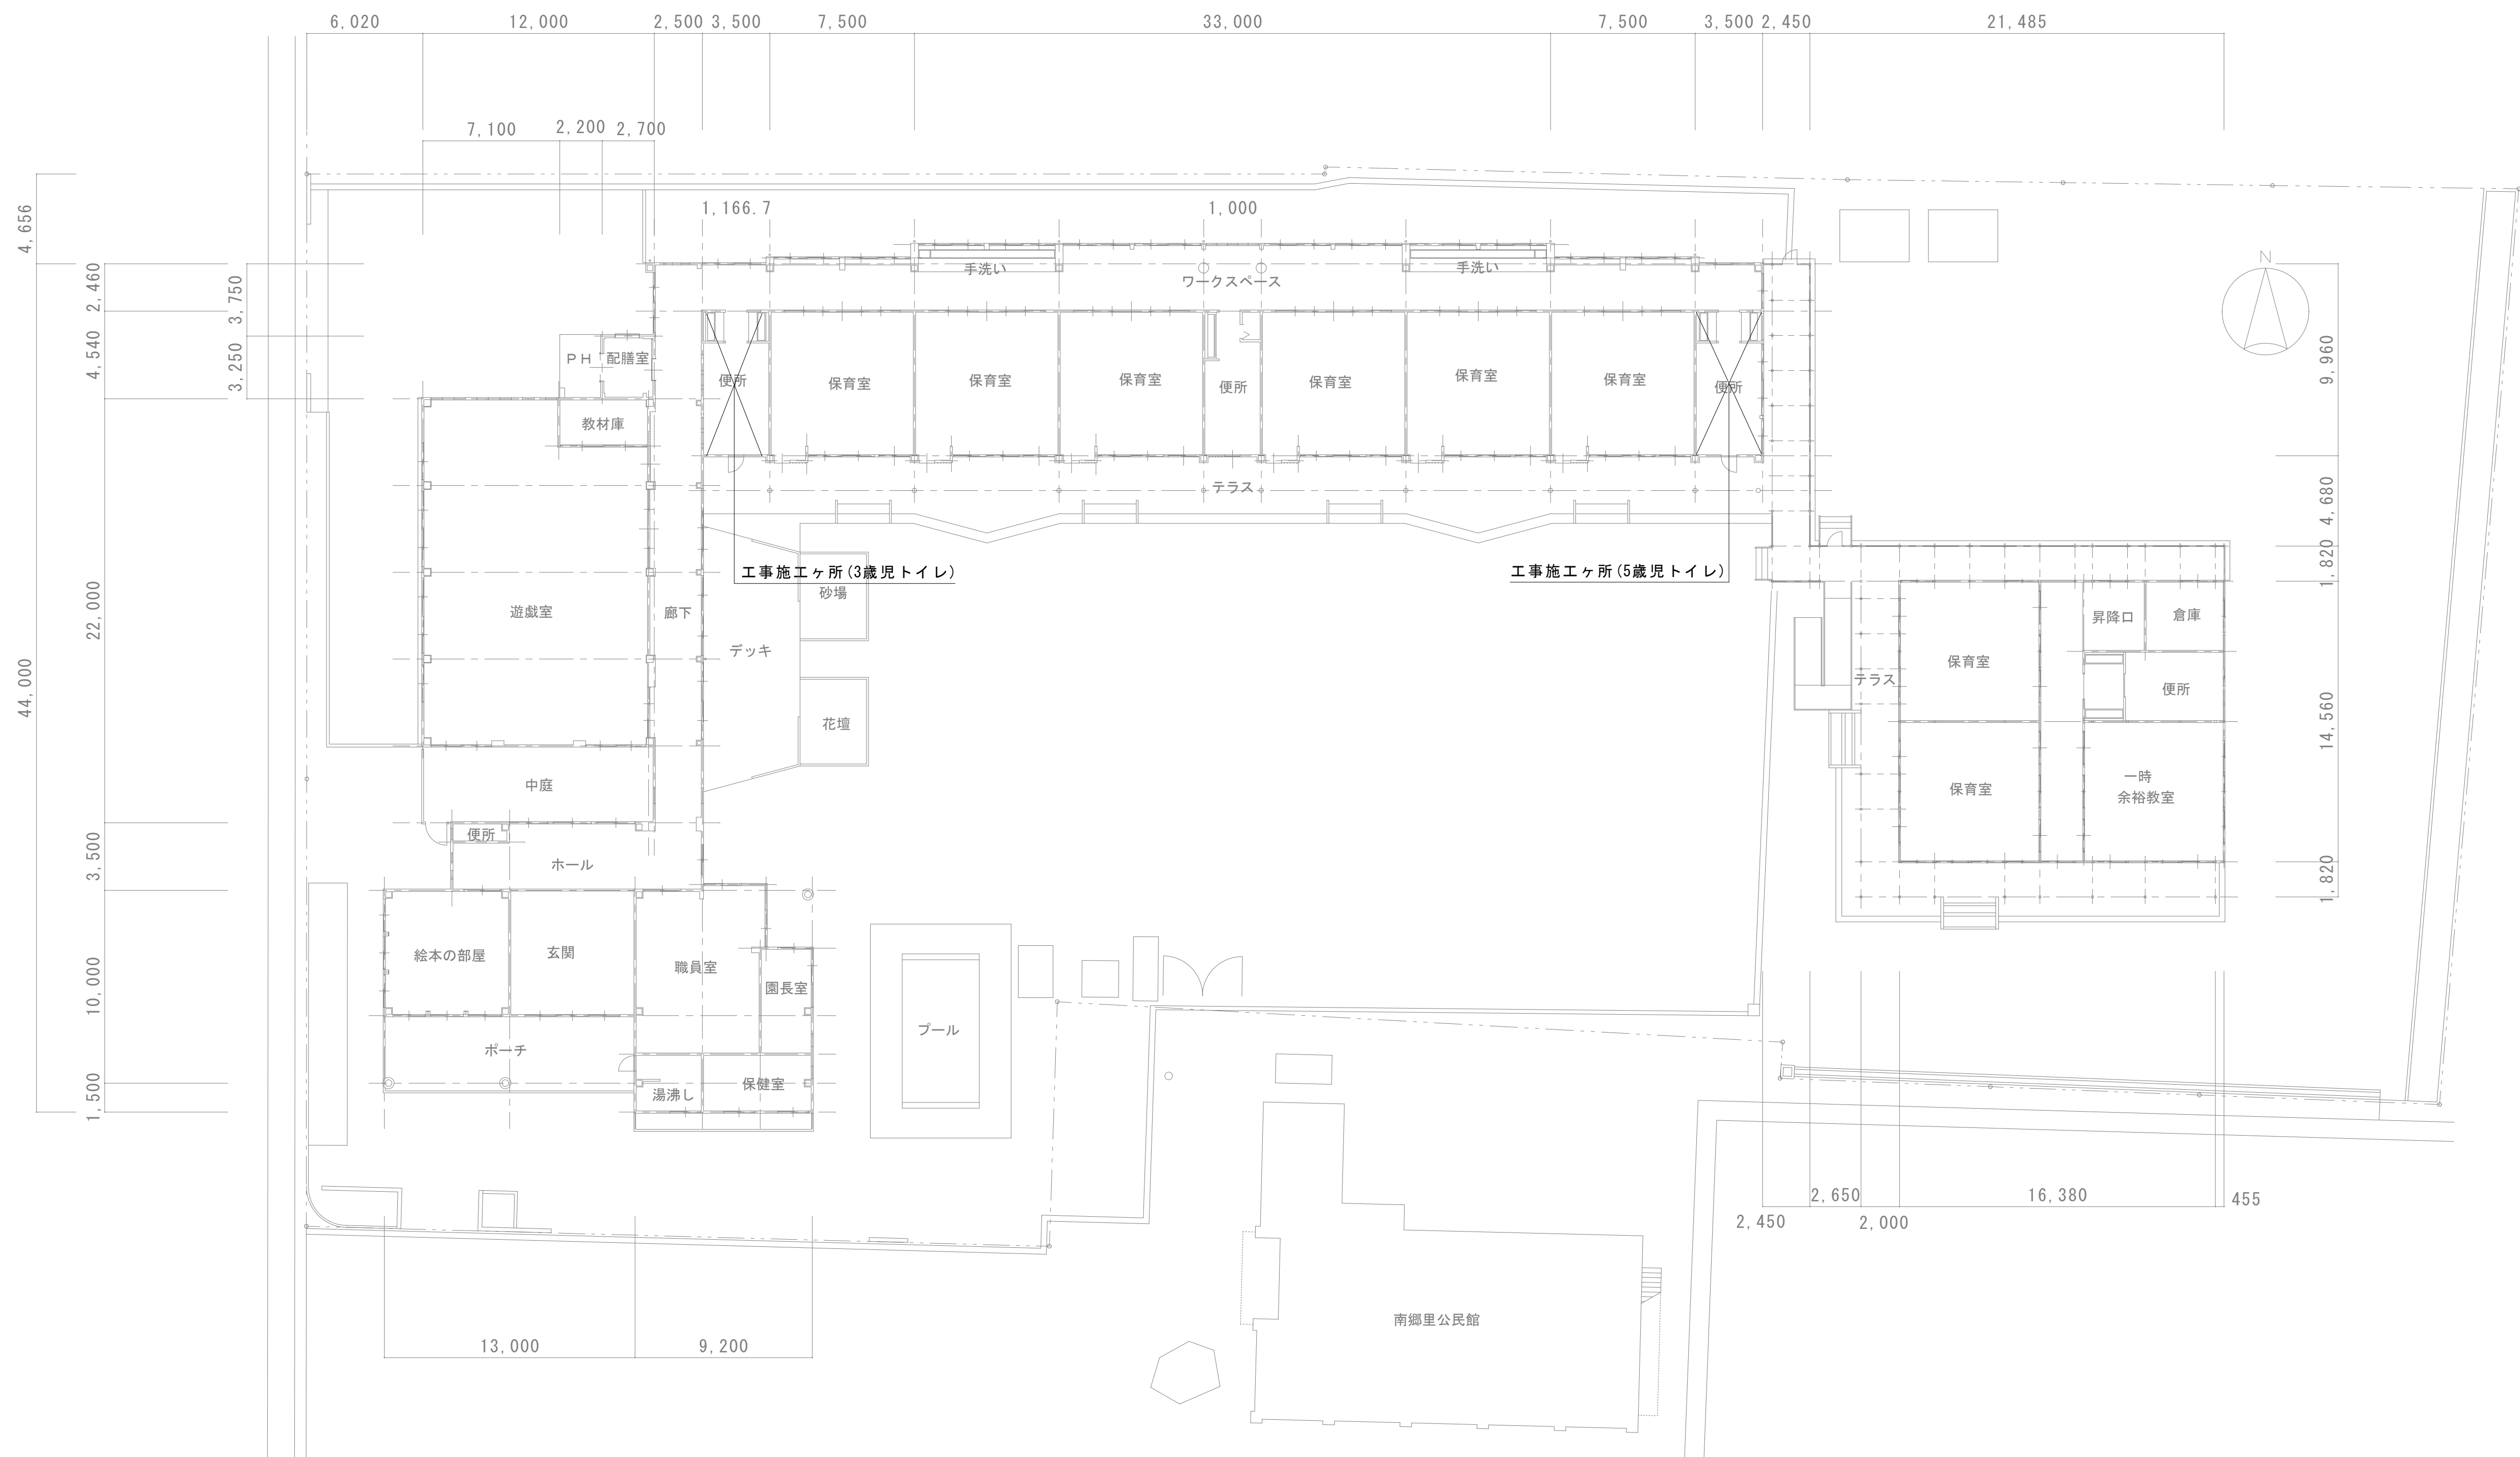

配置図 S=1/300

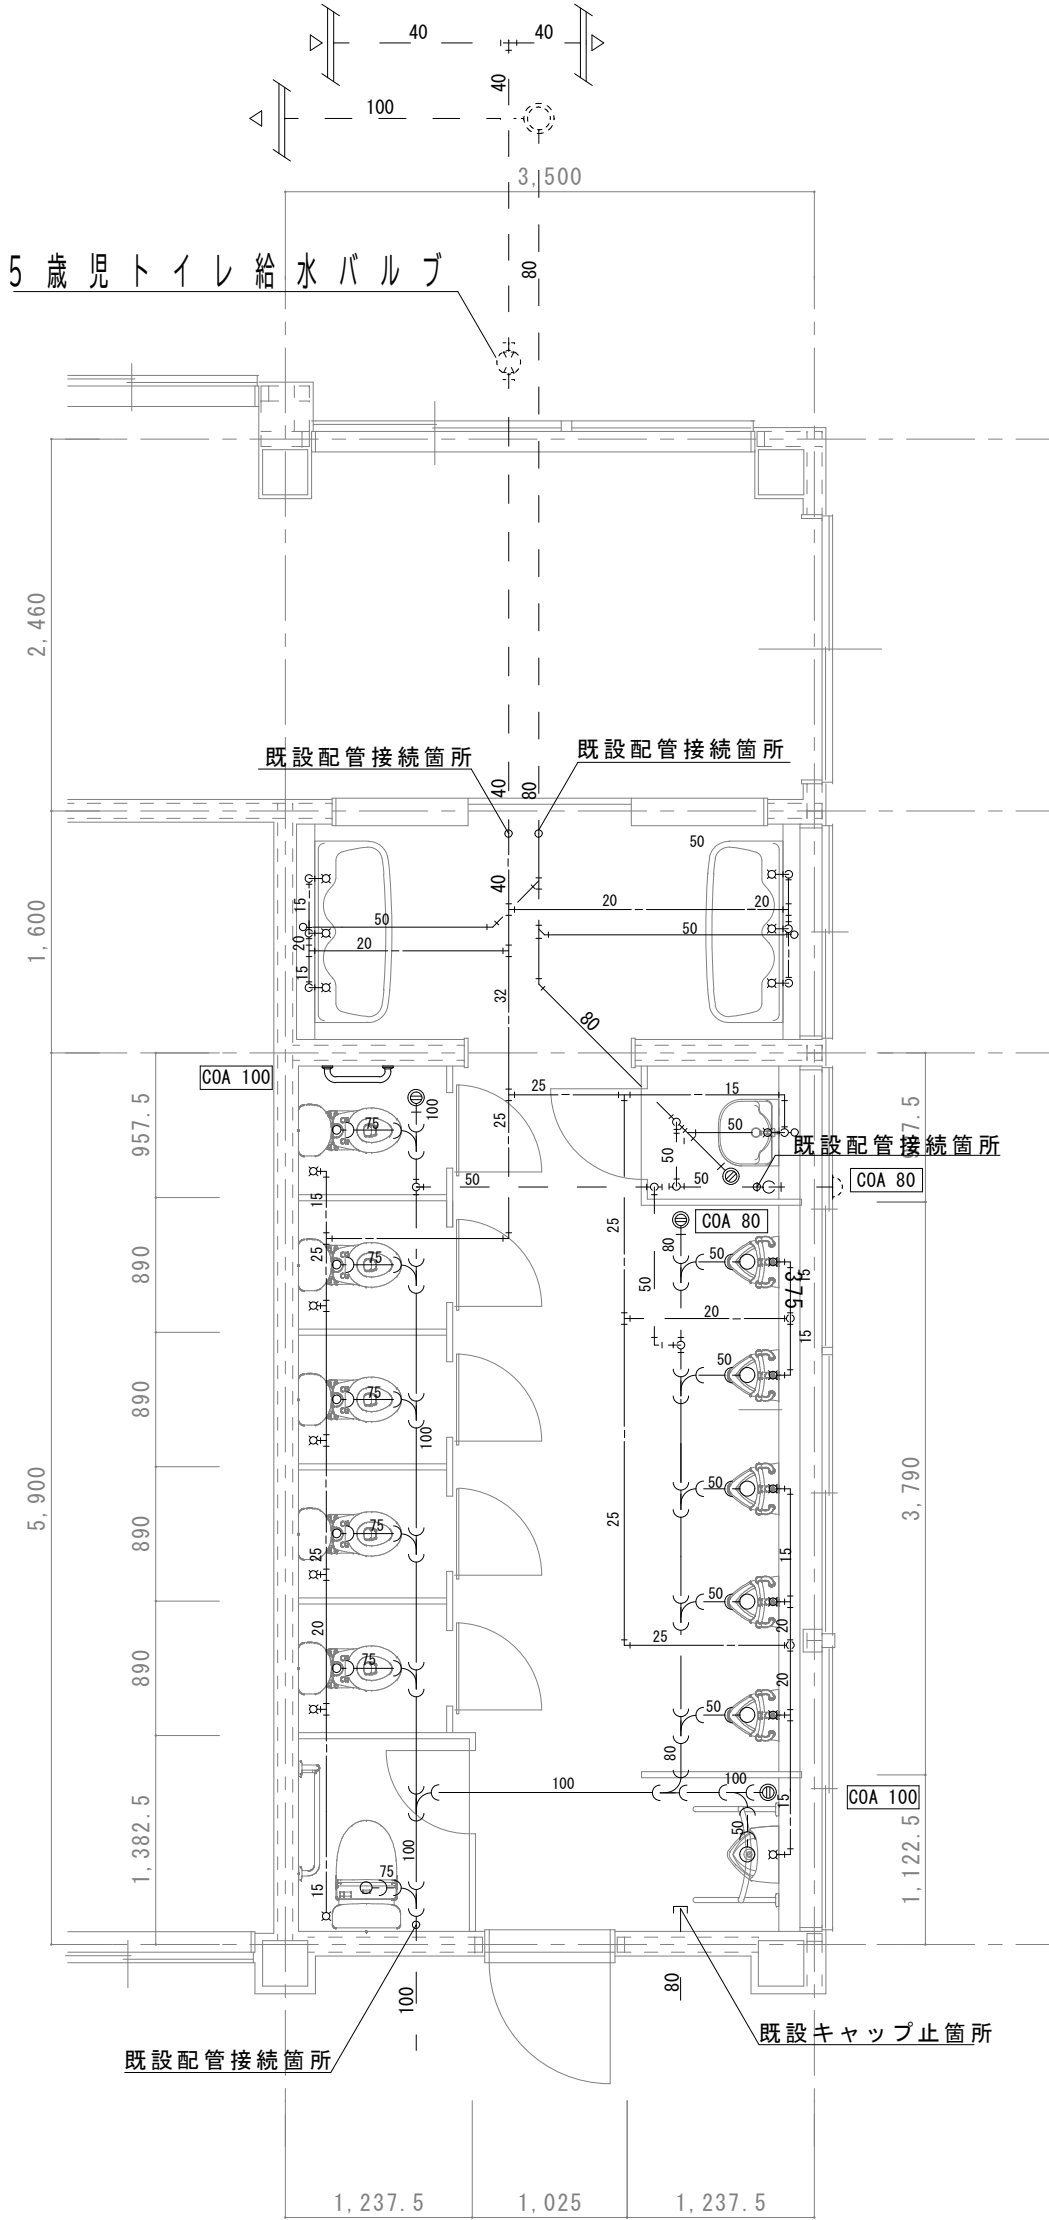


5歳児トイレ改修平面図 S=1/50

凡例	
----	既設給水管
---	既設排水管
---	既設汚水管
---	既設給湯管
---	既設通気管
---	新設給水管
---	新設排水管
---	新設汚水管
---	新設通気管

注
通気管は土間立ち上げまでの新設とし既設配下と接続とする。

新設衛生器具リスト

名 称	参 考 品 番	付 属 品	数 量	備 考
洋風便器	CS597BMS	SH596BAYR (便器タンク)、TCF5831AU (温水暖房便座・便座洗淨/モコン付)	1	
子供用洋風便器	CS300B	S3000BK (洋付タンク)、TS310SGR (タンク取付け金具)、T82C3B (スリッド)、T94R (幼児用暖房便座)	5	
紙巻器 (相付二連)	YH650		1	
紙巻器 (幼児用)	YH51R		5	
幼児用小便器	U310GY	T601P (フラッシュバルブ)、T64CP (便排水金具)、T9R (バックハンガー)	5	
小便器	UFH500	TG600PN (フラッシュバルブ)、T9R (バックハンガー)	1	
マルチシンク	SK500	T200BSQ13C (暖水栓)、T6PMR (便排水金具)、TL220D (バックハンガー)	1	
幼児用マルチシンク	SKH300HWBSZ	T4B15U (ストレータ禁止水栓)、TK17SR (床排水金具)、TL106AGR (泡洩レバー式止水栓)、TNY98LRX50 (フレキホース)	2	
化粧鏡	YM3045A		6	
L型手すり (大人)	T112CL9#NW1		1	
I型手すり (幼児)	YYB10		1	
手すり	T112CU22		1	
床上掃除口	COA100		2	
床上掃除口	COA 80		2	

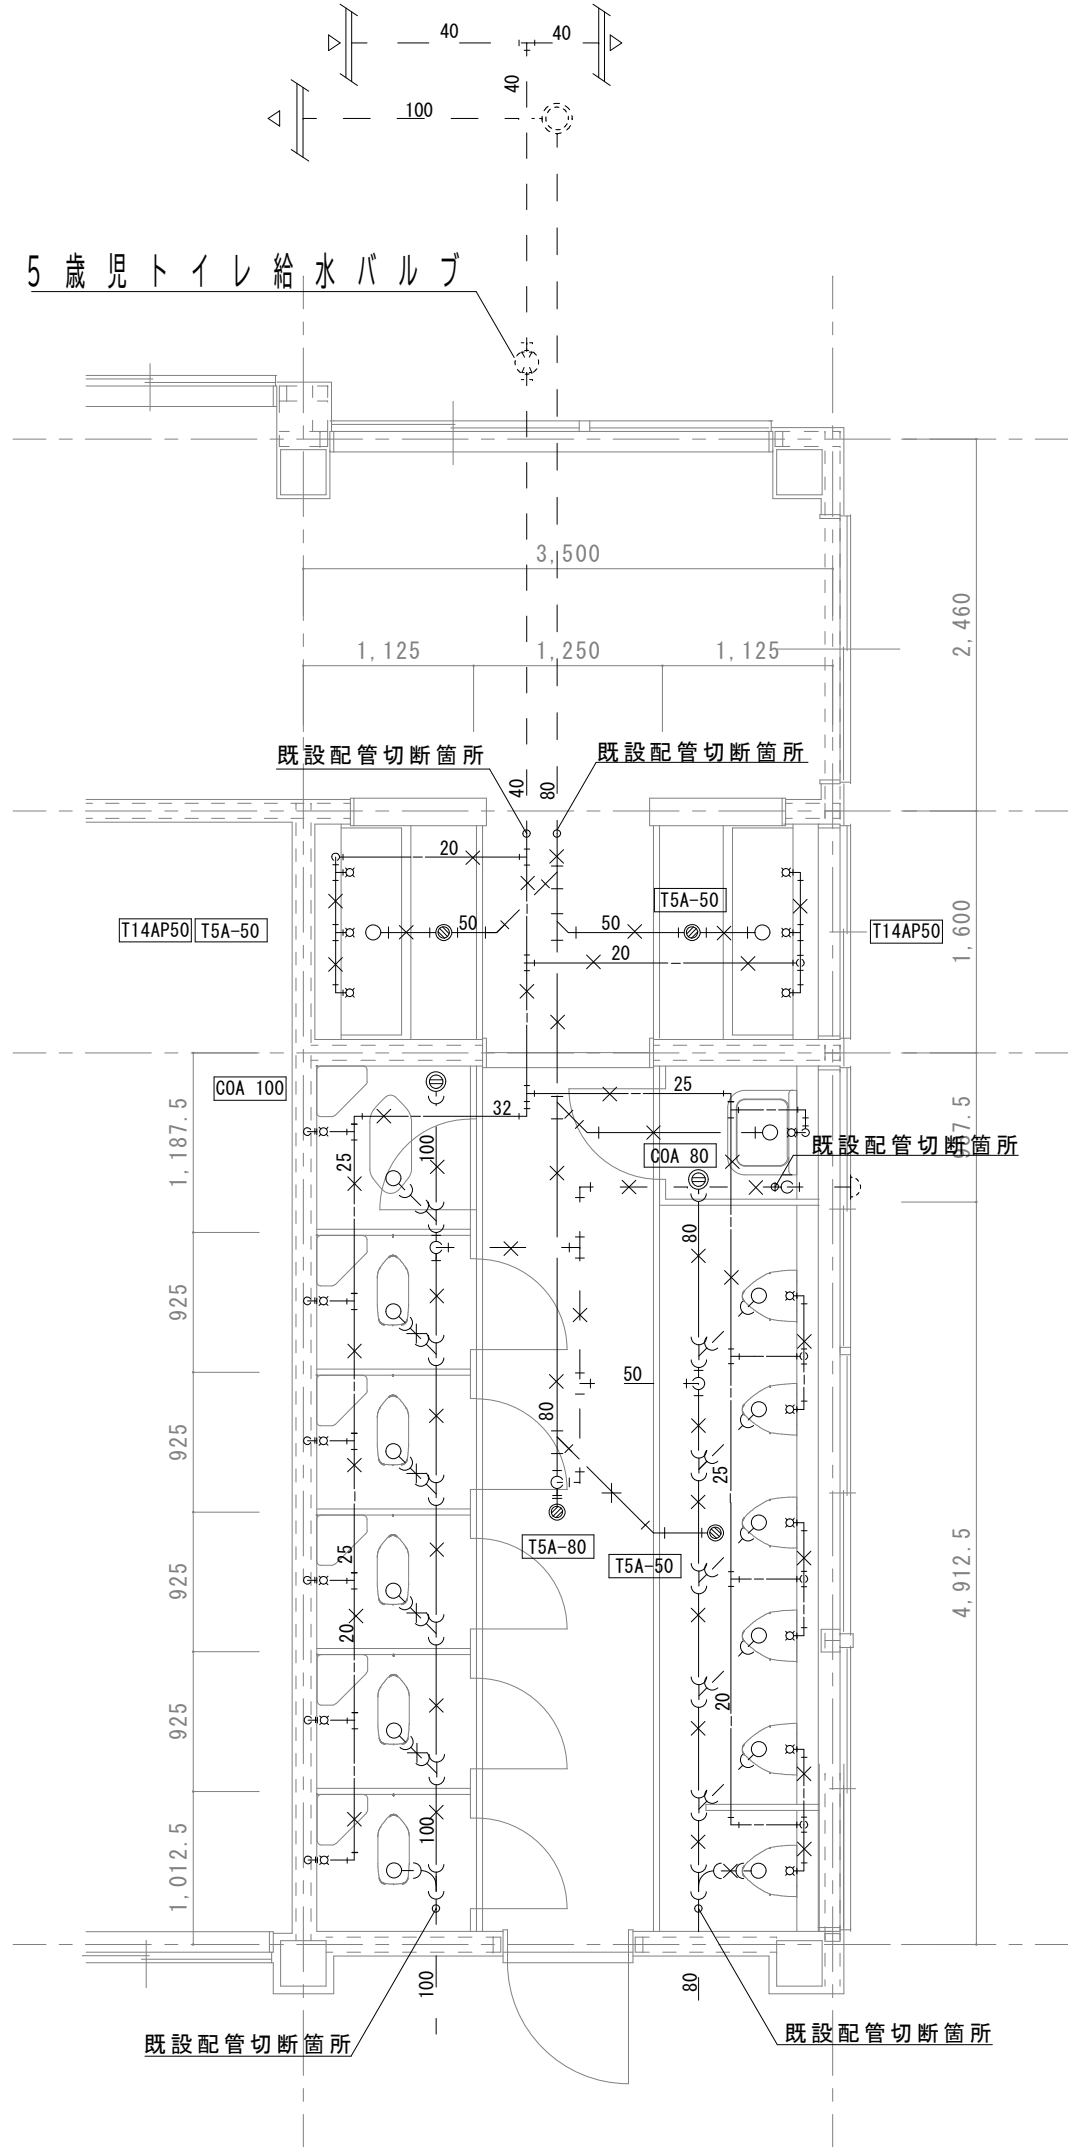


5歳児トイレ現況平面図 S=1/50

凡例	
----	既設給水管
---	既設排水管
---	既設汚水管
---	既設給湯管
---	既設通気管
---	撤去給水管
---	撤去排水管
---	撤去汚水管
---	撤去通気管


注
通気管は土間立ち上げまでの撤去とする。

撤去衛生器具リスト

名 称	参 考 品 番	付 属 品	数 量	備 考
和風便器	C750V (撤去用)	S750B、TS750ZN32、TS670FZ、TS571D、T82C32、TS6HS、YH50 (手すり40×300株)	5	
和風便器	C750V	S750B、TS750ZN32、TS670FZ、TS571D、T82C32、TS6HS、YH50	1	
ストール小便器	U380C	TG60P、T62-16、T64FWN	5	
ストール小便器	U307C	TG60P、T62-16、T64FWN	1	
ホーム水栓	T200-13		6	
掃除用流し	SK22A	TK22、T375N、T23AE20、T9R	1	
流し用排水トラップ	T14AP50		2	
土間排水金物	TS450		3	
床上掃除口	COA100		1	
床上掃除口	COA 80		1	
石鹸受け	TS6		4	

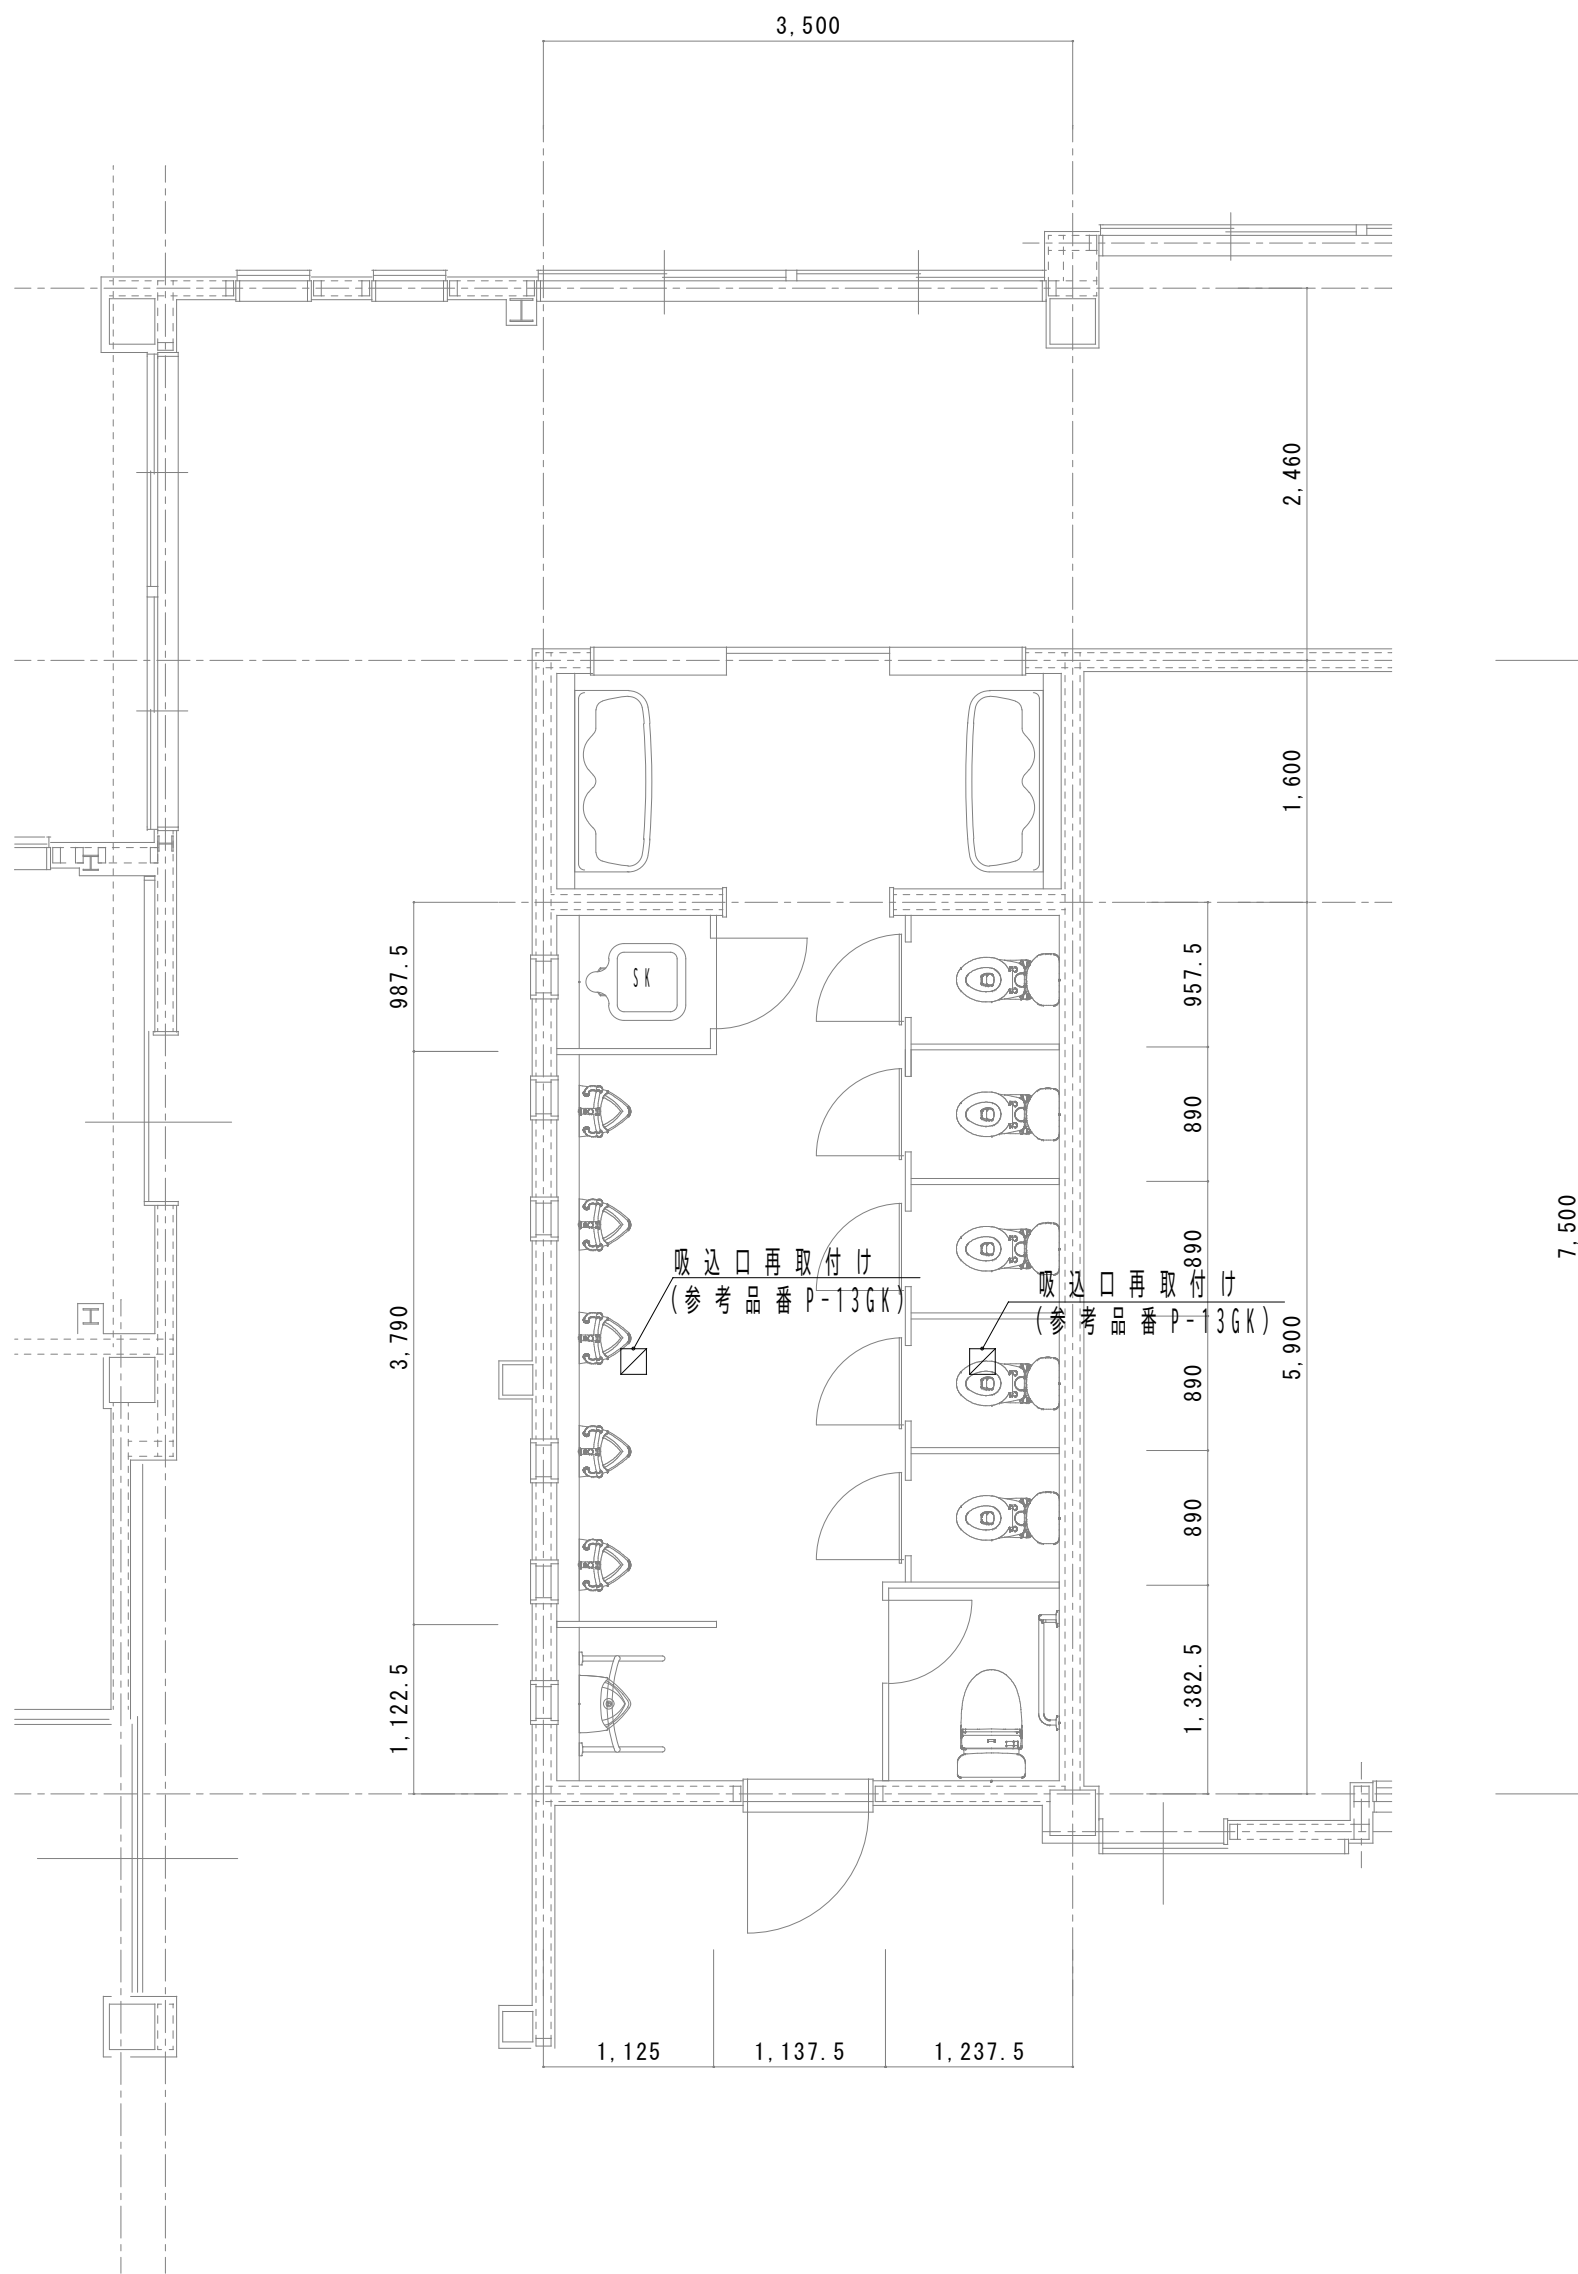


3歳児トイレ改修平面図 S=1/50

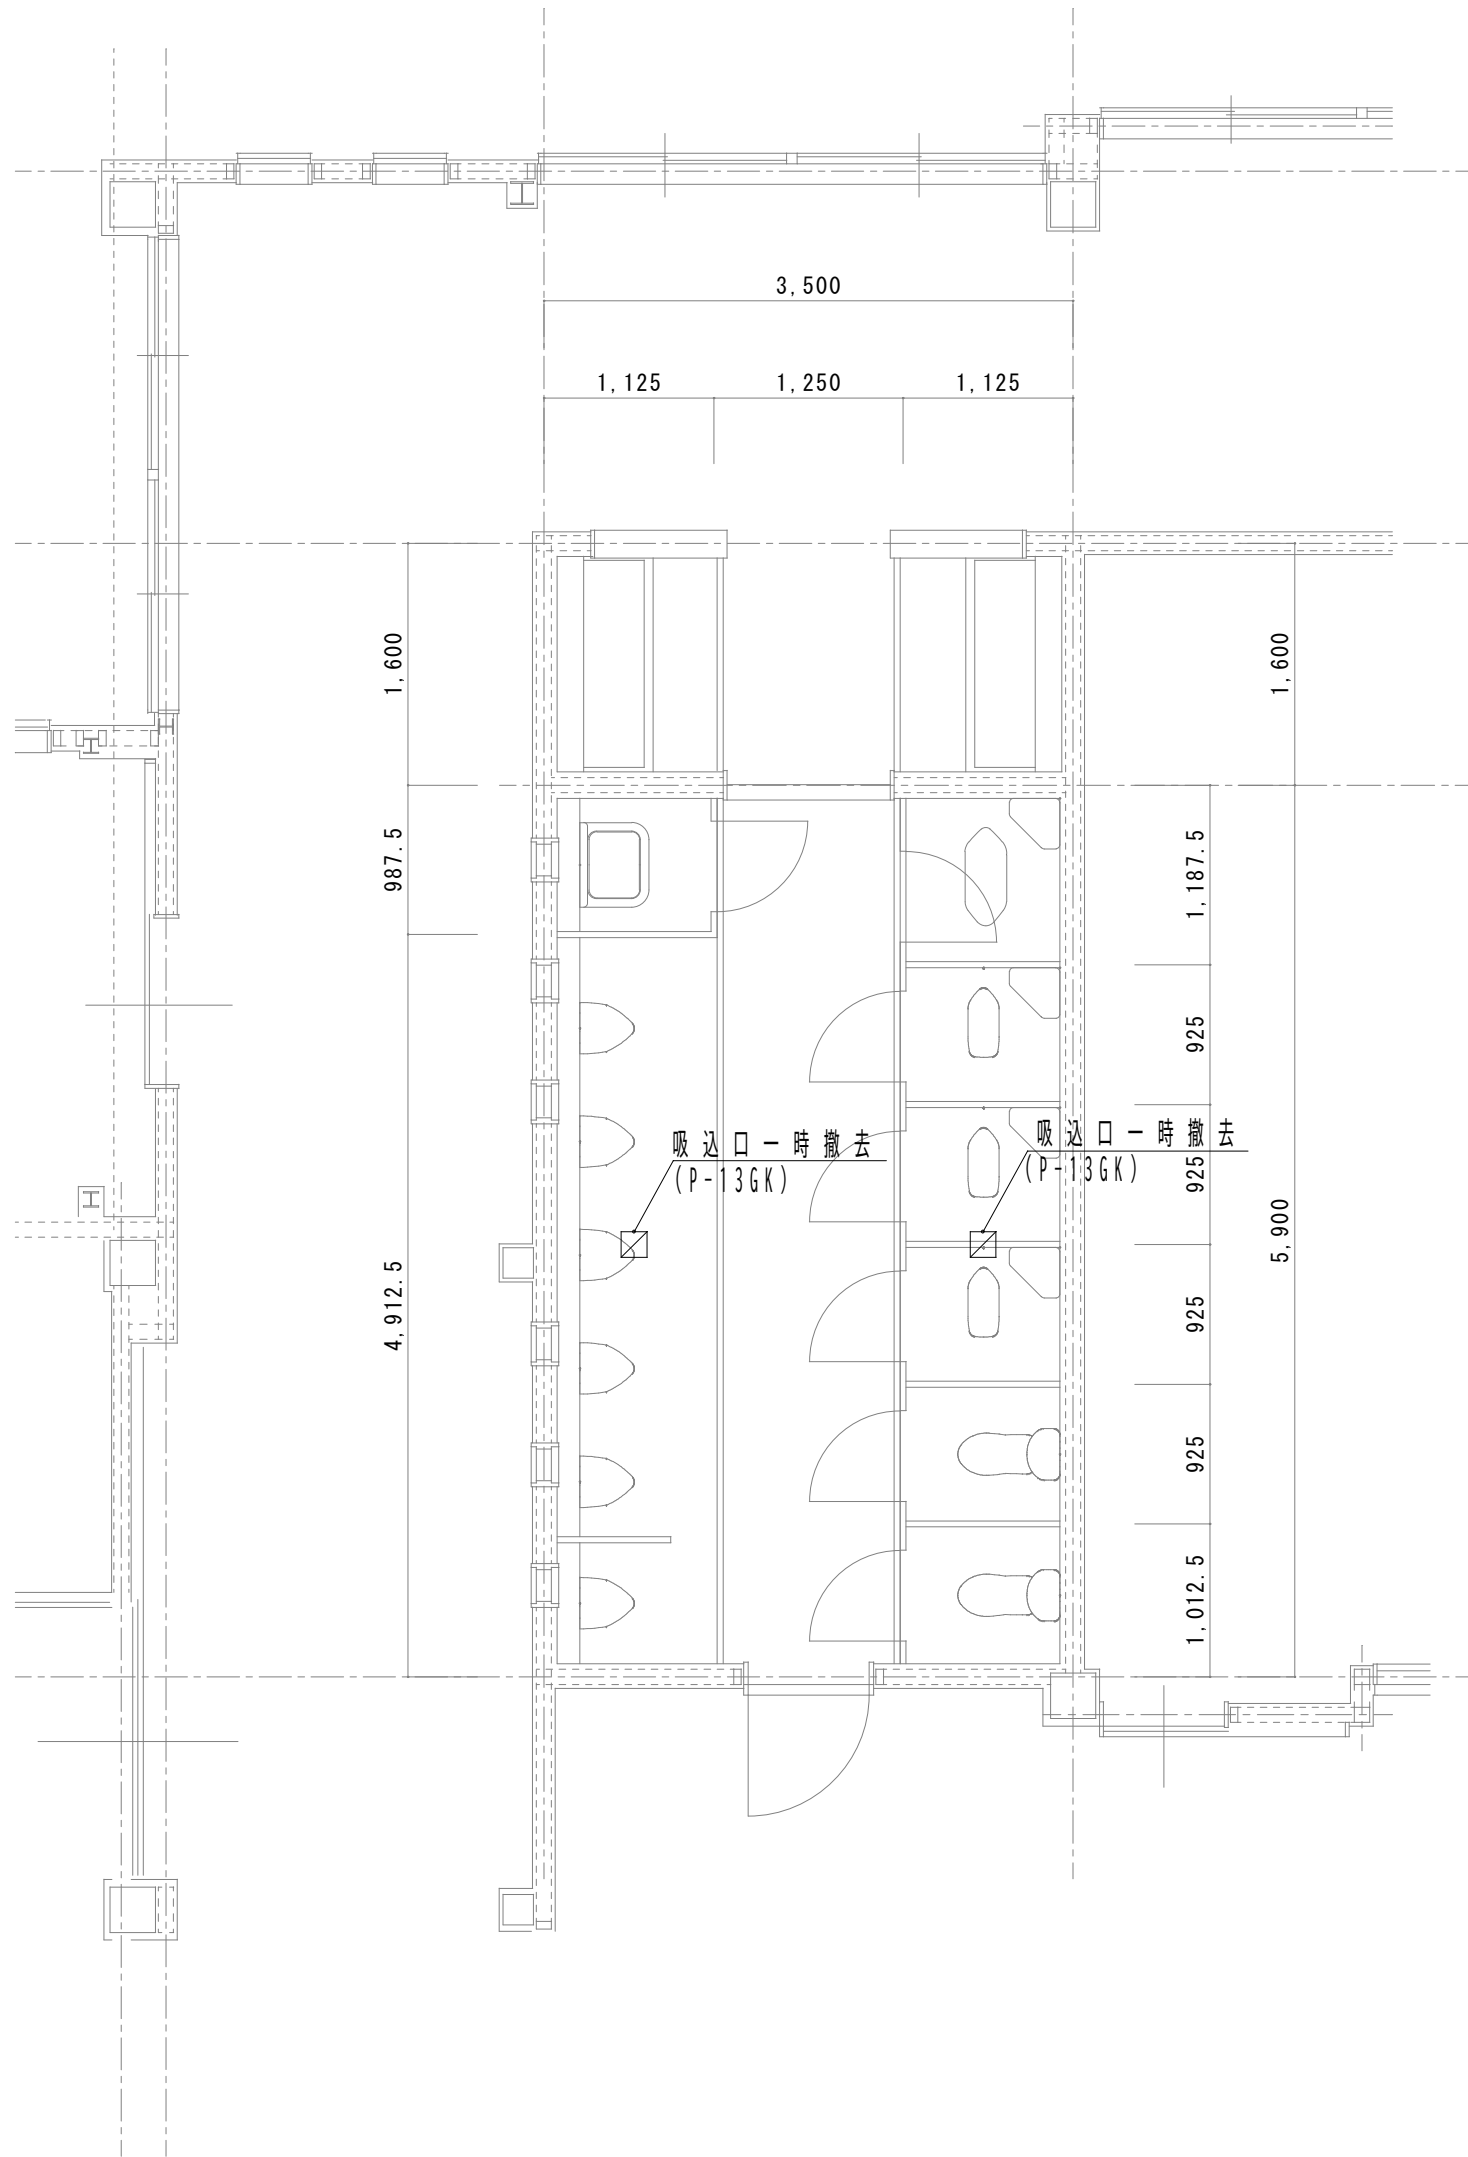


3歳児トイレ現況平面図 S=1/50

注 換気グリル一時撤去後清掃点検後再取付けとする。

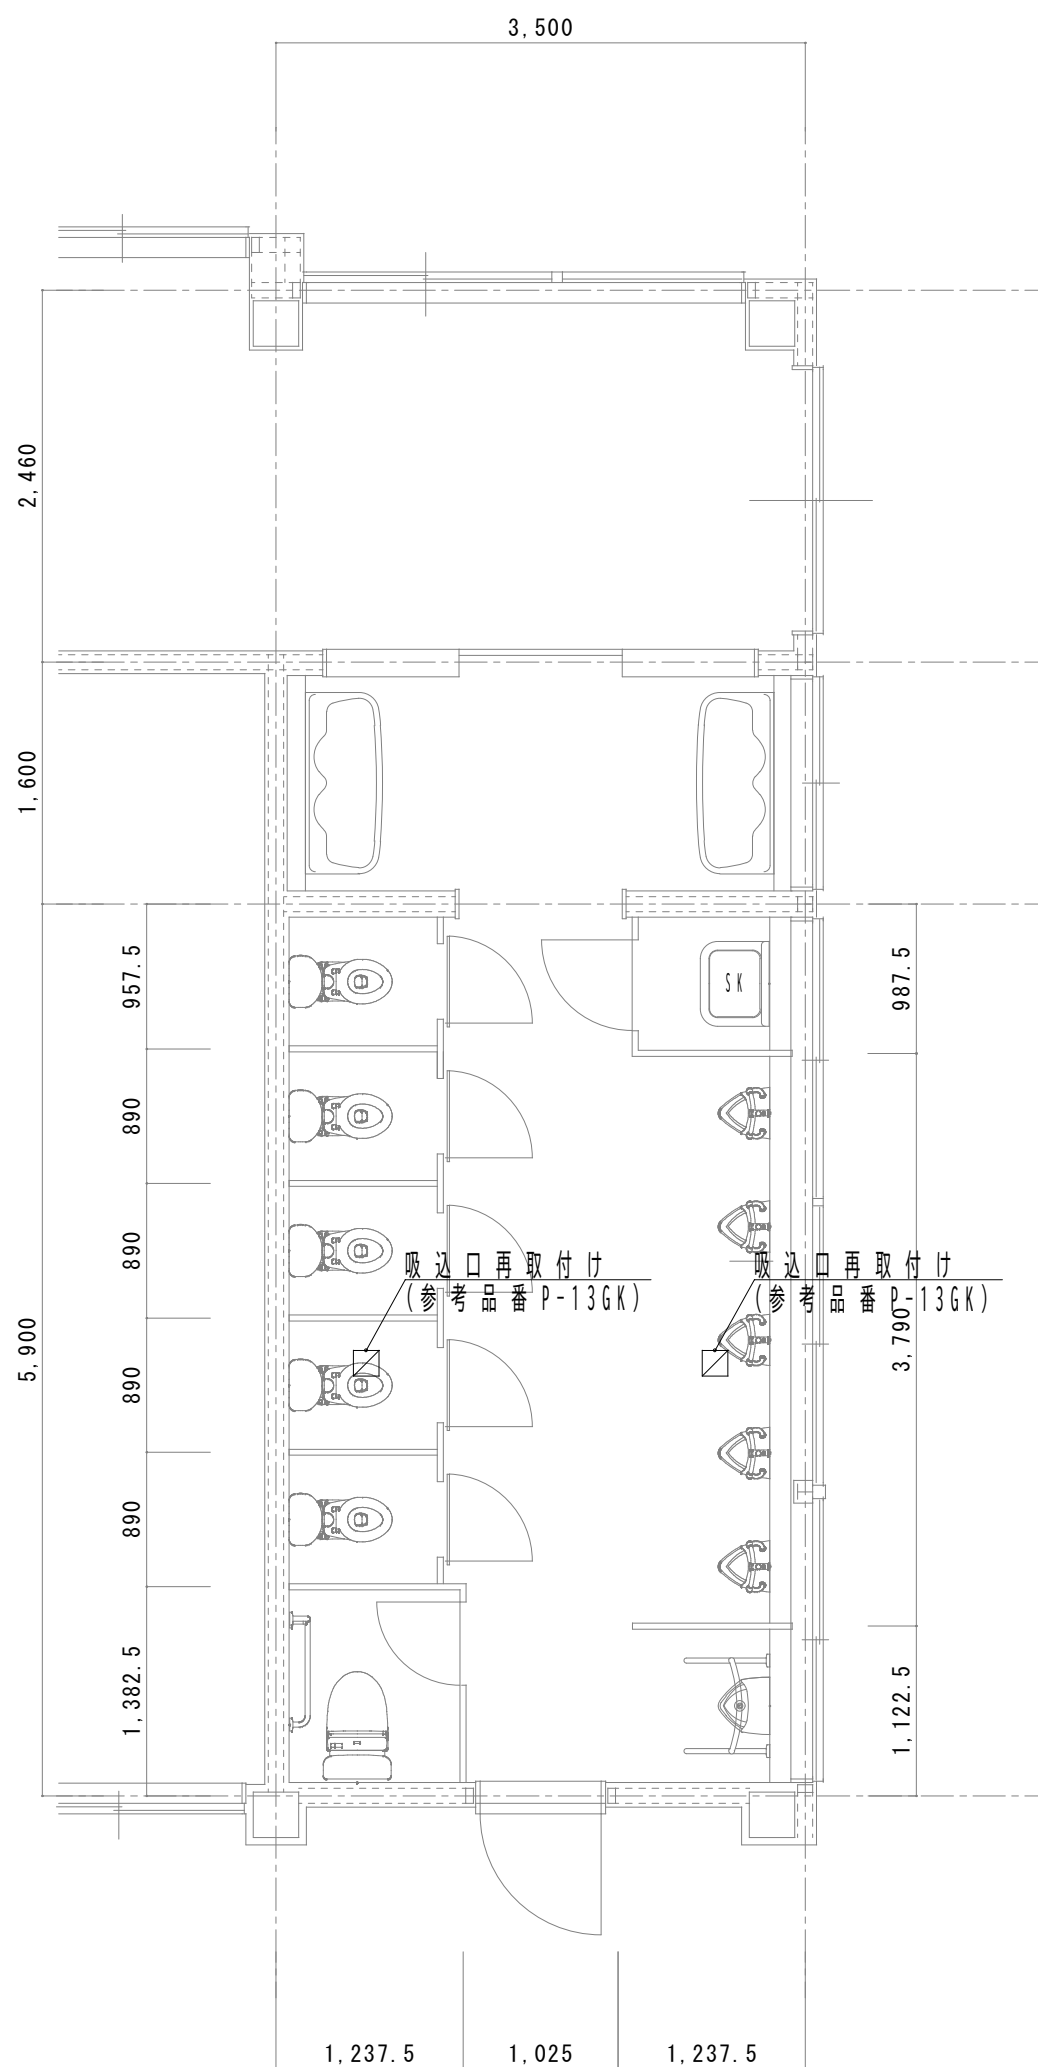

5歳児トイレ改修平面図 S=1/50

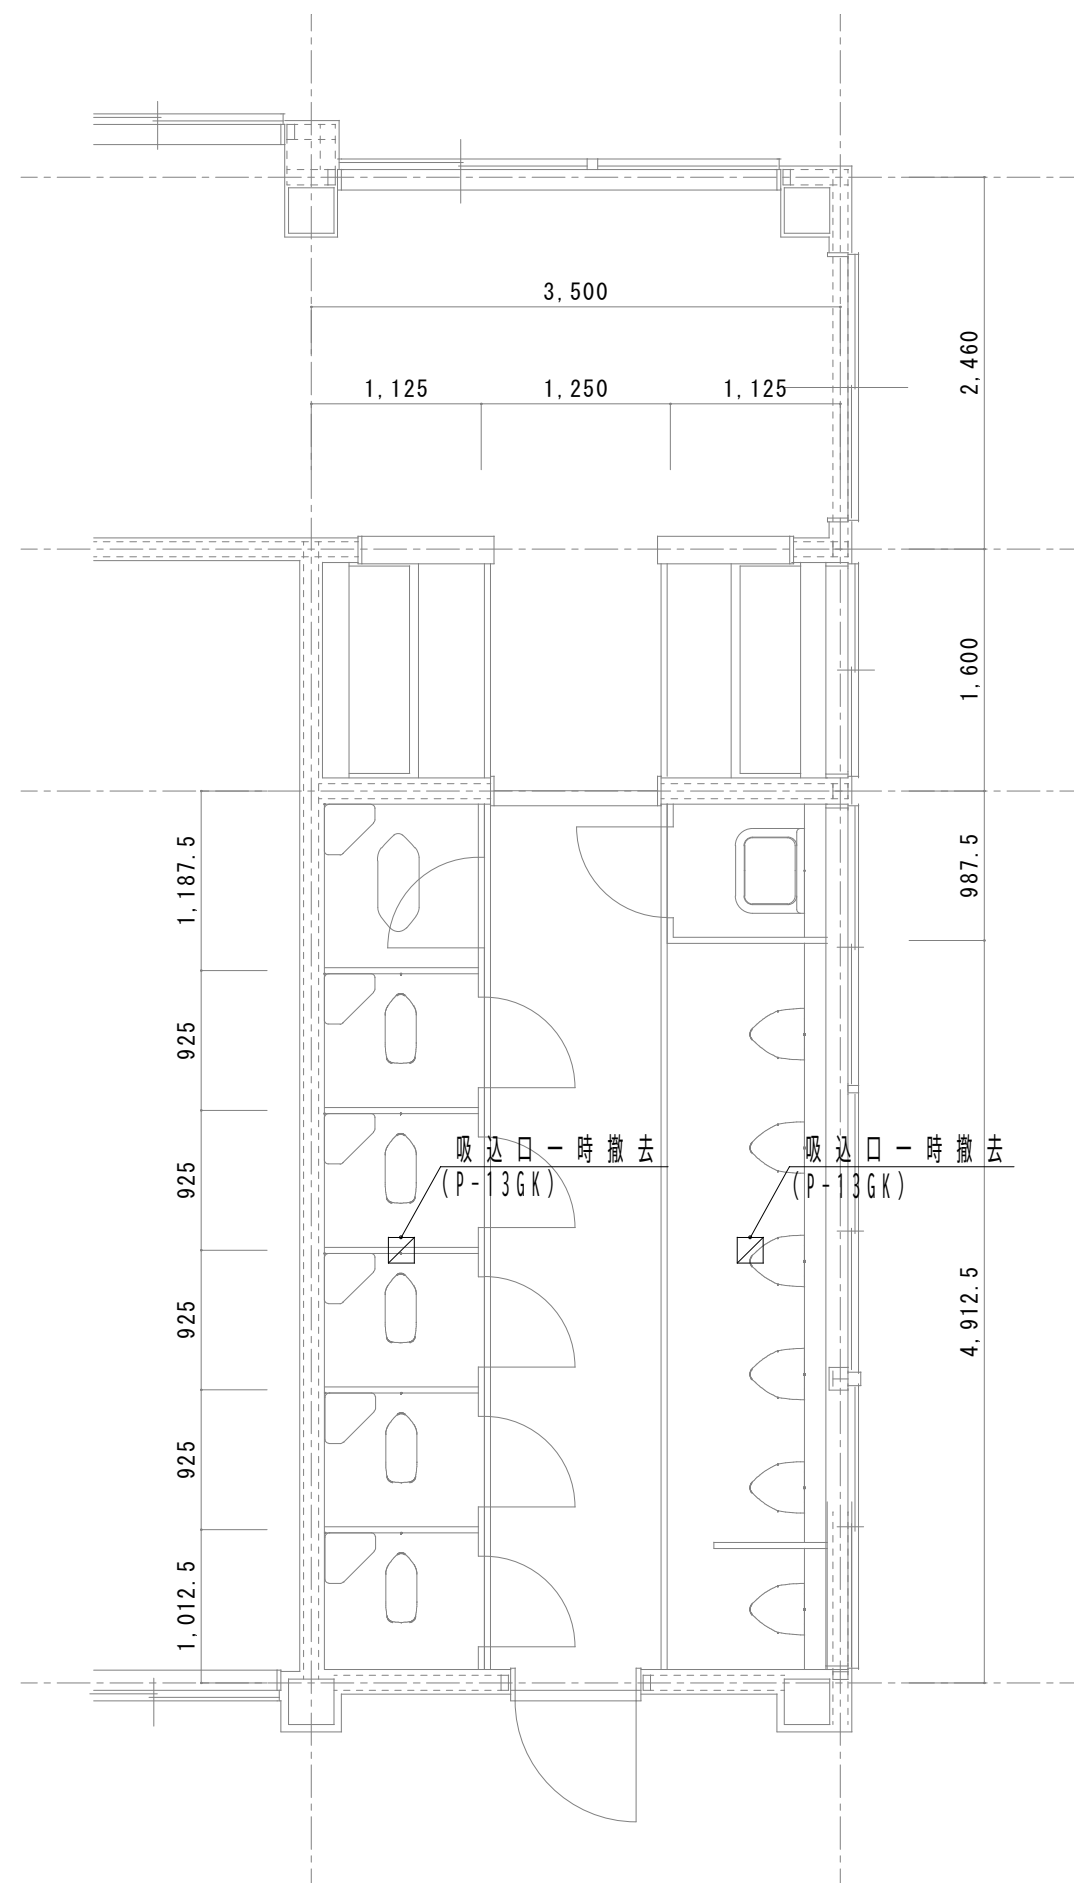

5歳児トイレ現況平面図 S=1/50

注 換気グリル一時撤去後清掃点検後再取付けとする。