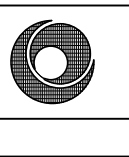


北中学校東校舎長寿命化改修工事（電気設備）

N0.	図 面 名 称	縮 尺	E25	時刻表示・監視カメラ設備【改修】1階平面図	1/100	E58	既設防災設備【撤去】系統図	-
	表紙、図面リスト		E26	時刻表示設備【改修】2階平面図	1/100	E59	既設防災幹線設備【撤去】1階平面図	1/100
共通1	工事区分表	-	E27	時刻表示設備【改修】3階平面図	1/100	E60	既設自動火災報知・自動閉鎖設備【撤去】1階平面図	1/100
共通2	工事説明図（1）	1/600	E28	防災設備【改修】系統図	-	E61	既設自動火災報知・自動閉鎖設備【撤去】2階平面図	1/100
共通3	工事説明図（2）	1/600	E29	自動火災報知・自動閉鎖設備【改修】1階平面図	1/100	E62	既設自動火災報知・自動閉鎖設備【撤去】3階平面図	1/100
共通4	工事説明図（3）	1/600	E30	自動火災報知・自動閉鎖設備【改修】2階平面図	1/100	E63	構内情報通信網・構内交換設備 仮設置図	1/100
共通5	【現況】配置図	1/400	E31	自動火災報知・自動閉鎖設備【改修】3階平面図	1/100	E64	構内情報通信網・構内交換・監視カメラ設備 仮設校舎1階・2階平面図	1/100
共通6	【工事中】配置図、附近見取図	1/400, 1/2500	E32	既設高圧引込・幹線設備【撤去】配置図	1/200	参1	【改修】1 階平面図	1/100
共通7	【工事完了後】配置図、附近見取図	1/400	E33	既設動力・電灯設備【撤去】受水槽室・フロア室平面図	1/50	参2	【改修】2 階平面図	1/100
E01	電気設備工事 特記仕様書	-	E34	既設受変電設備【撤去】結線図	-	参3	【改修】3, R 階平面図	1/100
E02	高圧引込・幹線設備 改修配置図	1/200	E35	既設幹線設備【撤去】1階平面図	1/100	参4	【改修】R 階平面図	1/100
E03	動力・電灯設備【改修】ポンプ室廻り平面詳細図	1/50	E36	既設幹線【撤去】リスト・凡例	-	参5	【改修】立面図(1)	1/100
E04	幹線設備【改修】1階平面図	1/100	E37	既設空調用動力・電源設備【撤去】1階平面図	1/100	参6	【改修】立面図(2)	1/100
E05	幹線設備【改修】2階平面図	1/100	E38	既設空調用電源設備【撤去】2階平面図	1/100	参7	【改修】1 階天井伏図	1/100
E06	受変電設備 結線図・参考姿図	-	E39	既設空調用電源設備【撤去】3階・屋上平面図	1/100	参8	【改修】2, 3 階天井伏図	1/100
E07	分電盤・端子盤リスト・改修引込装柱参考図	-	E40	既設電灯設備【撤去】1階平面図	1/100	参9	【現況解体】断面詳細図(1)	1/100
E08	照明器具 参考姿図	-	E41	既設電灯設備【撤去】2階平面図	1/100	参10	【現況解体】断面詳細図(2)	1/30
E09	電灯・換気・誘導標識設備【改修】1階平面図	1/100	E42	既設電灯設備【撤去】3階平面図	1/100	参11	【改修】断面詳細図(1)	1/30
E10	電灯・換気・誘導標識設備【改修】2階平面図	1/100	E43	既設コンセント設備【撤去】1階平面図	1/100	参12	【改修】断面詳細図(2)	1/30
E11	電灯・換気・誘導標識設備【改修】3階平面図	1/100	E44	既設コンセント設備【撤去】1階(トイレ)平面図	1/100	参13	【解体】平面図、工事リスト、部分詳細図	1/300
E12	コンセント設備【改修】1階平面図	1/100	E45	既設コンセント設備【撤去】2階平面図	1/100	参14	【外構】平面図、工事リスト	1/300
E13	コンセント設備【改修】2階平面図	1/100	E46	既設コンセント設備【撤去】2階(トイレ)平面図	1/100	参15	【外構】詳細図	1/30
E14	コンセント設備【改修】3階平面図	1/100	E47	既設コンセント設備【撤去】3階平面図	1/100			
E15	空調用動力・電源設備【改修】1階平面図	1/100	E48	既設弱電・防災幹線設備【撤去】1階平面図	1/100			
E16	空調用電源設備【改修】2階平面図	1/100	E49	既設構内情報通信網・構内交換設備【撤去】1階平面図	1/100			
E17	空調用電源設備【改修】3階平面図	1/100	E50	既設構内情報通信網・構内交換設備【撤去】2階平面図	1/100			
E18	弱電・防災幹線設備【改修】1階平面図	1/100	E51	既設構内情報通信網・構内交換設備【撤去】3階平面図	1/100			
E19	構内情報通信網・構内交換設備【改修】1階平面図	1/100	E52	既設拡声設備【撤去】1階平面図	1/100			
E20	構内情報通信網・構内交換設備【改修】2階平面図	1/100	E53	既設拡声設備【撤去】2階平面図	1/100			
E21	構内情報通信網・構内交換設備【改修】3階平面図	1/100	E54	既設拡声設備【撤去】3階平面図	1/100			
E22	拡声設備【改修】1階平面図	1/100	E55	既設テレビ 共聴・時計・監視カメラ設備【撤去】1階平面図	1/100			
E23	拡声設備【改修】2階平面図	1/100	E56	既設テレビ 共聴・時計・監視カメラ設備【撤去】2階平面図	1/100			
E24	拡声設備【改修】3階平面図	1/100	E57	既設テレビ 共聴・時計・監視カメラ設備【撤去】3階平面図	1/100			

	株式会社 豊建築設計事務所	工 事 名 称	北中学校東校舎長寿命化改修工事（電気設備）
		図 面 名 称	表紙・図面リスト

滋賀県長浜市神明町896-5 TEL 0749 62 3151 FAX 0749 64 1438 1級建築士登録 第75764 村田武夫

	SCALES	APPR'D	CHECK'D	DRAWN	CHARGE	SEAL	DRAWING NO
	A1:-					E	00 /
	A3:-						

工事区分表

	工 事 項 目	建築	電気	機械		別途	備 考		工 事 項 目	建築	電気	機械		別途	備 考
1	躯体貫通スリーブ及び箱入れ、穴埋補修							56	フレッジボール						
2	設備用躯体貫通の補強筋及び開口部補強筋							57	フレッジボール避雷針用突針						
3	地下消火水槽、畜熱槽等の躯体内外防水仕上、マンホール トラップ及び連通管							⑤8	雨水排水の会所併、排水管	○					
④	点検口の製作取付（床、壁、天井）	○						⑤9	ルーフトレン及び堅固配管工事	○					
⑤	吹出口、吸込口、照明器具及びスピーカー等の埋込器具取付 の為の穴開及び補強	○					コンセント取付の為の穴開けは 電気設備工事	⑥0	汚水、雑排水の会所併、排水管			○			
⑥	建物外壁に取付く給排気ガラの製作取付	○		○				⑥1	屋外埋設配管用アスファルト及びコンクリート等の切断復旧工事	○					
7	建具ガワリの製作取付							⑥2	屋外埋設物撤去に伴うアスファルト及びコンクリート等の切断復旧工事	○					
8	機械器具類の基礎及び仕上げ							⑥3	既設梁及び壁等の貫通		○	○			
9	その他設備機器用基礎及び仕上げ							⑥4	消火器及び収納ボックス	○					屋内消火栓一体ボックスは機械 設備工事（消火器は建築工事）
⑩	設備機器取付に伴うアンカーボルト取付及び穴埋補修			○	○			65	外灯支柱の基礎						
⑪	天井インサート打込み		○	○	○			66	小便器自動洗浄システム用一次側配管配線						
⑫	F R P又は金属製受水槽及びポンプ室付受水槽				○			67	電波障害の事前調査						
⑬	全上基礎		○					68	全上対策工事						
⑭	全上架台及び、アンカーボルト				○			69	本工事に伴う各設備の引込負担金						
15	電気錠、取付、二次側配管、配線、調整							70	化粧罩の仕上げ工事						
16	全上の一次側配管、配線							⑦1	竣工引渡し時までの工事も用及び調整用電気、水道、ガス等の基本料、使用料	○	○	○			
17								72	設備配管用ビット						
18	オイルタンク							73	電話機器						
19	全上基礎及び躯体							74	テレビ共聴受信						
20	オイルサービスタンク防油堤							75	テレビアンテナ基礎						
21	グリストラップ							76	テレビアンテナ取付用アンカーボルト						
22	既製品流し、ガス台、吊戸棚、水切り棚							77	エアコン用スリーブ及び、スリーブキャップ						
23	電気コンロ							78	全上屋外機器取付け用インサート						
24	既製品流し、調理台、理科実験台の排水金物							79	間仕切パネル内電気配管工事						
②5	造り付流しの排水金物		○		○		排水トラップは建築工事	⑧0	加圧給水ポンプ及び消火ポンプの制御盤				○		
26	洗面器、便所に取付の既製品防触鏡							⑧1	全上一次側電源工事及び取付全配線工事			○			
27	洗面器、便所に取付の大型製作防触鏡							⑧2	受水槽・消火水槽及び消火補助ポンプ用呼称の電極及び配管配線工事			○			
28	便器、玄関、洗面所廻りの手摺							⑧3	全上電磁弁用配管配線工事			○			
29	湯沸器、窓及び壁取付器材							⑧4	全上ポンプ室内照明コンセント設備工事			○			
30	給湯器（リモコン付属）							⑧5	全上警報ランプ及び配管配線工事			○			
31	全上配線及び配管							86	ミニキッチン						
③2	換気扇				○			87	同上配管、配線						
③3	全上取付枠					○	取付用FIXは建築工事	88	全上ダクト、ベントキャップ						
34	天井扇、ダクト、ガフリ、ベントキャップ							⑧9	天井扇、空調用換気扇用のスイッチ取付工事			○	○		強弱・温度スイッチの取付は 機械設備工事
③5	空調自動制御盤及び機器の取付、配管、配線、調整					○		90	換気レジスター						
③6	全上の一次側配管、配線					○		91	レンジフード						
③7	防煙、防火シャッターの一次側配管、配線					○		92	レンジフード手元スイッチ、配管、配線						
38	防煙、防火シャッターの二次側配管、配線、調整							93	全上ダクト、ベントキャップ						
③9	全上用の煙感知器連動装置、制御盤					○		94	給湯器取付用金枠（P S金枠）						
④0	防火戸の一次側配管、配線					○		④5	諸官庁等検査、申請手続き及びそれに伴う費用		○	○	○		
41	防火戸の二次側配管、配線、開放装置、調整							96	太陽電池パネル及び架台工事						
④2	全上用の煙感知器連動装置、制御盤					○		97	同上基礎						
43	煙感知器連動のダンパーのリリース							98	全上内部渡り配線工事						
44	全上用の感知器及び配管、配線工事							99	太陽電池パネルから接続箱迄の配線配管工事						
45	全上用の非常電源装置							100	ドラフトチャンバー、取付						
46	昇降機							101	全上配線及び配管						
47	昇降機の出入口三方枠、カゴ内インターホン取付及び 二次側配管配線、制御盤							102	全上送風機、ダクト工事						
48	昇降機の一次側配管、配線工事							103	調理台、実験台（直流電源装置）						
49	自動ドアの取付及び調整、検査スイッチ、駆動装置の二次側配管、配線工事							104	全上配線及び配管						
50	全上一次側配管、配線工事							105	全上給排水、ガス接続工事						
51	防犯用配管工事							106	カーテン、暗幕、ブラインド類					○	
52	全上入線及び機器取付							⑩7	監督員事務所		○				
53	全上一次側電源							⑩8	同上電源工事		○				
54	液面電極棒の取付及び取付座							⑩9	同上給排水工事		○				
55	洗面化粧台及び鏡							⑩10	敷地周囲の仮囲い及びゲート		○				

 株式会社 豊建築設計事務所	工事名称	北中学校東校舎長寿命化改修工事（建築）
	図面名称	工事区分表

	SCALES	APPR'V'D	CHECK'D	DRAWN	CHARGE	SEAL	DRAWING	NO
	-	-	-	00-00-00	-		共通	1 /

設備用の開口補強数量

A 設備用躯体貫通補強筋及び開口補強筋

- 1) 梁貫通補強筋 (貫通孔 $D/3$ 以下、梁巾 = 400 以下の場合、 D は梁せい)

[illegible]

※貫通内径100φ未満の時は補強を必要としない。 H：貫通内径mm

- 2) スラブ開口補強筋

[illegible]

※スラブ筋を切断しない場合は補強を必要としない。

- 3) 壁開口補強筋

[illegible]

※壁筋を切断しない場合は補強を必要としない。

B 設備用下地材開口補強

- 1) 壁開口補強 輕量鉄骨壁下地、木軸等

開口寸法	数量	備考
1800×2730程度	2ヶ所	建具
1800×3000程度	2ヶ所	
7410×2760程度	2ヶ所	
1800×2760程度	2ヶ所	
3000×2000程度	1ヶ所	

- 2) 天井開口及びLGS補強


周 口 寸 法	数 量	備 考
φ200程度	24ヶ 所	電気設備用（照明、放送他）
φ100程度	6ヶ 所	
450角程度	2ヶ 所	
450×450程度	73ヶ 所	天井点検口

※野縁受けを切断しない場合は補強を必要としない。

特記事項


1. 設備用の開口補強数量は設計上の必要数量であり施工上必要ヶ所と相違ある場合には監督員の指示により数量が増減するも工事費の増減は無いものとする。

I-③		外構工事	
工事 内容	ロテニスコート(1面)新設工事		□プレハブ物置新築工事 2.9×2.2m程度 3棟、詳細図参照
	□ソフトボールグラウンド移設工事		□上屋新築工事 詳細図参照
	□グラウンド舗装工事	水勾配は既存合わせ	
	□土間コンクリート新設	7150、刷毛引き仕上、D10φ200クロス、砕石7100	

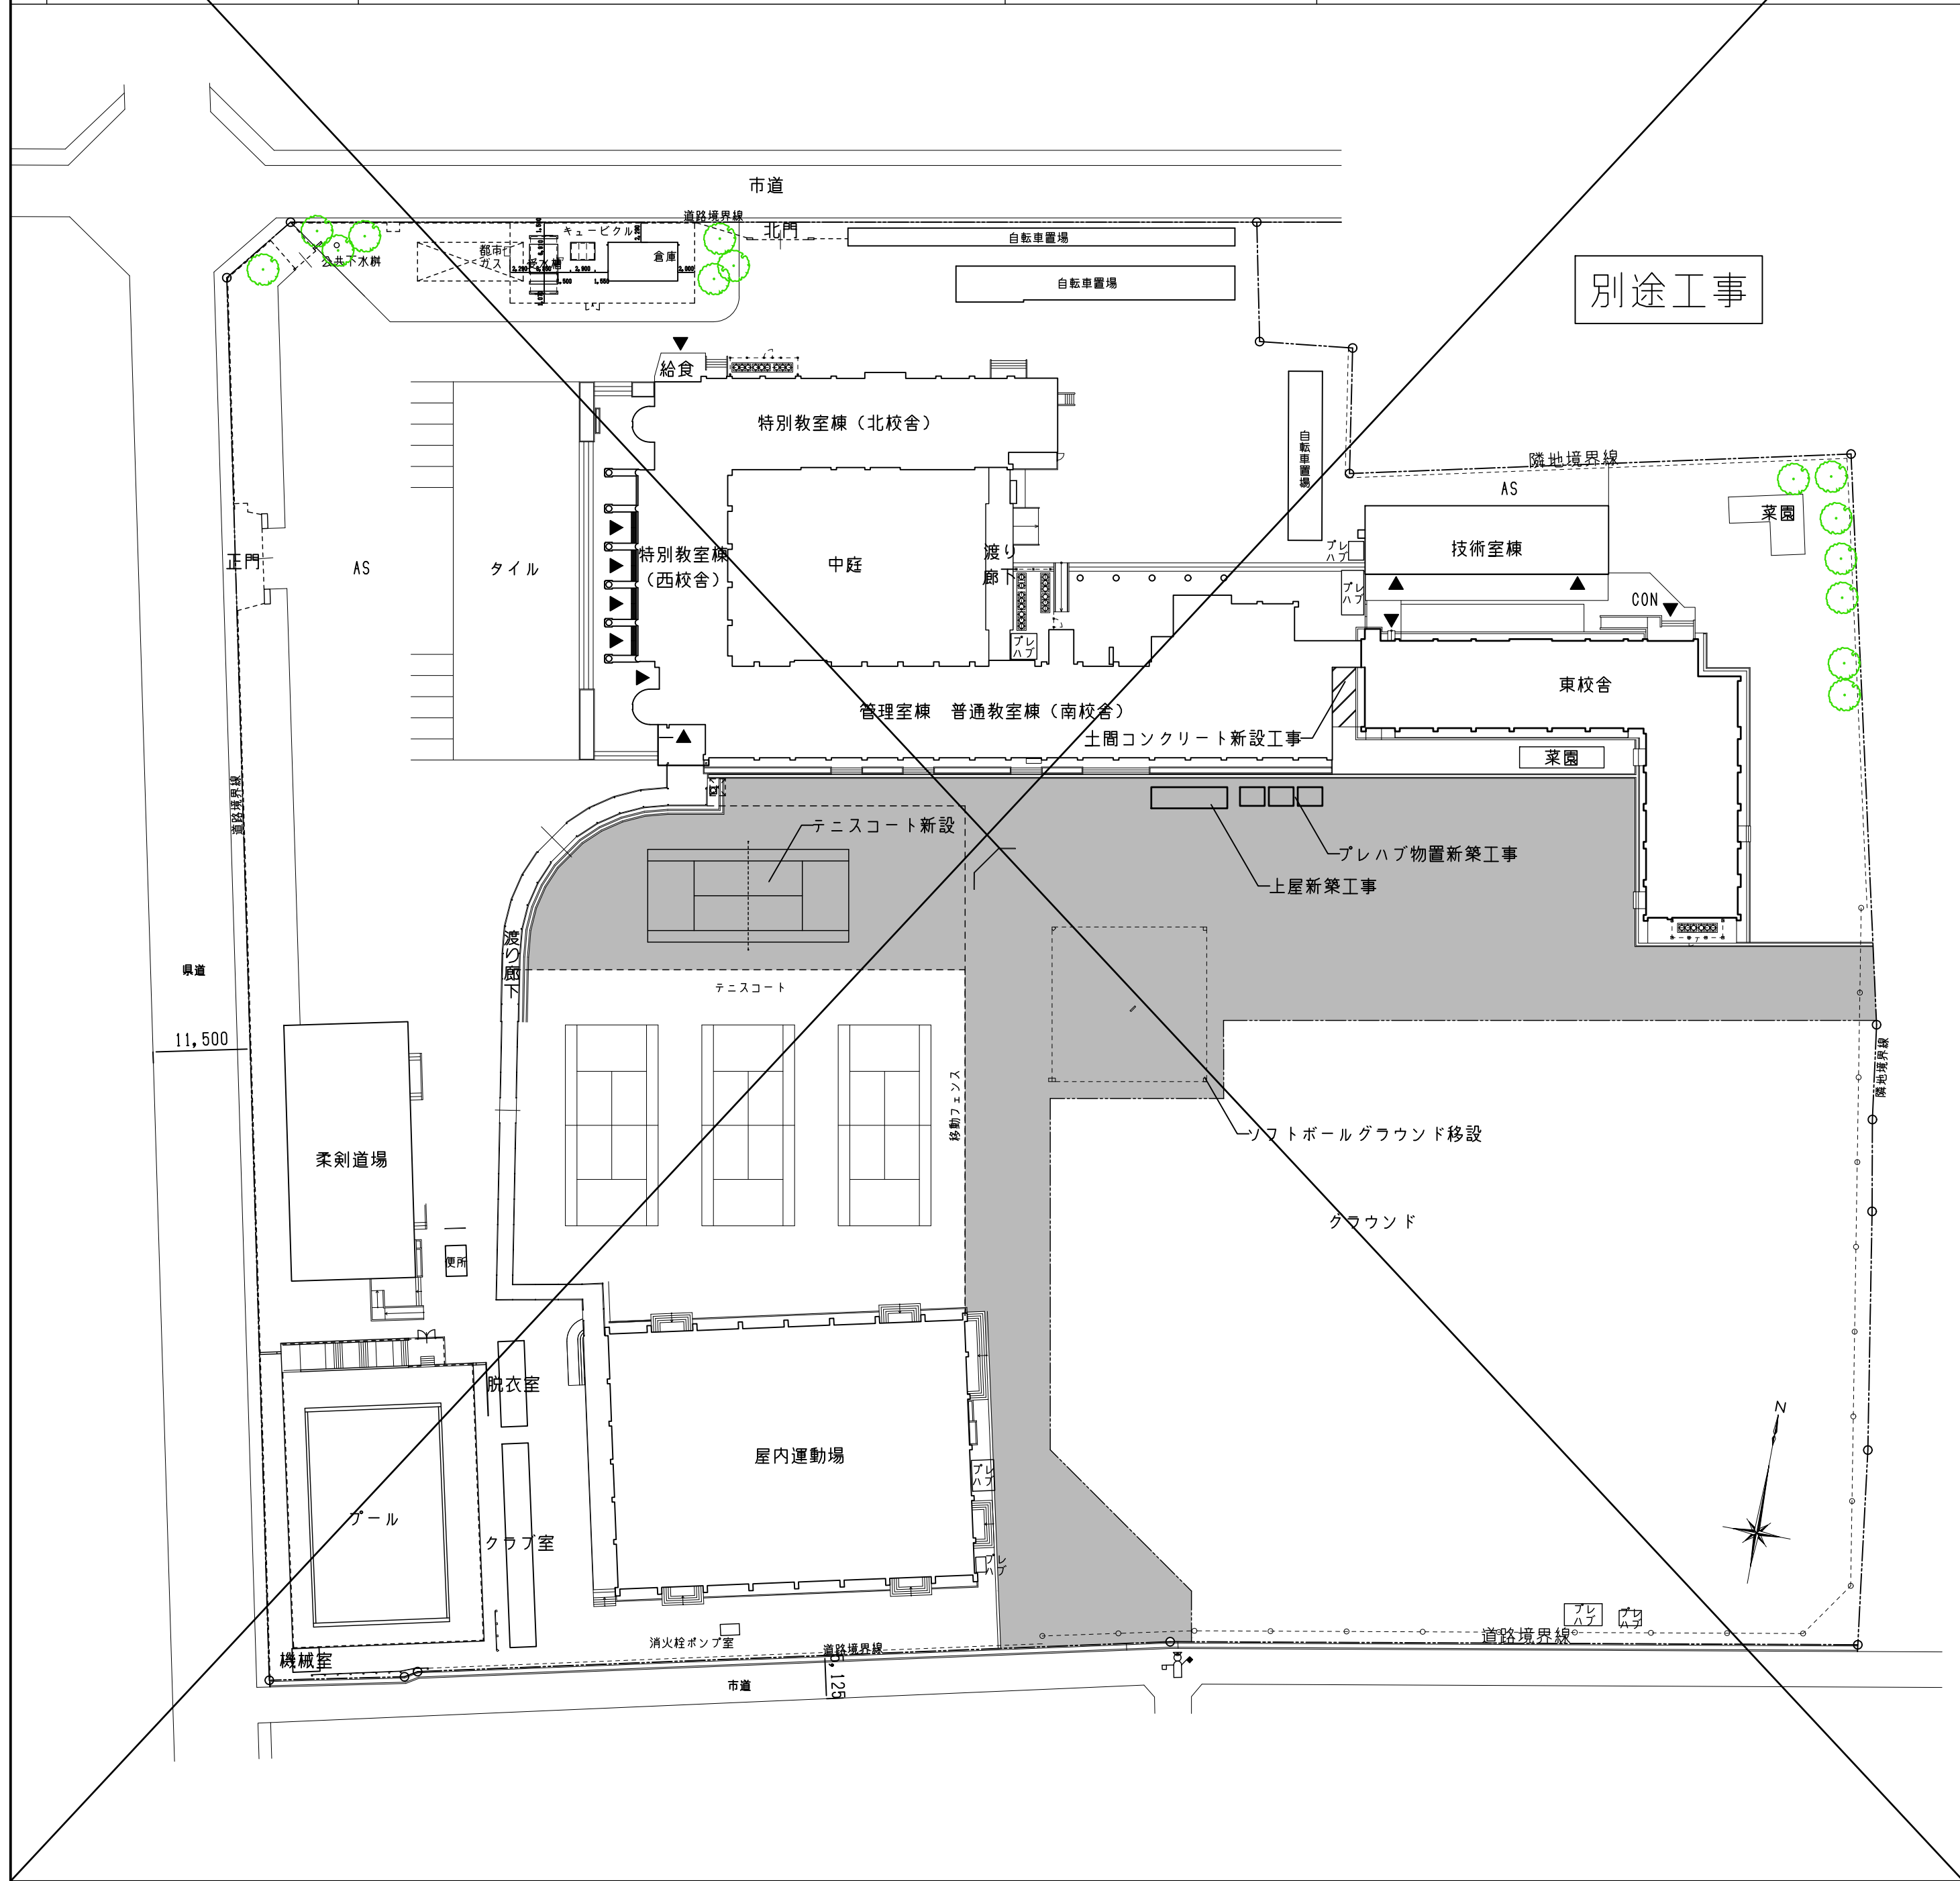



■ 参 考 工 程 表																														■ 凡 例				
			令和6(2024)年度				令和7(2025)年度								令和8(2026)年度											仮囲い ガードフェンス		工事進入動線を示す						
			12月	1月	2月	3月	4月	5月	6月	7月	8月	9月	10月	11月	12月	1月	2月	3月	4月	5月	6月	7月	8月	9月	10月	11月	12月	1月	2月	3月		仮囲い 成形鋼板 H=2.0m		生徒動線を示す
I	①	仮設校舎設置工事																														ゲート W5.4×H4.5		
	②	仮設校舎解体工事																													交通整理員		工事範囲を示す	
	③	外構工事																																工事ヤードを示す
II	東校舎改修工事 (建築・電気設備・機械設備)																																	※登校・下校時両車両進入無し 工事用通路及び工事ヤード内のグラウンド舗装部は仮設鉄板敷とする
																														株式会社 豊建築設計事務所		工事名称	北中学校東校舎長寿命化改修工事	
																																図面名称	工事説明図(3)	
滋賀県長浜市神姫町696-5 TEL 0749 62 3151 FAX 0749 64 1438																														1級建築士登録 第75764 村田武夫				

	SCALES	APPR'D	CHECK'D	DRAWN	CHARGE	SEAL	DRAWING	NO
	A1 : 1/600	· ·	· ·	00-00-00	· ·		共通	4 /
	A3 : 1/1200							

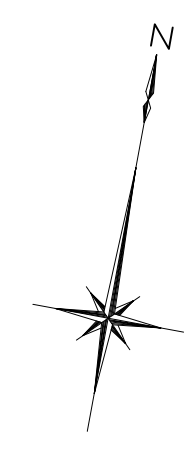


【現況】


滋賀県長浜市神照町696-5 TEL 0749 62 3151 FAX 0749 64 1438 1級建築士登録 第75764 村田武夫

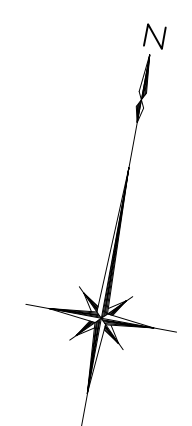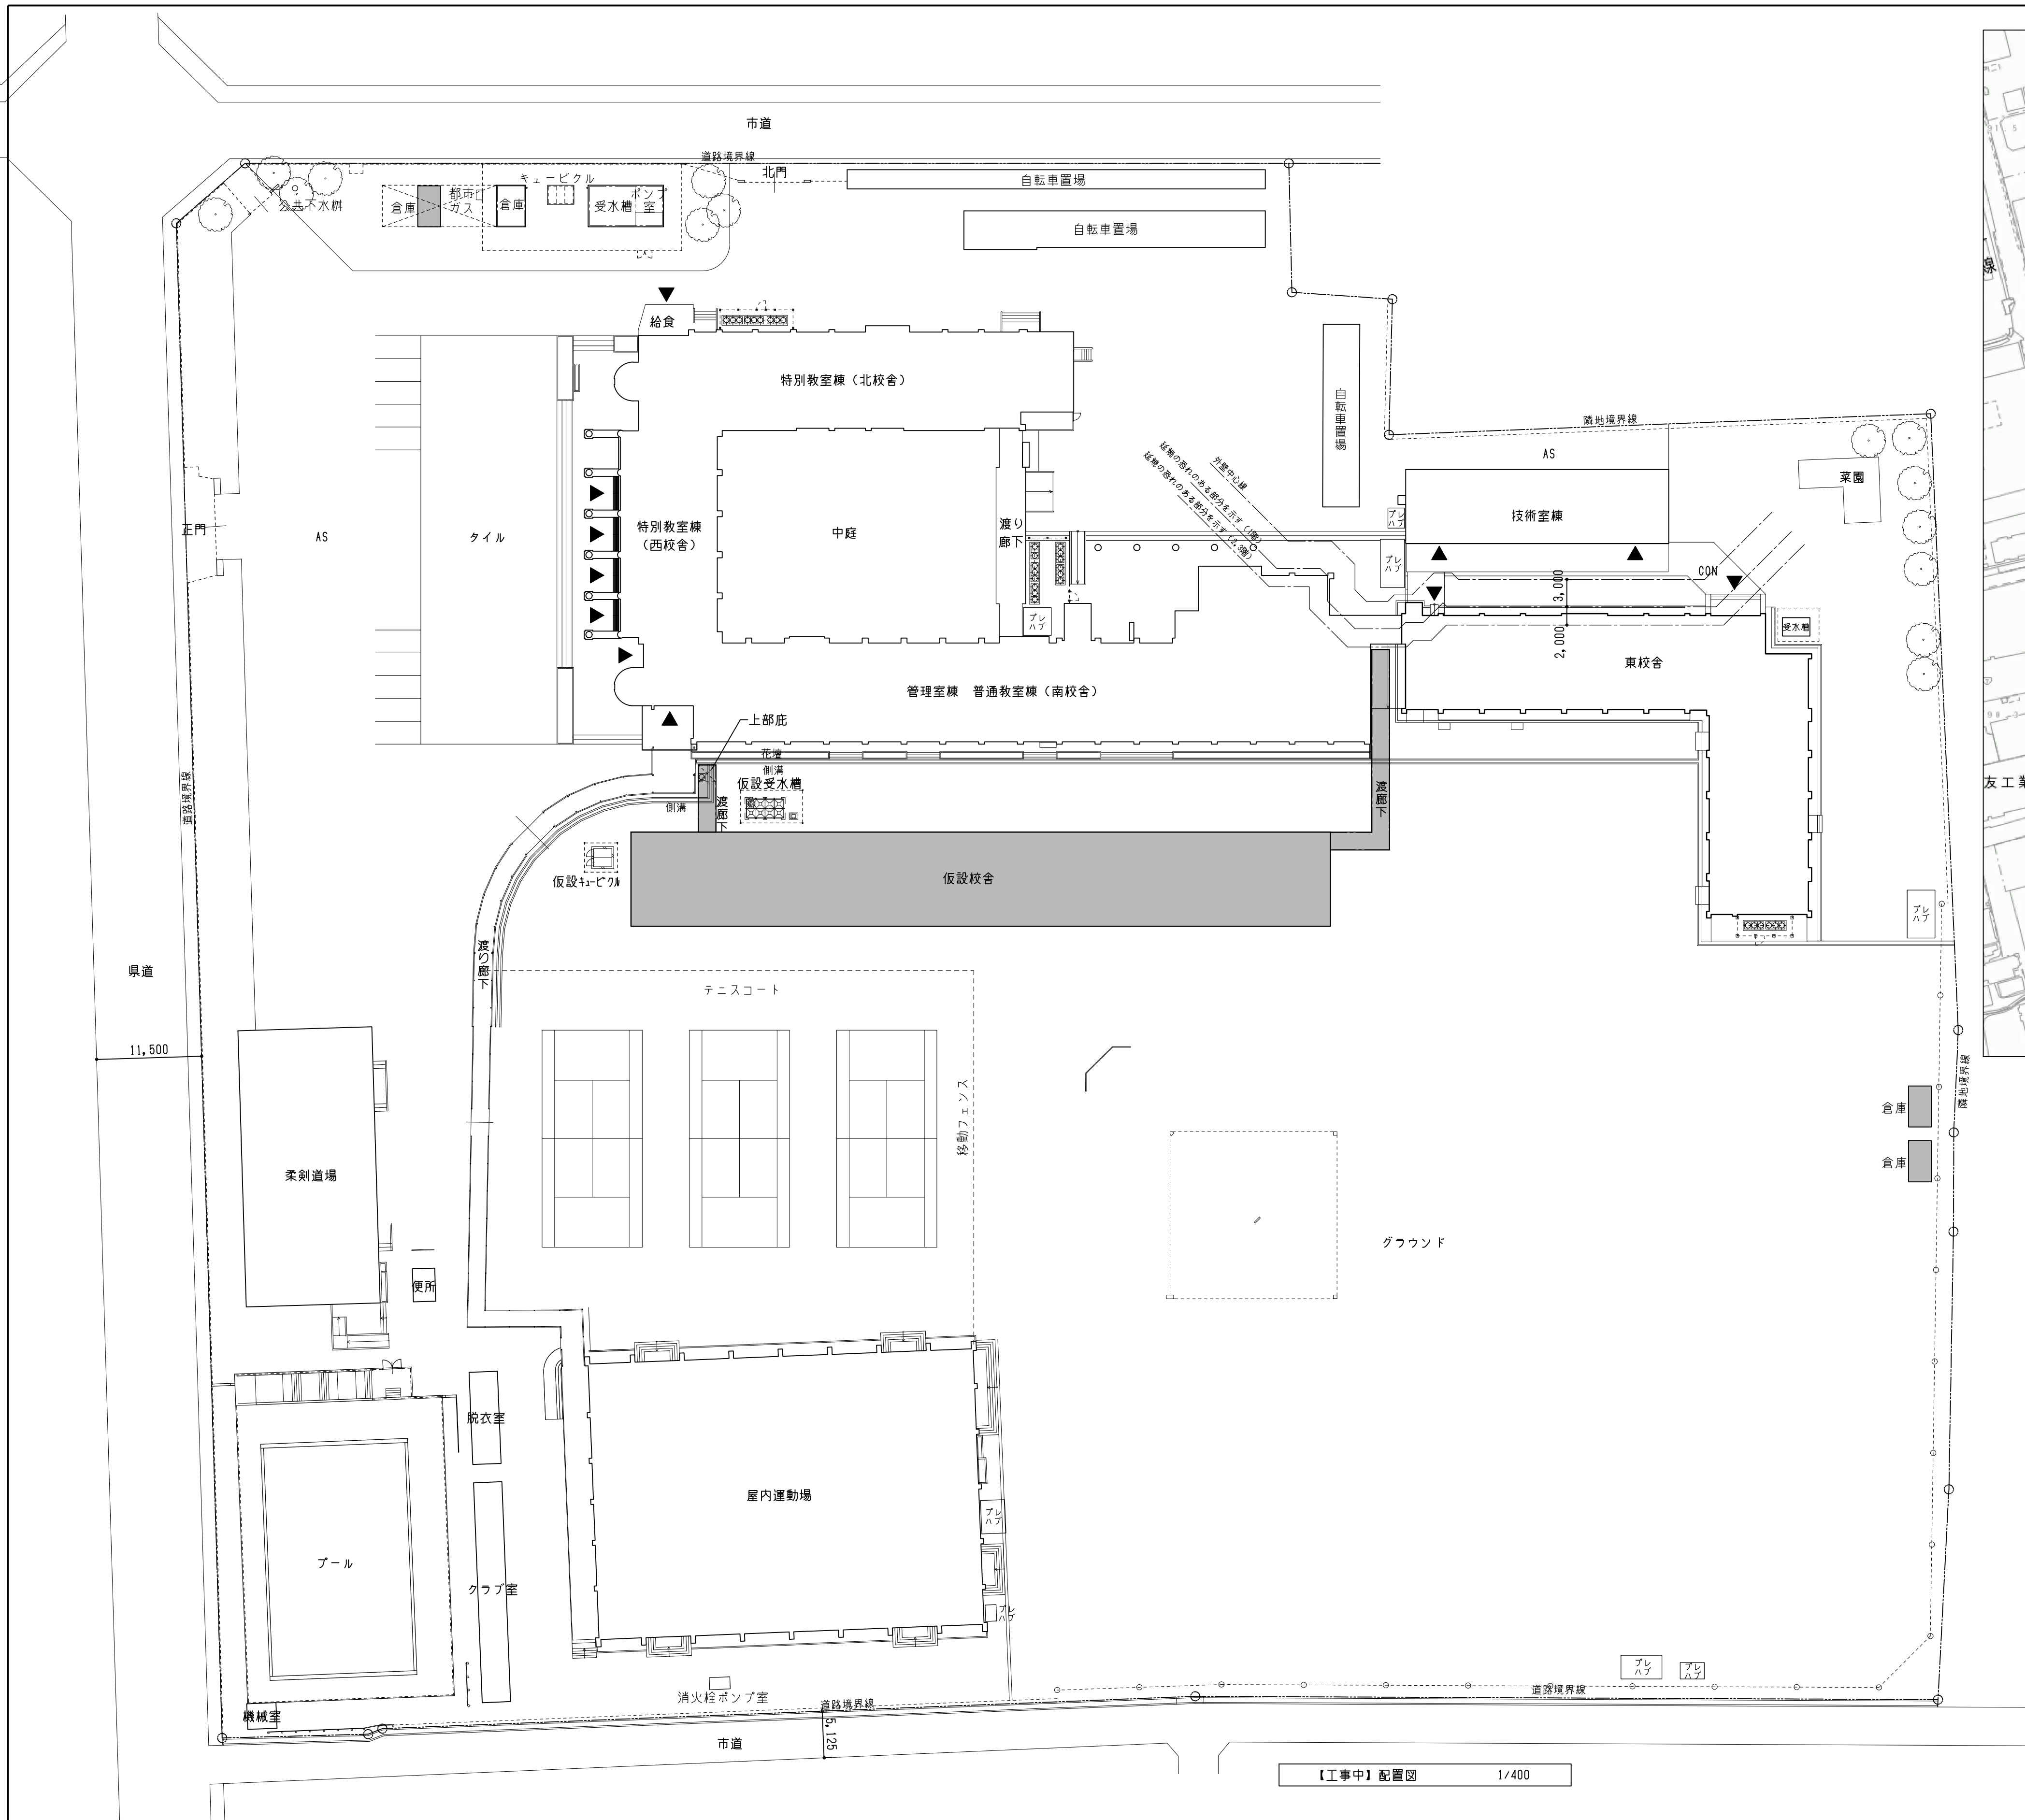

株式会社 豊建築設計事務所		工事名称	北中学校東校舎長寿命化改修工事		SCALE	APPR'D	CHECK'D	DRAWN	CHARGE	SEAL	DRAWING NO
図面名称		【工事中】配置図			A1: 1/400	..	..	00-00-00	..	共通	6
遊覧県長浜市神照町696-5 TEL 0749 62 3151 FAX 0749 64 1438		1級建築士登録 第75764 村田武夫			A3: 1/800						

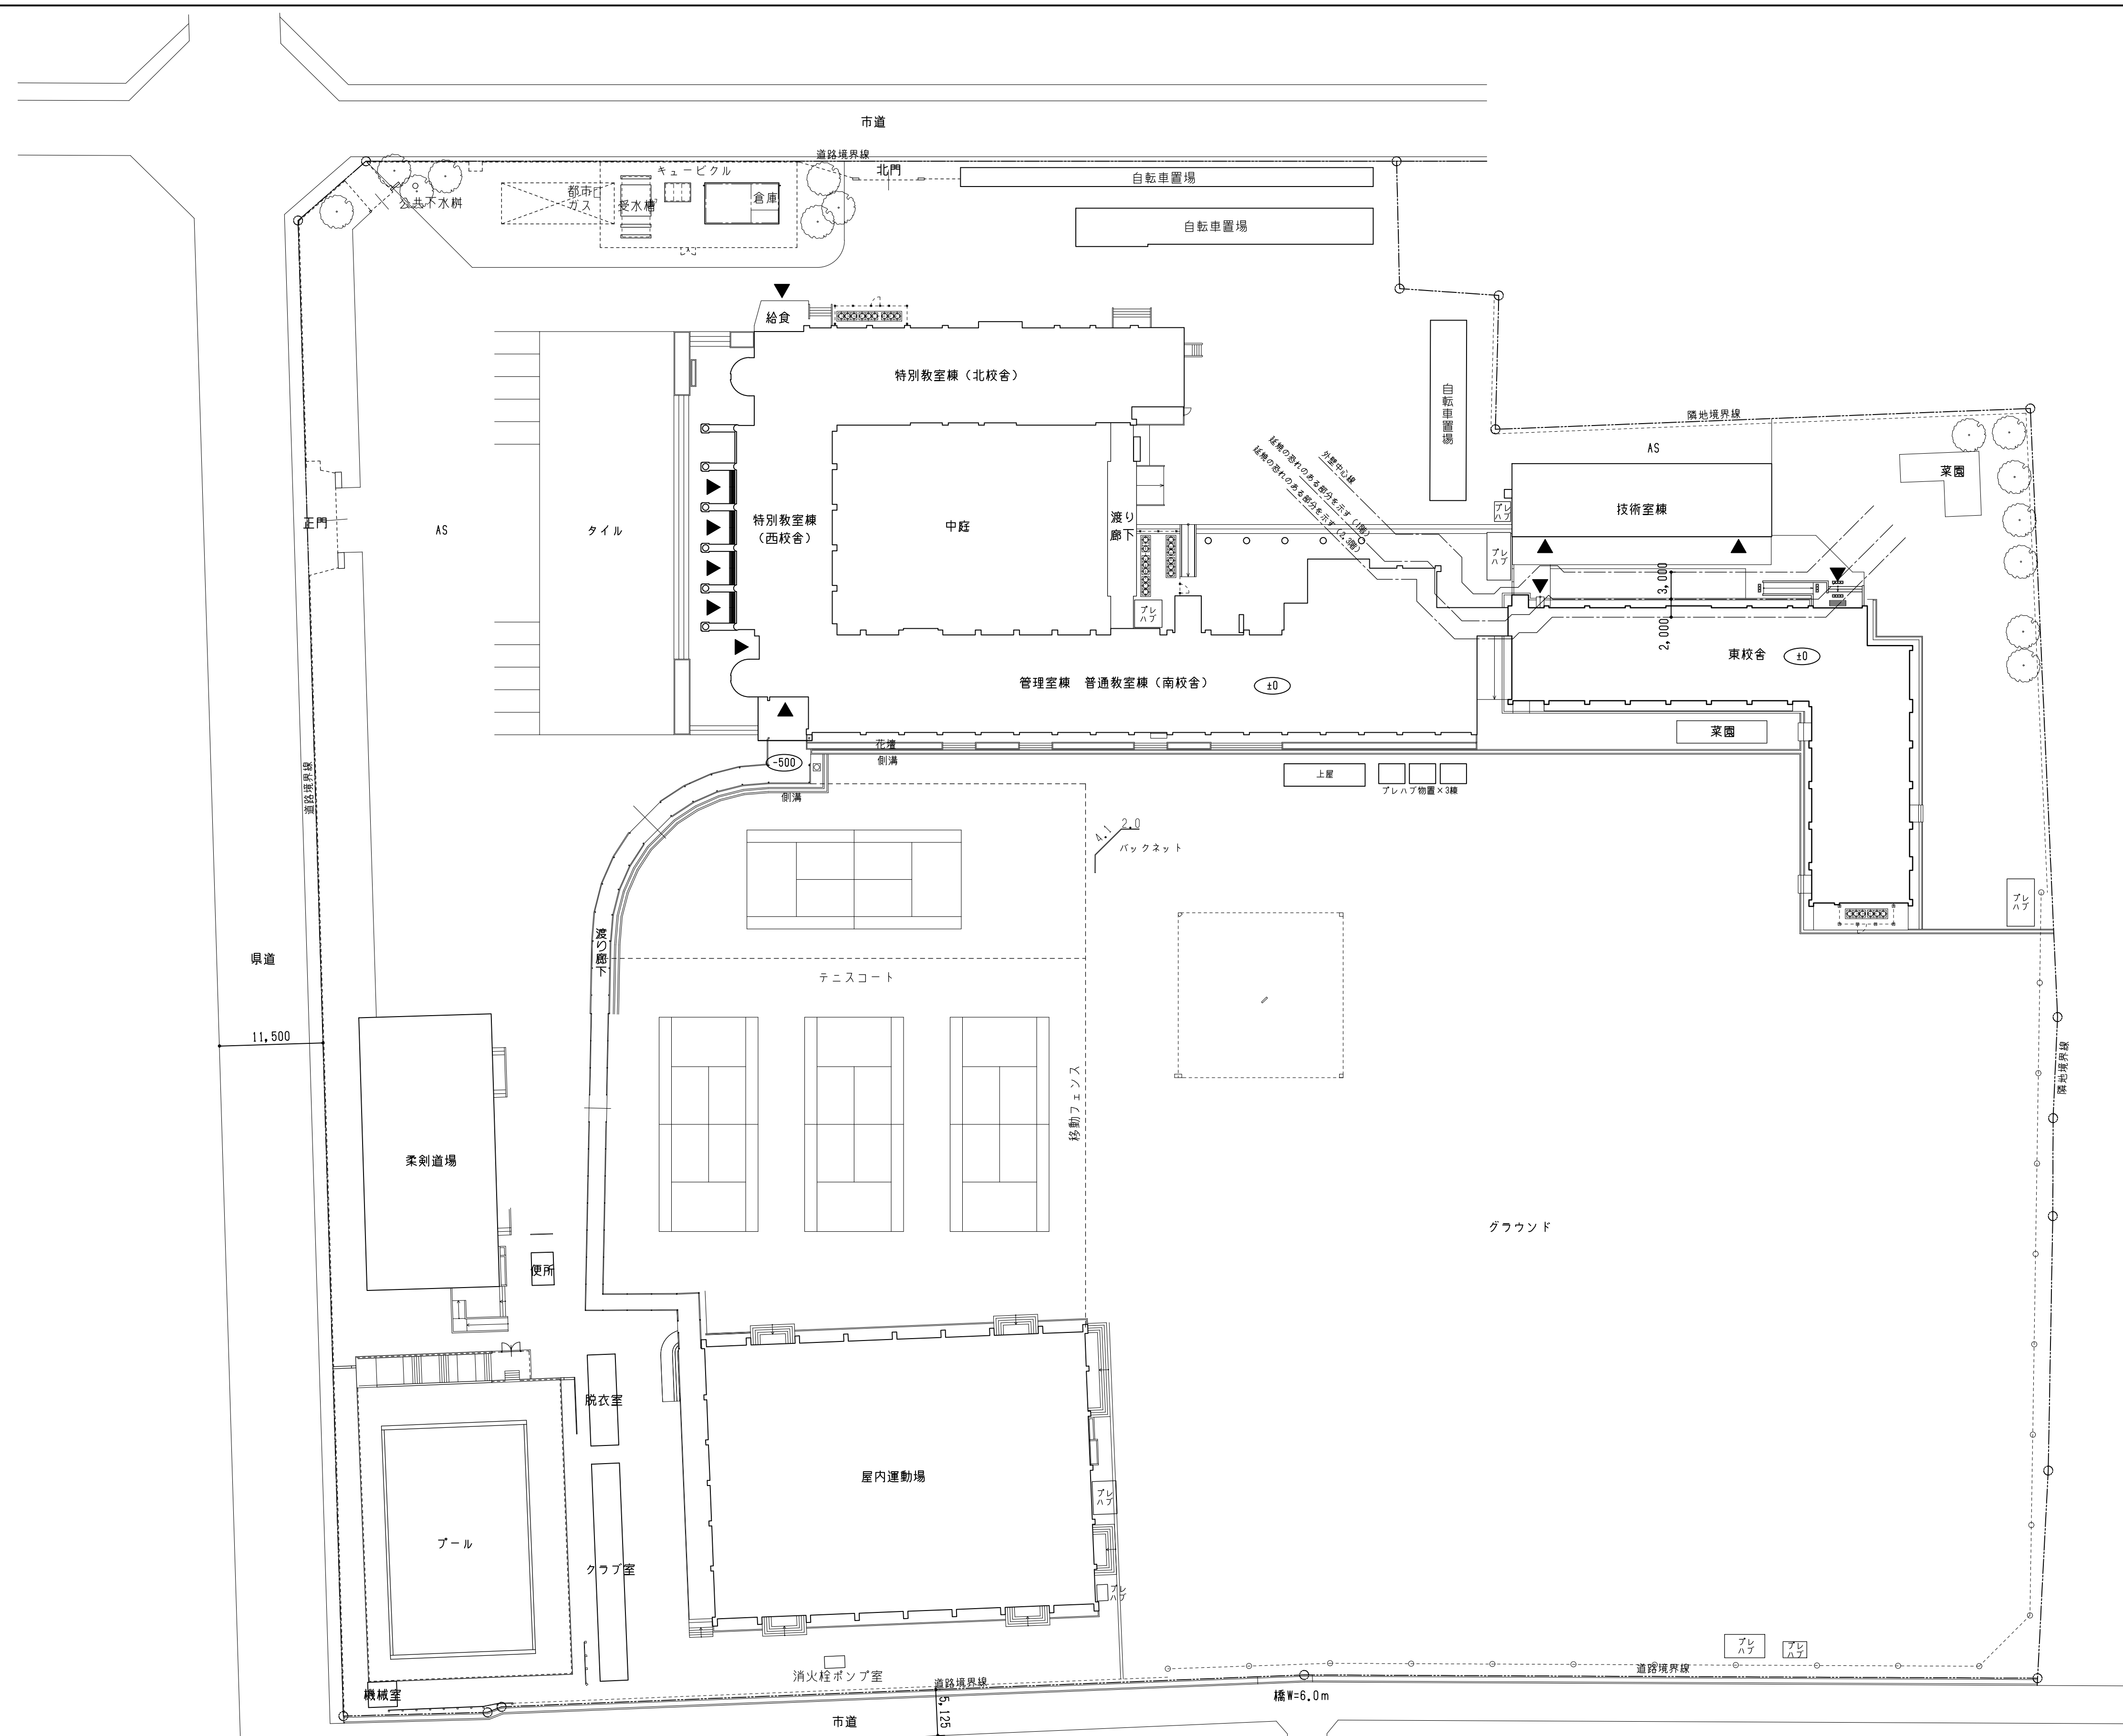



【工事完了後】配置図 1/400

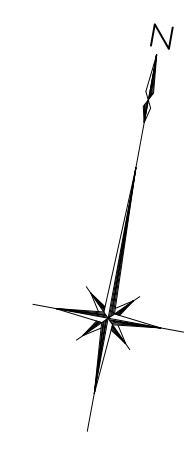

【工事完了後】

株式会社 豊建築設計事務所		工事名称	北中学校東校舎長寿命化改修工事		SCALE	APPR'D	CHECK'D	DRAWN	CHARGE	SEAL	DRAWING	NO
図面名称		【工事完了後】配置図			A1: 1/400	..	..	00-00-00	..		共通	7
遊賀県長浜市神門町696-5 TEL 0749 62 3151 FAX 0749 64 1438		1級建築士登録 第75764 村田武夫			A3: 1/800							

[illegible]

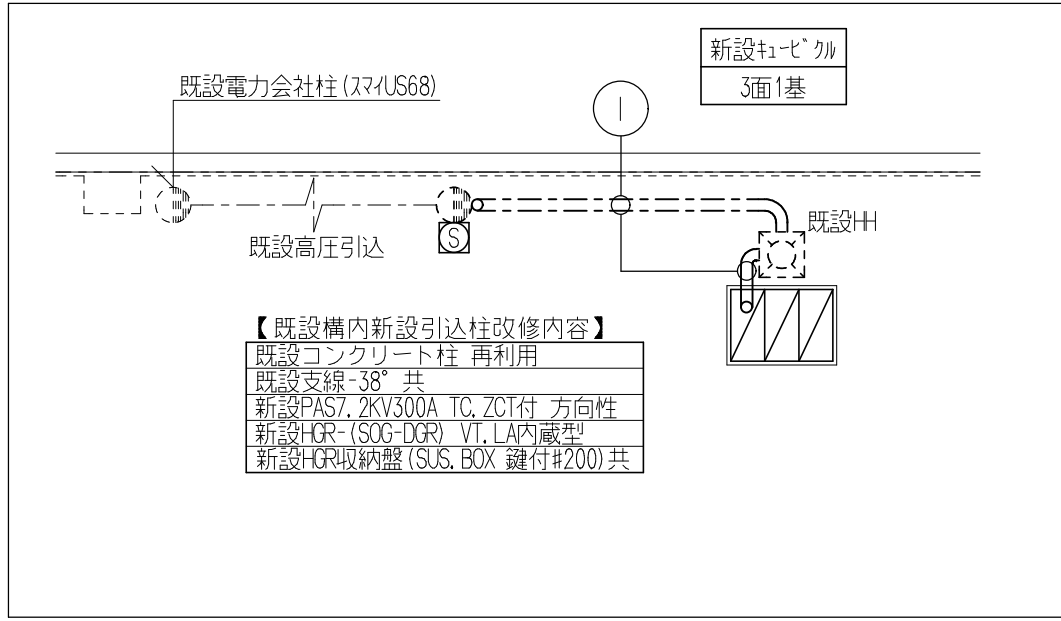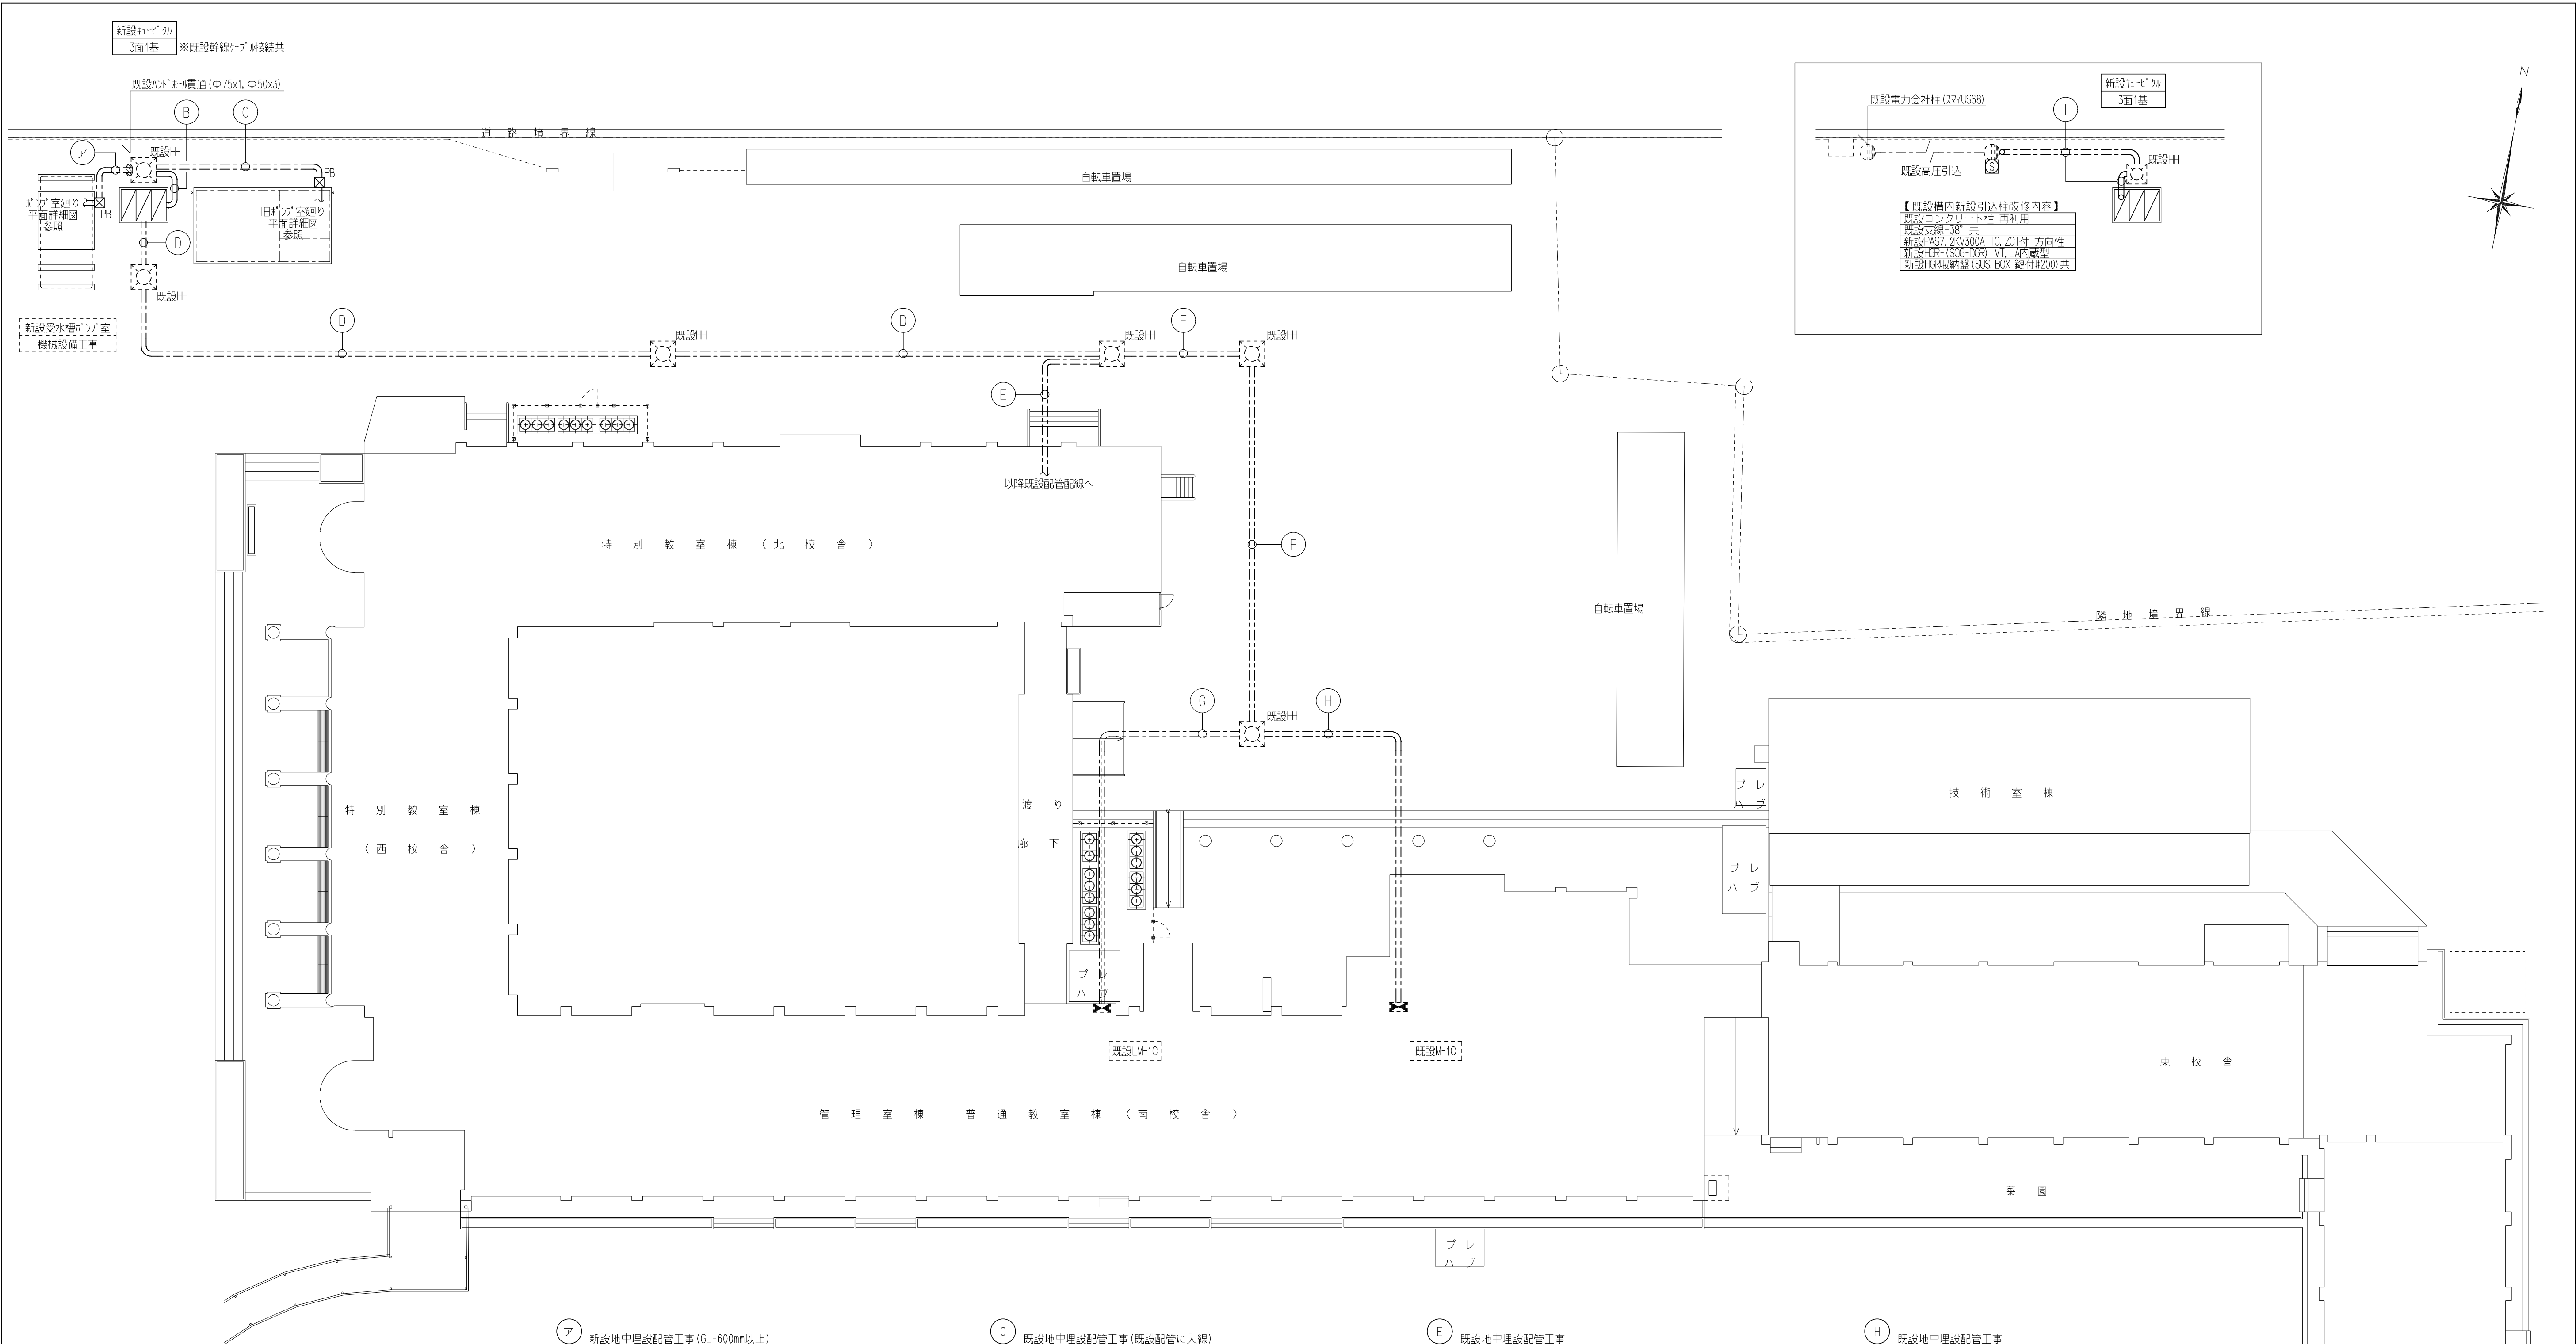

ア 新設地中埋設配管工事 (φL=600mm以上)				
新設EM-FP・C	8" - 3C	E5, 5"	動力幹線M1	
新設EM-FP・C	3.5" - 3C	(新設FEP50)	動力幹線M7	
新設EM-FP・C	3.5" - 5C		消火栓P起動	
新設EM-CE	5.5" - 3C	(新設FEP30)	動力幹線M8	
新設EM-CE	3.5" - 3C	(新設FEP30)	電灯幹線L10	
新設EM-CEE	2" - 5C	(新設FEP30)	警報回路 (AL17・AL24)	

B 既設地中埋設配管工事				
新設EM-FP・C	8" - 3C	E5, 5" (既設QP36)	動力幹線M1	
—C—		(既設QP22)	予備	
—C—		(既設QP22)	予備	
新設EM-CE	3.5" - 3C x2	(既設QP36)	電灯幹線L10	
—C—		(既設QP54)	予備	
新設EM-CEE	2" - 5C	(既設QP22)	警報回路 (AL17・AL24)	
新設EM-FP・C	3.5" - 3C	(既設QP28)	動力幹線M7	
新設EM-FP・C	3.5" - 5C	(既設QP28)	消火栓P起動	
新設EM-CE	5.5" - 3C	(既設QP28)	動力幹線M8	

C 既設地中埋設配管工事 (既設配管に入線)				
—C—		(既設QP36)	予備	
—C—		(既設QP54)	予備	
新設EM-CE	3.5" - 3C	(既設QP22入線)	電灯幹線L10	
—C—		(既設QP28)	予備	
—C—		(既設QP28)	予備	
—C—		(既設QP28)	予備	
—C—		(既設QP22)	予備	

D 既設地中埋設配管工事 (既設配管に入線)				
既設OVV	3.5" - 2C	(既設QP22)	警報回路 (AL1)	
既設OVV	3.5" - 4C	(既設QP22)	警報回路 (AL2・AL3)	
既設OVV	3.5" - 8C	(既設QP28)	警報回路 (AL10・AL11)	
既設OVV	3.5" - 2C x 3	(既設QP28)	警報回路 (AL16・AL17・AL24)	
既設OVV	3.5" - 5C	(既設QP28)	警報回路 予備	
新設EM-OET	100"	E38x2(既設QP92入線)	電灯幹線L9	
新設EM-OET	14"	(既設QP70入線)	動力幹線M2	
既設FP	3.5" - 5C	(既設QP22)	消火栓P起動	

E 既設地中埋設配管工事				
既設FP	3.5" - 5C	(既設QP22)	消火栓P起動	

F 既設地中埋設配管工事 (既設配管に入線)				
既設OVV	3.5" - 2C	(既設QP22)	警報回路 (AL1)	
既設OVV	3.5" - 4C	(既設QP22)	警報回路 (AL2・AL3)	
既設OVV	3.5" - 8C	(既設QP28)	警報回路 (AL10・AL11)	
既設OVV	3.5" - 2C x 3	(既設QP28)	警報回路 (AL16・AL17・AL24)	
既設OVV	3.5" - 5C	(既設QP28)	警報回路 予備	
新設EM-OET	100"	E38x2(既設QP92入線)	電灯幹線L9	
新設EM-OET	14"	(既設QP70入線)	動力幹線M2	


G 既設地中埋設配管工事				
既設OVV	3.5" - 2C	(既設QP22)	警報回路 (AL1)	
既設OVV	3.5" - 4C	(既設QP22)	警報回路 (AL2・AL3)	
既設OVV	3.5" - 8C	(既設QP28)	警報回路 (AL10・AL11)	
既設OVV	3.5" - 2C x 3	(既設QP28)	警報回路 (AL16・AL17・AL24)	
既設OVV	3.5" - 5C	(既設QP28)	警報回路 予備	


H 既設地中埋設配管工事				
新設EM-OET	100"	E38x2(既設QP92入線)	電灯幹線L9	
新設EM-OET	14"	(既設QP70入線)	動力幹線M2	

I 既設地中埋設配管工事 ※既設配線撤去				
6kV 新設EM-OET	38"	(既設QP70入線) 高圧引込		
—C—		(既設QP22)	予備	
既設OVV	3.5" - 5C	(既設QP22)	警報回路 (AL1)	

	株式会社 豊建築設計事務所	工事名称	北中学校東校長寿命化改修工事（電気設備）
		図面名称	高圧引込・幹線設備 改修配置図

SCALES	APPRV'D	CHECK'D	DRAWN	CHARGE	SEAL	DRAWING NO
A1: 1/200 A3: 1/400					E	02

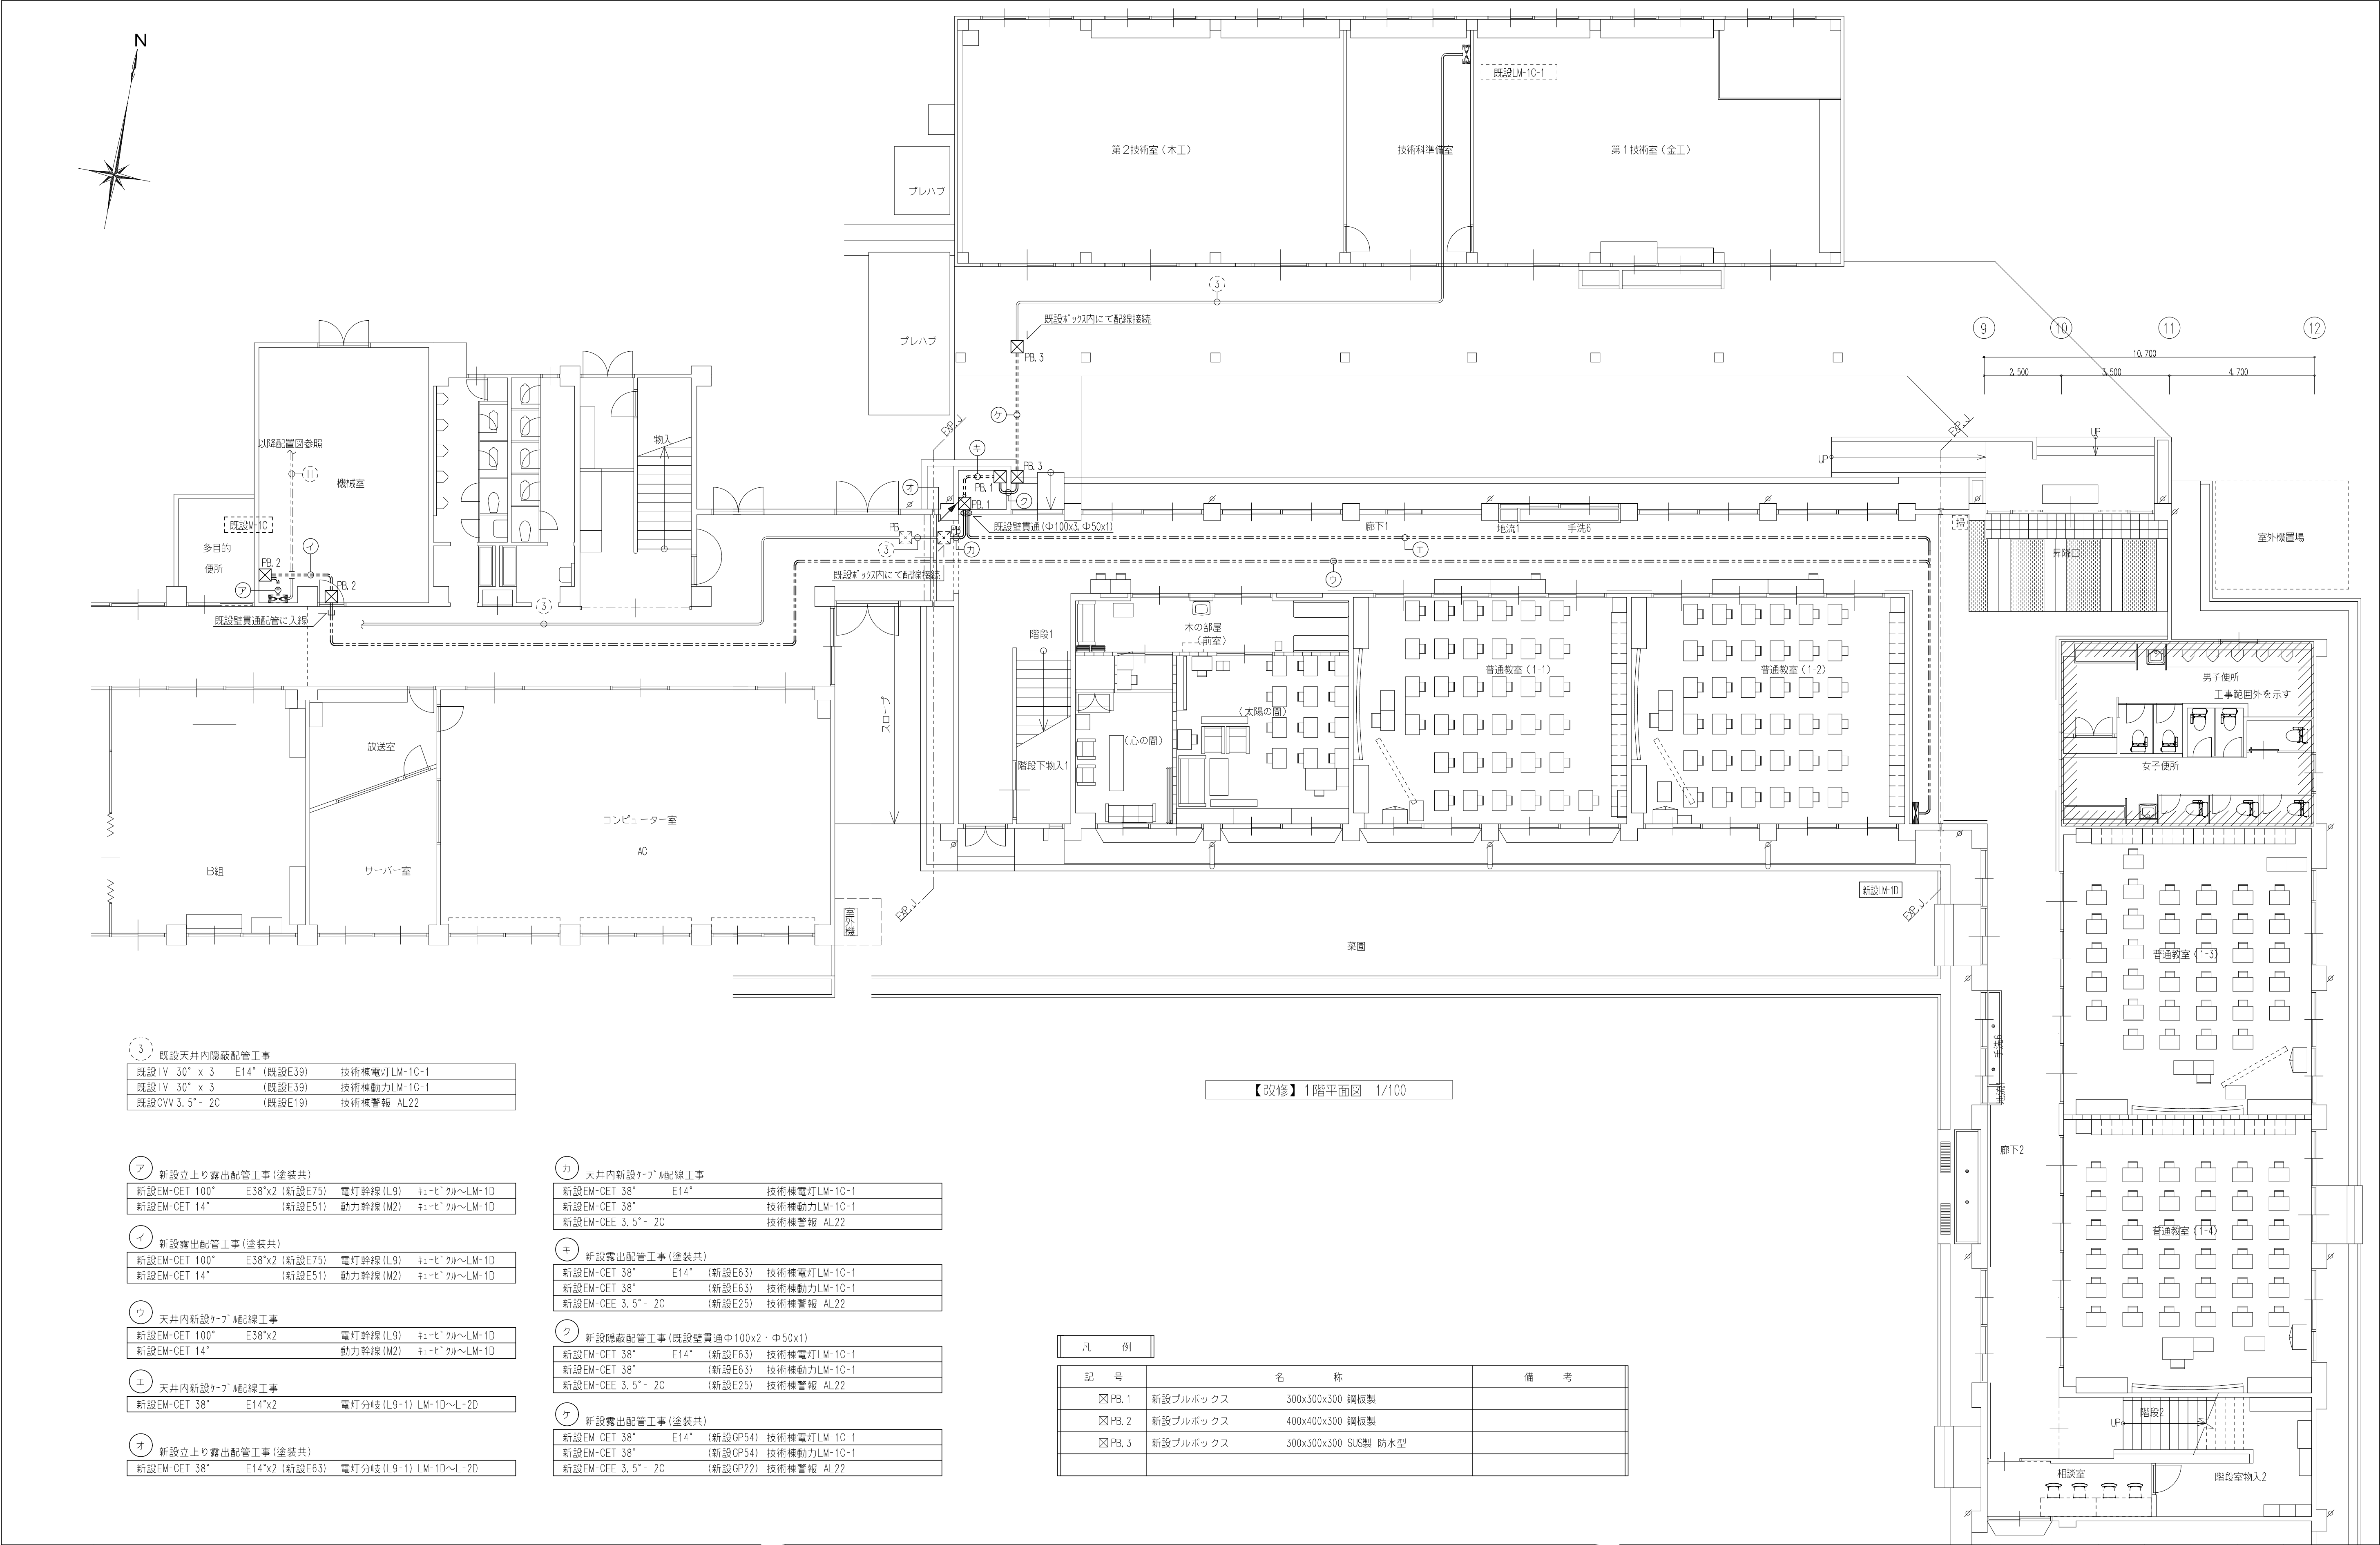

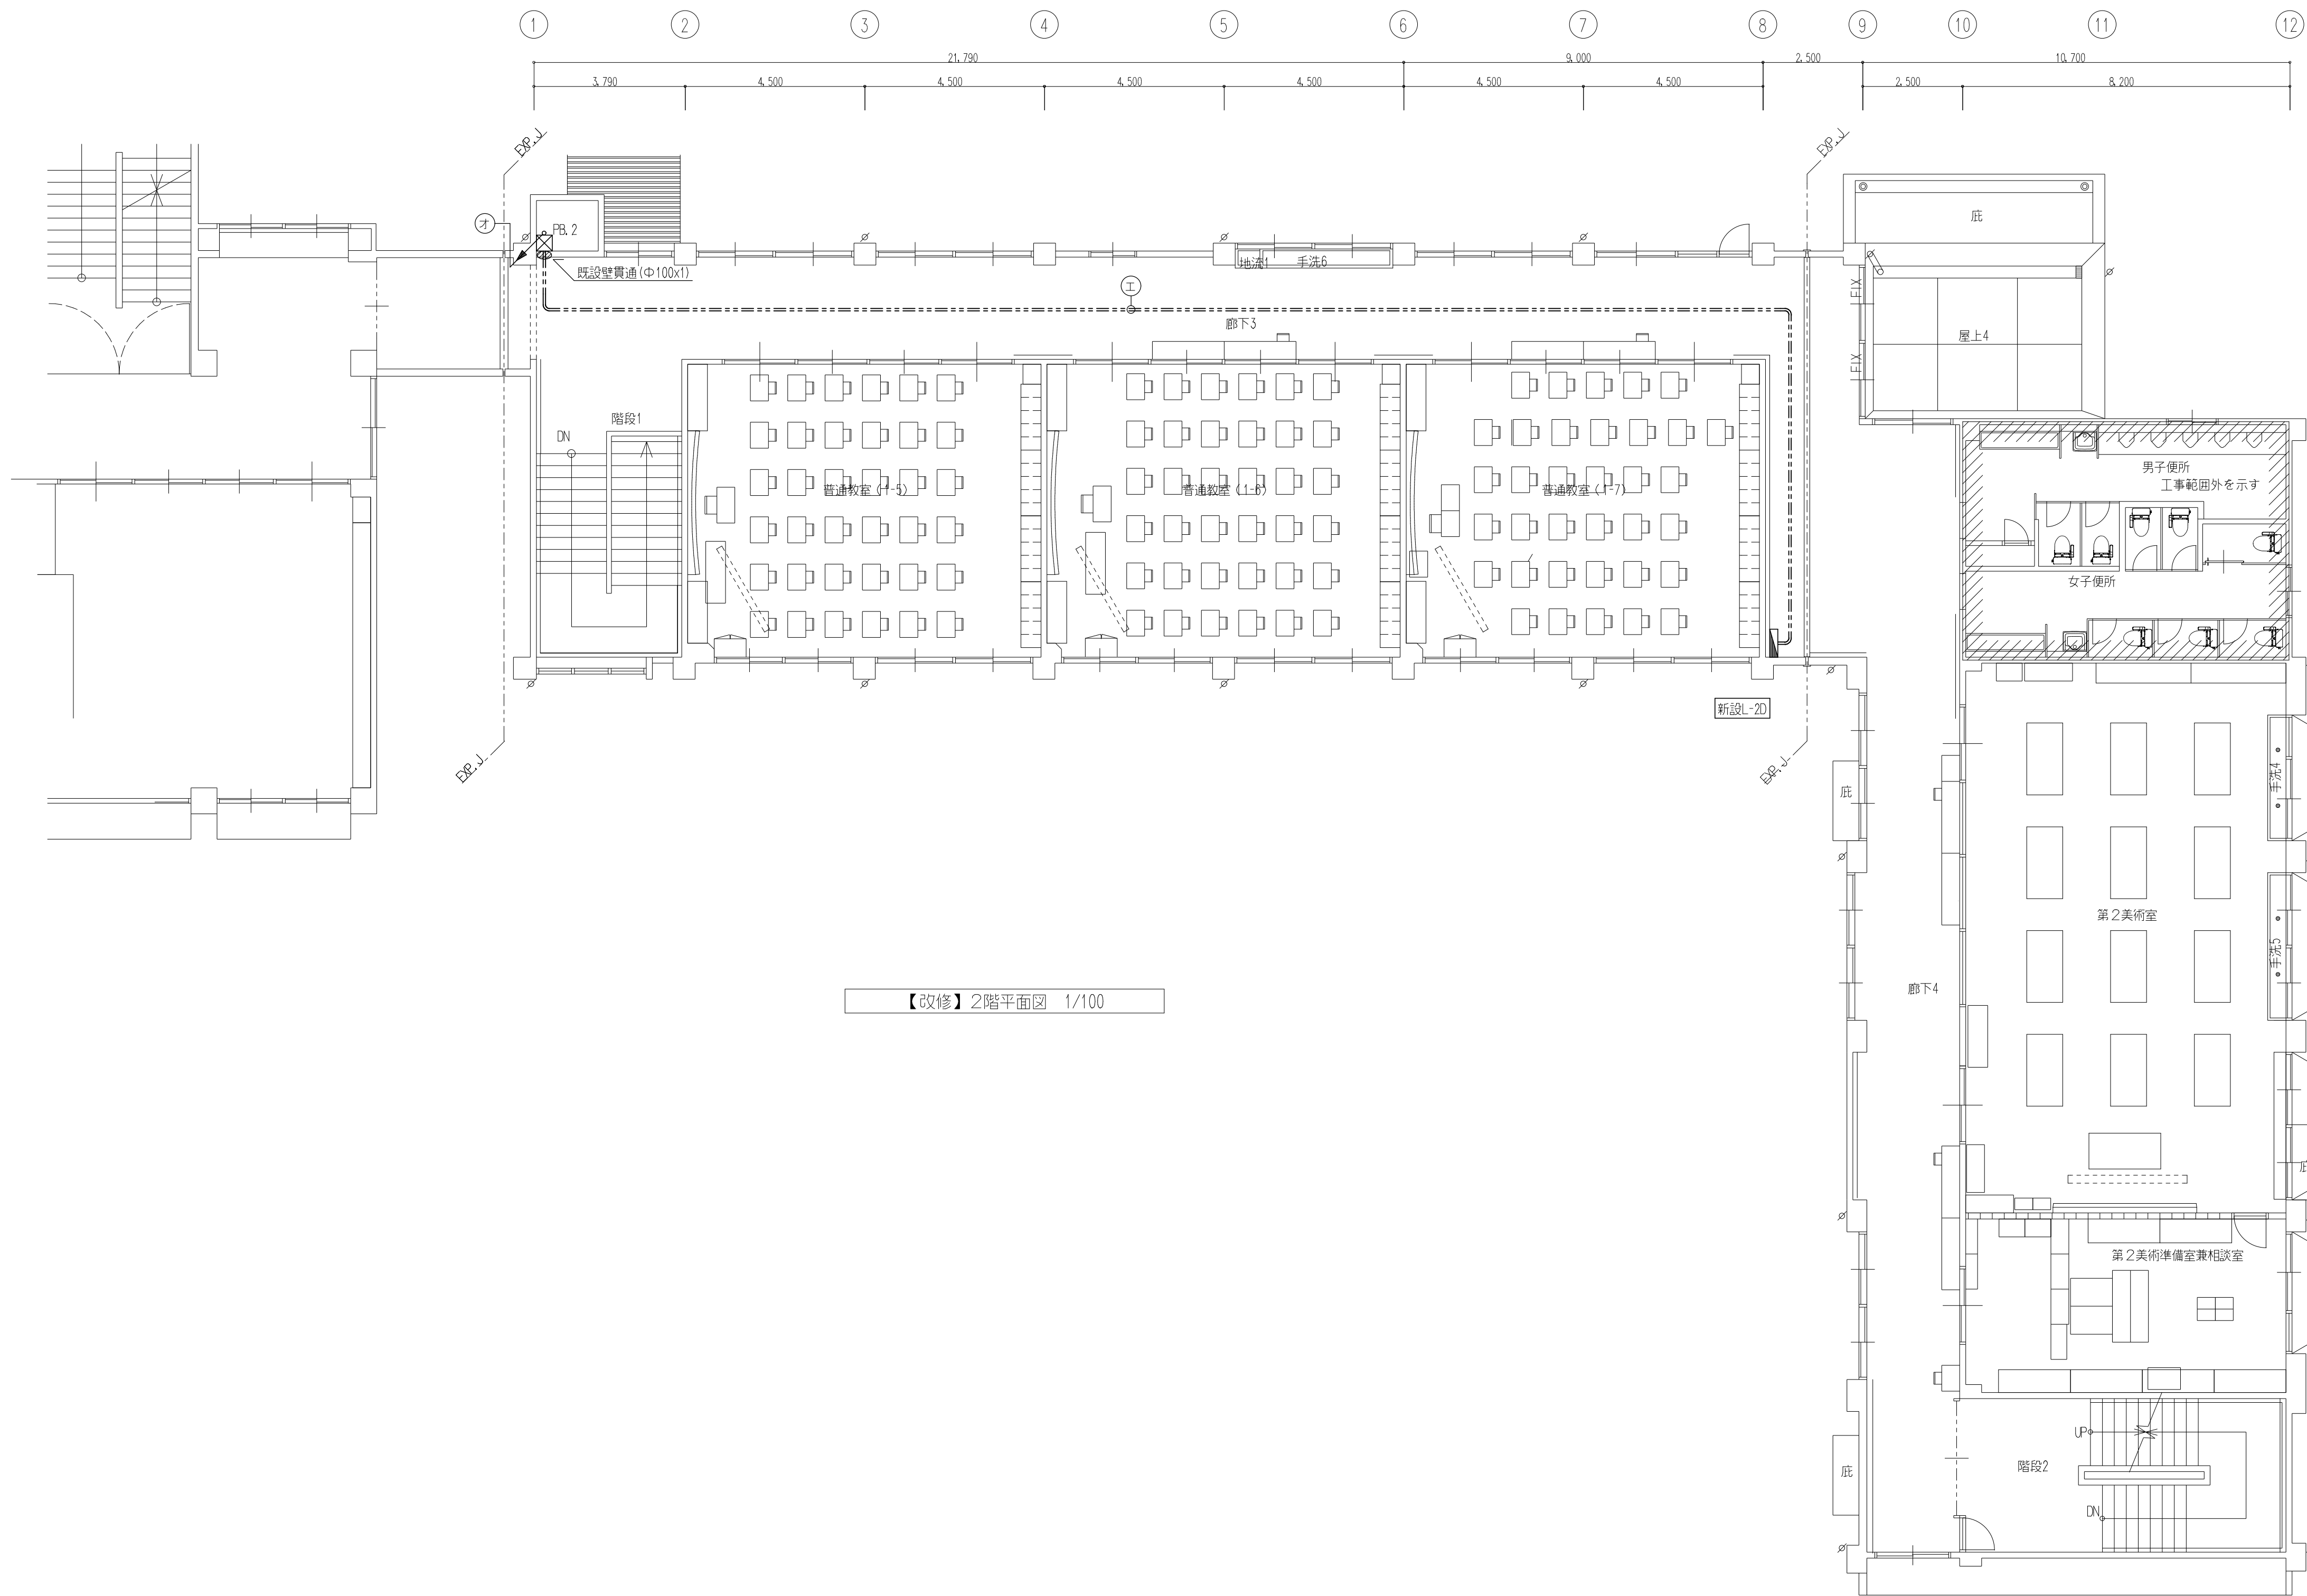

【改修】2階平面図 1/100



株式会社 豊建築設計事務所


滋賀県長浜市神明町696-5 TEL 0749 62 3151 FAX 0749 64 1438


工事名称 北中学校東校舎長寿命化改修工事（電気設備）

図面名称 幹線設備【改修】2階平面図

1級建築士登録 第75764 村田武夫

SCALES	APPR'D	CHECK'D	DRAWN	CHARGE	SEAL	DRAWING NO
A1:1/100						E 05
A3:1/200						

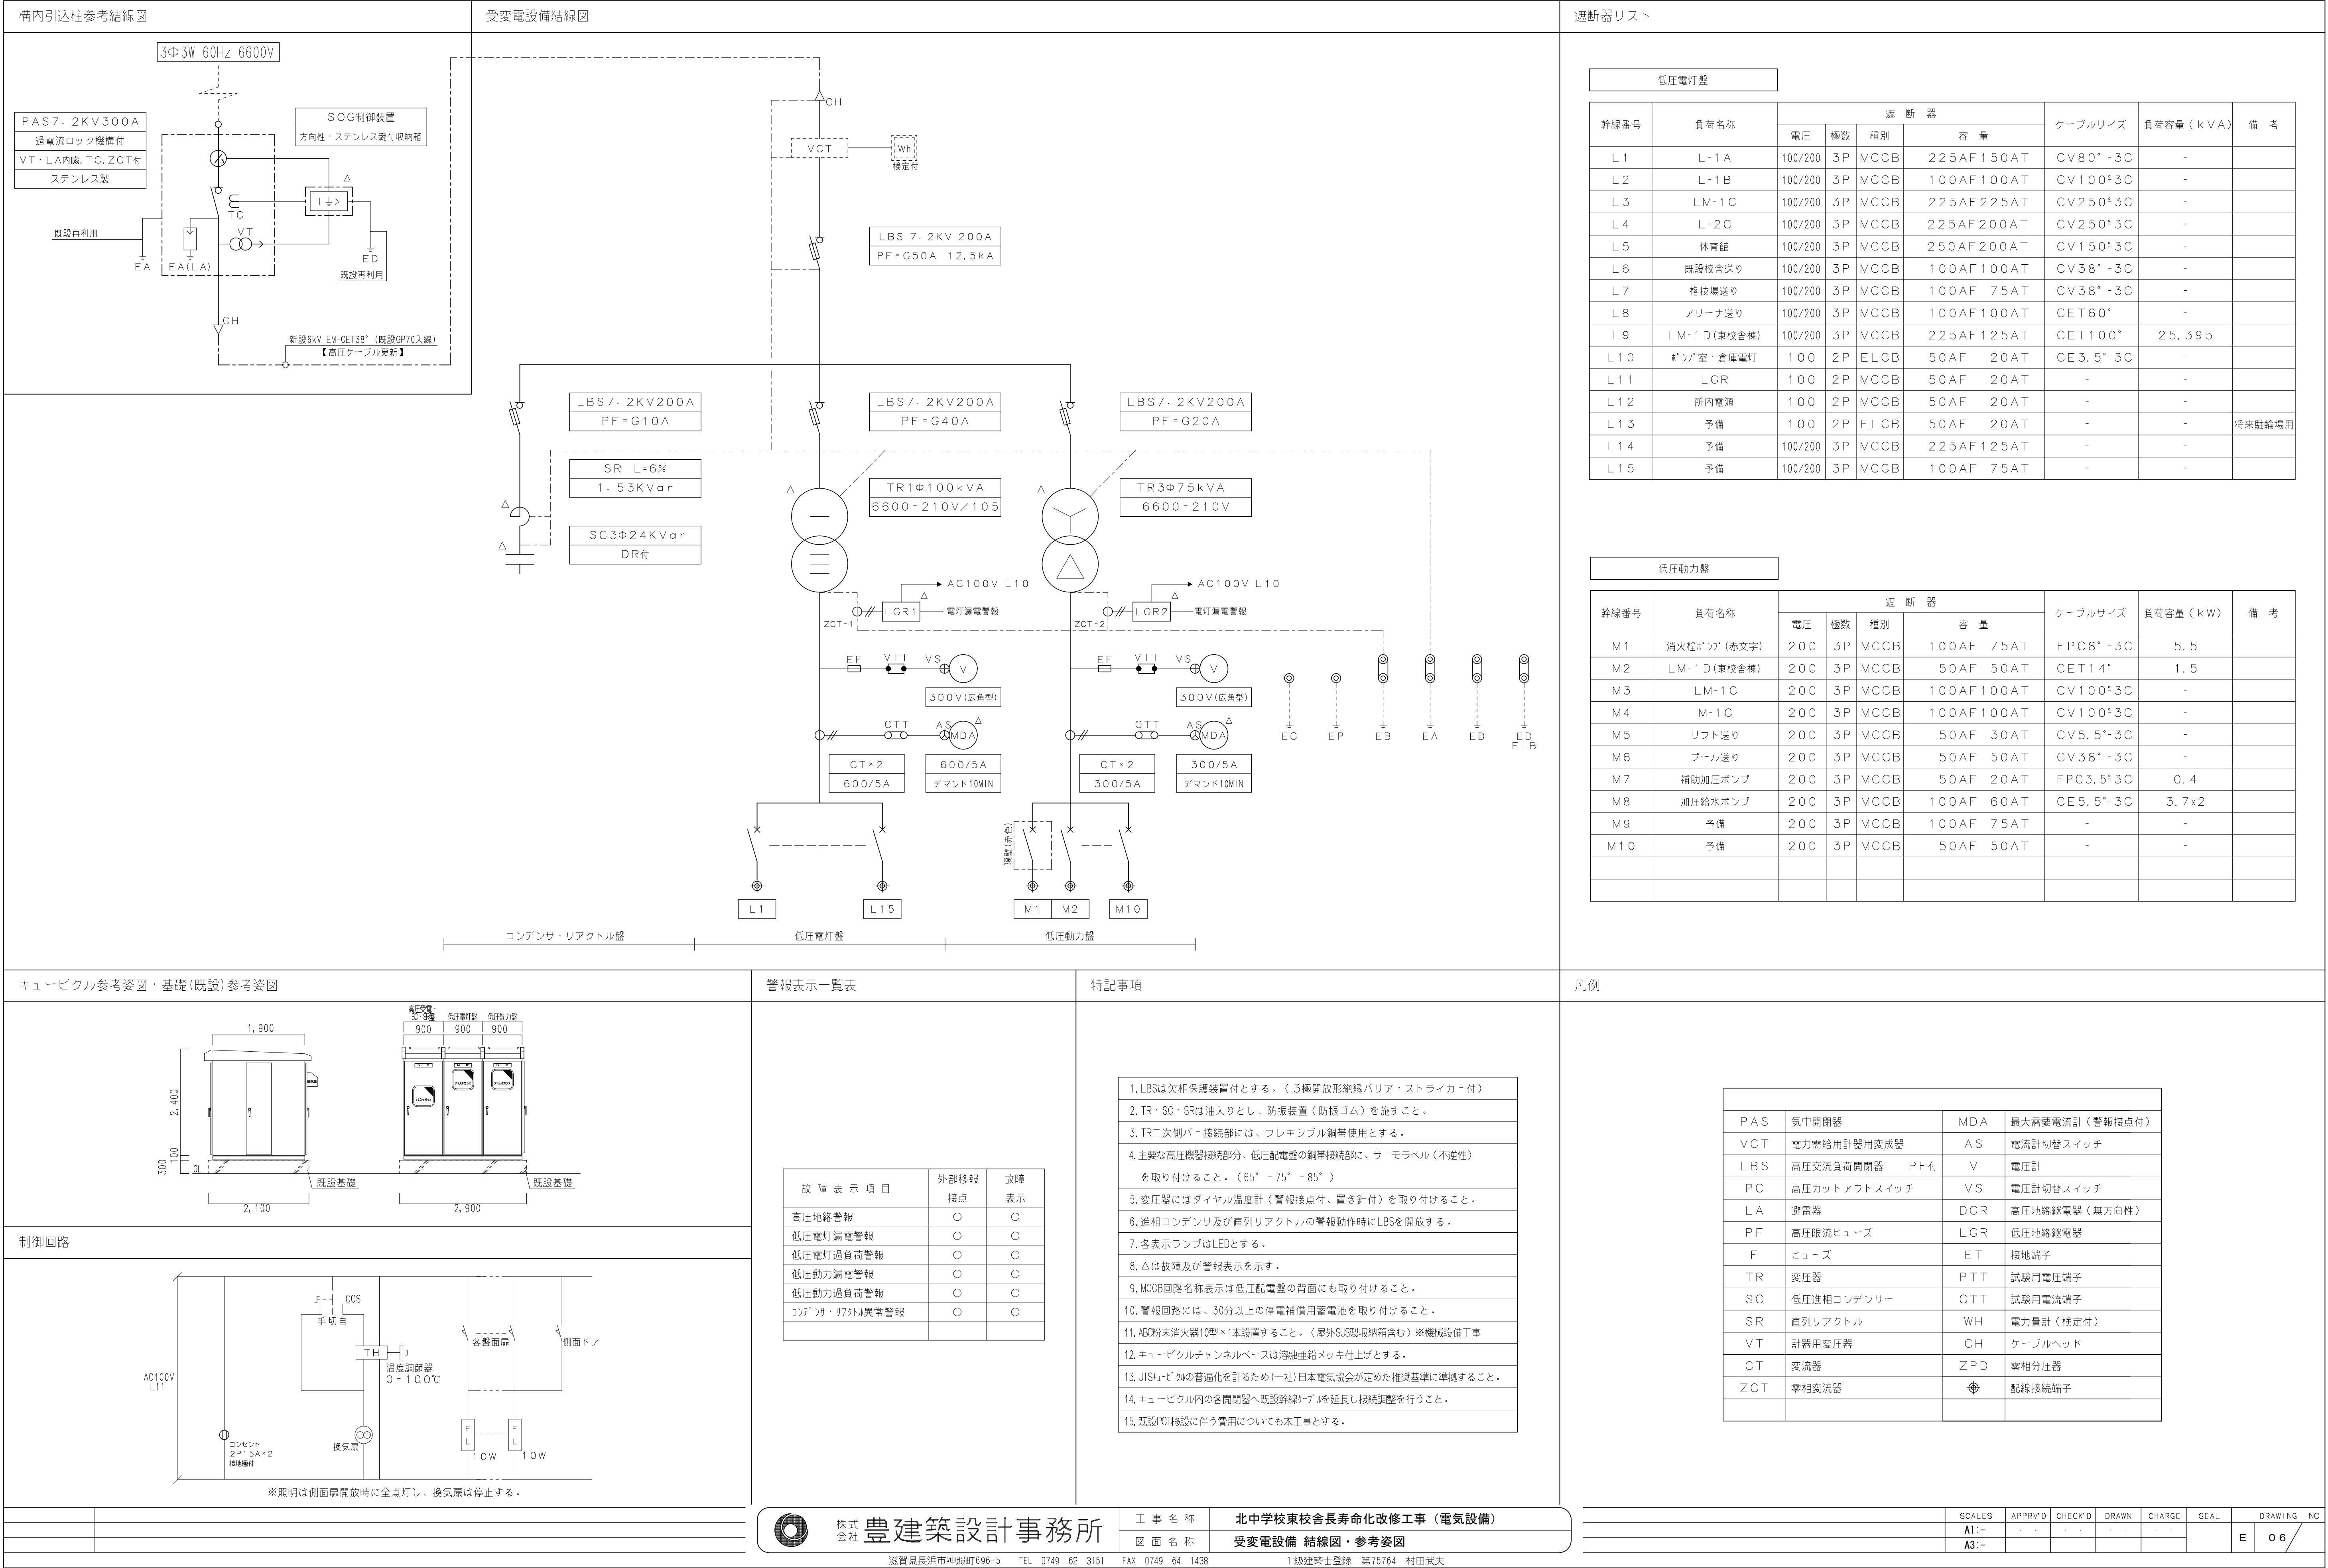

 [illegible]

盤名称 幹線番号		主幹容量 合計容量		分岐開閉器						負荷名称		負荷容量		備考	
				回路 番号	電圧 V	M C B	E L B	P 数	A/F/A/T			リコン レール	負荷容量	備考	
電灯分電盤 (L-2D)													VA		
屋内壁掛型銅板製扉鍵付															
参考寸法 700 ^a x1300 ^b x200 ^c															
上部配線タクト銅板製扉鍵付															
参考寸法 700 ^a x1100 ^b x200 ^c															
LM-10より AC1φ3W60Hz210/105V (L9-1) CET 38"		MCB3P100AF7SAT TOTAL=14880VA 総TOTAL=15080VA		A	100	○		2P	50/ 20A	LAN機器			200		
				L1	100	○		2P	50/ 20A	普通教室照明			1485		
				L2	"	○		"	"	第2美術室・準備室照明			1360		
				L3	"		○	"	"	廊下、便所他照明			802		
				L4	"	○		"	"	第1美術室・準備室他照明			1433		
				C1	"	○		"	"	普通教室差込			600		
				C2	"	○		"	"				600		
				C3	"		○	"	"				600		
				C4	"	○		"	"	廊下他差込			400		
				C5	"		○	"	"	男子便所差込			400		
				C6	"		○	"	"	女子便所差込			500		
				C7	"		○	"	"	第2美術室差込			400		
				C8	"		○	"	"				400		
				C9	"		○	"	"				400		
				C10	"		○	"	"				400		
				C11	"		○	"	"				400		
				C12	"		○	"	"				400		
				C13	"		○	"	"				400		
				C14	"		○	"	"				400		
				C15	"	○		"	"	第2美術準備室差込			300		
				C16	"	○		"	"	第1美術準備室他差込			300		
				C17	"	○		"	"	第1美術室差込			700		
				C18	"	○		"	"				400		
				A1	200	○		"	"	空調室内機電源			720		
				A2	"	○		"	"				480		
				A3	"	○		"	"				600		
				SP	100	○		2P	50/ 20A	予備(x2)			-		
				SP	"		○	"	"	予備(x3)			-		



【必要率】

電灯	5080	x0.9 =	4572
差込	7600	x0.4 =	3040
空調	1800	x0.9 =	1620
1次	200	x1.0 =	200

合計 9432
(47.1A)

ET

  ET (ELB)
















結線図(A) 屋外灯操作回路

…既設名称変更箇所

改修

既設警報盤改修リスト

   ※照明器具の消費電力はJIS C 8105-3に規定された条件による。

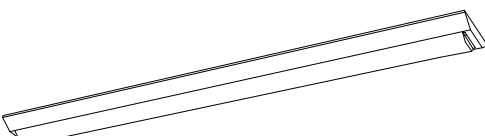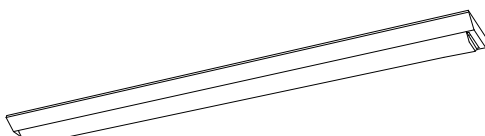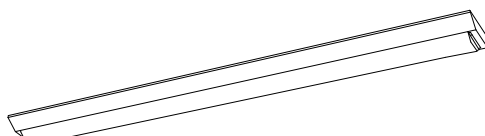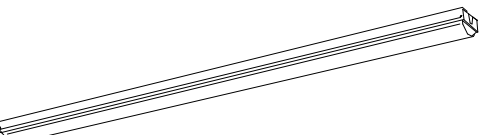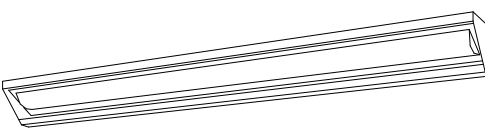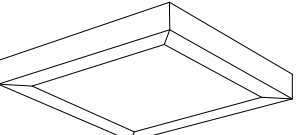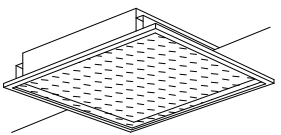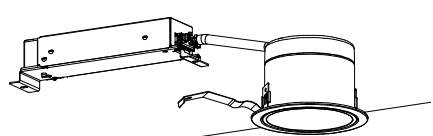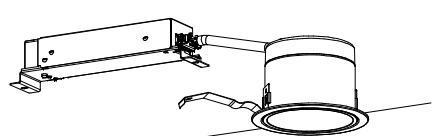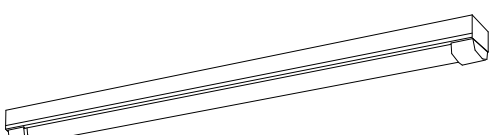1-11.6	1Dシリーズ直付型20形 Dスタイル W150	1-20.6	1Dシリーズ直付型40形 Dスタイル W150	1-31.9	1Dシリーズ直付型40形 Dスタイル W150	1-43.1	1Dシリーズ直付型40形 Dスタイル W150
〈Hf16形1灯高出力型相当〉 〈消費電力11.6W〉 〈昼白色5000K〉  一般タイプ、1600lmタイプ 定格出力形、電圧100～242V 本体・調光（白色形仕様） ライトバー（カバー）：ポリカーボネート（乳白） 光源寿命40000時間（光源維持率85%） R0B3 電源設置はライトバー側に内蔵 公共施設型番 LSS9-2-15		〈Hf32形1灯高出力型相当〉 〈消費電力20.6W〉 〈昼白色5000K〉  一般タイプ、3200lmタイプ 電圧100～242V 本体・調光（白色形仕様） ライトバー（カバー）：ポリカーボネート（乳白） 光源寿命40000時間（光源維持率85%） R0B3 電源設置はライトバー側に内蔵 公共施設型番 LSS9-4-30		〈Hf32形2灯定格出力型相当〉 〈消費電力31.9W〉 〈昼白色5000K〉  一般タイプ、5200lmタイプ 電圧100～242V 本体・調光（白色形仕様） ライトバー（カバー）：ポリカーボネート（乳白） 光源寿命40000時間（光源維持率85%） R0B3 電源設置はライトバー側に内蔵 公共施設型番 LSS9-4-48		〈Hf32形2灯高出力型相当〉 〈消費電力43.1W〉 〈昼白色5000K〉  一般タイプ、6900lmタイプ 電圧100～242V 本体・調光（白色形仕様） ライトバー（カバー）：ポリカーボネート（乳白） 光源寿命40000時間（光源維持率85%） R0B3 電源設置はライトバー側に内蔵 公共施設型番 LSS9-4-65	
2-21.8	1Dシリーズ直付型20形 1スタイル	2-20.6	1Dシリーズ直付型40形 1スタイル	3-43.1	1Dシリーズ直付型40形 黒板灯	4-34.0	LEDスクエアベースライト
〈Hf16形2灯高出力型相当〉 〈消費電力21.8W〉 〈昼白色5000K〉  一般タイプ、3200lmタイプ 電圧100～242V 本体・調光（白色形仕様） ライトバー（カバー）：ポリカーボネート（乳白） 光源寿命40000時間（光源維持率85%） 昼白色（5000K）、R0B3 電源設置はライトバー側に内蔵 公共施設型番 LSS1-2-30		〈Hf32形1灯高出力型相当〉 〈消費電力20.6W〉 〈昼白色5000K〉  一般タイプ、3200lmタイプ 電圧100～242V 光源寿命40000時間（光源維持率85%） 昼白色（5000K）、R0B3 電源設置はライトバー側に内蔵 公共施設型番 LSS1-4-30		〈Hf32形2灯高出力型相当〉 〈消費電力43.1W〉 〈昼白色5000K〉  黒板ガラス用タイプ 一般タイプ、6900lmタイプ 電圧100～242V 本体・調光（黒板対白色形仕様） ライトバー（カバー）：ポリカーボネート（ブラック） 光源寿命40000時間（光源維持率85%） R0B3 電源設置はライトバー側に内蔵 公共施設型番 LSS13-4-62		（FHP32形3灯相当） 〈消費電力34.0W〉 〈昼白色5000K〉  □500、860×960、黒板用タイプ（※10～100K） 電圧100～242V 光源寿命40000時間（光源維持率85%）、R0B3 本体・調光（黒板対白色形仕様） 枠：調光（黒板対白色形仕様） パネル：アクリル（乳白） 参考品番 パナソニック 直付XL673PFVC-LA9 同等品	
5-34.0	LEDスクエアベースライト 埋込型	6-7.0	LEDダウンライト 100形	7-11.6	LEDダウンライト 150形	8-14.9W	LEDウォールライト 20形
〈FHP32形3灯器具相当〉 〈消費電力34.0W〉 〈昼白色5000K〉 〈埋込開口寸法：450x450〉  □500、860×960タイプ、黒板用タイプ（※10～100K） 電圧100～242V、R0B3、黒板タイプ 光源寿命40000時間（光源維持率85%） 本体・枠・調光（黒板対白色形仕様） パネル：アクリル（ブラック） R0B3 参考品番 パナソニック 埋込XL573ZPVK-LA9 同等品		〈FDL27形×1灯器具相当〉 〈消費電力7.0W〉 〈昼白色5000K〉 〈埋込開口寸法：φ100〉  LED調光（ワットレギュレーション）タイプ、電圧100～242V、一般タイプ 5000K、R0B3、黒板タイプ 光源寿命30000時間、光源寿命40000時間（光源維持率85%） 器具光束：835lm、電圧：100～242V 反射板（上部）：ブラック（ブラック） 反射板（下部）：アルミ（銀色） 枠：調光（ホワイト） 枠：調光（ホワイト） 枠：調光（ホワイト） 参考品番 パナソニック XND1037SN-LE9 同等品		〈FHT32形×1灯器具相当〉 〈消費電力11.6W〉 〈昼白色5000K〉 〈埋込開口寸法：φ100〉  LED調光（ワットレギュレーション）タイプ、電圧100～242V、一般タイプ 5000K、R0B3、黒板タイプ 光源寿命30000時間、光源寿命40000時間（光源維持率85%） 器具光束：1615lm、電圧：100～242V 反射板（上部）：ブラック（ブラック） 反射板（下部）：アルミ（銀色） 枠：調光（ホワイト） 枠：調光（ホワイト） 枠：調光（ホワイト） 参考品番 パナソニック XND1537SN-LE9 同等品		〈Hf16形1灯高出力型相当〉 〈消費電力14.9W〉 〈昼白色5000K〉 〈防湿・防雨型〉  LED調光、電圧100～242V、R0B3、黒板タイプ 光源寿命40000時間（光源維持率85%） 器具光束：1480lm、電圧：100～242V 本体・スタンド、カバー：ポリカーボネート（乳白） 反射板（上部）：アルミ（銀色） 反射板（下部）：アルミ（銀色） 枠：調光（ホワイト） 枠：調光（ホワイト） 枠：調光（ホワイト） 公共施設型番 LBF3MP/RP-2-13	
9-43.1W	1Dシリーズ直付型40形 1スタイル						
〈Hf32形2灯高出力型相当〉 〈消費電力43.1W〉 〈昼白色5000K〉 〈防湿・防雨型〉  一般タイプ、6900lmタイプ 電圧100～242V 本体・スタンド、カバー（黒板対白色形仕様） 黒板・黒板（黒板対白色形仕様） 光源寿命40000時間（光源維持率85%） IP23防湿、防雨型、R0B3 電源設置はライトバー側に内蔵 公共施設型番 LSS1MP/RP-4-64							



株式会社 豊建築設計事務所

滋賀県長浜市神明町696-5

TEL 0749-62-3151

FAX 0749-64-1438

工事名称


北中学校東校舎長寿命化改修工事（電気設備）

図面名称

照明器具 参考図

1級建築士登録 第75764 村田武夫

SCALES	APPRO'D	CHECK'D	DRAWN	CHARGE	SEAL	DRAWING	NO
A1:-						E	08
A3:-							

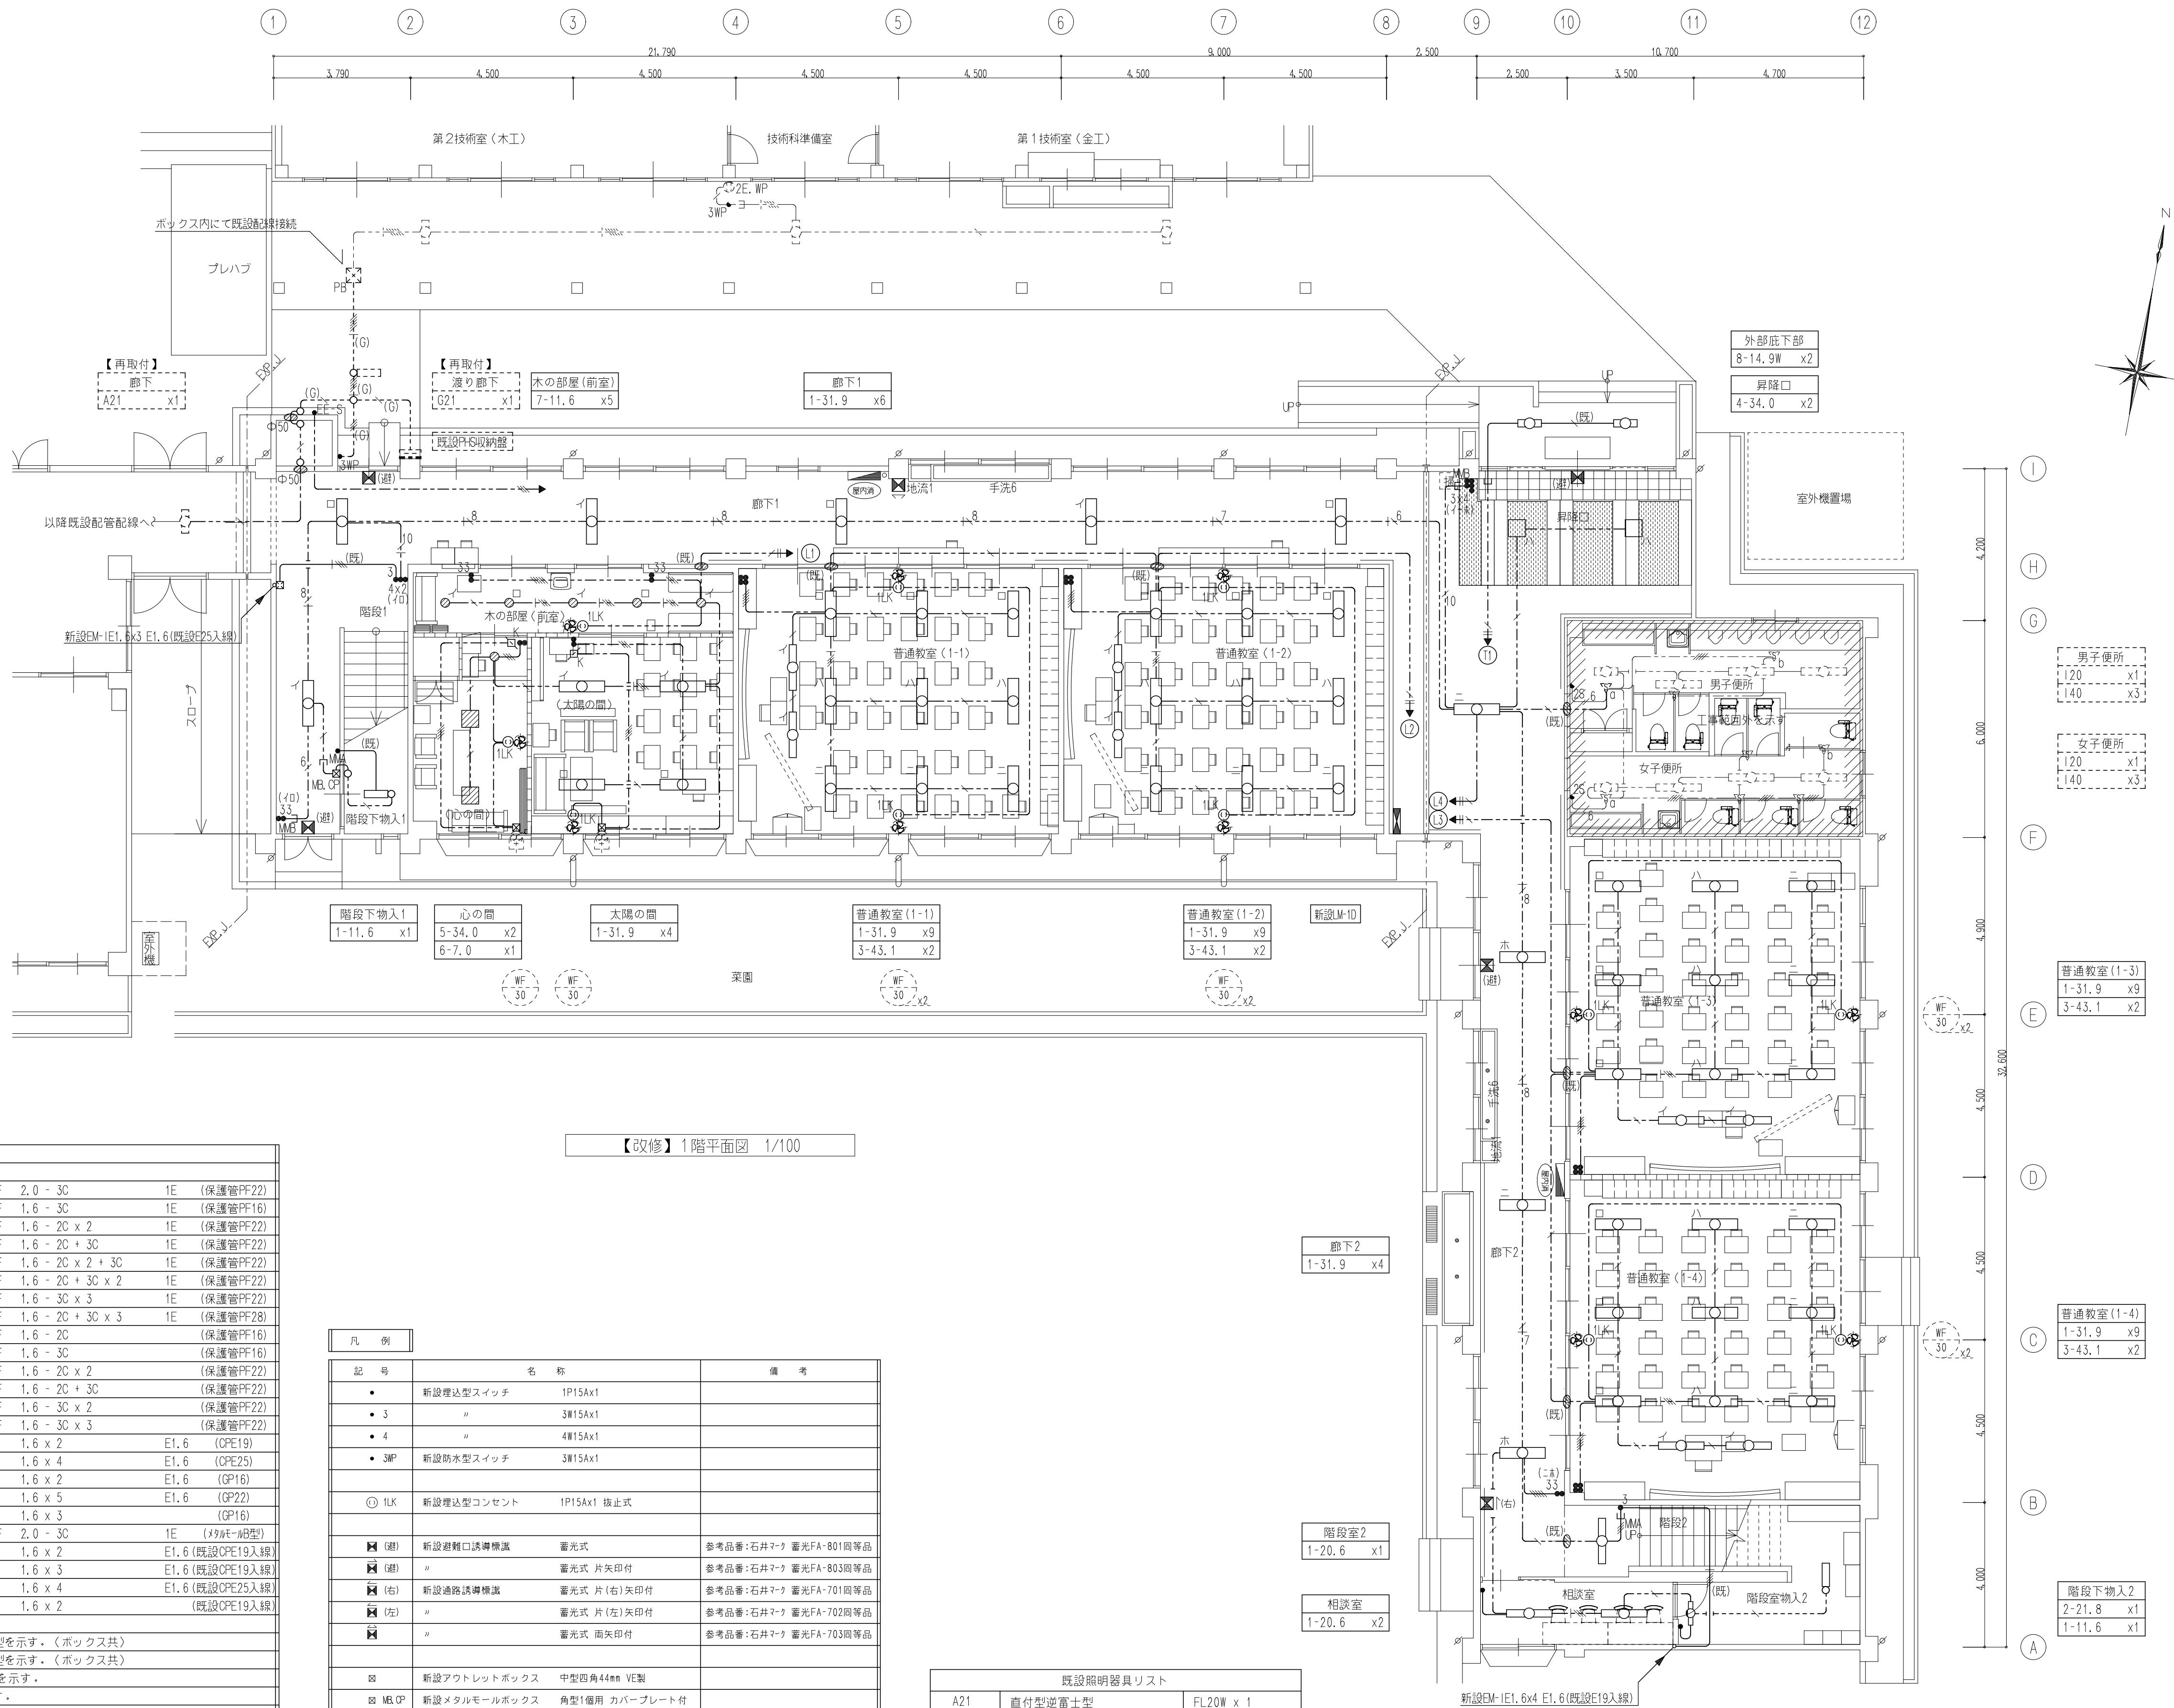


特記事項

特記な配管配線は下記を示す。				
新設電灯回路	---	EM-EE-F	2.0 - 3C	1E (保護管PF22)
"	---	EM-EE-F	1.6 - 3C	1E (保護管PF16)
"	---	EM-EE-F	1.6 - 2C x 2	1E (保護管PF22)
"	---	EM-EE-F	1.6 - 2C + 3C	1E (保護管PF22)
"	---	EM-EE-F	1.6 - 2C x 2 + 3C	1E (保護管PF22)
"	---	EM-EE-F	1.6 - 2C + 3C x 2	1E (保護管PF22)
"	---	EM-EE-F	1.6 - 3C x 3	1E (保護管PF22)
"	---	EM-EE-F	1.6 - 2C + 3C x 3	1E (保護管PF28)
"	---	EM-EE-F	1.6 - 2C	(保護管PF16)
"	---	EM-EE-F	1.6 - 3C	(保護管PF16)
"	---	EM-EE-F	1.6 - 2C x 2	(保護管PF22)
"	---	EM-EE-F	1.6 - 2C + 3C	(保護管PF22)
"	---	EM-EE-F	1.6 - 3C x 2	(保護管PF22)
"	---	EM-EE-F	1.6 - 3C x 3	(保護管PF22)
"	---	EM-IE	1.6 x 2	E1.6 (OPE19)
"	---	EM-IE	1.6 x 4	E1.6 (OPE25)
"	---	EM-IE	1.6 x 2	E1.6 (GP16)
"	---	EM-IE	1.6 x 5	E1.6 (GP22)
"	---	EM-IE	1.6 x 3	(GP16)
"	---	EM-EE-F	2.0 - 3C	1E (494F-A型)
"	---	EM-IE	1.6 x 2	E1.6 (既設OPE19入線)
"	---	EM-IE	1.6 x 3	E1.6 (既設OPE19入線)
"	---	EM-IE	1.6 x 4	E1.6 (既設OPE25入線)
"	---	EM-IE	1.6 x 2	(既設OPE19入線)
図中 --- は立上りメタルモールA型を示す。(ボックス共)				
図中 --- は立上りメタルモールB型を示す。(ボックス共)				
φ50 ... 既設壁貫通 (φ50-150mm) を示す。				
φ (既) ... 既設壁貫通再利用箇所を示す。				
水回り等、各種規定による器具にはD種接地工事(E1.6)を施工のこと。				
2重天井内配線はケーブル配線工事とする。				
壁内配線及び貫通部分の保護管はP F管を使用の事。				
防火区画及び界壁貫通の場合は、建築設備設計・施工上の運用指針により施工の事。				

記号	名称	備考
●	新設埋込型スイッチ	1P15Ax1
● 3	"	3W15Ax1
● 4	"	4W15Ax1
● 3WP	新設防水型スイッチ	3W15Ax1
○ 1LK	新設埋込型コンセント	1P15Ax1 抜止式
⊠ (部)	新設避難口誘導標識	蓄光式 参考品番: 石井マテ 蓄光FA-801同等品
⊠ (部)	"	蓄光式 片矢印付 参考品番: 石井マテ 蓄光FA-803同等品
⊠ (右)	新設通路誘導標識	蓄光式 片(右)矢印付 参考品番: 石井マテ 蓄光FA-701同等品
⊠ (左)	"	蓄光式 片(左)矢印付 参考品番: 石井マテ 蓄光FA-702同等品
⊠	"	蓄光式 両矢印付 参考品番: 石井マテ 蓄光FA-703同等品
⊠	新設アウトレットボックス	中型四角44mm VE製
⊠ ML OP	新設メタルモールボックス	角型1個用 カバープレート付
⊠ 2ML OP	"	角型2個用 カバープレート付
○-○	新設露出ボックス	丸型 鋼板製

既設照明器具リスト		
A21	直付型逆富士型	FL20W x 1
G21	直付型	77リリハ付 FL20W x 1
120	直付型逆富士型 20形	LED
140	直付型逆富士型 40形	LED

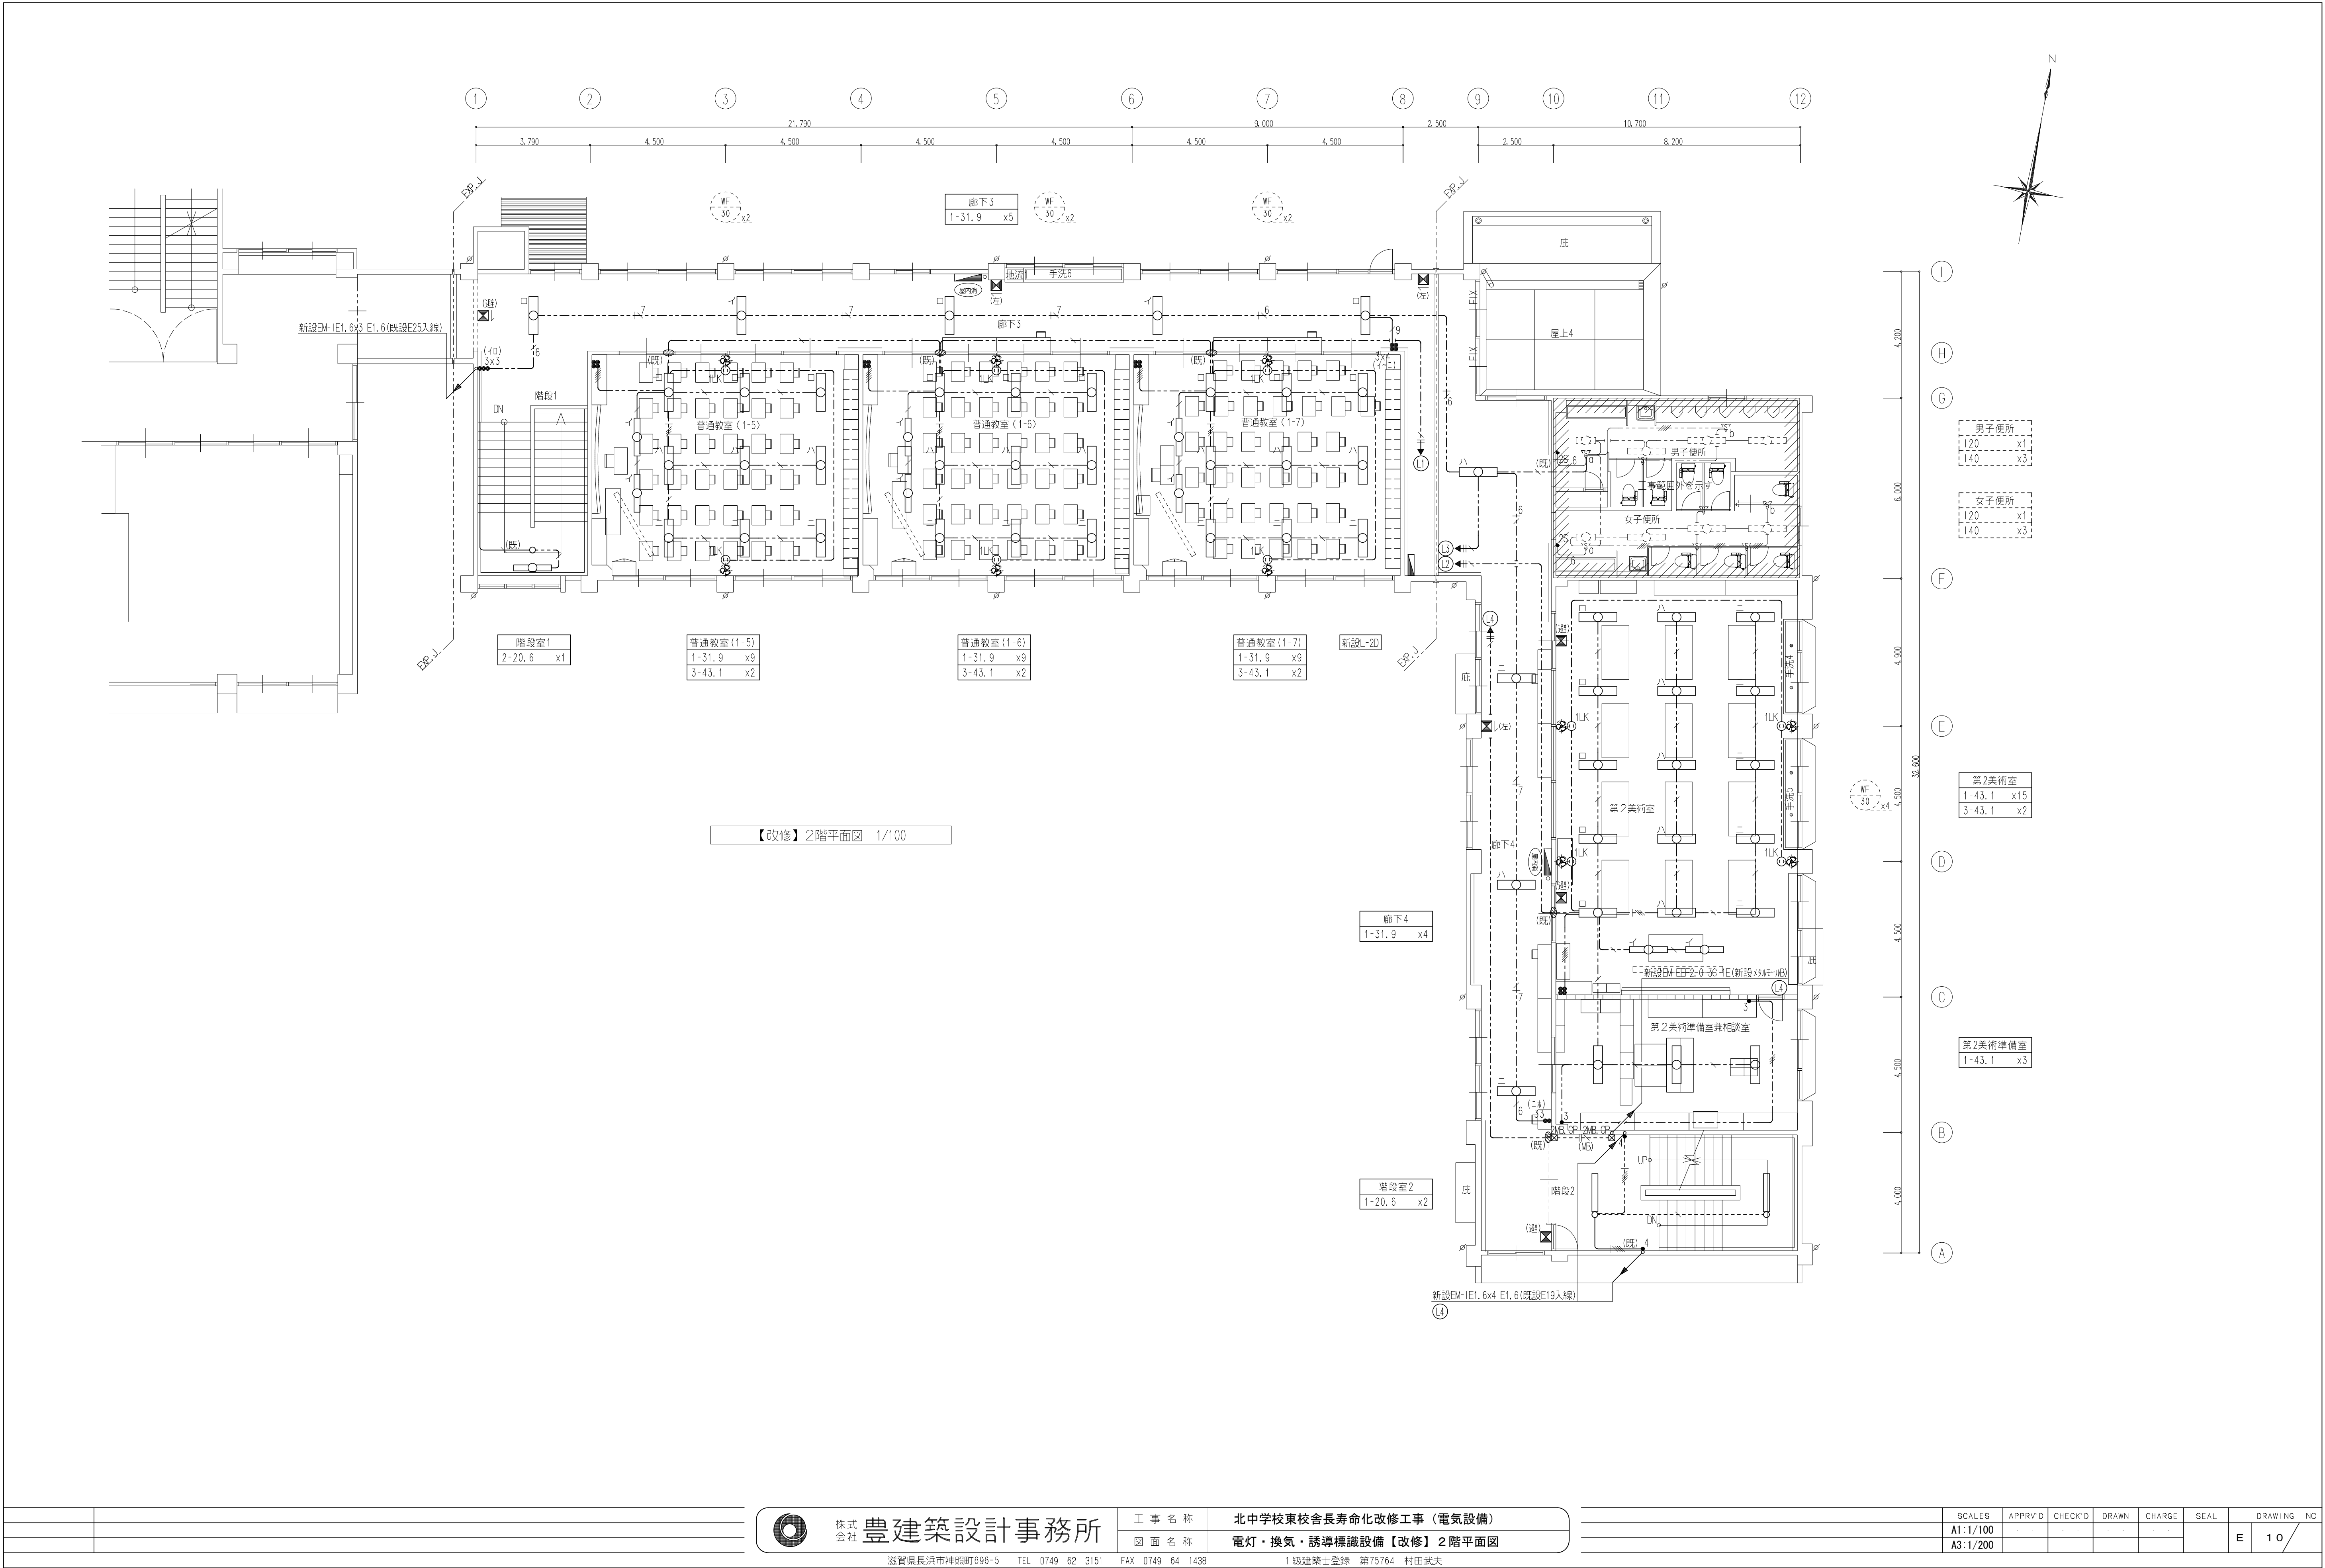


株式会社 豊建築設計事務所

工事名称 北中学校東校舎長寿命化改修工事（電気設備）
図面名称 電灯・換気・誘導標識設備【改修】2階平面図

滋賀県長浜市神明町896-5 TEL 0749 62 3151 FAX 0749 64 1438

1級建築士登録 第75764 村田武夫

SCALE A1: 1/100 A3: 1/200
APPR'D CHECK'D DRAWN CHARGE SEAL DRAWING NO
E 10

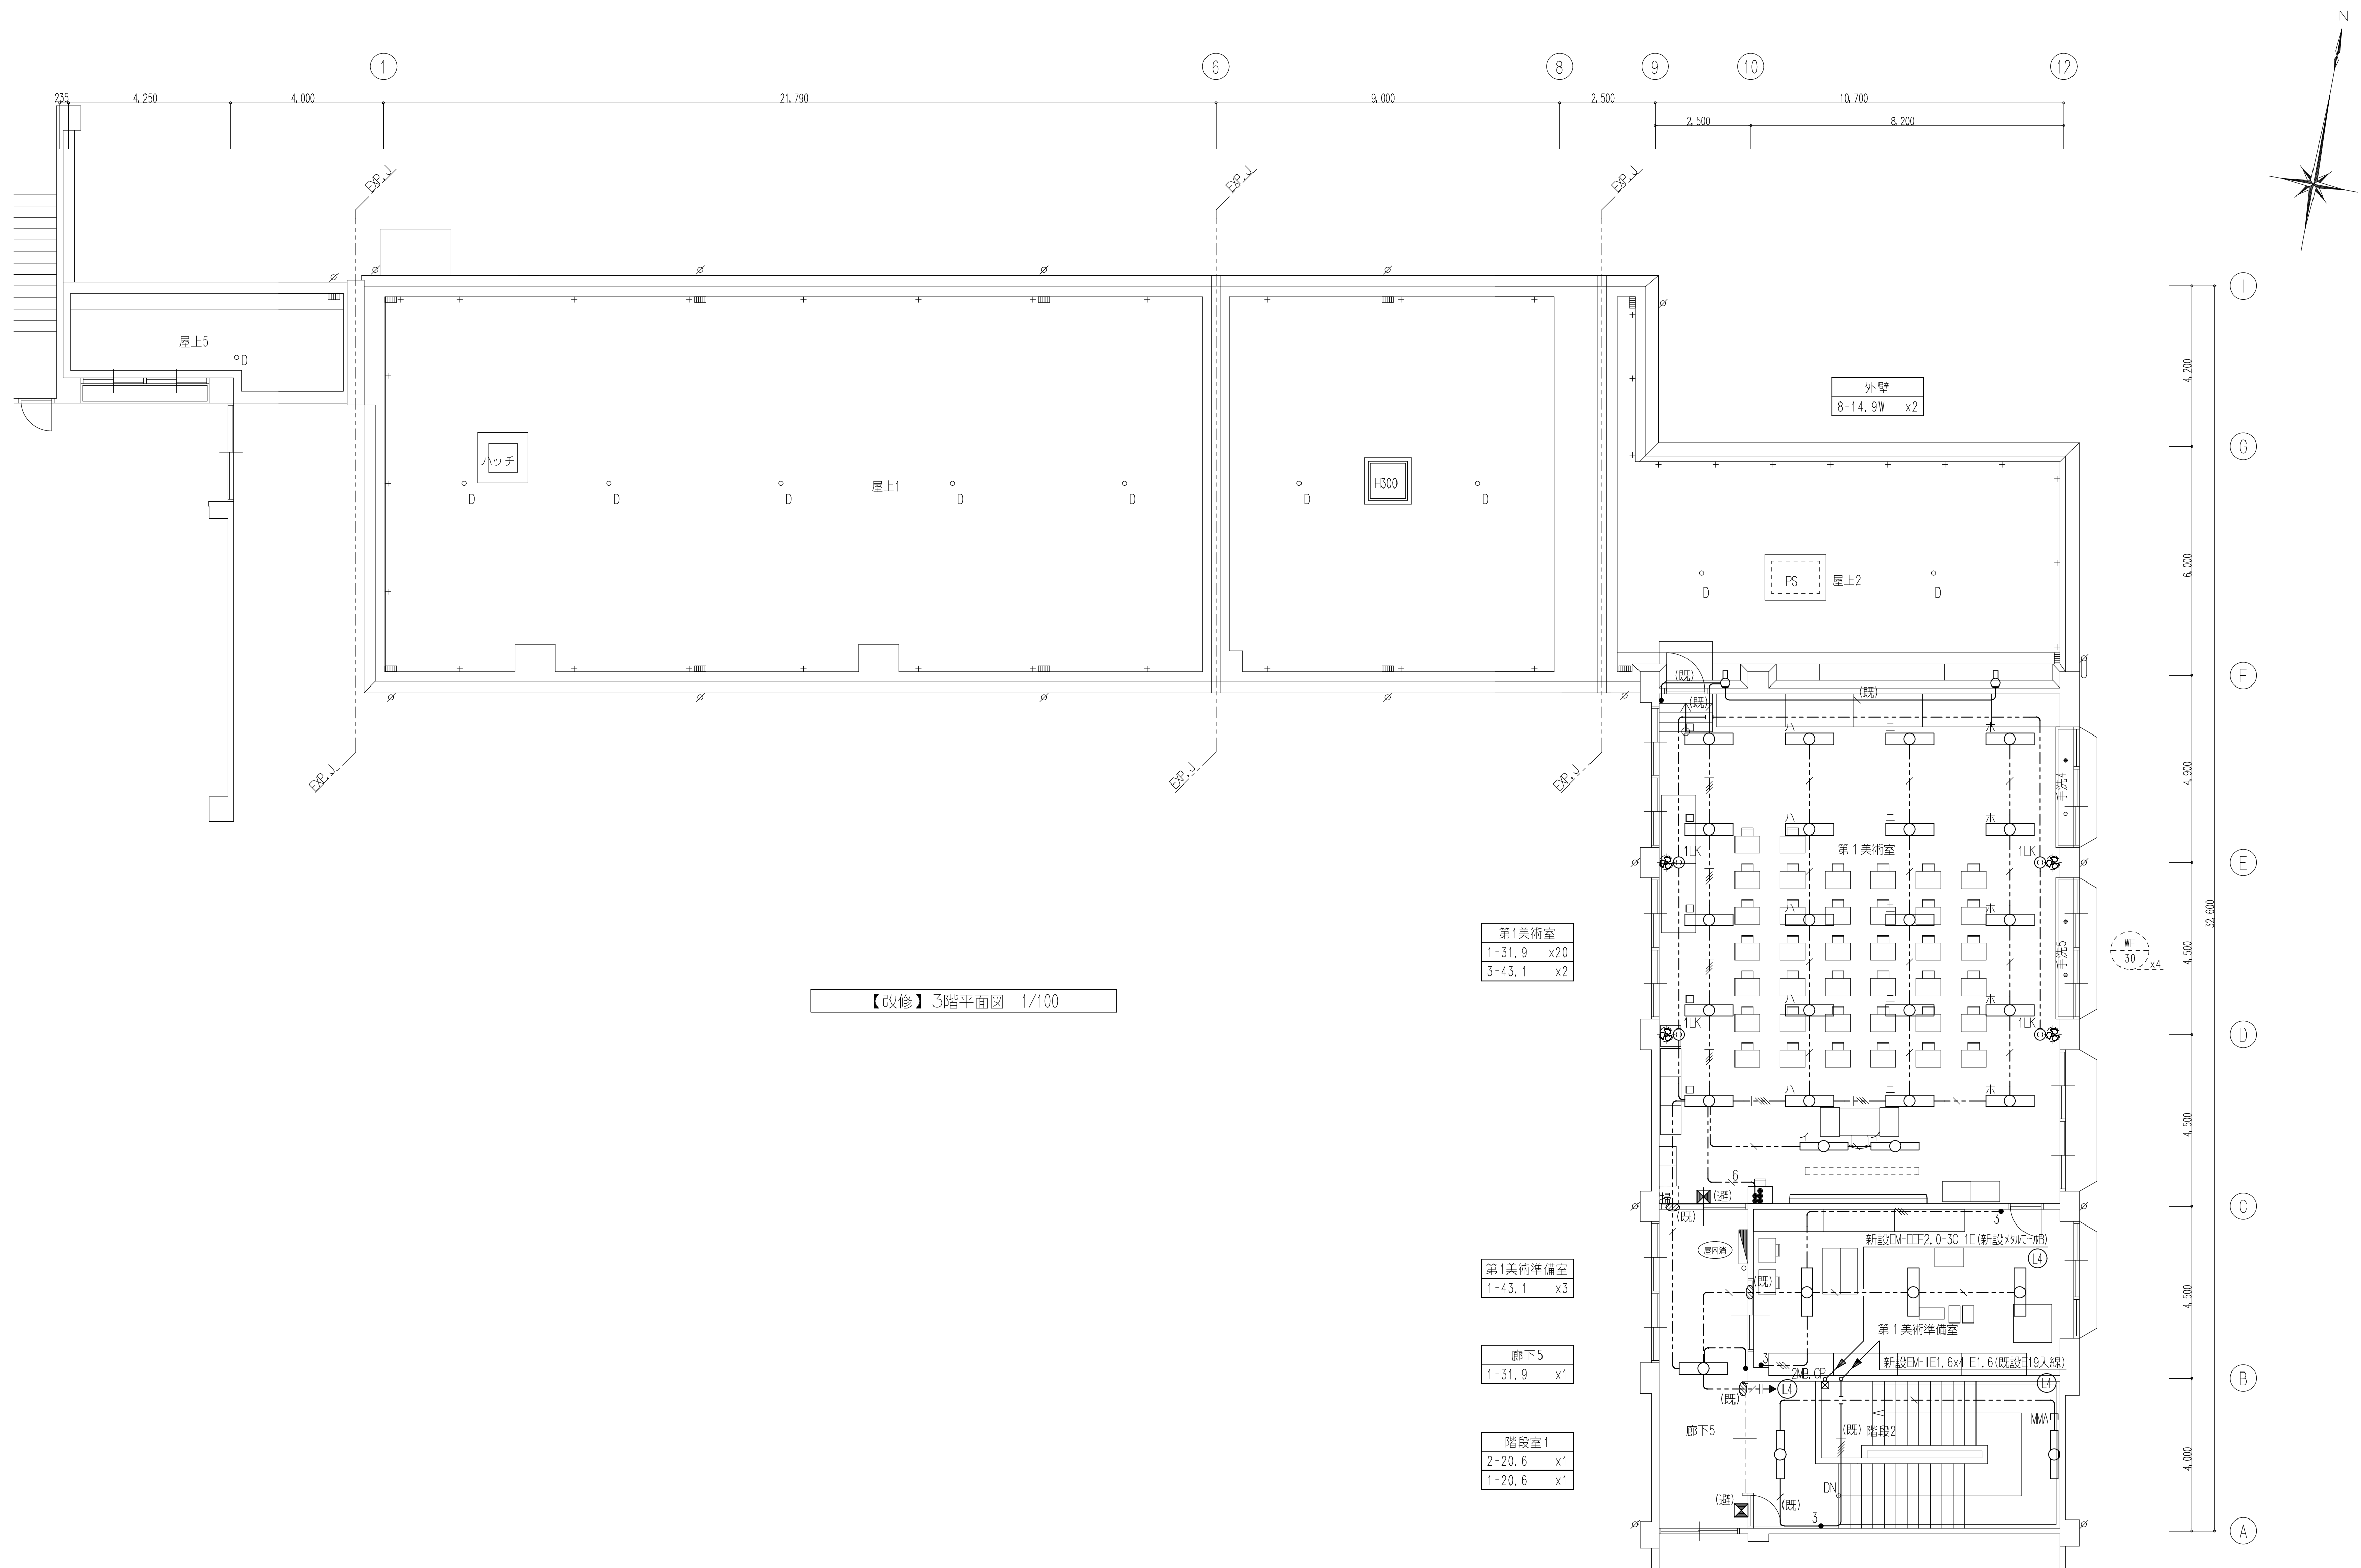

【改修】3階平面図 1/100

第1美術室
1-31.9 x20
3-43.1 x2

第1美術準備室
1-43.1 x3

廊下5
1-31.9 x1

階段室1
2-20.6 x1
1-20.6 x1

W30
x4



株式会社 豊建築設計事務所

滋賀県長浜市神領町696-5 TEL 0749 62 3151 FAX 0749 64 1438

工事名称


北中学校東校舎長寿命化改修工事（電気設備）

図面名称

電灯・換気・誘導標識設備【改修】3階平面図

1級建築士登録 第75764 村田武夫

SCALES	APPR'D	CHECK'D	DRAWN	CHARGE	SEAL	DRAWING NO
A1:1/100						E 11
A3:1/200						

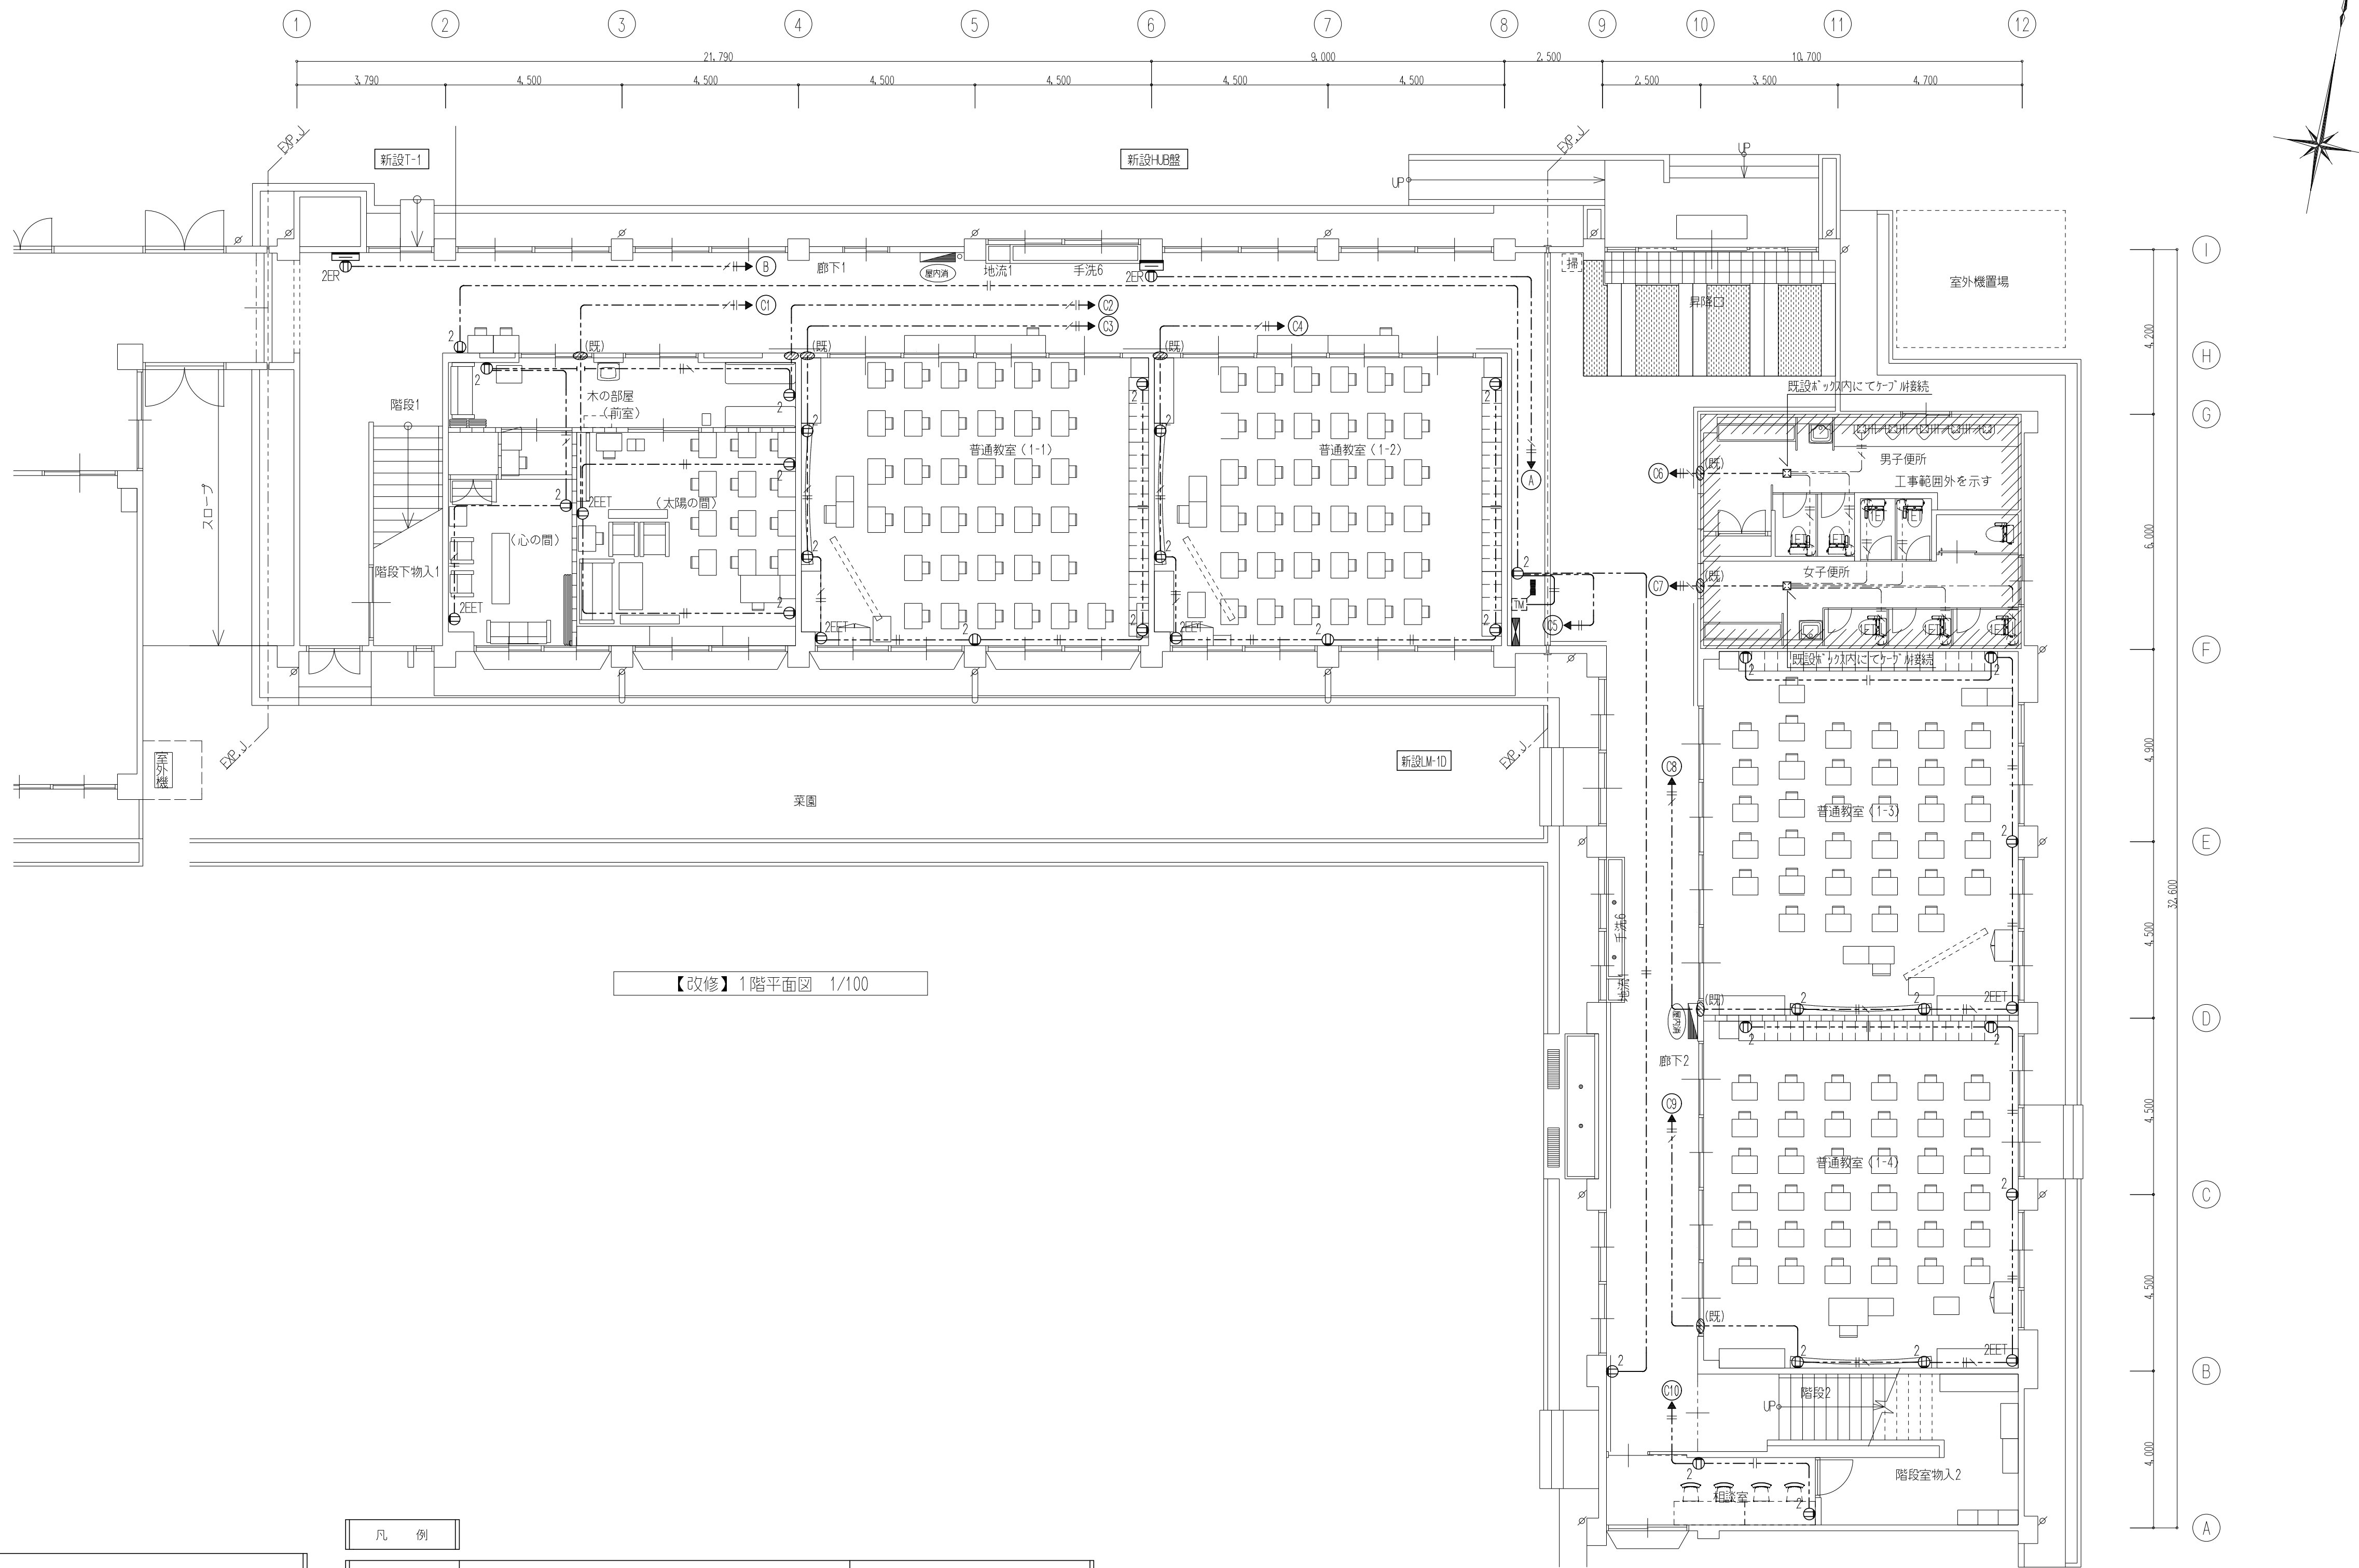

特記事項

特記なき配管配線は下記を示す。				
新設差込回路	---	EM-EE-F	2.0 × 3C	1E (保護管PF22)
〃	---	EM-EE-F	2.0 × 2C + 3C	1E (保護管PF22)
〃	---	EM-EE-F	2.0 × 2C	(保護管PF16)
図中 ------ は立上りメタルモール状を示す。(ボックス共)				
⊙(既) …既設壁貫通再利用箇所を示す。				
⌒ 重天井内配線はケーブル配線工事とする。				
壁内配線及び貫通部分の保護管はP.F.管を使用の事。				
防火区画及び界壁貫通の場合は、建築設備設計・施工上の運用指針により施工の事。				

凡例


記号	名称	備考
① 2	新設埋込型コンセント	2P15Ax2
① 2EET	〃	2P15Ax2 接地極端子付
① 20A	〃	2P20Ax1
① 2ER	新設露出型コンセント	2P15Ax2 接地極付
④E	新設OAタップコンセント	2P15Ax4 接地極付 (5.0mコード付)
	新設電波受信アンテナ基地局	※時刻表示設備図参照

	工事名称	北中学校東校舎長寿命化改修工事（電気設備）
	図面名称	コンセント設備【改修】1階平面図

滋賀県長浜市神明町696-5 TEL 0749 62 3151 FAX 0749 64 1438

1級建築士登録 第75764 村田武夫


SCALES	APPR'D	CHECK'D	DRAWN	CHARGE	SEAL	DRAWING NO
A1:1/100 A3:1/200					E	12

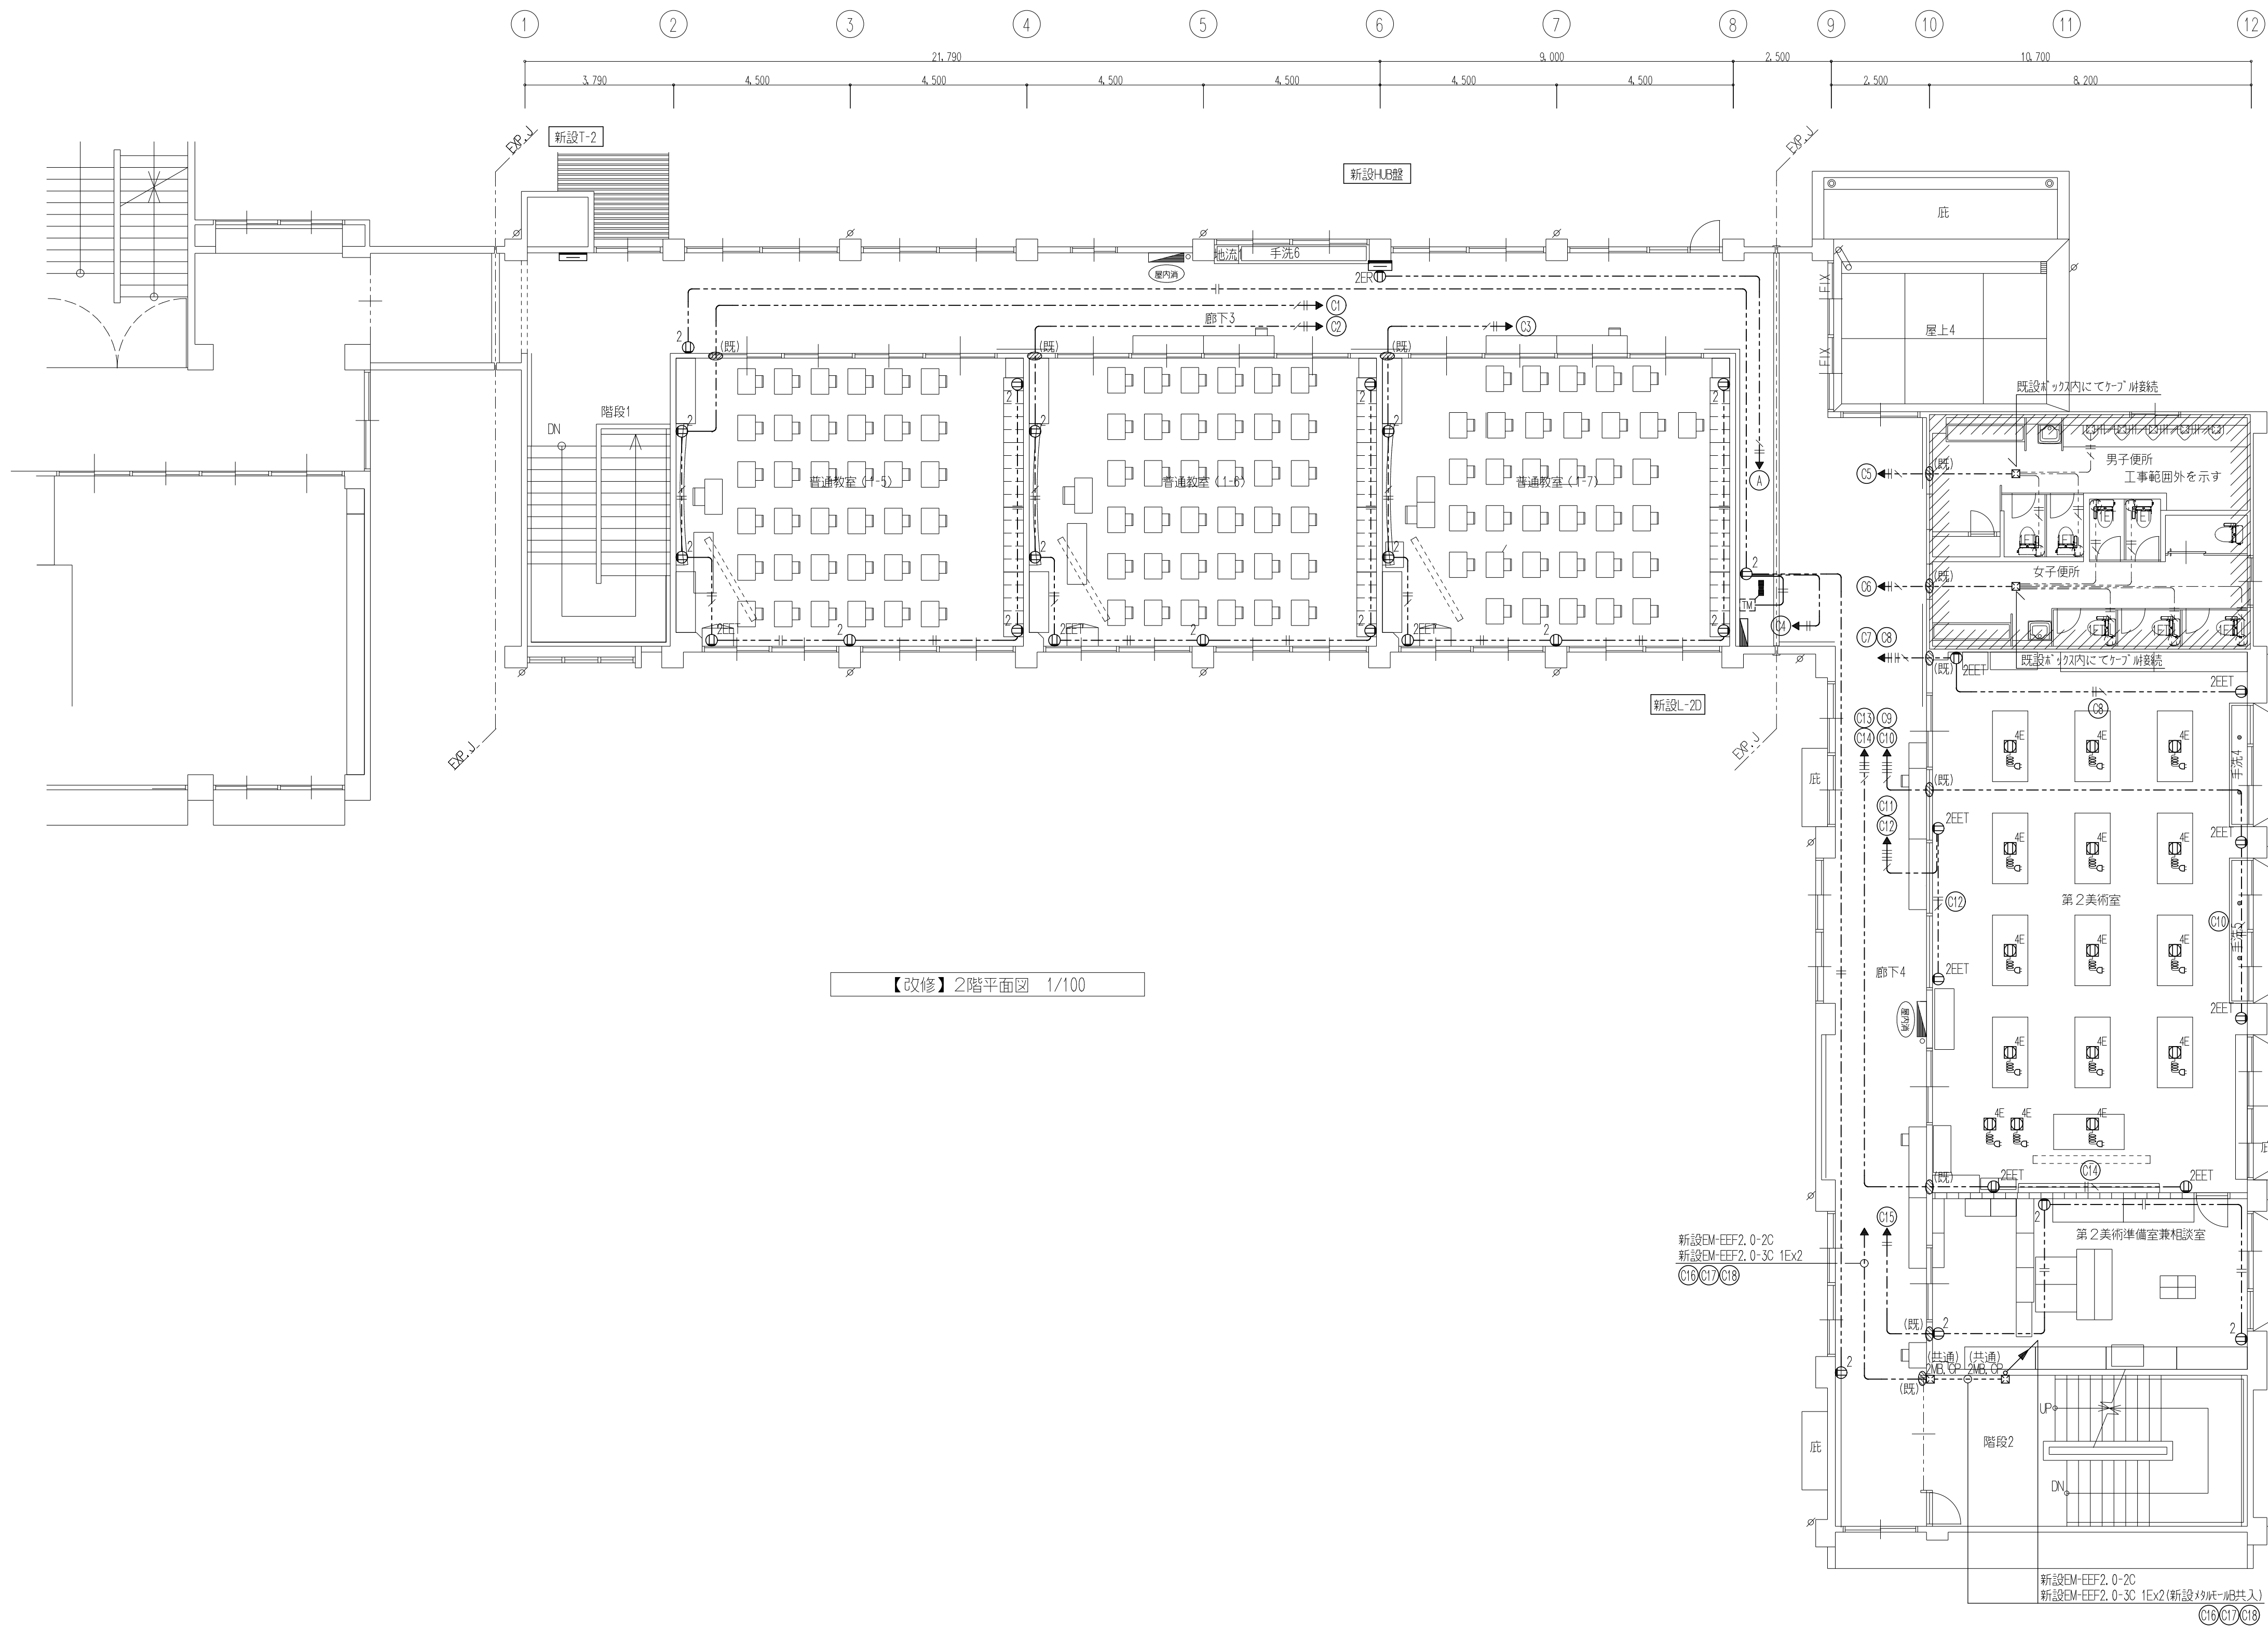

	株式会社	豊建築設計事務所	工事名称	北中学校東校舎長寿命化改修工事（電気設備）
	会社		図面名称	コンセント設備【改修】2階平面図

滋賀県長浜市神領町696-5 TEL 0749 62 3151 FAX 0749 64 1438 1級建築士登録 第75764 村田武夫

SCALES	APPR'D	CHECK'D	DRAWN	CHARGE	SEAL	DRAWING NO
A1: 1/100						
A3: 1/200					E	13

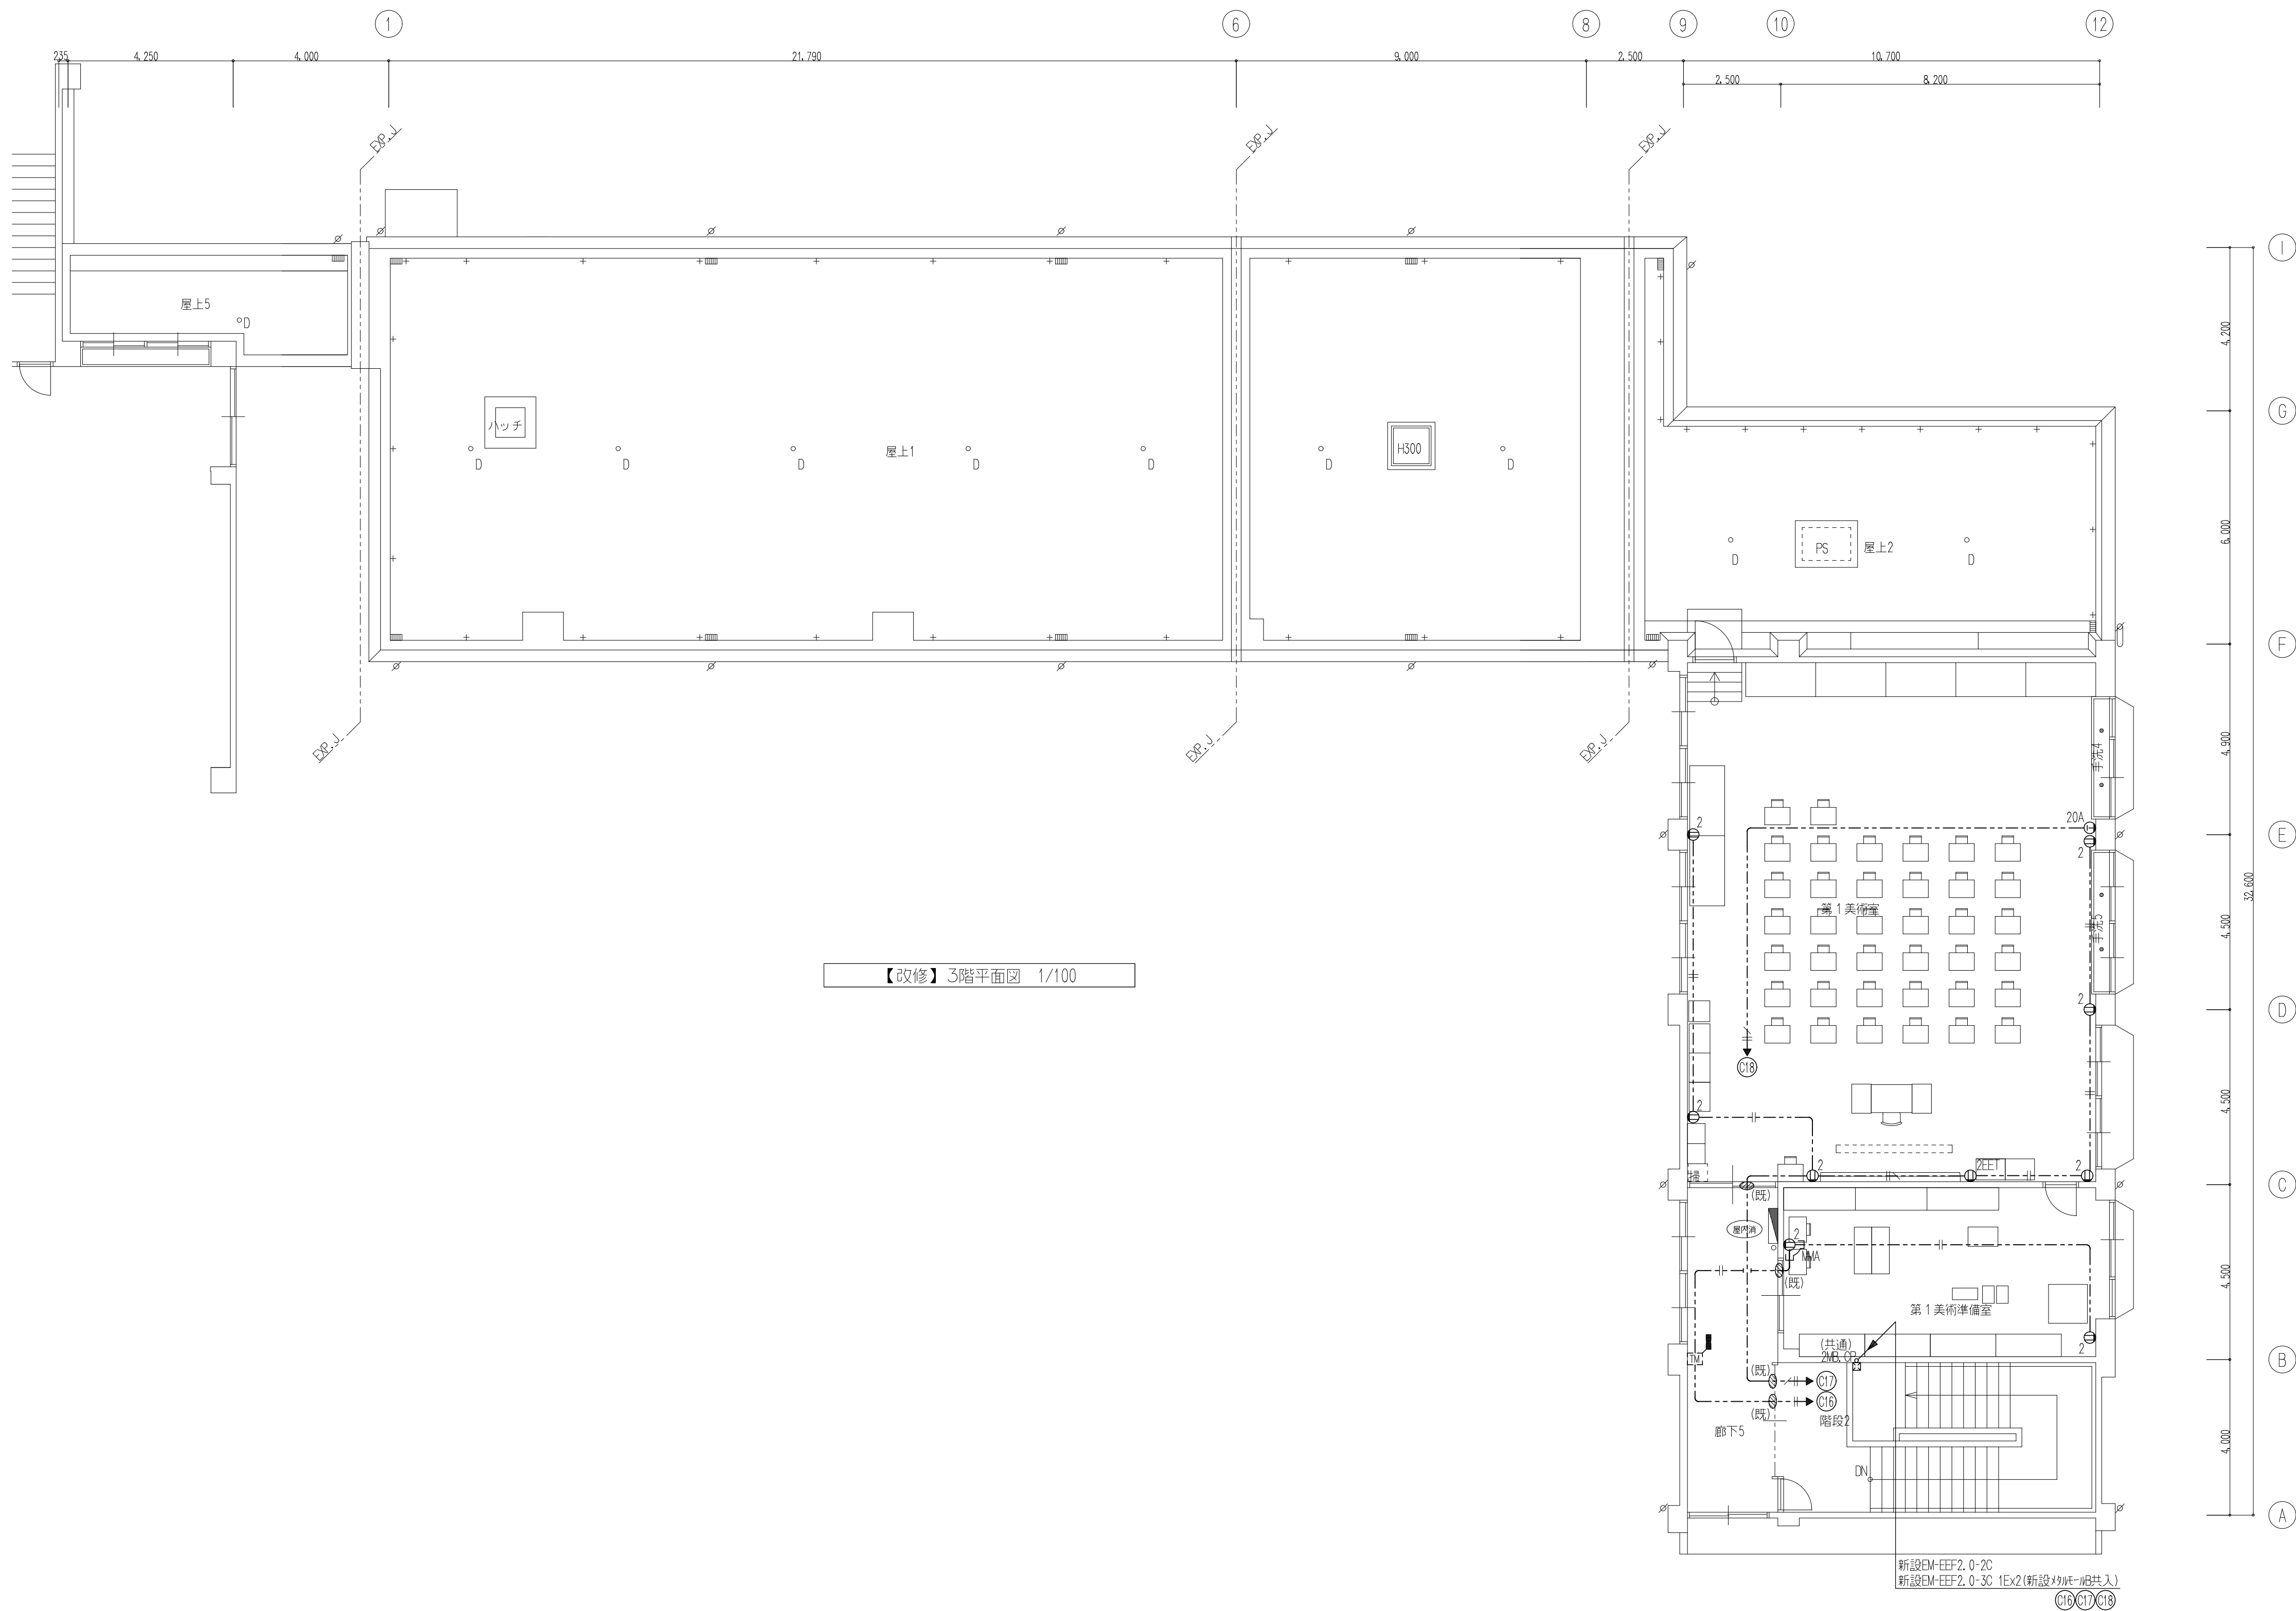

【改修】3階平面図 1/100

新設DM-EFF2.0-2C
新設DM-EFF2.0-3C 1Ex2(新設x99#-配共入)
C1B C17 C18



株式会社
豊建築設計事務所

滋賀県長浜市神照町696-5

TEL 0749 62 3151

FAX 0749 64 1438

工事名称


北中学校東校舎長寿命化改修工事（電気設備）

図面名称

コンセント設備【改修】3階平面図

1級建築士登録 第75764 村田武夫

SCALES	APPR'D	CHECK'D	DRAWN	CHARGE	SEAL	DRAWING	NO
A1:1/100						E	14
A3:1/200							

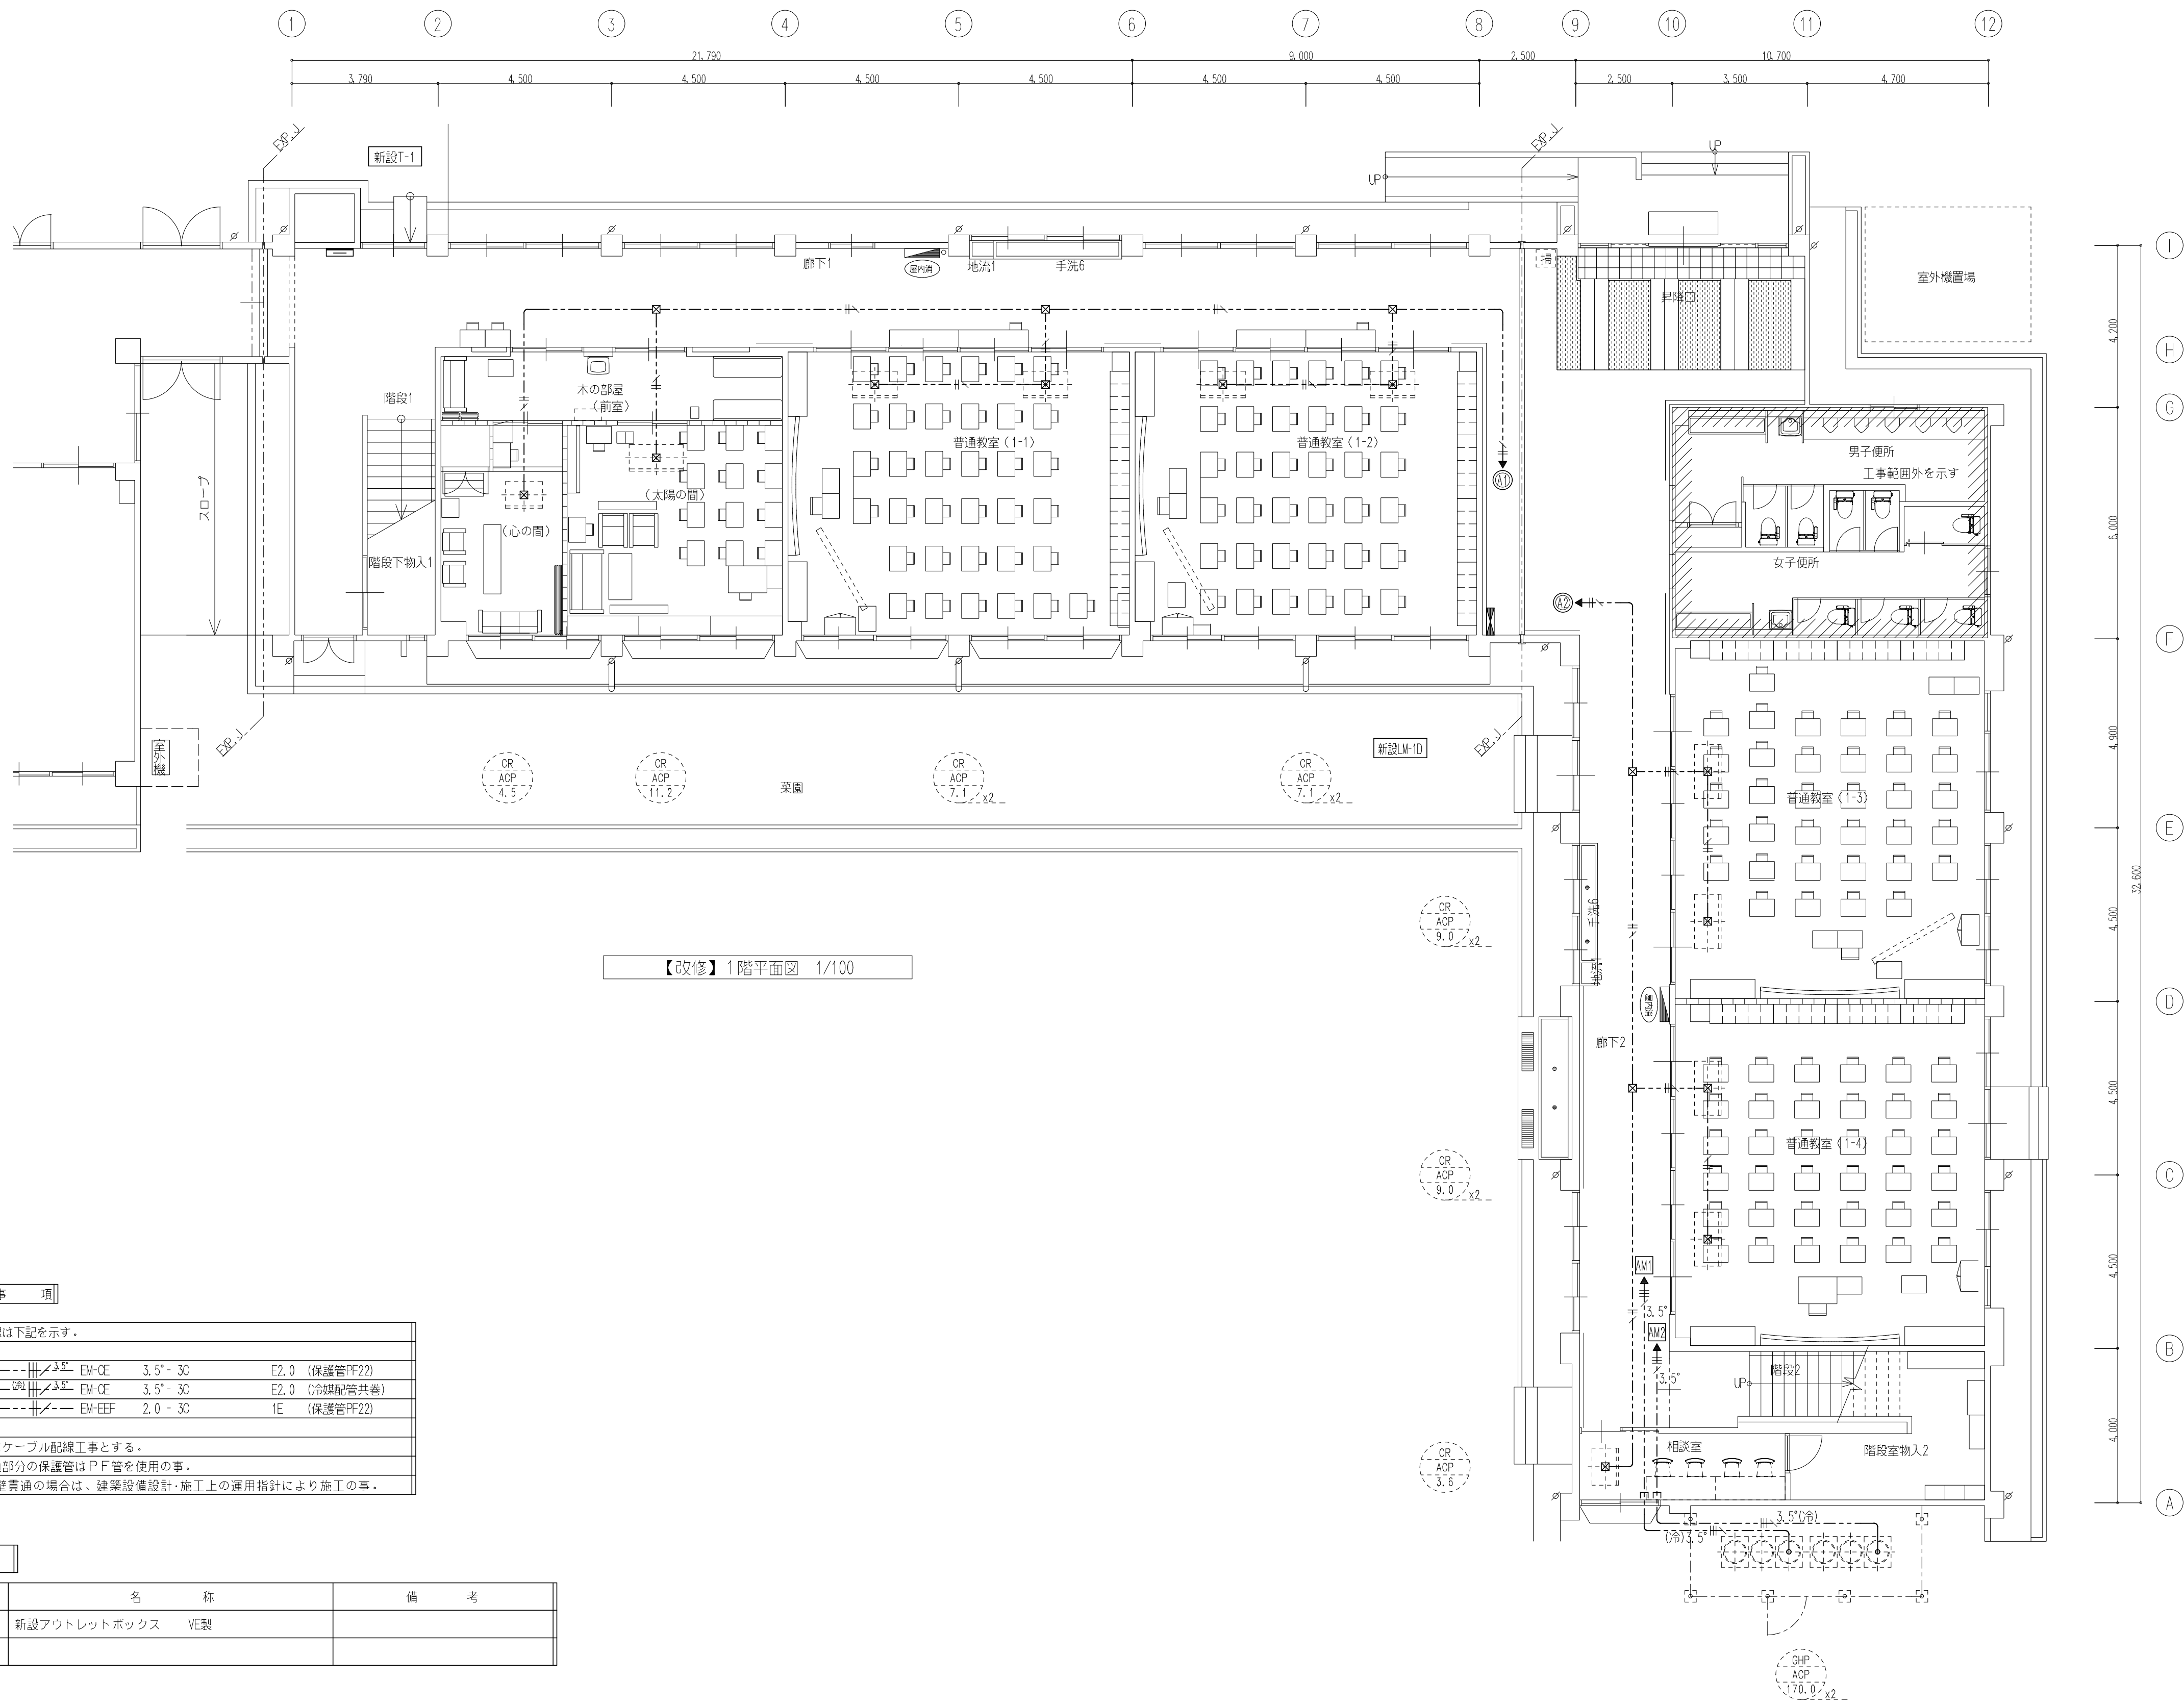

特記事項

特記なき配管配線は下記を示す。				
新設空調動力回路	---//---	EM-CE	3.5" - 3C	E2.0 (保護管PF22)
新設空調配管回路	---//---	EM-CE	3.5" - 3C	E2.0 (冷媒配管共巻)
新設空調電源回路	---//---	EM-EEF	2.0 - 3C	1E (保護管PF22)
2重天井内配線はケーブル配線工事とする。				
壁内配線及び貫通部分の保護管はP.F.管を使用の事。				
防火区画及び界壁貫通の場合は、建築設備設計・施工上の運用指針により施工の事。				

凡例

記号	名称	備考
⊠	新設アウトレットボックス	VE製



株式会社 豊建築設計事務所


工事名称 北中学校東校舎長寿命化改修工事（電気設備）

図面名称 空調用動力・電源設備【改修】1階平面図

滋賀県長浜市神明町696-5 TEL 0749 62 3151 FAX 0749 64 1438

1級建築士登録 第75764 村田武夫


SCALES	APPR'D	CHECK'D	DRAWN	CHARGE	SEAL	DRAWING NO
A1:1/100 A3:1/200					E	15

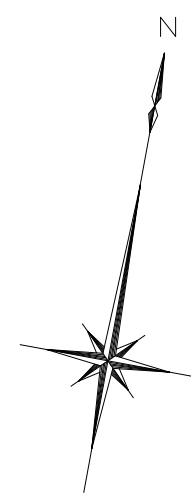


 株式会社 豊建築設計事務所

滋賀県長浜市神照町696-5 TEL 0749 62 3151 FAX 0749 64 1438 1級建築士登録 第75764 村田武夫

SCALES	APPRV'D	CHECK'D	DRAWN	CHARGE	SEAL	DRAWING NO	
A1:1/100	- -	- -	- -	- -		E	16
A3:1/200							

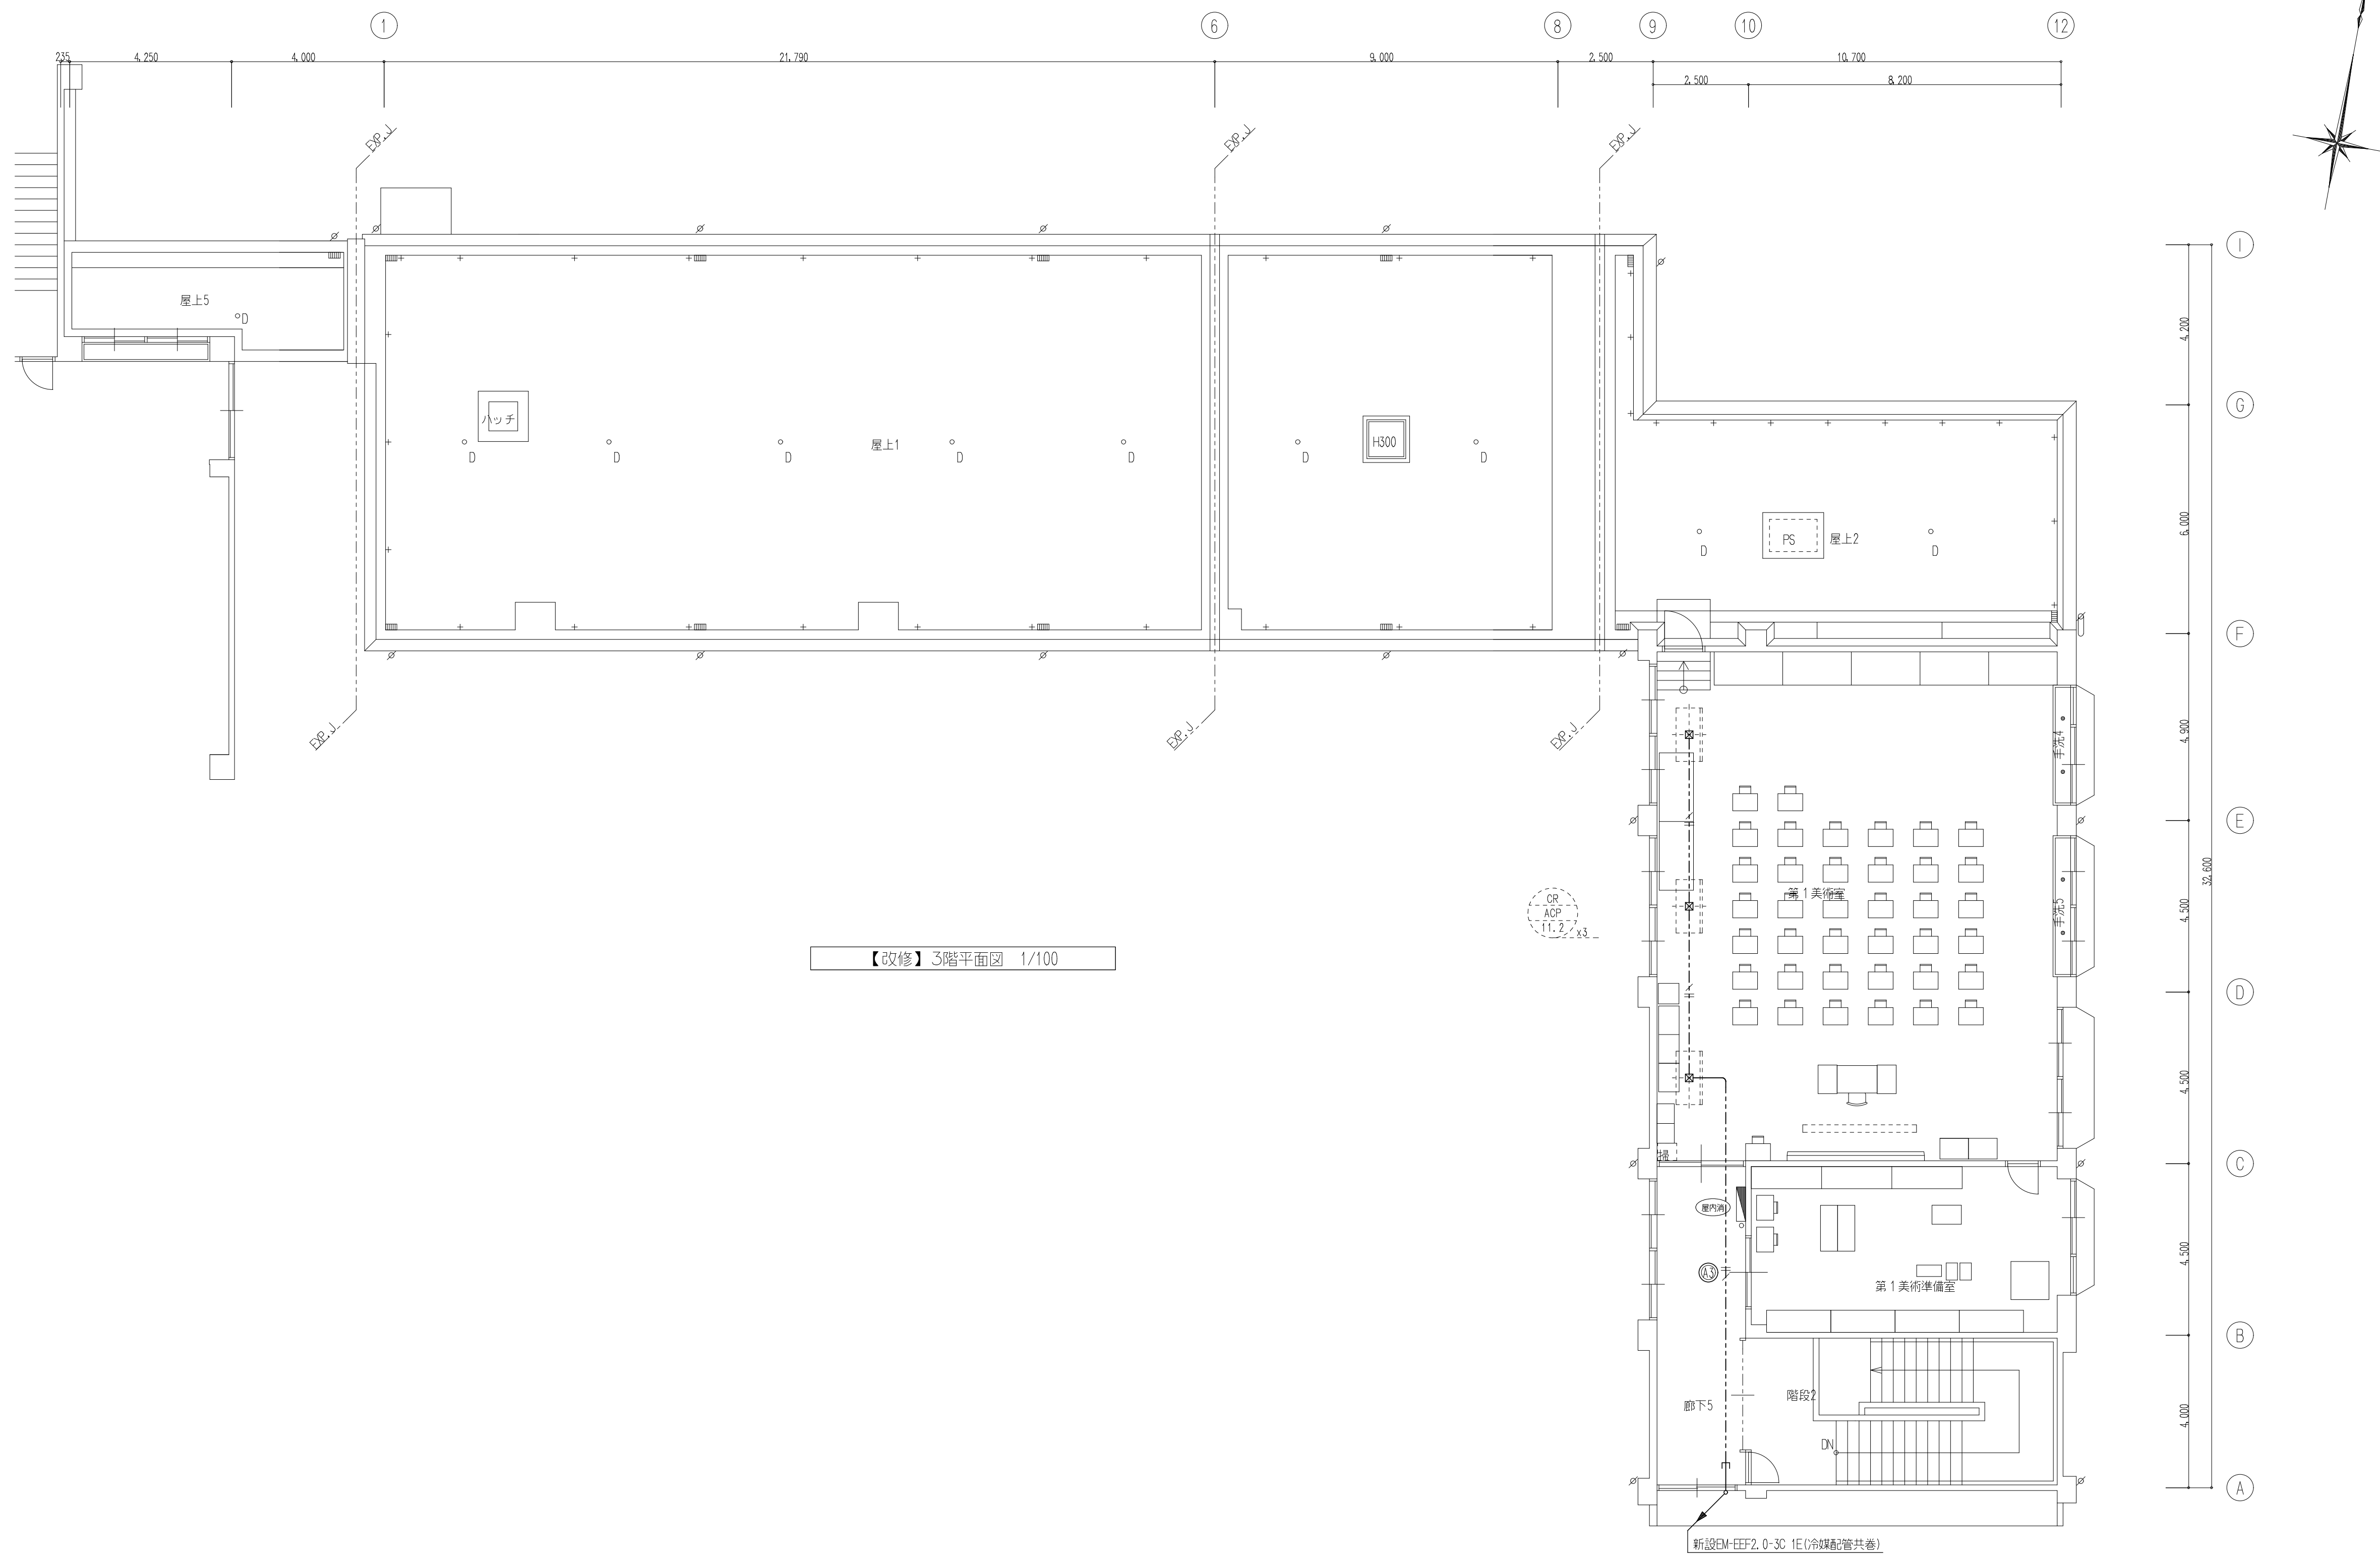

 
	株式会社	豊建築設計事務所	工事名称	北中学校東校舎長寿命化改修工事（電気設備）
			図面名称	空調用電源設備【改修】3階平面図


滋賀県長浜市神領町696-5 TEL 0749 62 3151 FAX 0749 64 1438 1級建築士登録 第75764 村田武夫

SCALES	APPR'D	CHECK'D	DRAWN	CHARGE	SEAL	DRAWING	NO
A1:1/100						E	17
A3:1/200							


記 号	名 称	備 考
☒ PB.1	新設ブルボックス 300x300x300 銅板製	
☒ PB.2	新設ブルボックス 150x150x100 SUS製 防水型	
☒ PB.3	新設ブルボックス 300x300x300 SUS製 防水型	
● L	既設LAN用受口 8極8芯	
📡	既設WiFiアンテナ	
📷	屋外型監視カメラ 壁付 防水型	

 特記なき配管配線は下記を示す。
EM-UTP 0.5 - 4P (CAT5e) (既設CP19入線)
EM-UTP 0.5 - 4P (CAT5e) (既設防水*CP19入線)
壁内配線及び貫通部分の保護管はP管を使用の事。 防火区画及び界壁貫通の場合は、建築設備設計・施工上の運用指針により施工の事。

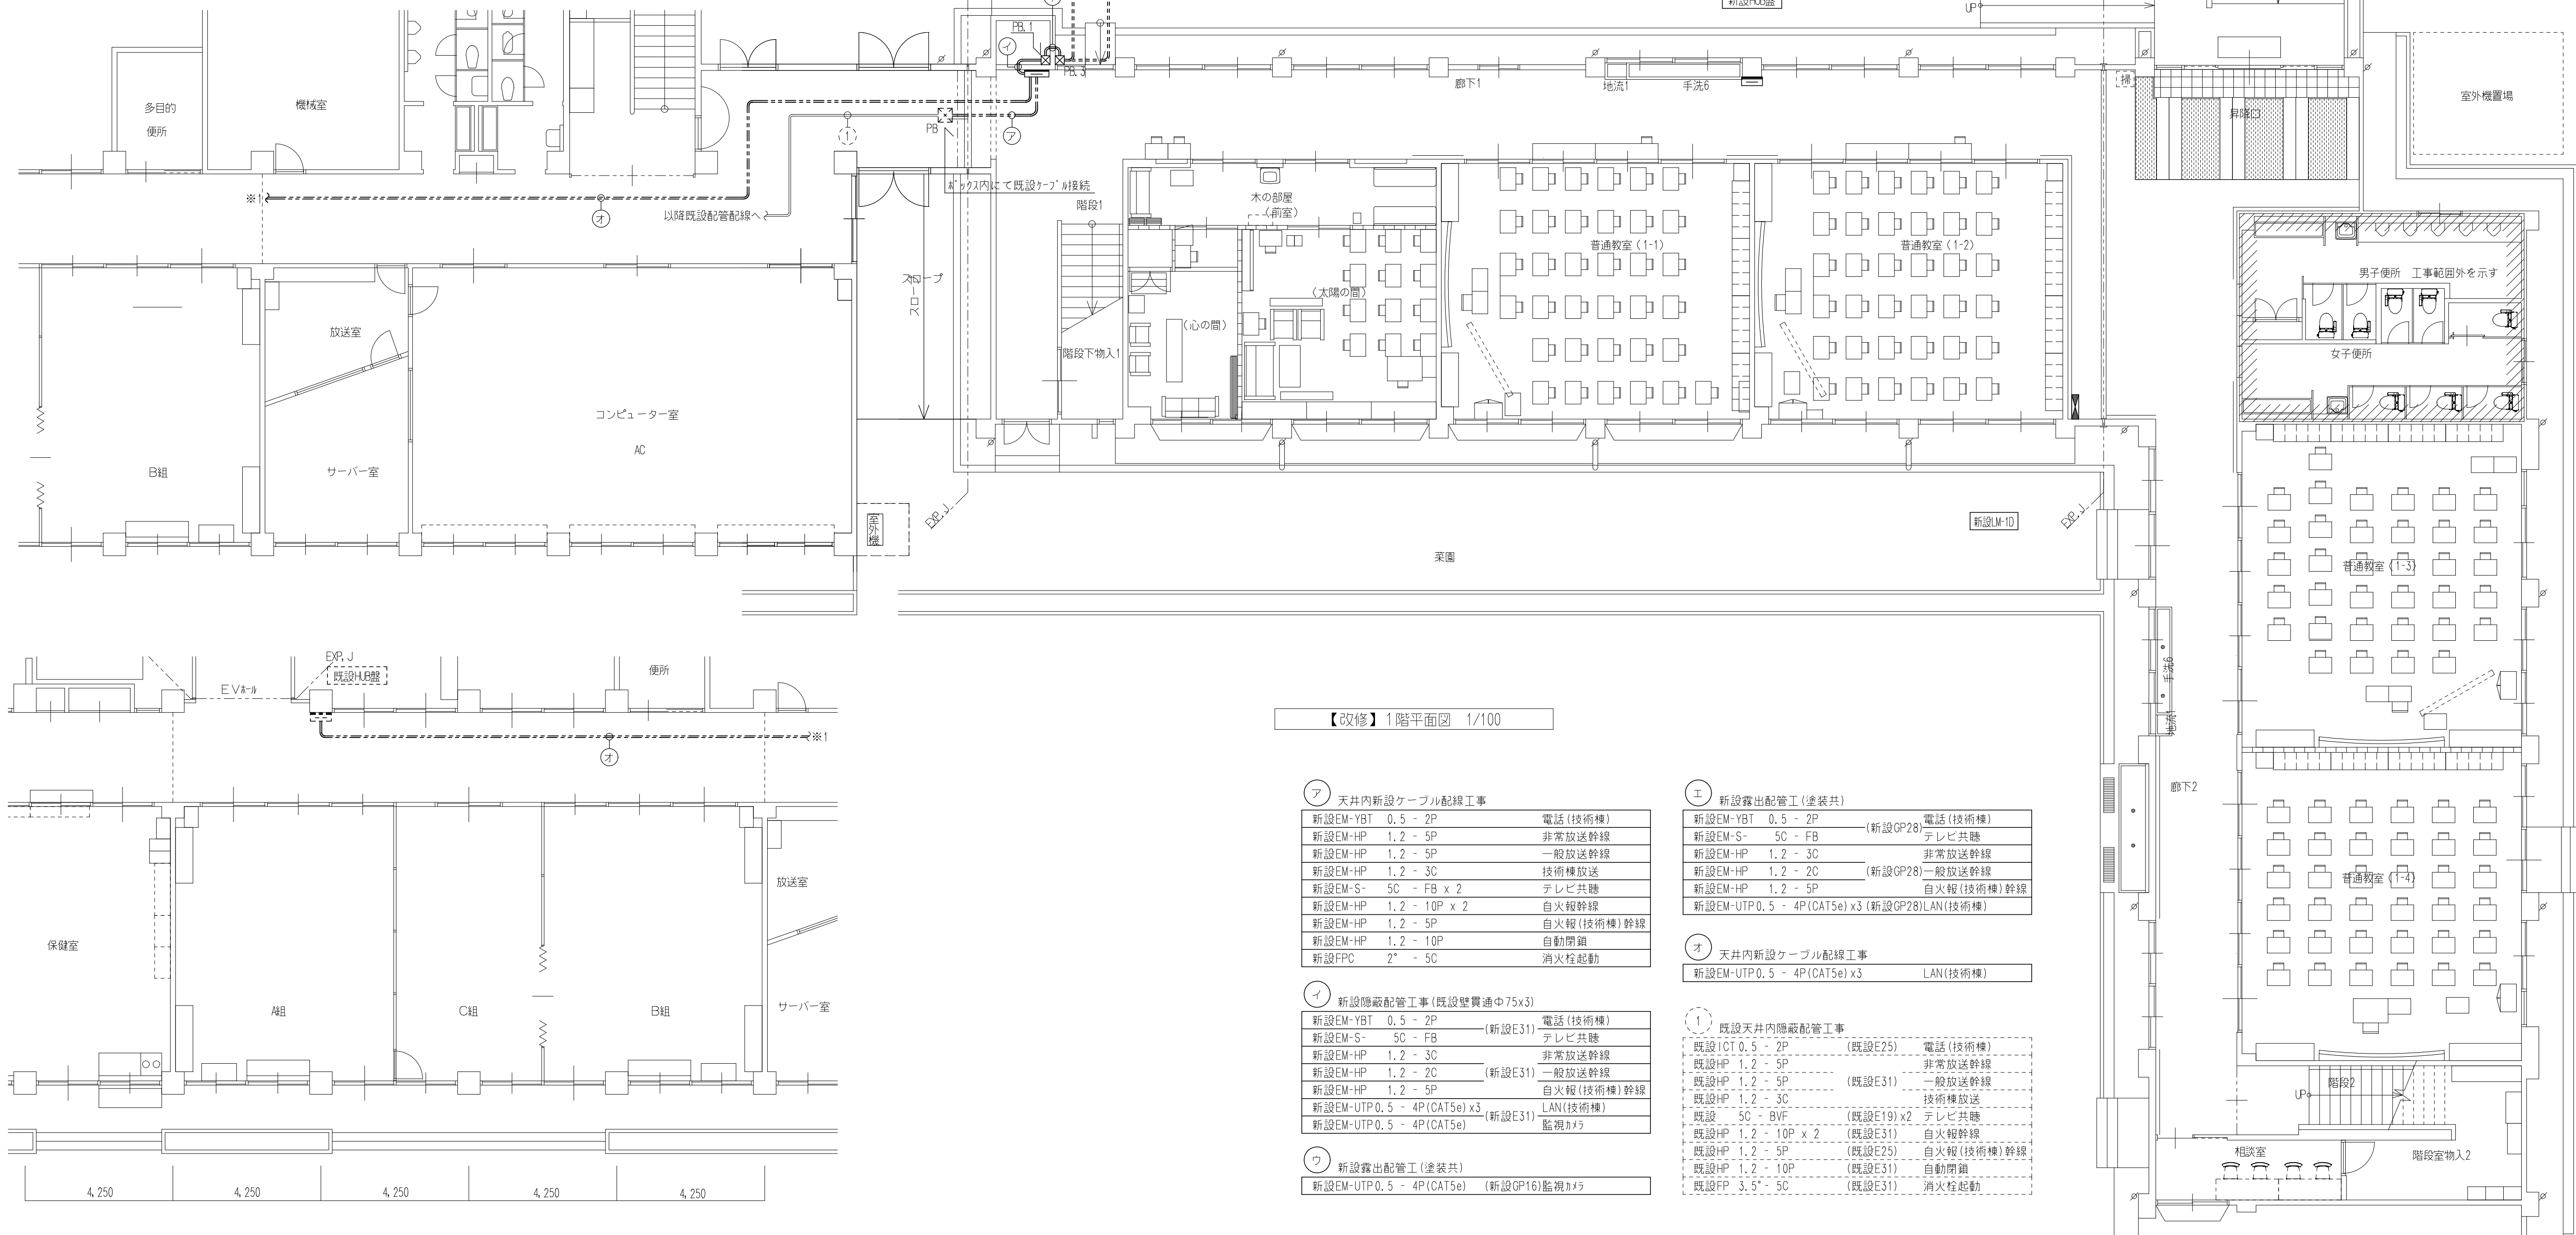



	SCALES	APPR'D	CHECK'D	DRAWN	CHARGE	SEAL	DRAWING NO	
	A1: 1/100	- - -	- - -	- - -	- - -		E	18
	A3: 1/200							

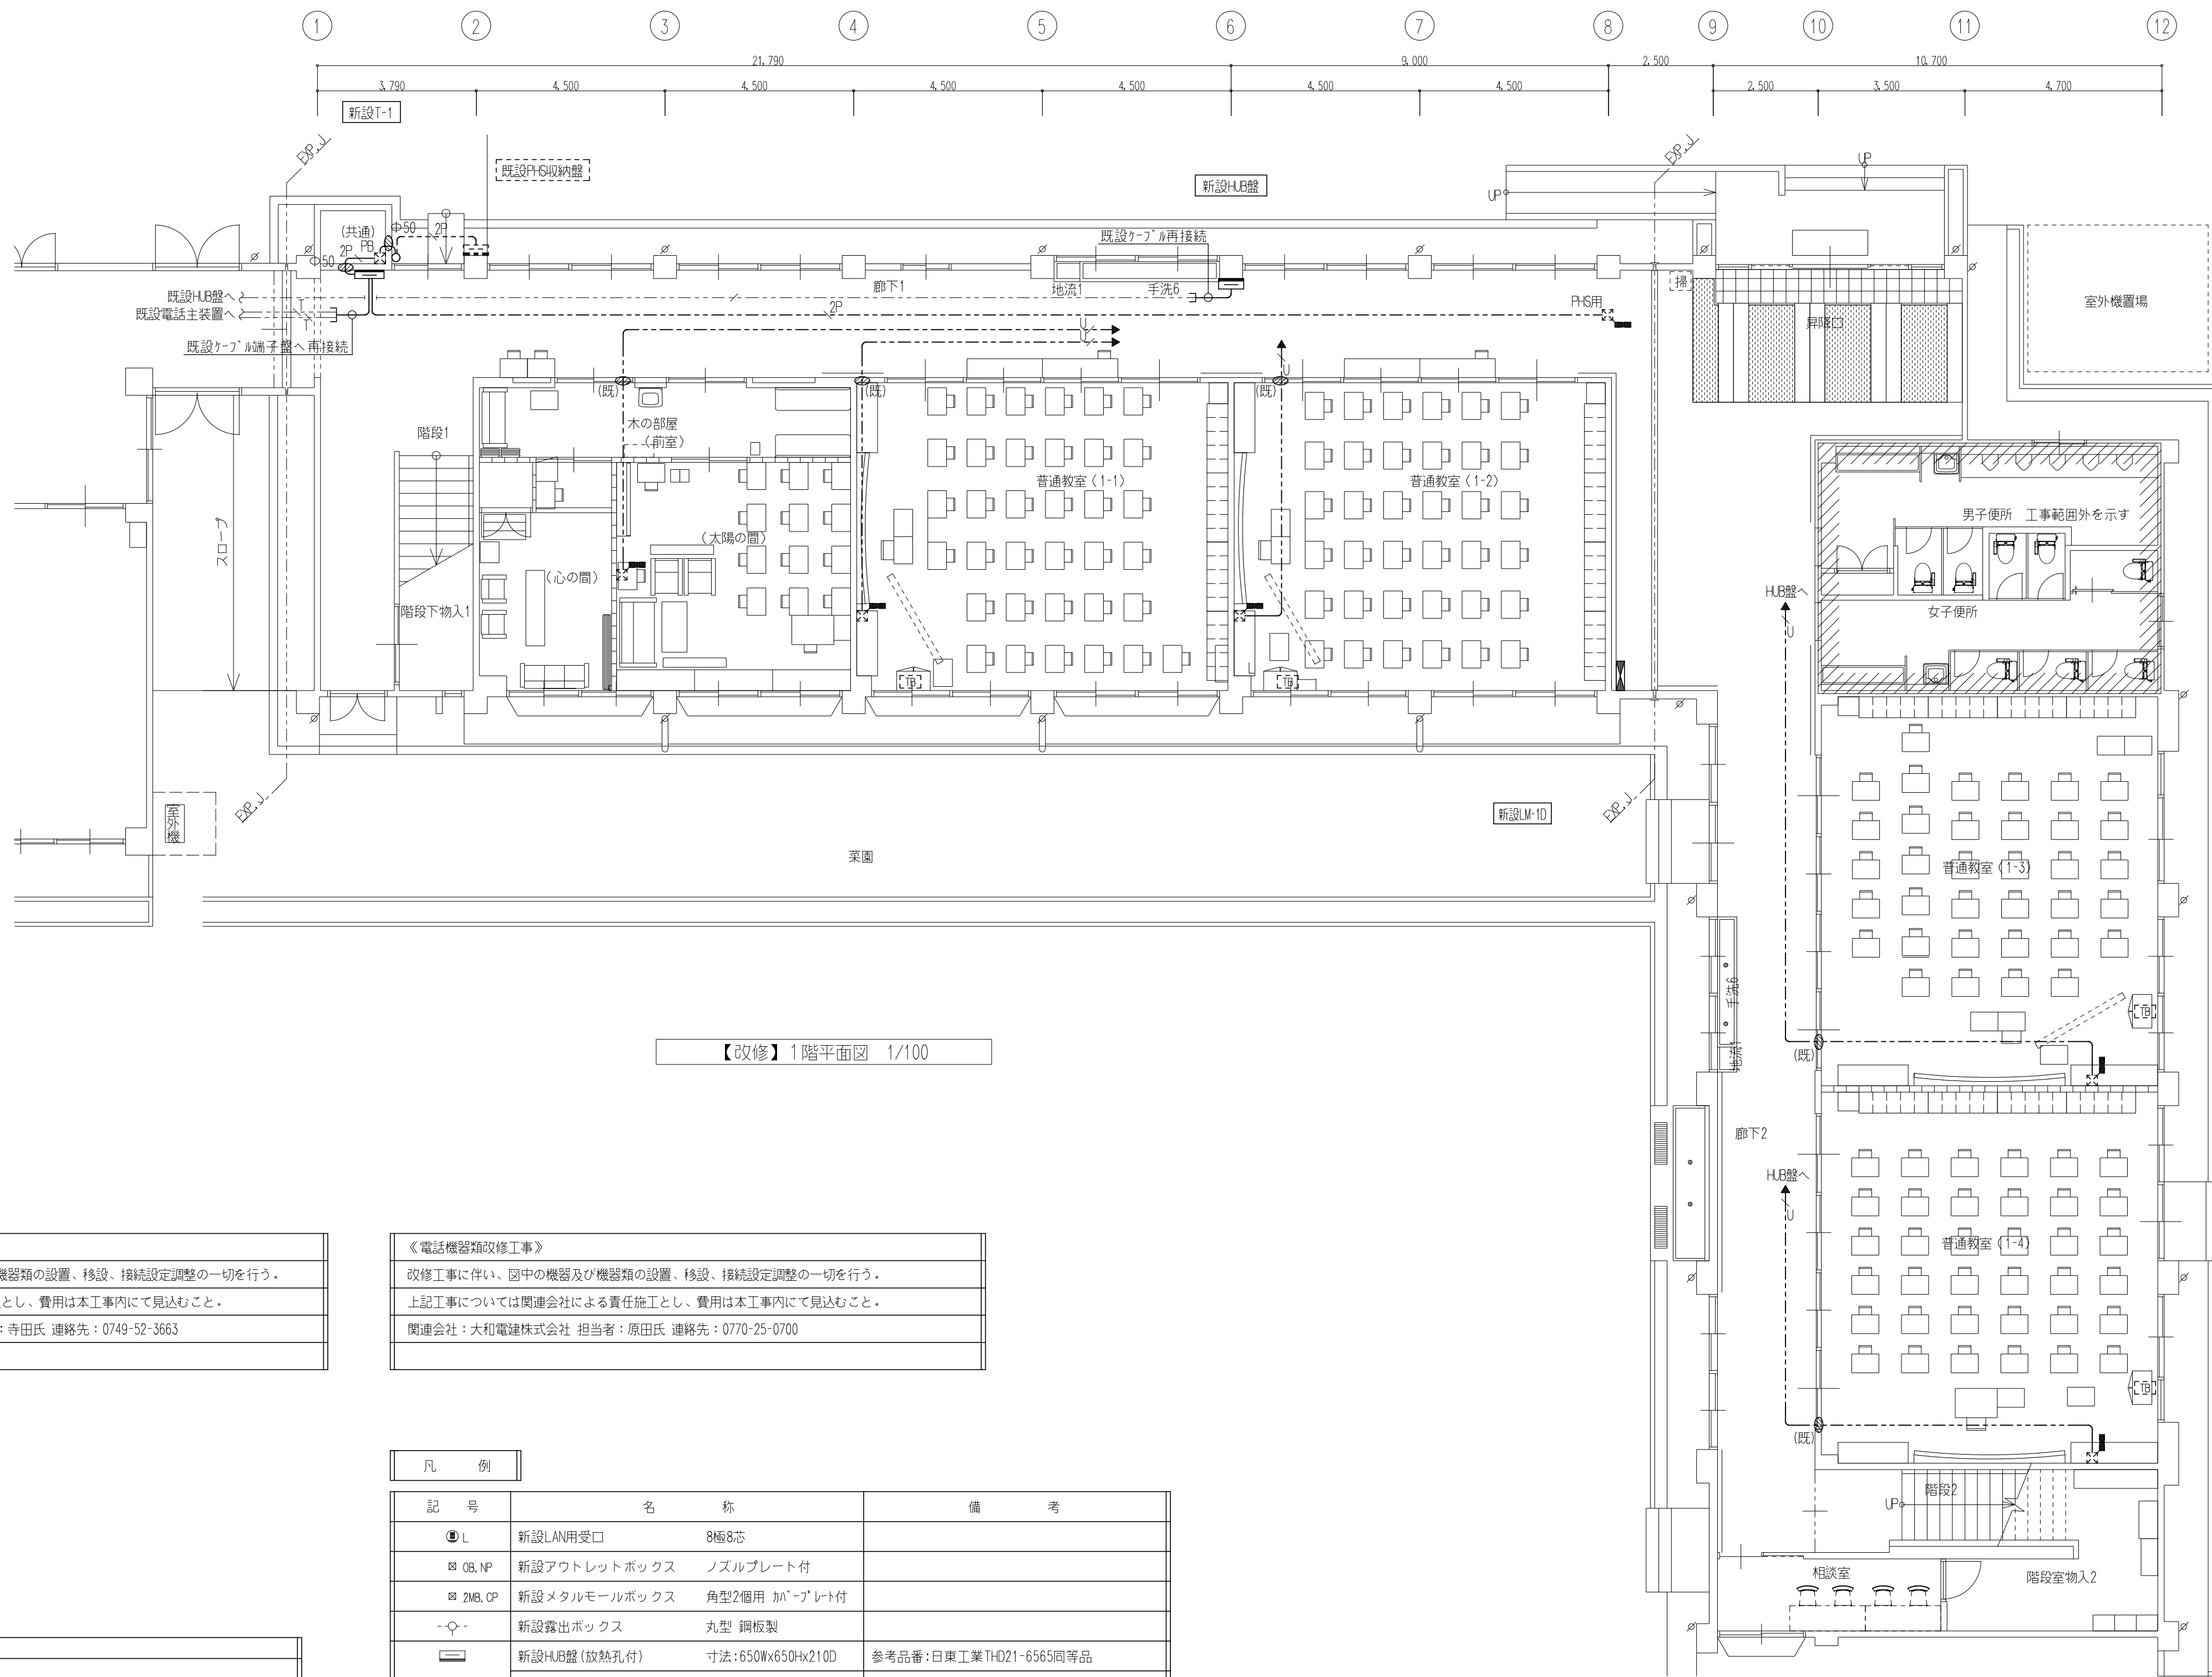

【改修】1階平面図 1/100


《LAN機器類改修工事》
改修工事に伴い、図中のLAN配線、機器及び機器類の設置、移設、接続設定調整の一切を行う。
上記工事については関連会社による責任施工とし、費用は本工事内にて見込むこと。
関連会社：日本ソフト開発株式会社 担当者：寺田氏 連絡先：0749-52-3663

《電話機器類改修工事》
改修工事に伴い、図中の機器及び機器類の設置、移設、接続設定調整の一切を行う。
上記工事については関連会社による責任施工とし、費用は本工事内にて見込むこと。
関連会社：大和電線株式会社 担当者：原田氏 連絡先：0770-25-0700

特記事項

特記なき配管配線は下記を示す。			
新設LAN回路	EM-UTP	0.5 - 4P (CAT5e)	(保護管PF16)
〃	EM-UTP	0.5 - 4P (CAT5e) x2	(保護管PF22)
〃	EM-UTP	0.5 - 4P (CAT5e) x2	(タクト-16)
新設電話回路	EM-YBT	0.5 - 2P	(保護管PF16)
〃	EM-YBT	0.5 - 2P	(GP16)
φ50 --- 既設壁貫通(φ50・150mm)を示す。			
○(既) --- 既設壁貫通再利用箇所を示す。			
2重天井内配線はケーブル配線工事とする。			
壁内配線及び貫通部分の保護管はP F管を使用の事。			
防火区画及び界壁貫通の場合は、建築設備設計・施工上の運用指針により施工の事。			


凡	例		
記号	名称	備考	
● L	新設LAN受口	8極8芯	
□ OB, NP	新設アウトレットボックス	ノズルプレート付	
□ 2MB, CP	新設メタルモールドボックス	角型2個用 加「プレート付	
○-○-	新設露出ボックス	丸型 鋼板製	
□	新設HUB盤(放熱孔付)	寸法:650Wx650Hx210D	参考品番:日東工業TH-D21-6565同等品
	既設スリット「H」16Px1内装	※スリット「H」再取付	
□	既設WiFiアンテナ		※仮設校舎より移設再取付(余剰分市へ引き渡し)
□ PHS	既設PHSアンテナ	PHS用	※仮設校舎より移設再取付
□ CB	既設タブレット充電保管庫		※学校側対応
□	既設PHS収納盤(VE製)	PHS7x11x1内装	※再取付

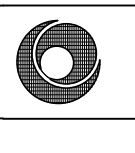	株式会社 豊建築設計事務所	工事名称	北中学校東校舎長寿命化改修工事（電気設備）
		図面名称	構内情報通信網・構内交換設備【改修】1階平面図

滋賀県長浜市神領町696-5 TEL 0749 62 3151 FAX 0749 64 1438

1級建築士登録 第75764 村田武夫

SCALES	APPR'D	CHECK'D	DRAWN	CHARGE	SEAL	DRAWING NO
A1:1/100						
A3:1/200					E	19

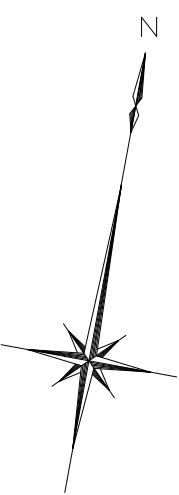

滋賀県長浜市神照町696-5 TEL 0749 62 3151 FAX 0749 64 1438 1級建築士登録 第75764 村田武夫



 株式会社豊建築設計事務所

滋賀県長浜市神照町696-5 TEL 0749 62 3151 FAX 0749 64 1438

1級建築士登録 第75764 村田武夫

E	21
---	----

天井埋込型スピーカー

L級

95

φ230

230

定格入力	3W(3.3kΩ)・1W(10kΩ)
出力音圧レベル	95dB(1W,1m)
周波数特性	90Hz~15kHz
スピーカー	16cmコン型
仕上	枠:樹脂 オフホワイト
その他	ネット:アルミエキスパンド オフホワイト スピーカーカバー:体型

天井埋込型スピーカー(ATT付)

L級

95

φ230

230

定格入力	3W(3.3kΩ)・1W(10kΩ)
出力音圧レベル	95dB(1W,1m)
周波数特性	90Hz~15kHz
スピーカー	16cmコン型
仕上	枠:樹脂 オフホワイト
その他	ネット:アルミエキスパンド オフホワイト スピーカーカバー:体型、音量調節5段切接

アッテネーター


70

120

18.4

34

入力容量	0.5~6W
音量切接	5段増切接
仕上	プレート:アルミ

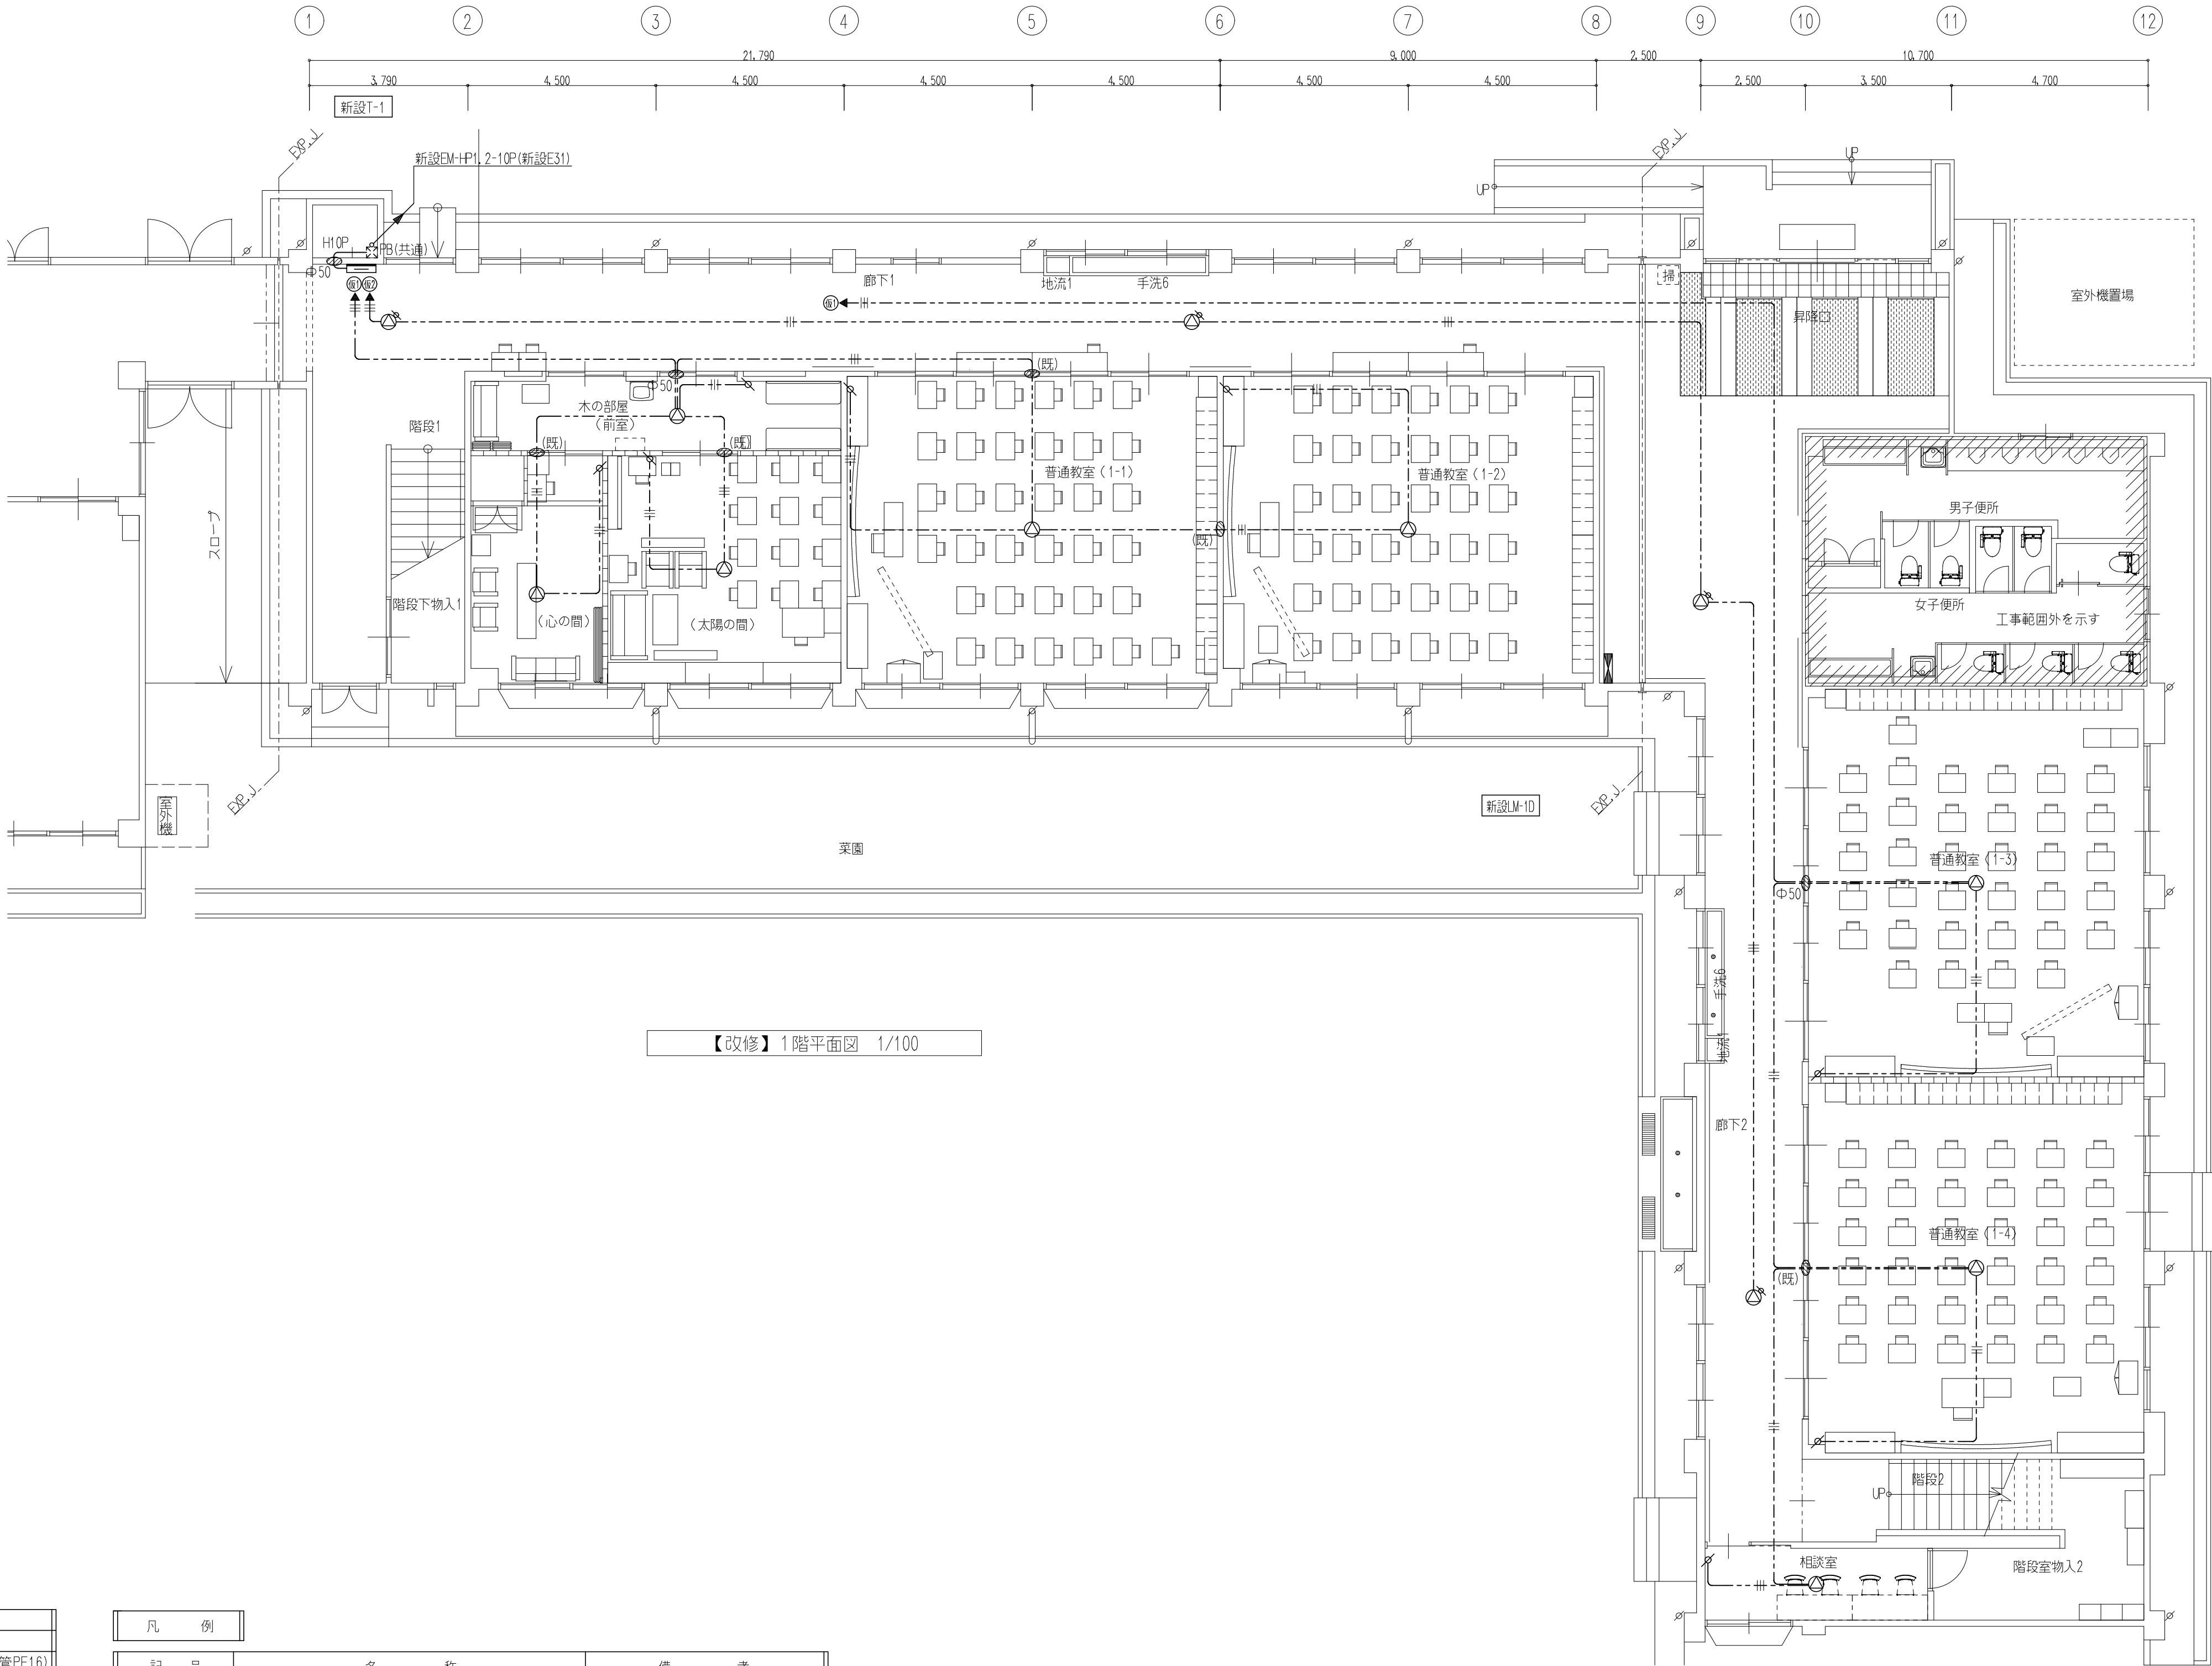

【改修】1階平面図 1/100

特記事項

特記なき配管配線は下記を示す。		
新設拡声回路	--- EM-HP 1.2 - 3C	(保護管PF16)
〃	--- EM-HP 1.2 - 3C x 2	(保護管PF16)
〃	--- EM-HP 1.2 - 3C x 2	(※タレ-AB共入)
〃	--- EM-HP 1.2 - 10P	(PF28)
φ50 --- 既設壁貫通(φ50・150mm)を示す。		
φ(既) --- 既設壁貫通再利用箇所を示す。		
2重天井内配線はケーブル配線工事とする。		
壁内配線及び貫通部分の保護管はP.F.管を使用の事。		
防火区画及び界壁貫通の場合は、建築設備設計・施工上の運用指針により施工の事。		


凡例

記号	名称	備考
⊙	新設天井埋込型スピーカー	※図参照
⊙	〃	ATT付
⊙	新設アッテネーター	※図参照
⊙	新設PB.1	300x300x300 鋼板製
⊙	新設2MB.0P	角型2個用 加"プレート付
		※弱電共通

株式会社 豊建築設計事務所	工事名称	北中学校東校舎長寿命化改修工事（電気設備）
	図面名称	拡声設備【改修】1階平面図

滋賀県長浜市神領町696-5 TEL 0749 62 3151 FAX 0749 64 1438 1級建築士登録 第75764 村田武夫

SCALES	APPR'D	CHECK'D	DRAWN	CHARGE	SEAL	DRAWING NO
A1:1/100						
A3:1/200					E	22

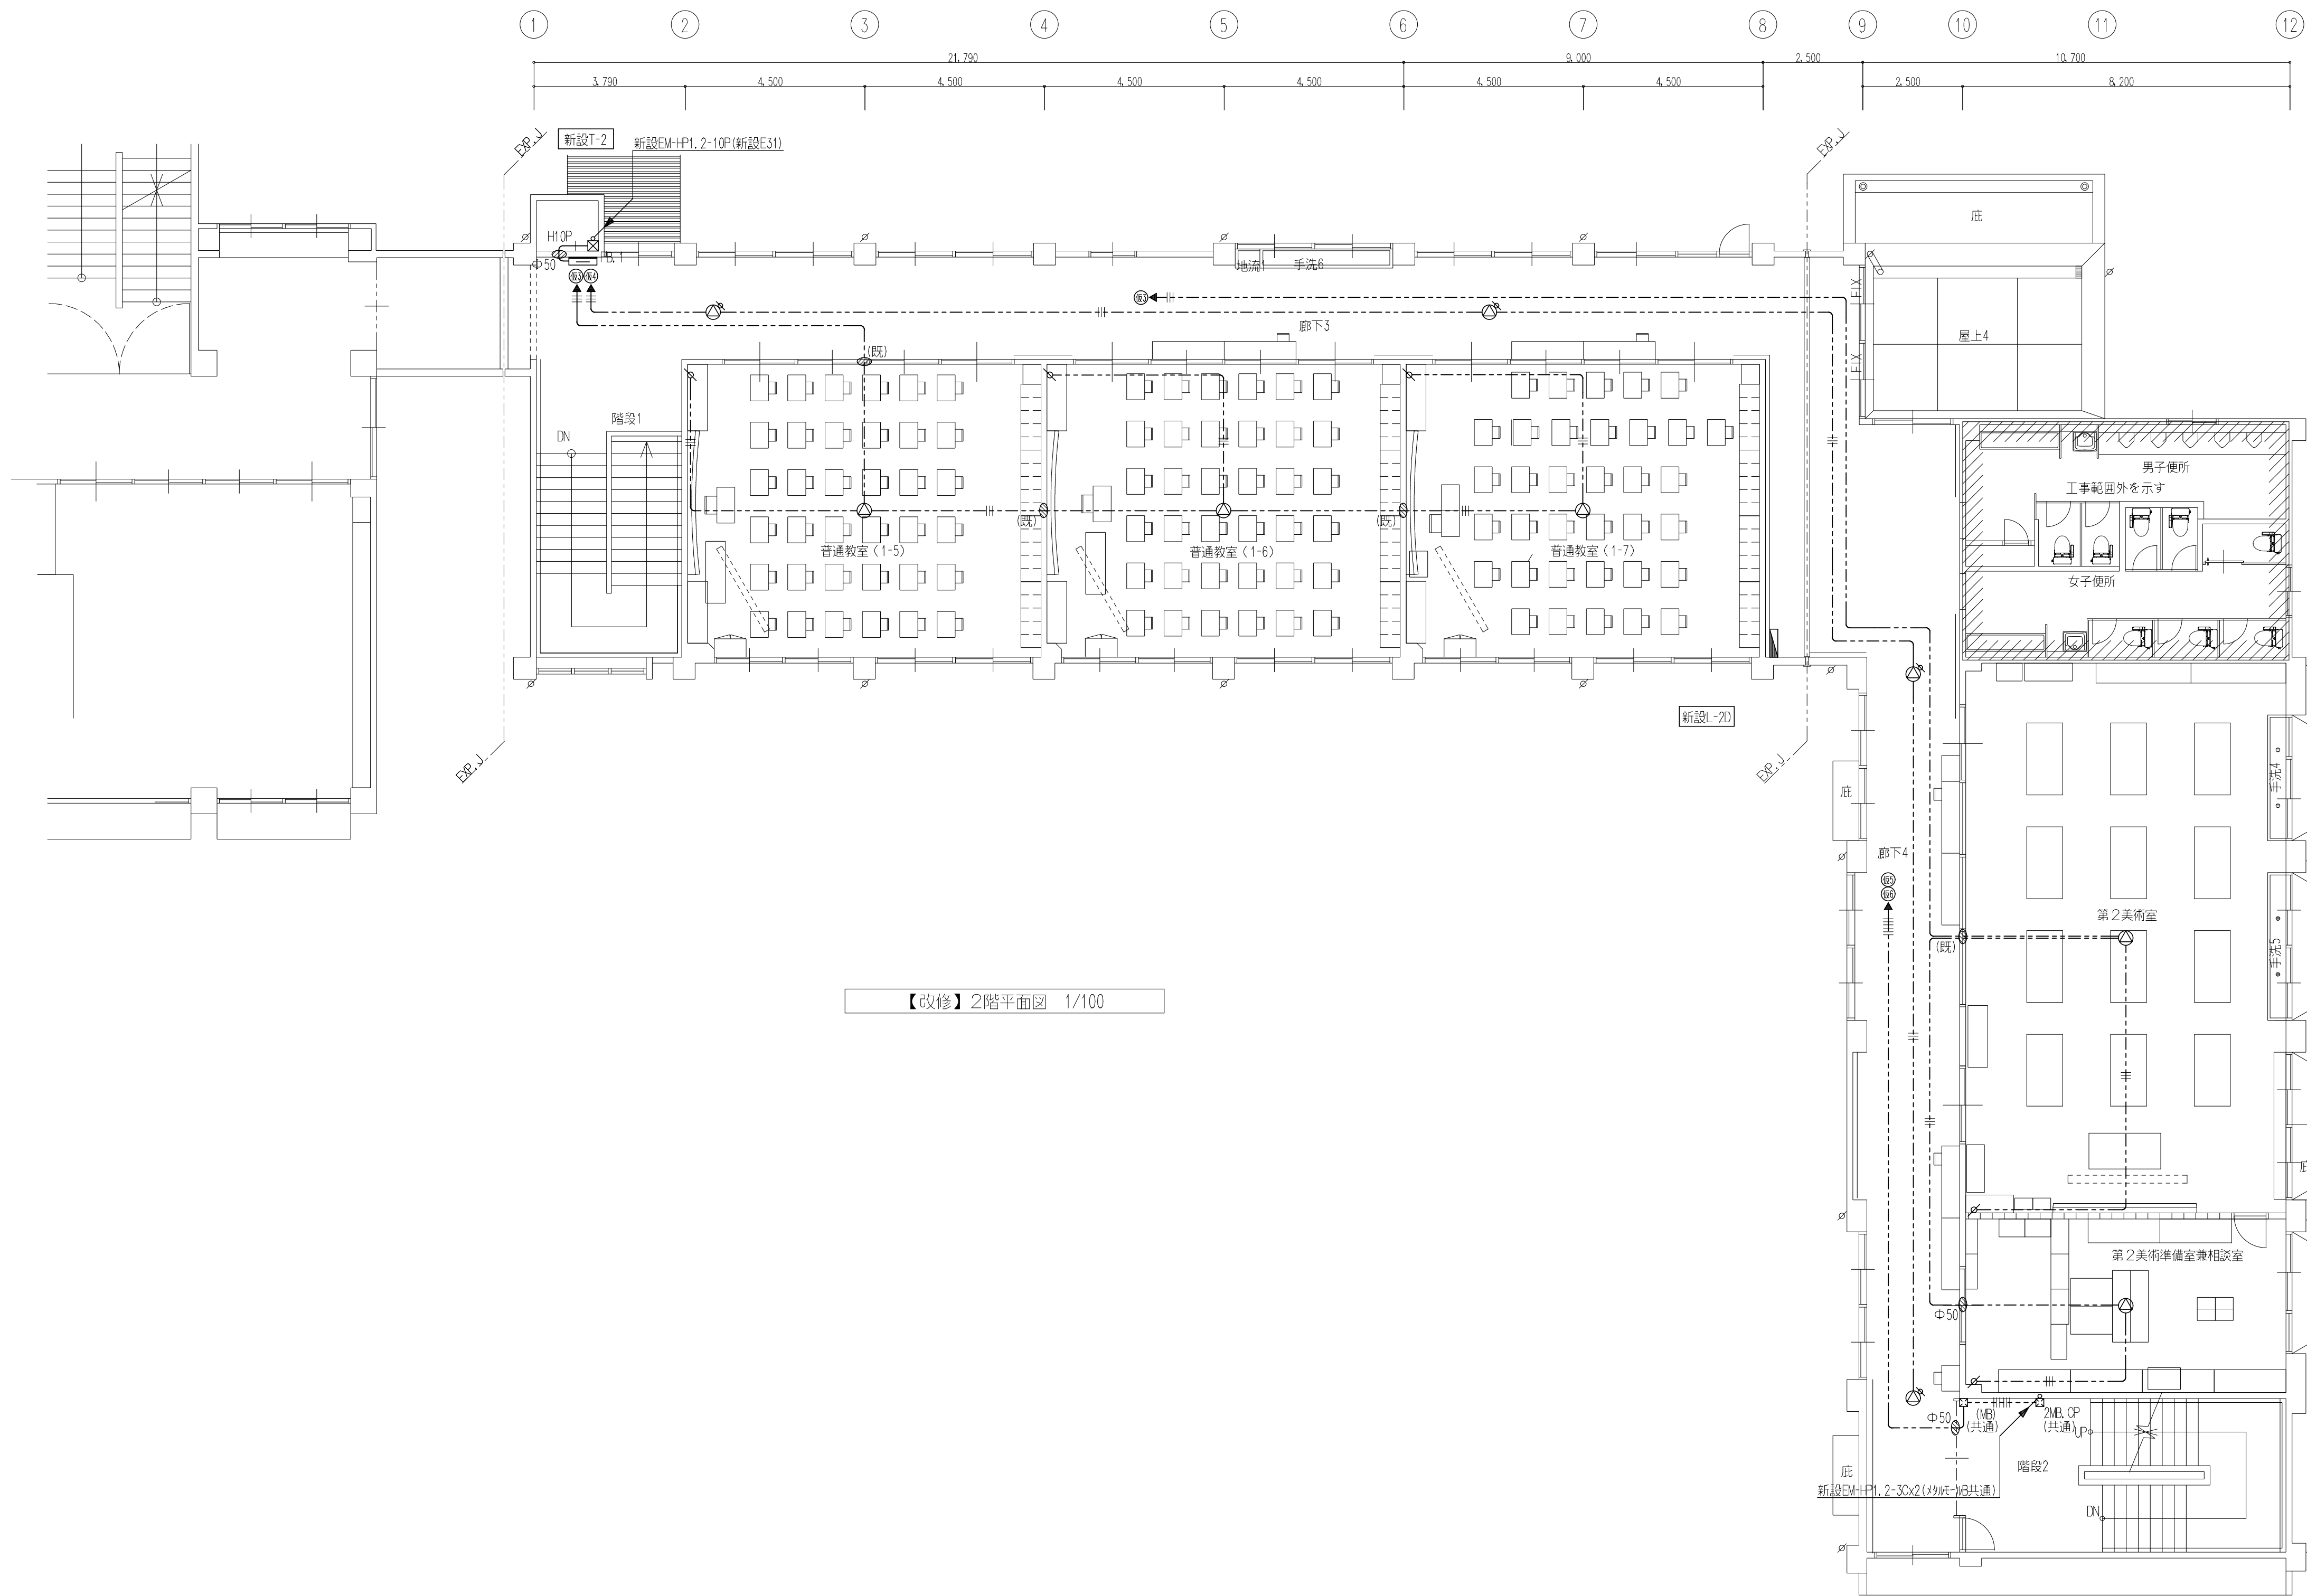

【改修】2階平面図 1/100



株式会社 豊建築設計事務所

滋賀県長浜市神領町696-5 TEL 0749 62 3151 FAX 0749 64 1438

工事名称


北中学校東校舎長寿命化改修工事（電気設備）

図面名称

拡声設備【改修】2階平面図

1級建築士登録 第75764 村田武夫

SCALES	APPR'D	CHECK'D	DRAWN	CHARGE	SEAL	DRAWING NO
A1:1/100						E 23
A3:1/200						

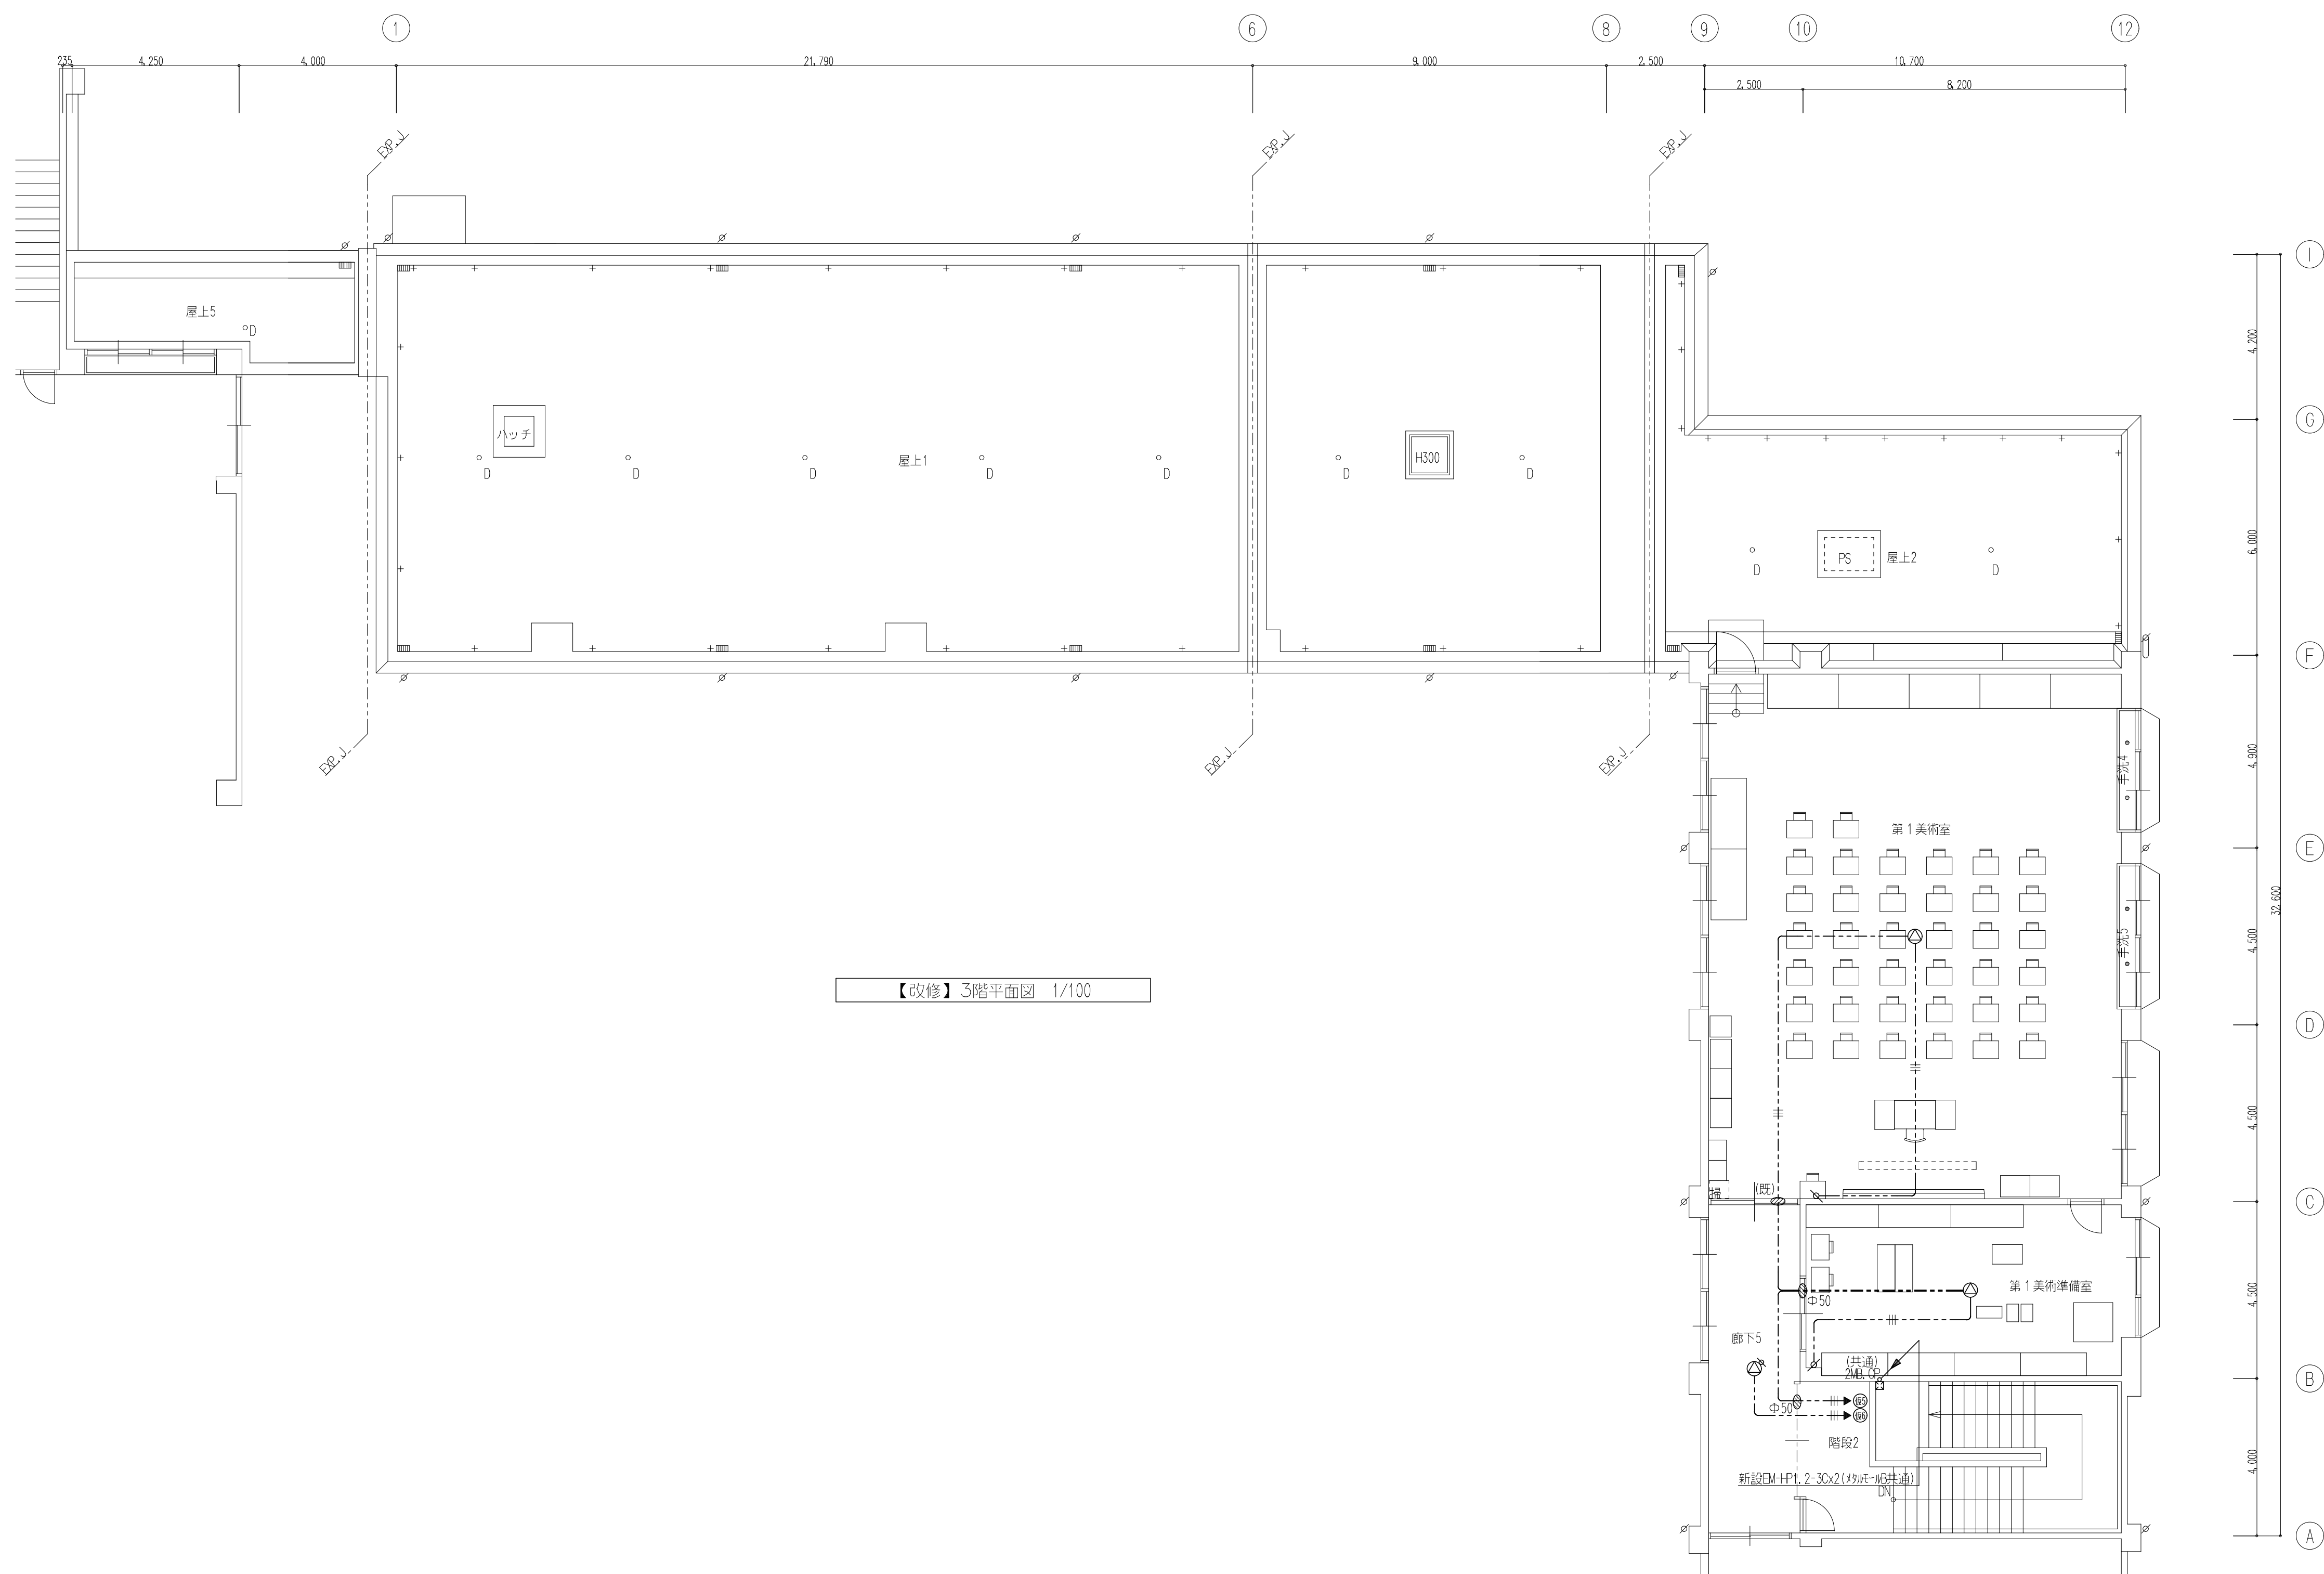

【改修】3階平面図 1/100



株式会社
豊建築設計事務所

滋賀県長浜市神領町696-5

TEL 0749 62 3151

FAX 0749 64 1438

工事名称

北中学校東校舎長寿命化改修工事（電気設備）

図面名称

拡声設備【改修】3階平面図

1級建築士登録 第75764 村田武夫

SCALES	APPR'D	CHECK'D	DRAWN	CHARGE	SEAL	DRAWING NO
A1:1/100						E 24
A3:1/200						

電波受信アンテナ基地局

アンテナ

電源スイッチ

110

165

110

50

ケース	ABS 樹脂 ホワイト
取付金具	銅板製
入力電源	AC100V～200V ±10% 50/60Hz
消費電力	最大3W
無線規格	特定小電力無線429MHz帯
無線出力	約10mW
有線通信方式	シリアル (RS-485)
入力信号	DC24V 30 秒有極信号 (30 秒規正式)
	※シリアル時刻同期と同時に使用不可
有線予時計出力	DC24V 30 秒有極信号 2 回線 合計48mA
停電時動作保証	30 時間 (内蔵時計カウントのみ)
	予時計は停電回復後自動復帰
【設置に関する注意】	
アンテナが地面と垂直になるように取り付けて下さい。	

GPSアンテナ

65

52

4

31

50

ケーブル

アンテナ部	
ケース	ポリカーボネート樹脂製 グレー色
受信周波数	1575.42MHz
受信感度	-145dBm (コールドスタート時)
取付金具	ステンレス

φ310壁掛型無線式電波時計

12

1

2

3

4

5

6

7

8

9

10


11

φ 310

40


53

ケース	銅板製 白色
文字板	白色
文 字	黒色印刷
指 針	アルミニウム 黒色
ガラス	透明 t2
電 池	単2アルカリ電池 1.5V×2 寿命約10年

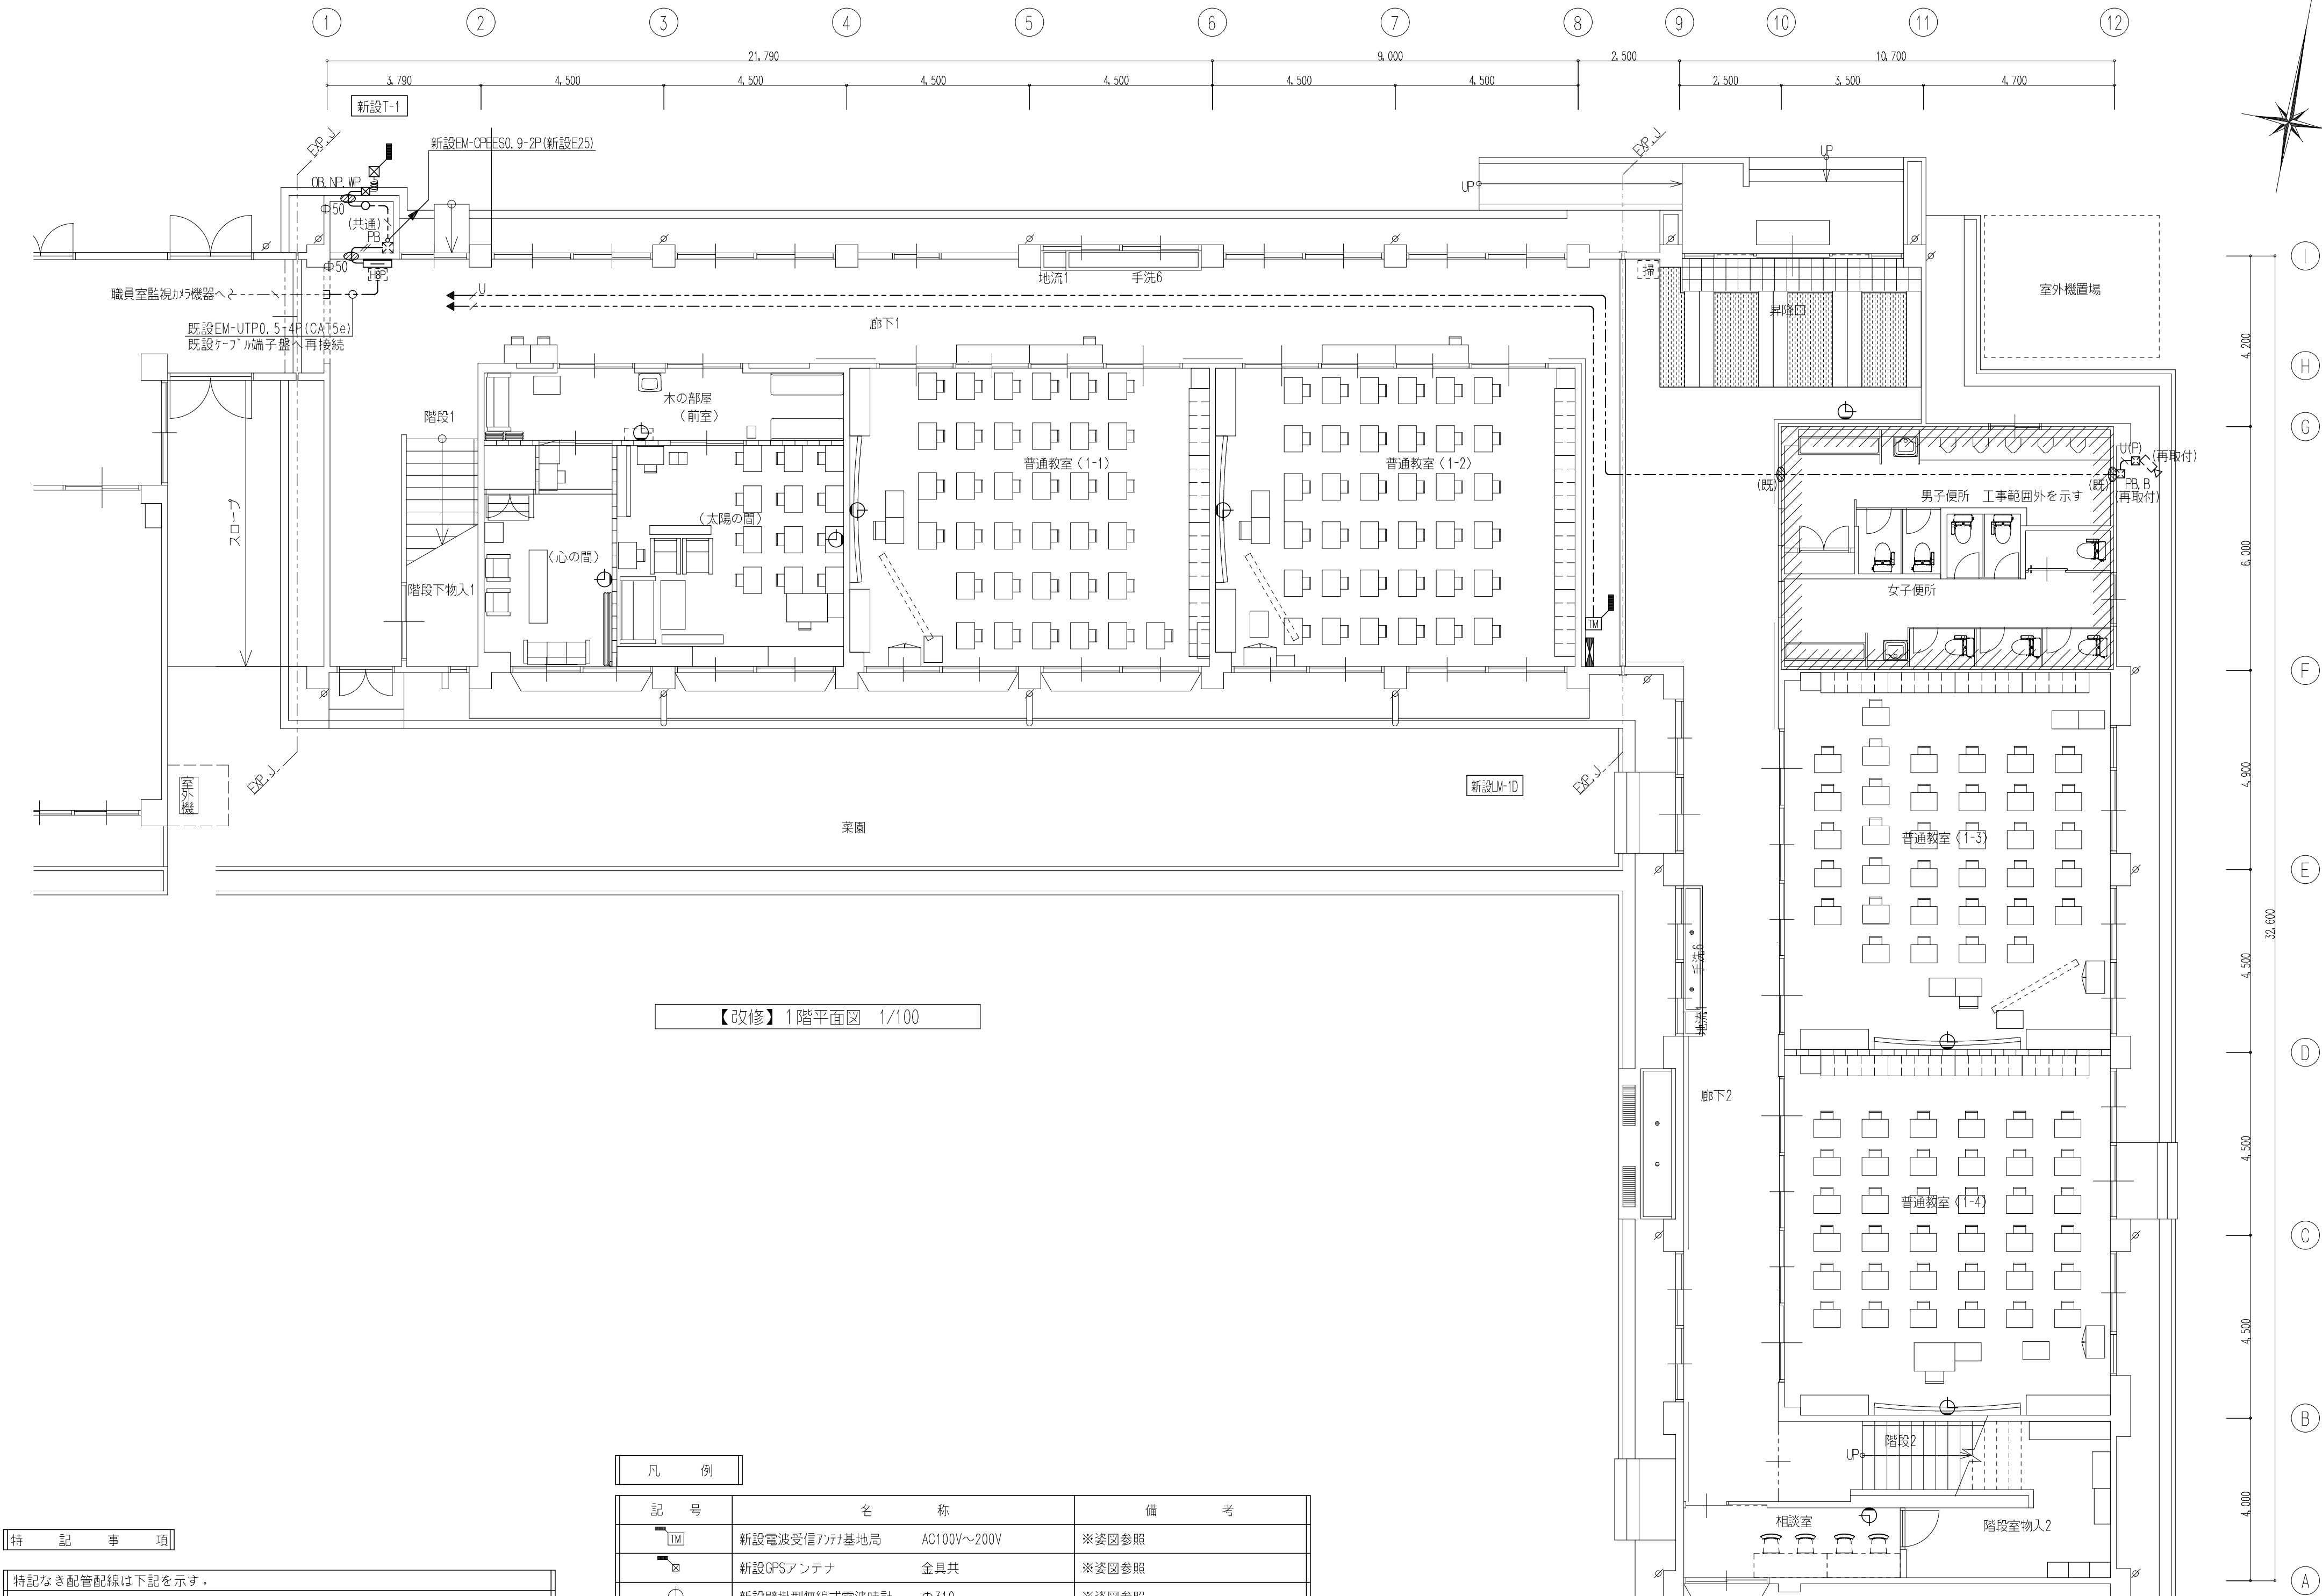

特 記 事 項	
特記なき配管配線は下記を示す。	
新 設 時 計 回 路	EM-CPEES 0.9 - 2P (保護管PF22)
〃	EM-CPEES 0.9 - 2P (E25)
〃	EM-CPEES 0.9 - 2P x 2 (PF28)
新設監視カメラ回路	EM-UTP 0.5 - 4P(CAT5e) (保護管PF16)
〃	EM-UTP 0.5 - 4P(CAT5e) (既設防水ケーブル17入線)
◎ (既) …既設壁貫通再利用箇所を示す。 2重天井内配線はケーブル配線工事とする。 壁内配線及び貫通部分の保護管はP.F管を使用の事。 防火区画及び界壁貫通の場合は、建築設備設計・施工上の運用指針により施工の事。	

凡 例			
TM	新設電波受信アンテナ基地局	AC100V～200V	※委図参照
⊠	新設GPSアンテナ	金具共	※委図参照
⌚	新設壁掛型無線式電波時計	φ310	※委図参照
📷	既設屋外型監視カメラ	壁付 防水型	※再利用
🔌	既設スイッチングハブ	8ポート	※T-1に移設組込
📦	新設メタルモールボックス	角型2個用 カバープレート付	※弱電共通
📦	新設露出ボックス	丸型 銅板製	

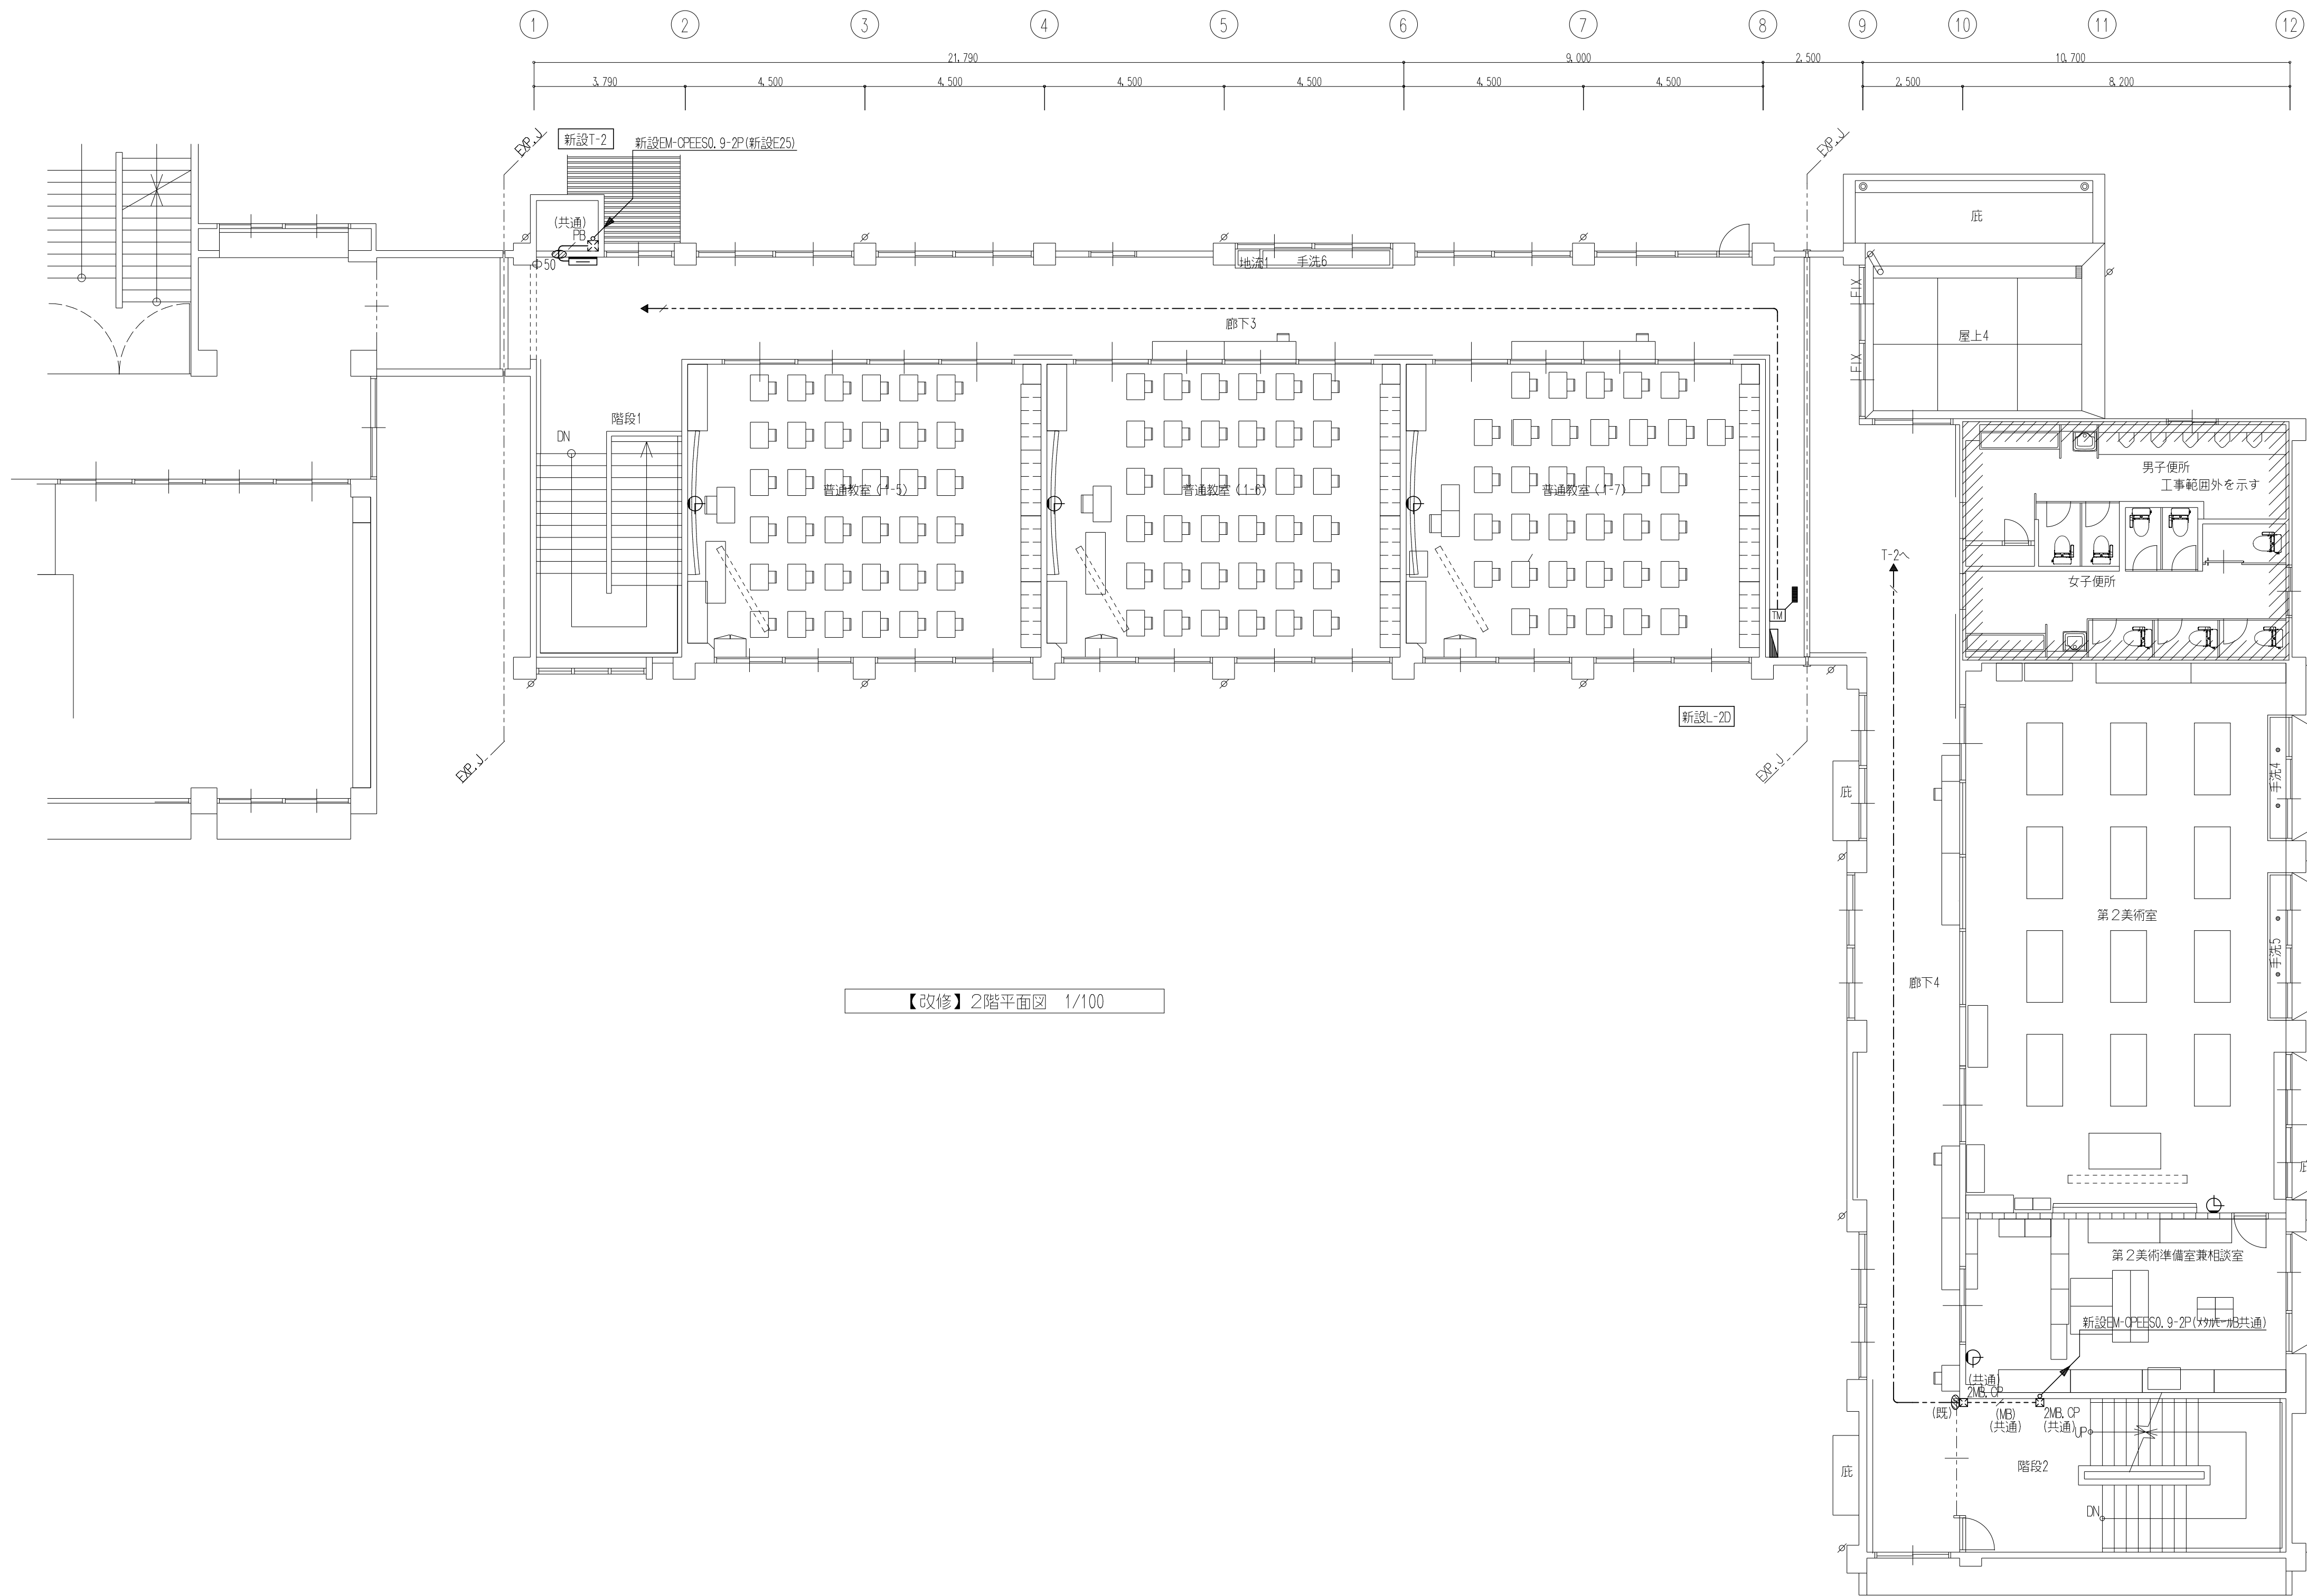

【改修】2階平面図 1/100



株式会社 豊建築設計事務所

滋賀県長浜市神領町696-5

TEL 0749 62 3151


FAX 0749 64 1438

工事名称 北中学校東校舎長寿命化改修工事（電気設備）

図面名称 時刻表示設備【改修】2階平面図

1級建築士登録 第75764 村田武夫

SCALES	APPR'D	CHECK'D	DRAWN	CHARGE	SEAL	DRAWING NO
A1:1/100						
A3:1/200					E	26

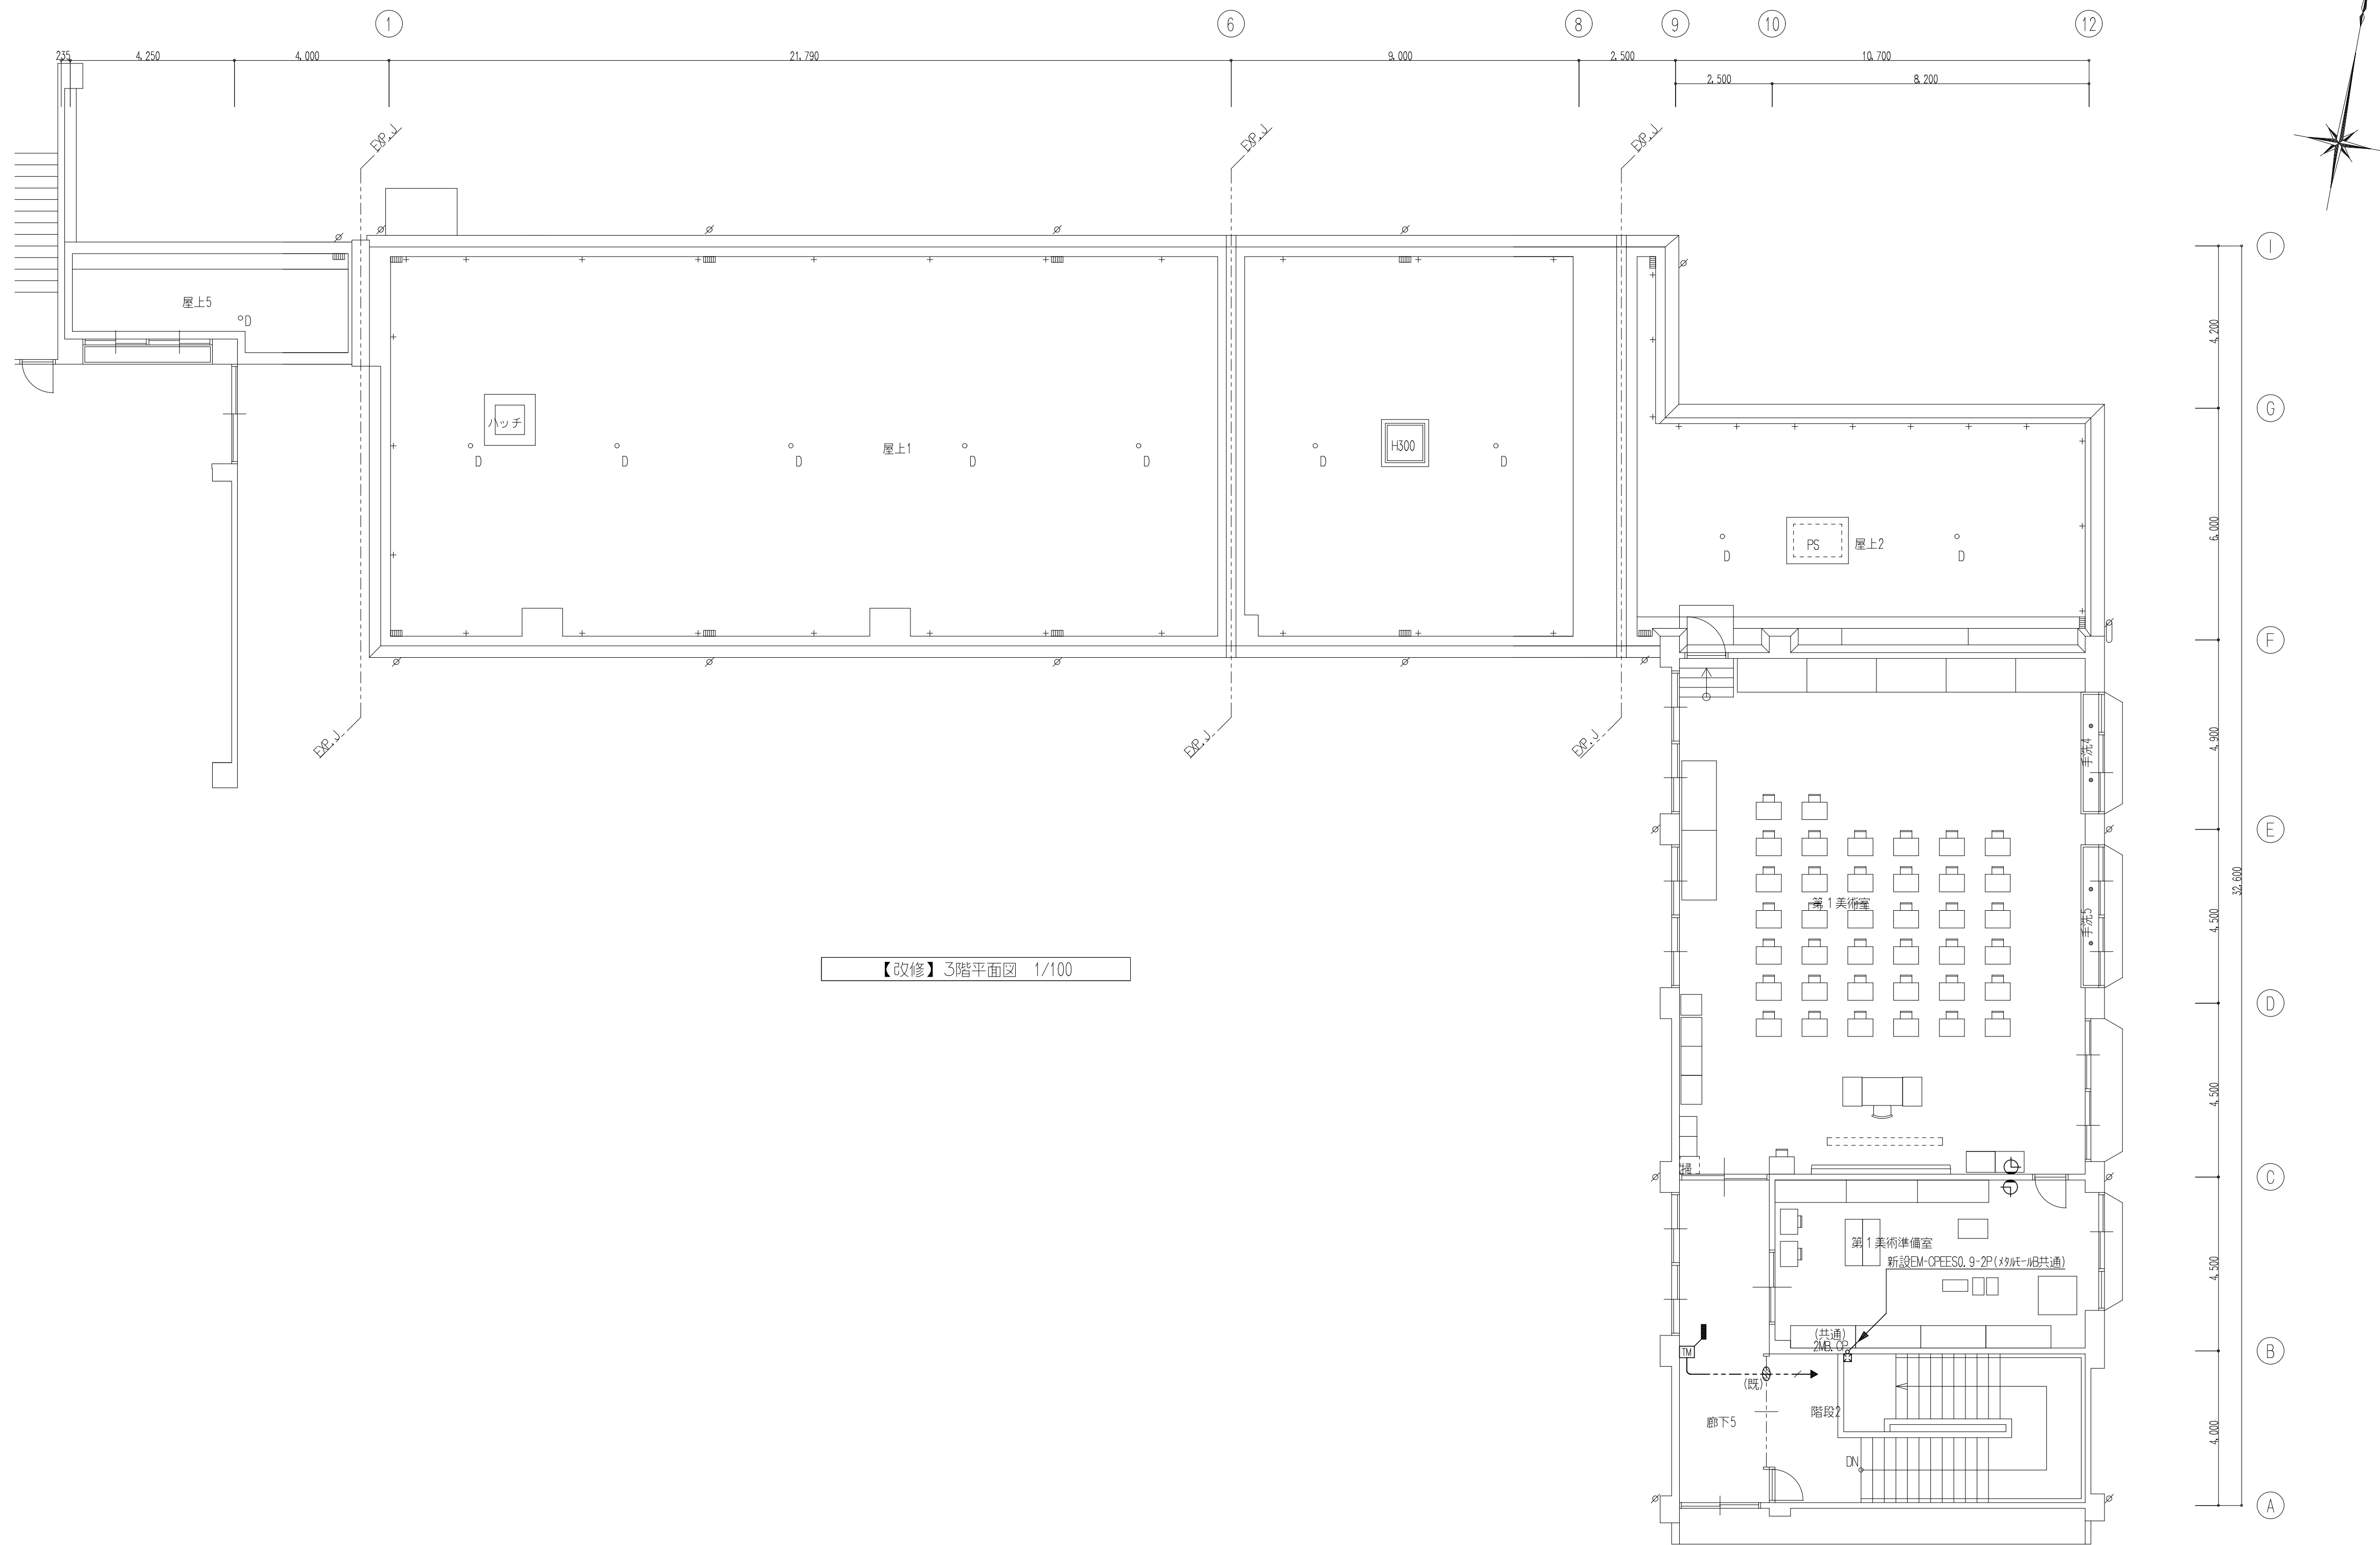

【改修】3階平面図 1/100



株式会社 豊建築設計事務所

滋賀県長浜市神領町696-5






TEL 0749 62 3151

FAX 0749 64 1438


工事名称	北中学校東校舎長寿命化改修工事（電気設備）
図面名称	時刻表示設備【改修】3階平面図

1級建築士登録 第75764 村田武夫

SCALES	APPR'D	CHECK'D	DRAWN	CHARGE	SEAL	DRAWING NO
A1:1/100						E 27
A3:1/200						

     凡 例		
記 号	名 称	備 考
	新設複合型受信機 GP型1級 70回線 (火:40L 警火戸:20L 1" 漏れ:10L)	参考品番:能美防災 FCS6J104N-B34-50LT同等品
	新設総合盤(消火栓箱組込)	
	新設発信機 P型1級 フラット型	消火栓箱組込
	新設表示灯 フラット型	〃
	新設電鈴	〃
	新設消火栓起動押ボタン	〃
	既設警戒区域番号 自火報用	
	既設制御番号 防火シャッター用	

【既設表示灯ランプ改修】
既設表示灯については電源電圧が200Vから24V電源に変更となるため、
既設校舎内(体育館他)全ての表示灯ランプ交換(20箇所程度)を本工事
にて行うこと。












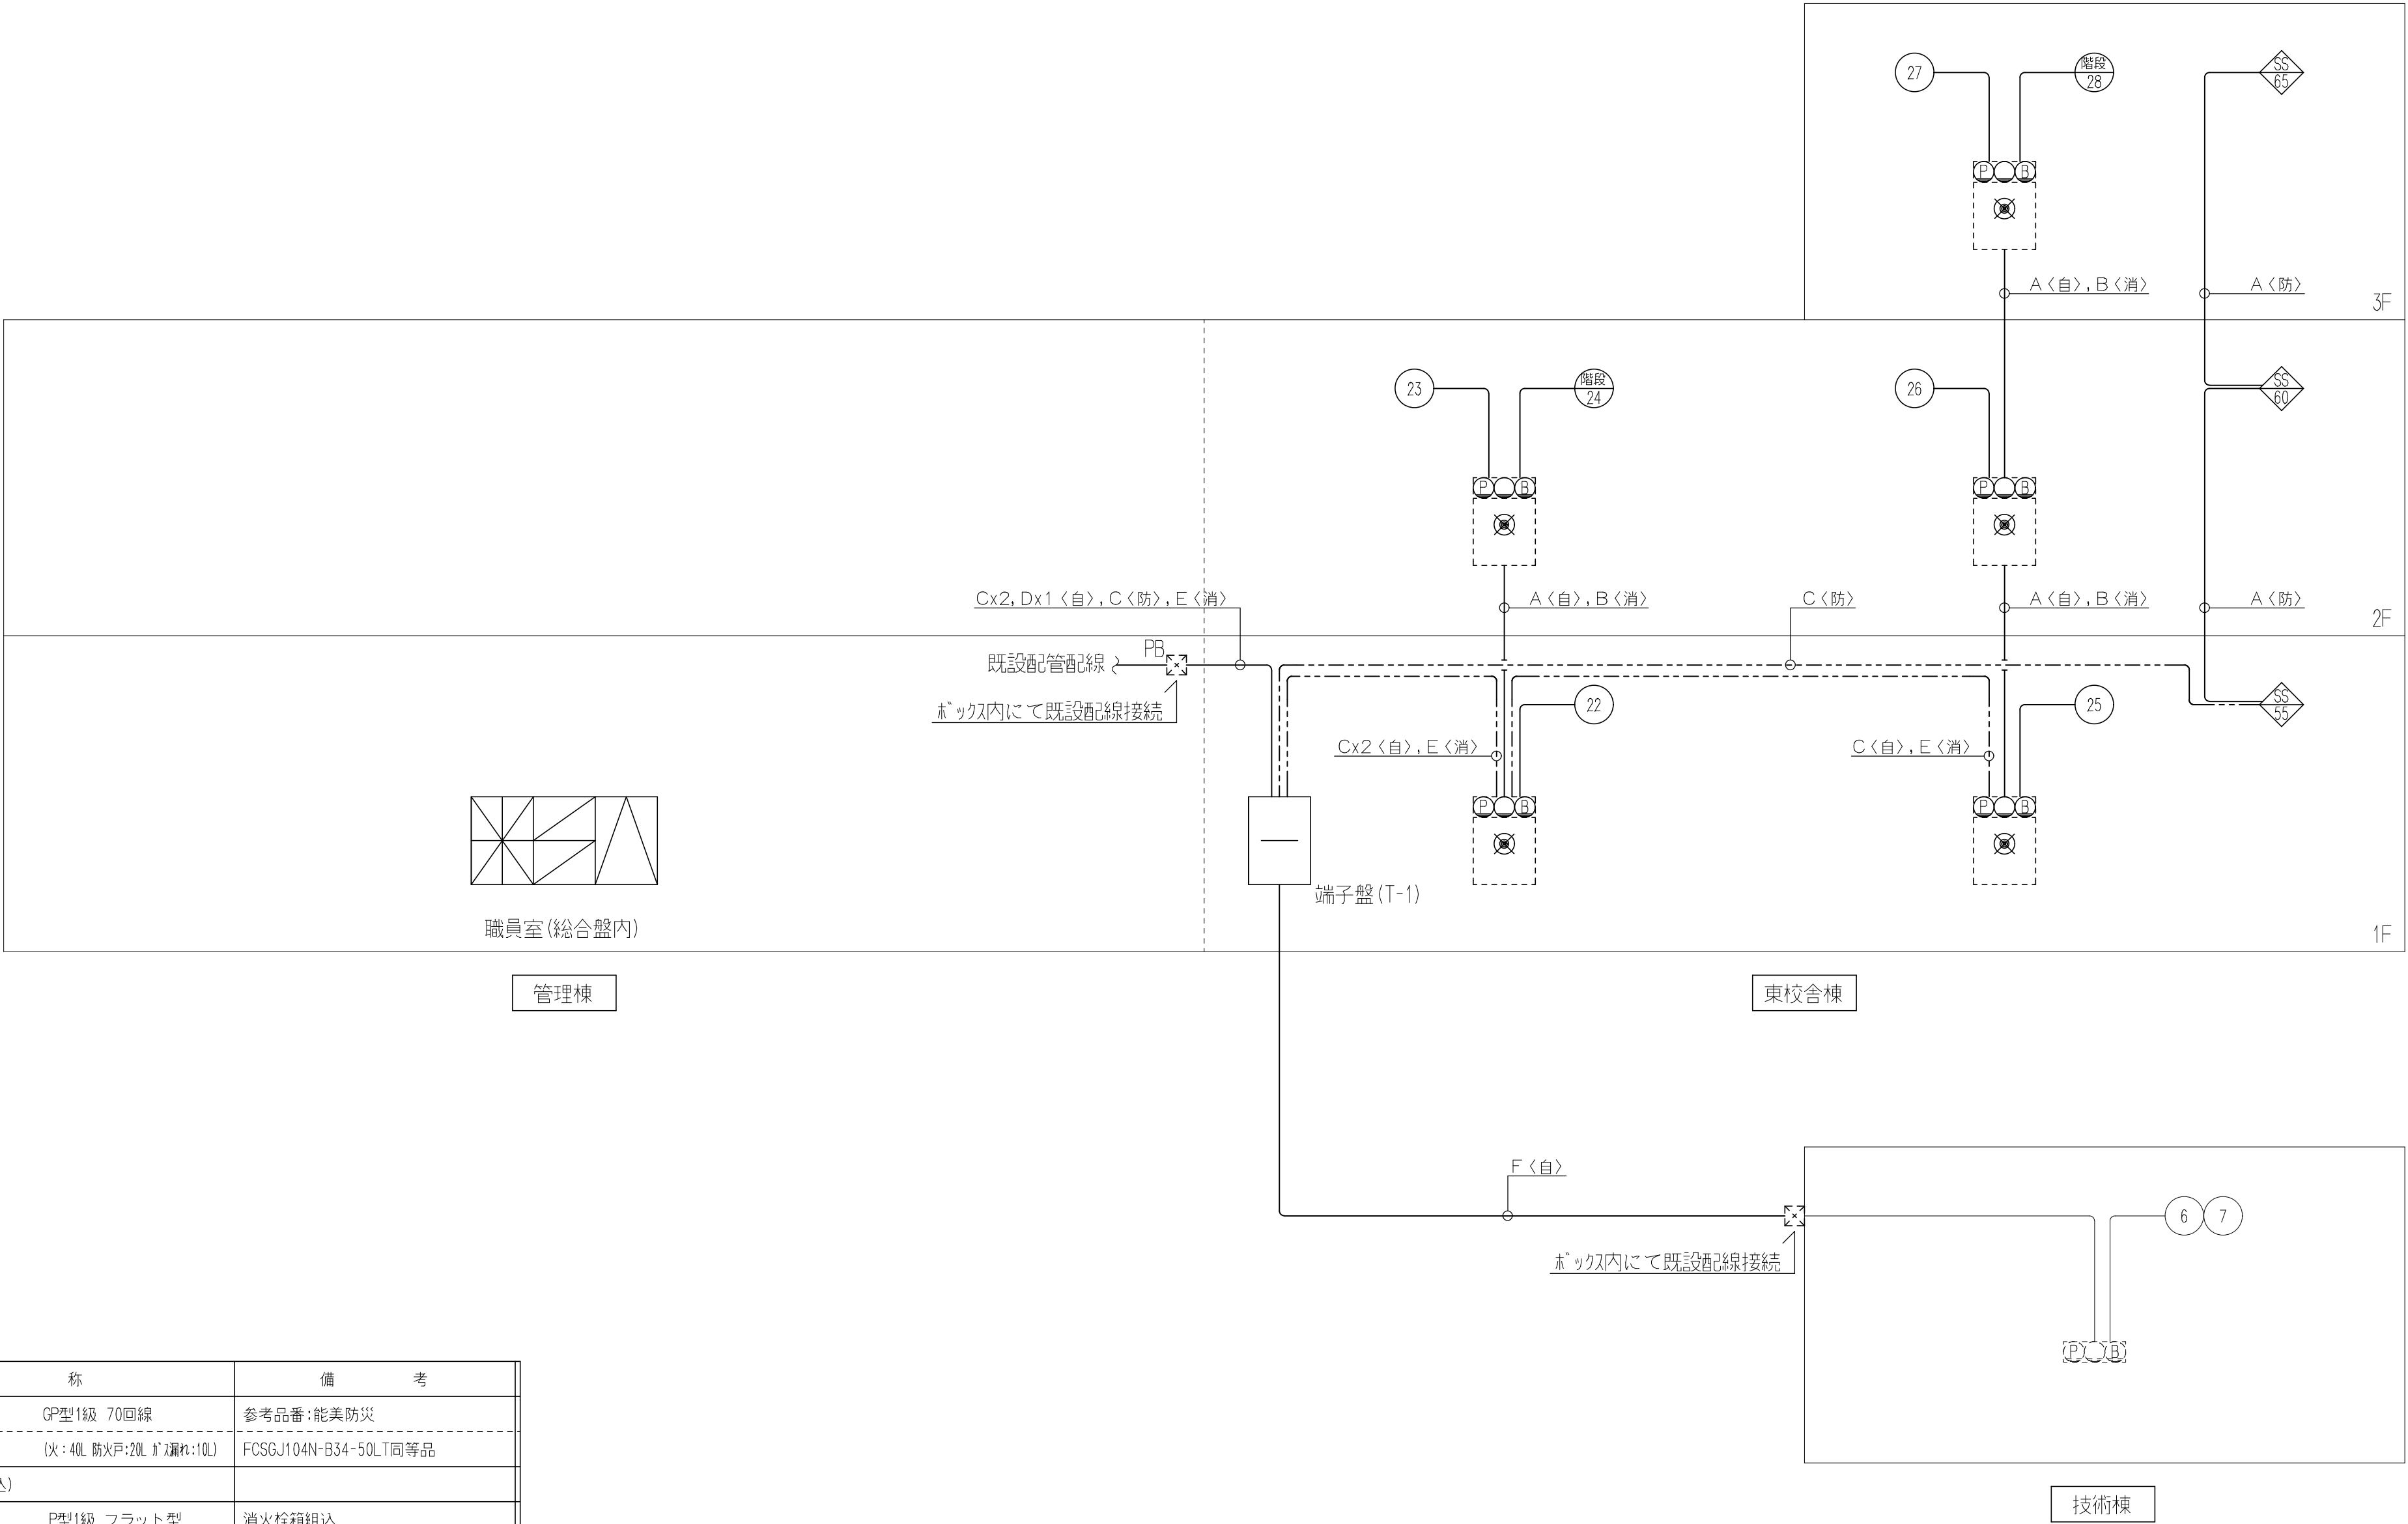




系統図中の配線・配管記号は下記とする。		
A	新設EM-HP 1,2-5P(既設E25入線)	<自>:自火報
B	新設FP・C 2"-5C(既設E25入線)	<防>:防排煙
C	新設EM-HP1,2-10P(新設保護管PF28)	<副>:副受信機
D	新設EM-HP 1,2-5P(新設保護管PF22)	<消>:消火栓起動
E	新設FP・C 2"-5C(新設保護管PF22)	
F	新設EM-HP 1,2-5P(新設GP28)	

A	天井内ケーブル配線工事	
	新設EM+HP 1.2 - 10P x 2	自火報幹線
	新設EM+HP 1.2 - 10P	自動閉鎖
	新設FPC 2" - 5C	消火栓起動

B	天井内ケーブル配線工事	
	新設EM+HP 1.2 - 10P	自火報幹線
	新設EM+HP 1.2 - 10P	自動閉鎖
	新設FPC 2" - 5C	消火栓起動

特 記 事 項	
特記なき配管配線は下記を示す。	
新 設 防 災 回 路	---//--- 新設EM-AE 1.2 - 2C (保護管PF16)
〃	---//--- 新設EM-AE 1.2 - 4C (保護管PF16)
〃	---//--- 新設EM+HP 1.2 - 5P (保護管PF22)
〃	---//--- 新設EM+HP 1.2 - 10P (保護管PF28)
図中---//---は立上りメタルモールA型を示す。	
図中---//---は立上りメタルモールB型を示す。	
図中---//---は立上りメタルモールC型を示す。	
○φ50 ---既設壁貫通 (φ50-150mm) を示す。	
◎ (既) ---既設壁貫通再利用箇所を示す。	
2重天井内配線はケーブル配線工事とする。	
壁内配線及び貫通部分の保護管はP F 管を使用の事。	
防火区画及び界壁貫通の場合は、建築設備設計・施工上の運用指針により施工の事。	
工事完了時、感知器類及び一般警報類の作動確認試験を行うこと。	

            凡 例		
記 号	名 称	備 考
	新設複合型受信機	G型1級 70回線 参考品番: 能美防災 FCSGJ104N-B34-50L1同等品
	新設熱感知器	差動式A* ット型 2種
	新設煙感知器	光電式A* ット型 2種
	〃	光電式A* ット型 3種
	新設自動閉鎖装置	防火シャッター用
	新設総合盤 (消火栓箱組込)	
	新設発信機	P型1級 フラット型
	新設表示灯	フラット型
	新設電鈴	〃
	新設消火栓起動押ボタン	〃
	既設警戒区域番号	自火報用
	既設制御番号	防火シャッター用
	既設警戒区域境界線	

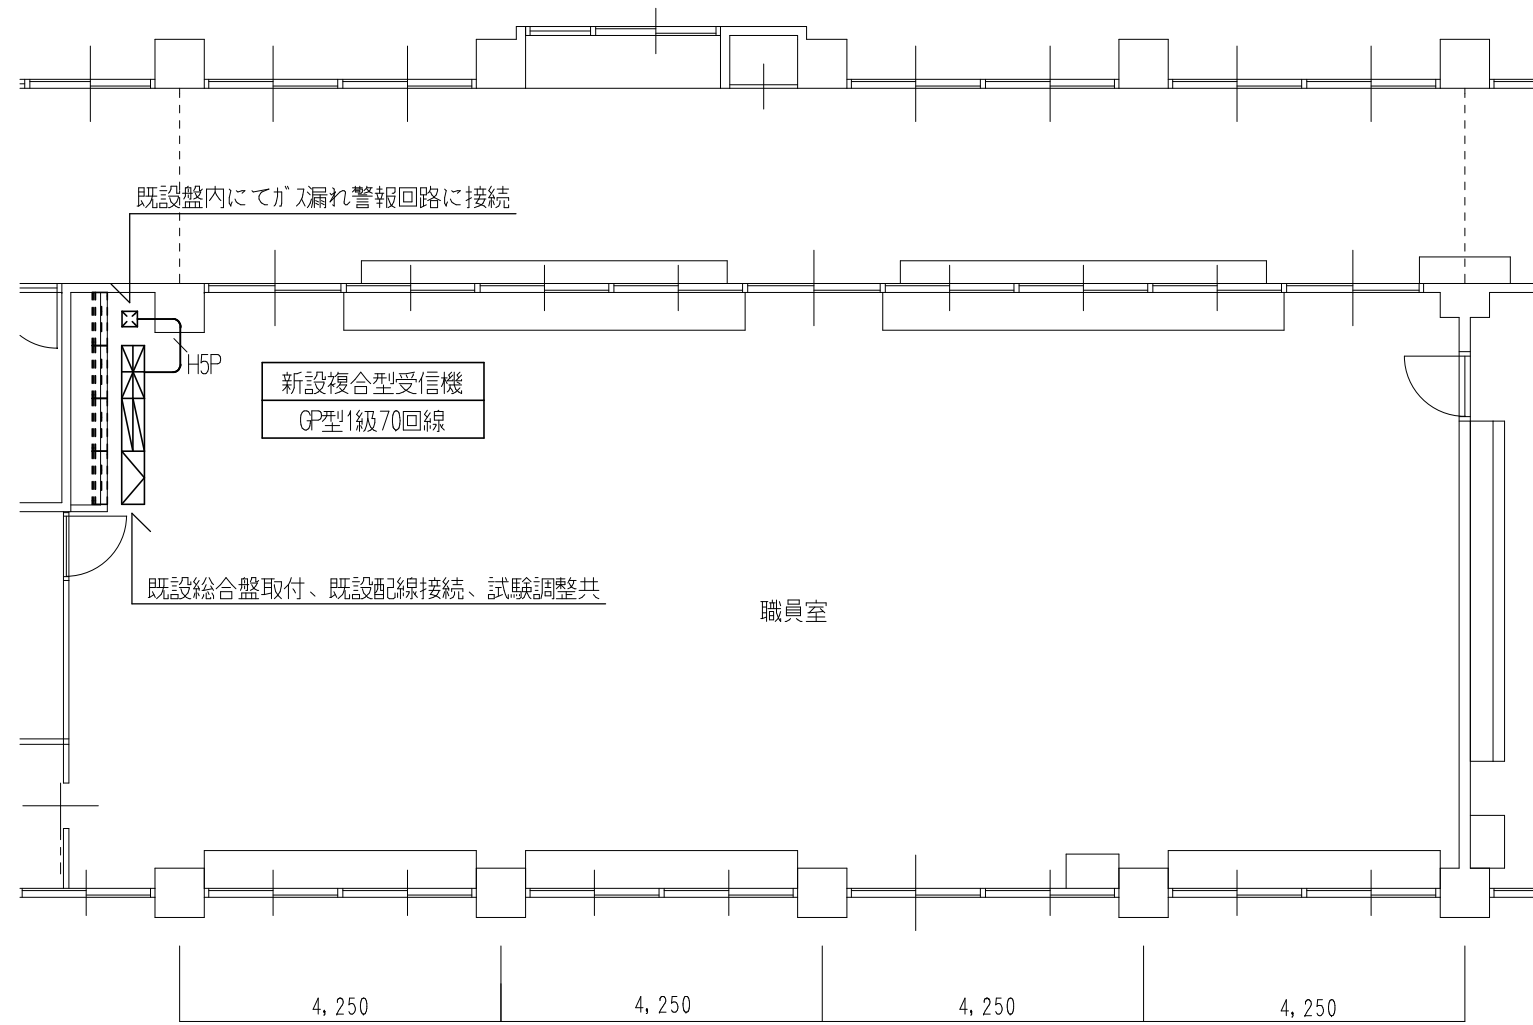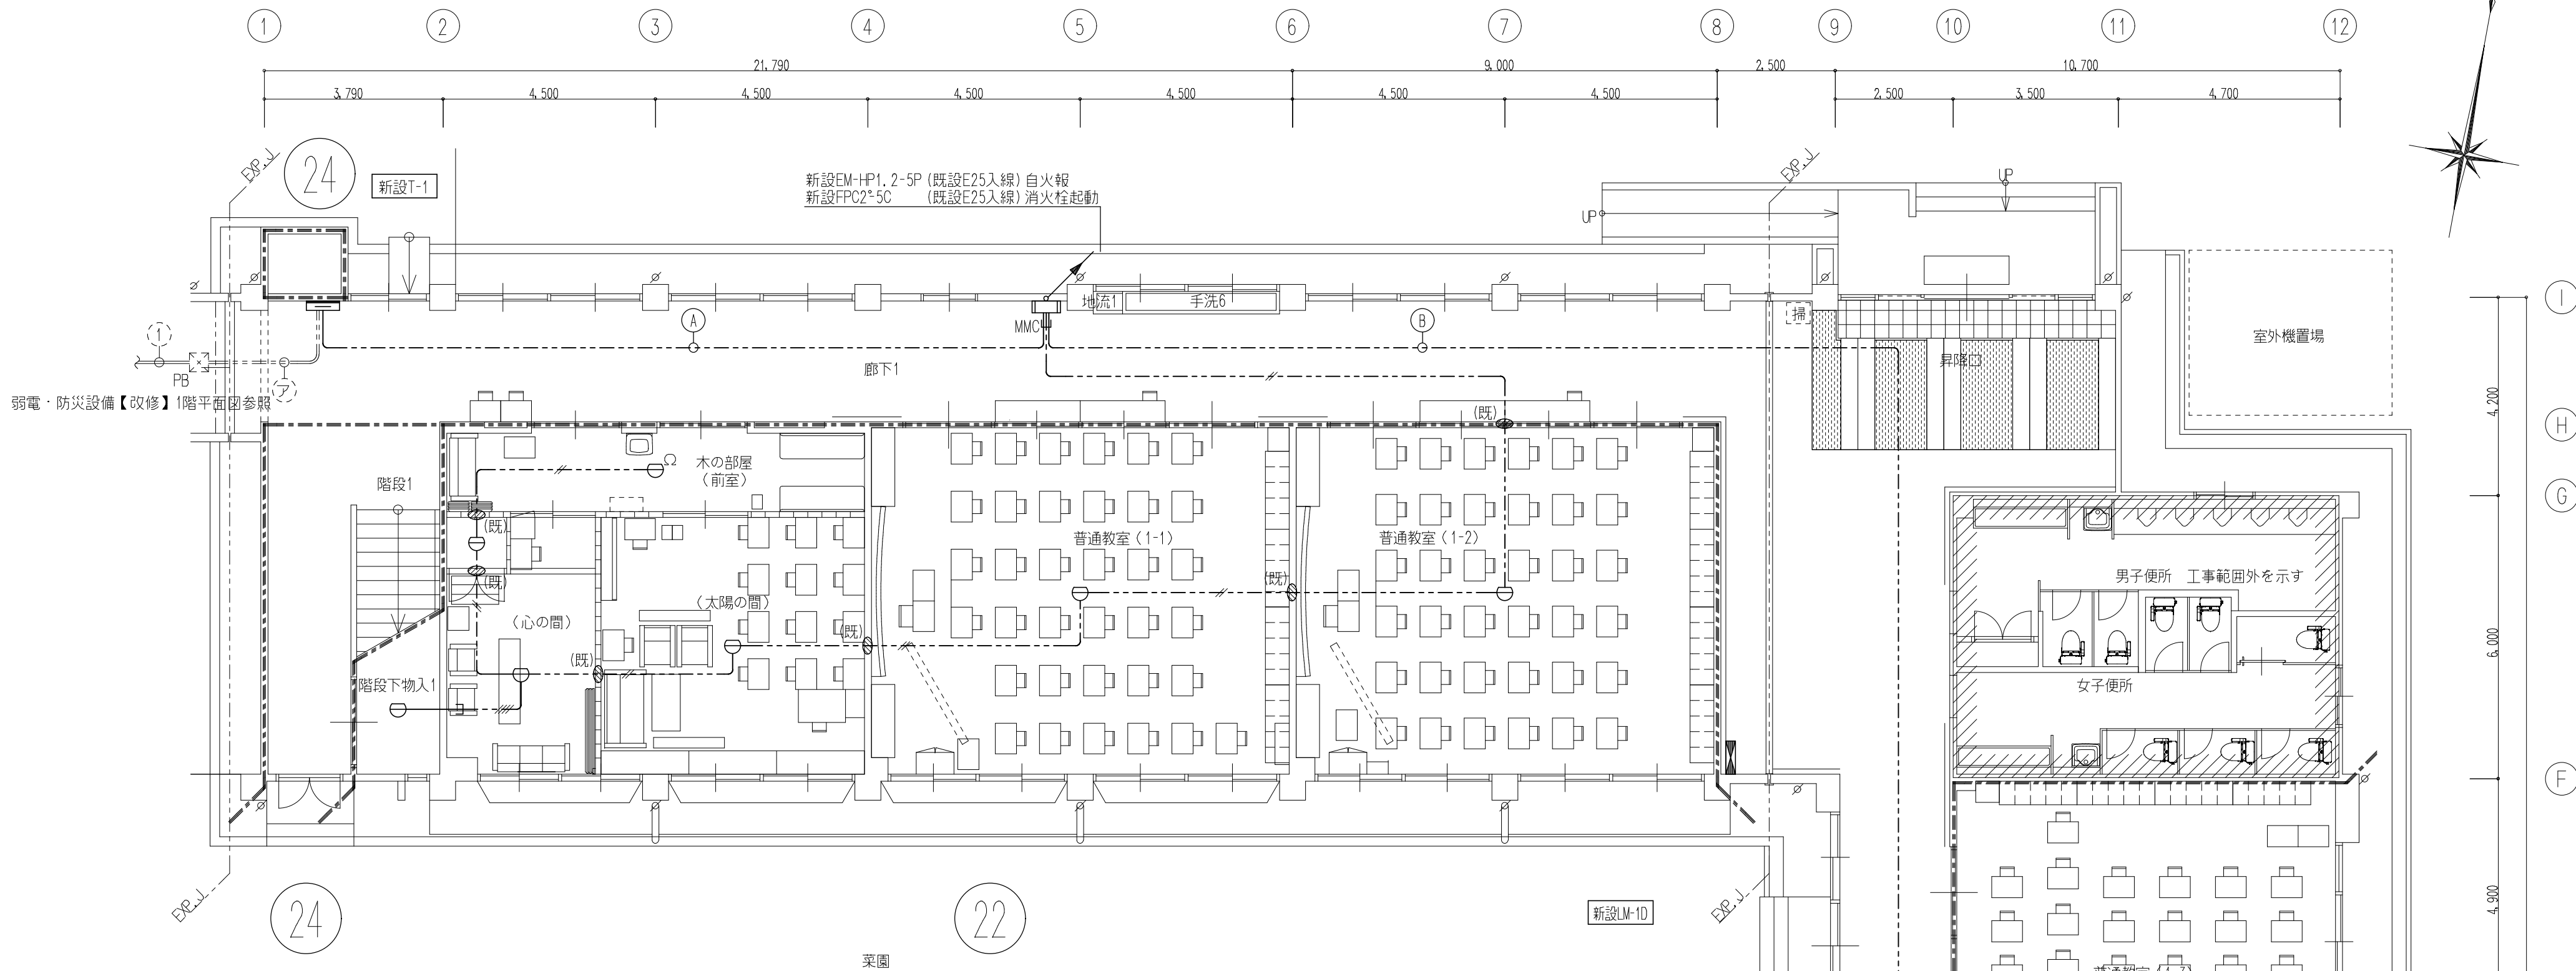


新設EM+HP1.2-5P (既設E25入線) 自火報
新設FPC2"5C (既設E25入線) 消火栓起動

SS
55

SCALES	APPR'D	CHECK'D	DRAWN	CHARGE	SEAL	DRAWING	NO
A1: 1/100 A3: 1/200						E	29

株式会社 豊建築設計事務所	工事名称	北中学校東校舎長寿命化改修工事 (電気設備)
	図面名称	自動火災報知・自動閉鎖設備【改修】1階平面図


滋賀県長浜市神門町696-5 TEL 0749-62-3151 FAX 0749-64-1438 1級建築士登録 第75764 村田武夫

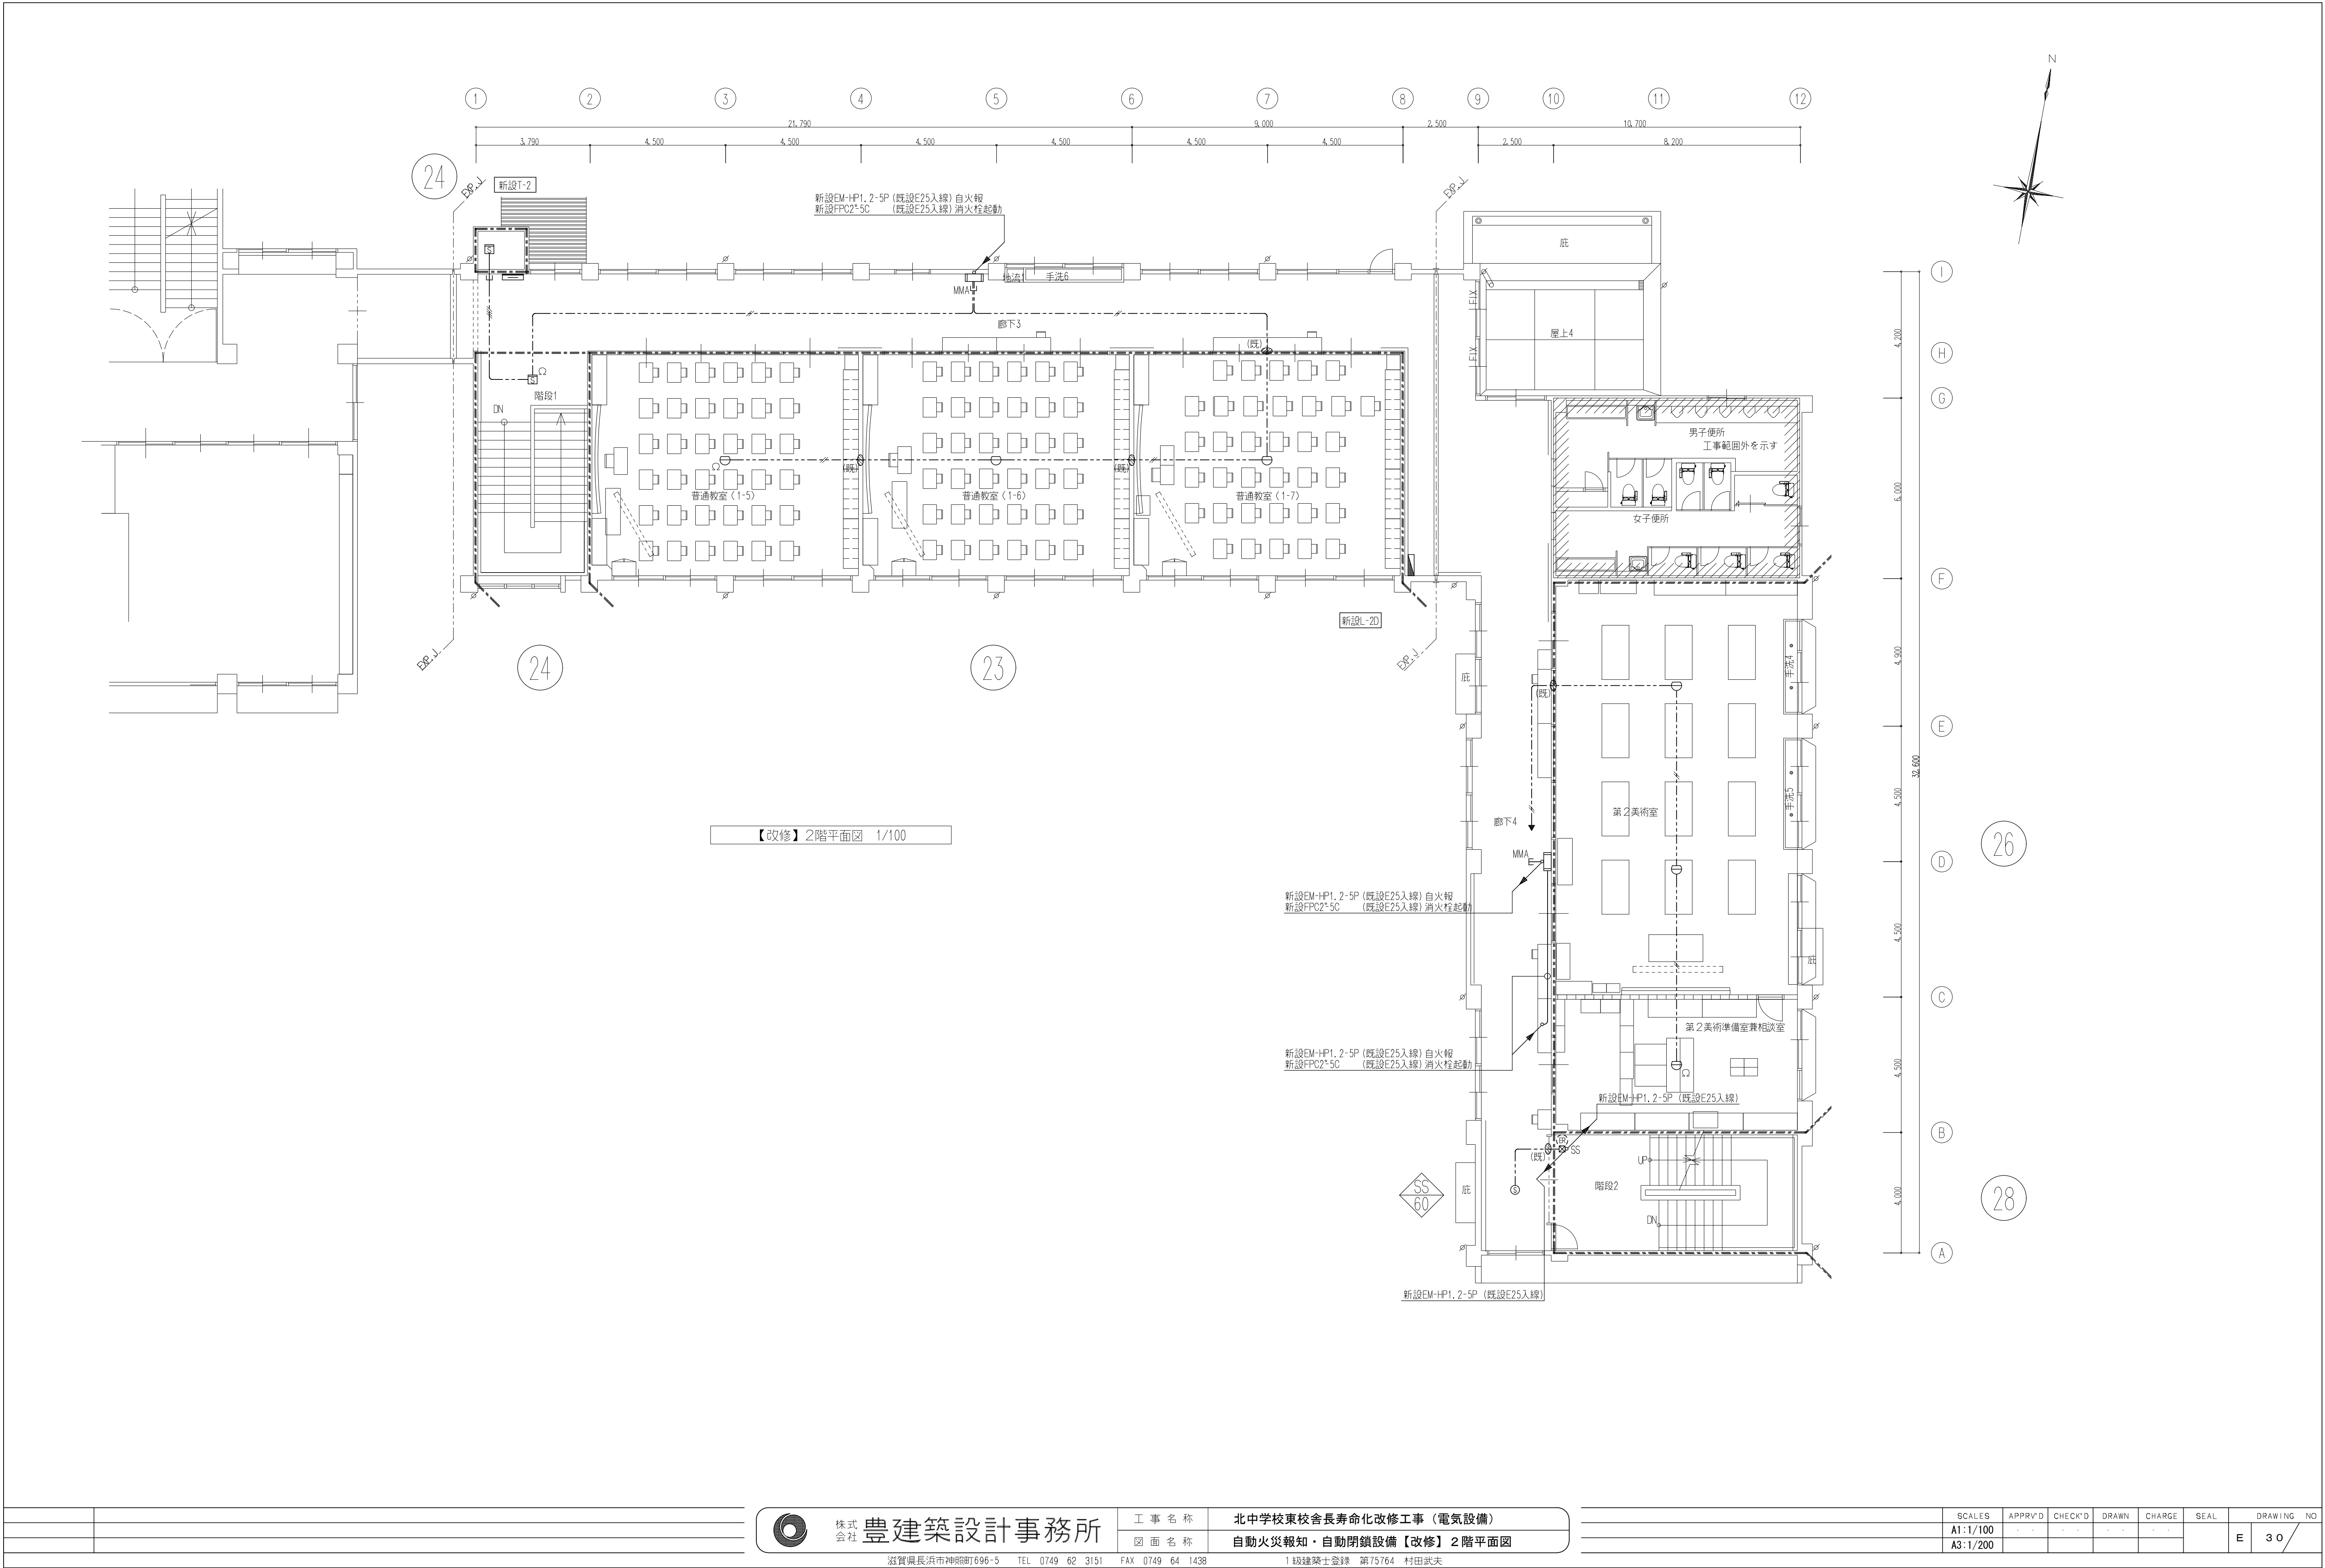

 株式会社 豊建築設計事務所	工事名称	北中学校東校舎長寿命化改修工事（電気設備）
	図面名称	自動火災報知・自動閉鎖設備【改修】2階平面図

滋賀県長浜市神明町696-5 TEL 0749 62 3151 FAX 0749 64 1438 1級建築士登録 第75764 村田武夫

SCALES	APPR'D	CHECK'D	DRAWN	CHARGE	SEAL	DRAWING NO
A1:1/100						
A3:1/200					E	30

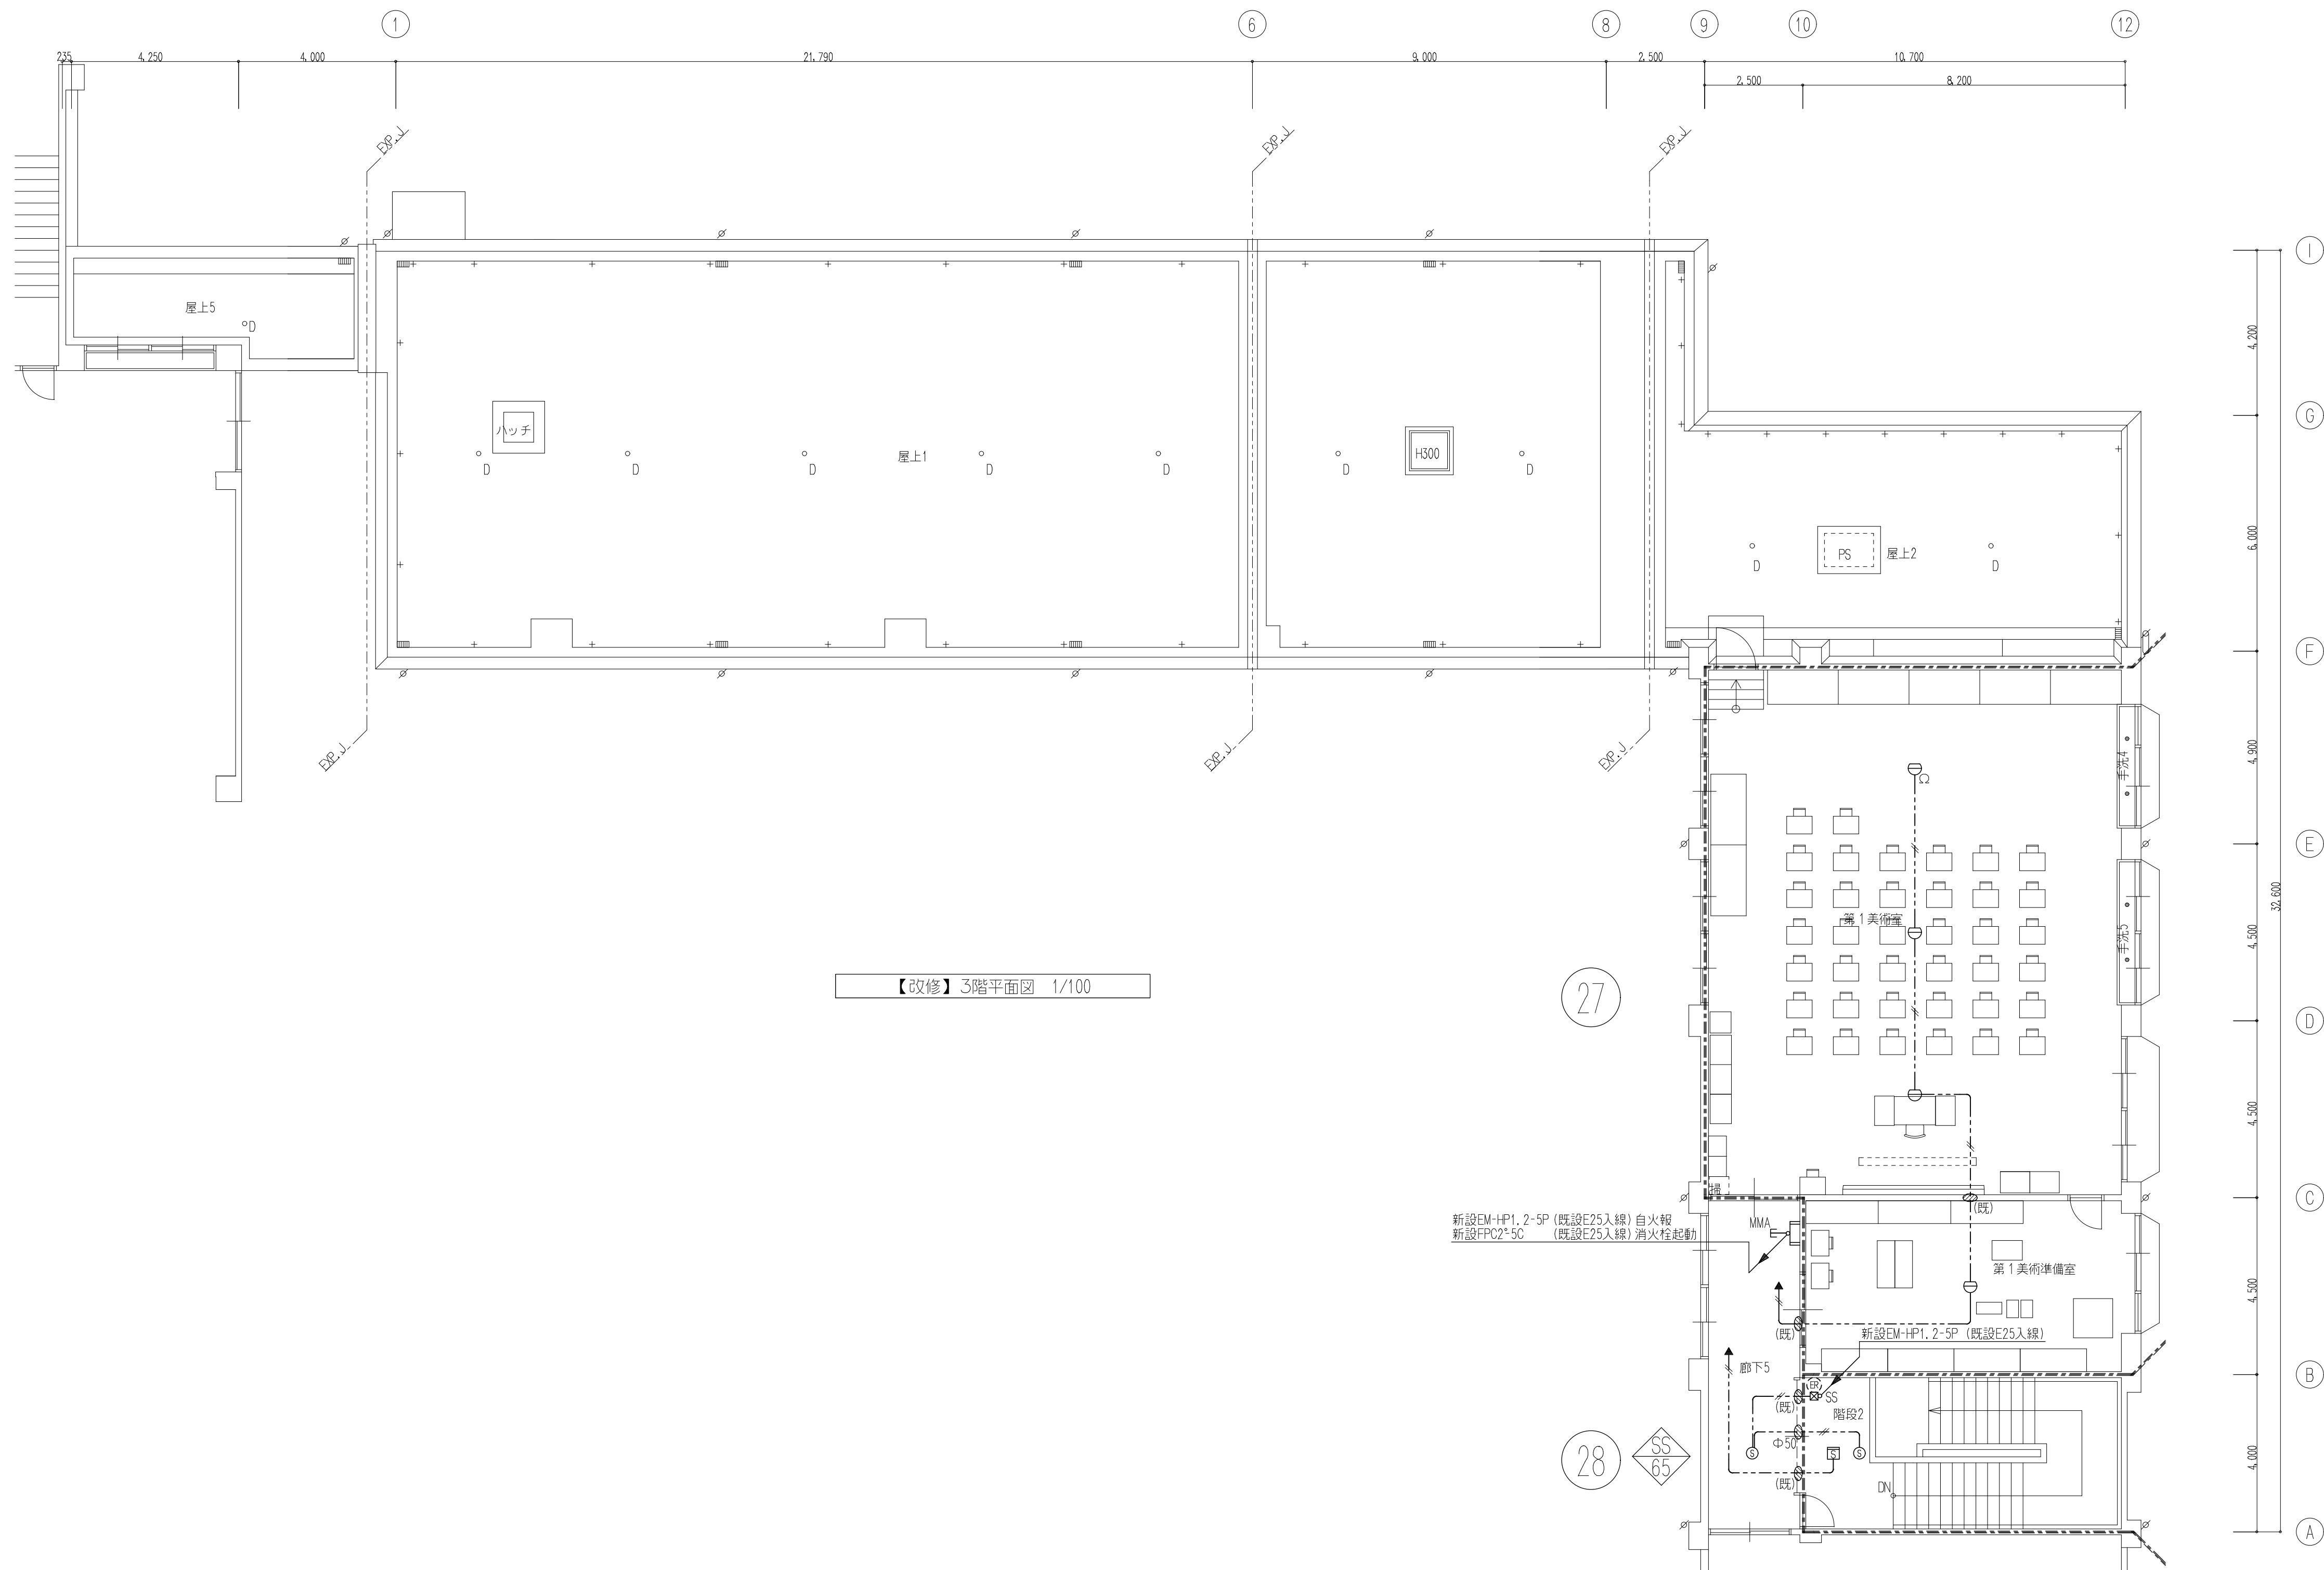

【改修】3階平面図 1/100





株式会社 豊建築設計事務所

滋賀県長浜市神領町696-5 TEL 0749 62 3151 FAX 0749 64 1438

工事名称 北中学校東校舎長寿命化改修工事（電気設備）
図面名称 自動火災報知・自動閉鎖設備【改修】3階平面図

1級建築士登録 第75764 村田武夫

SCALES	APPR'D	CHECK'D	DRAWN	CHARGE	SEAL	DRAWING NO
A1:1/100						
A3:1/200					E	31

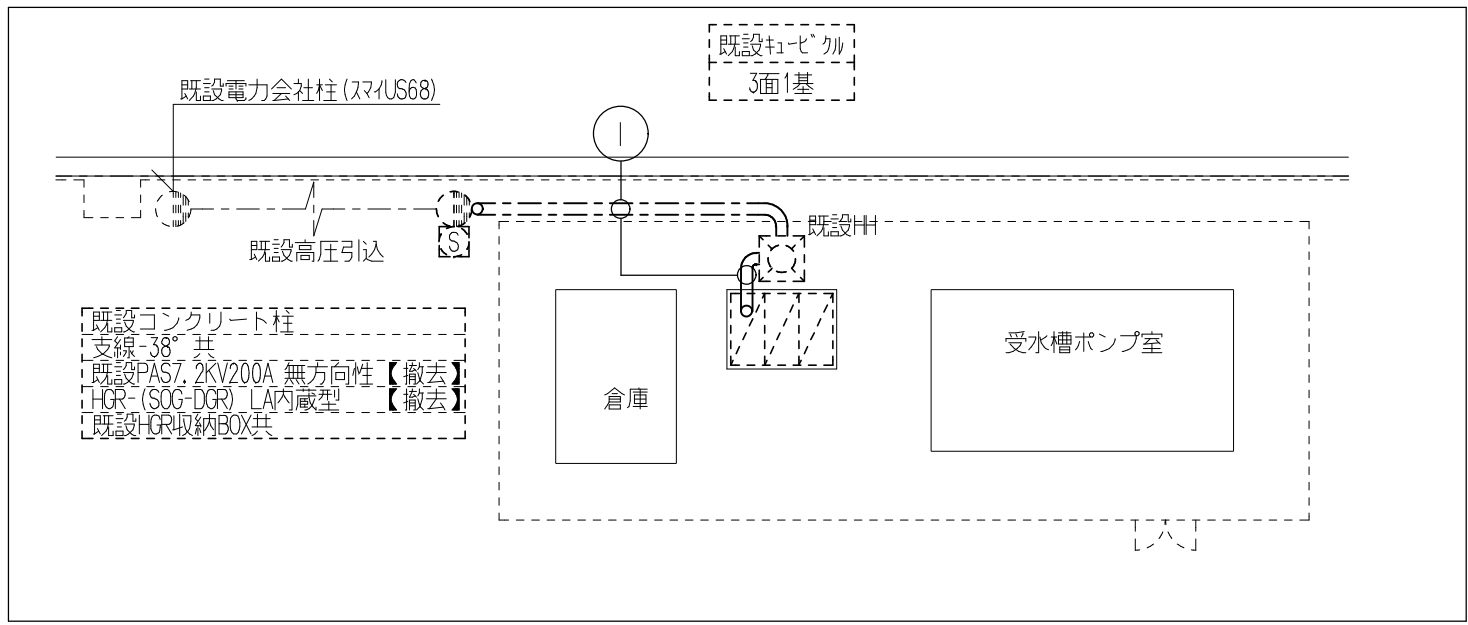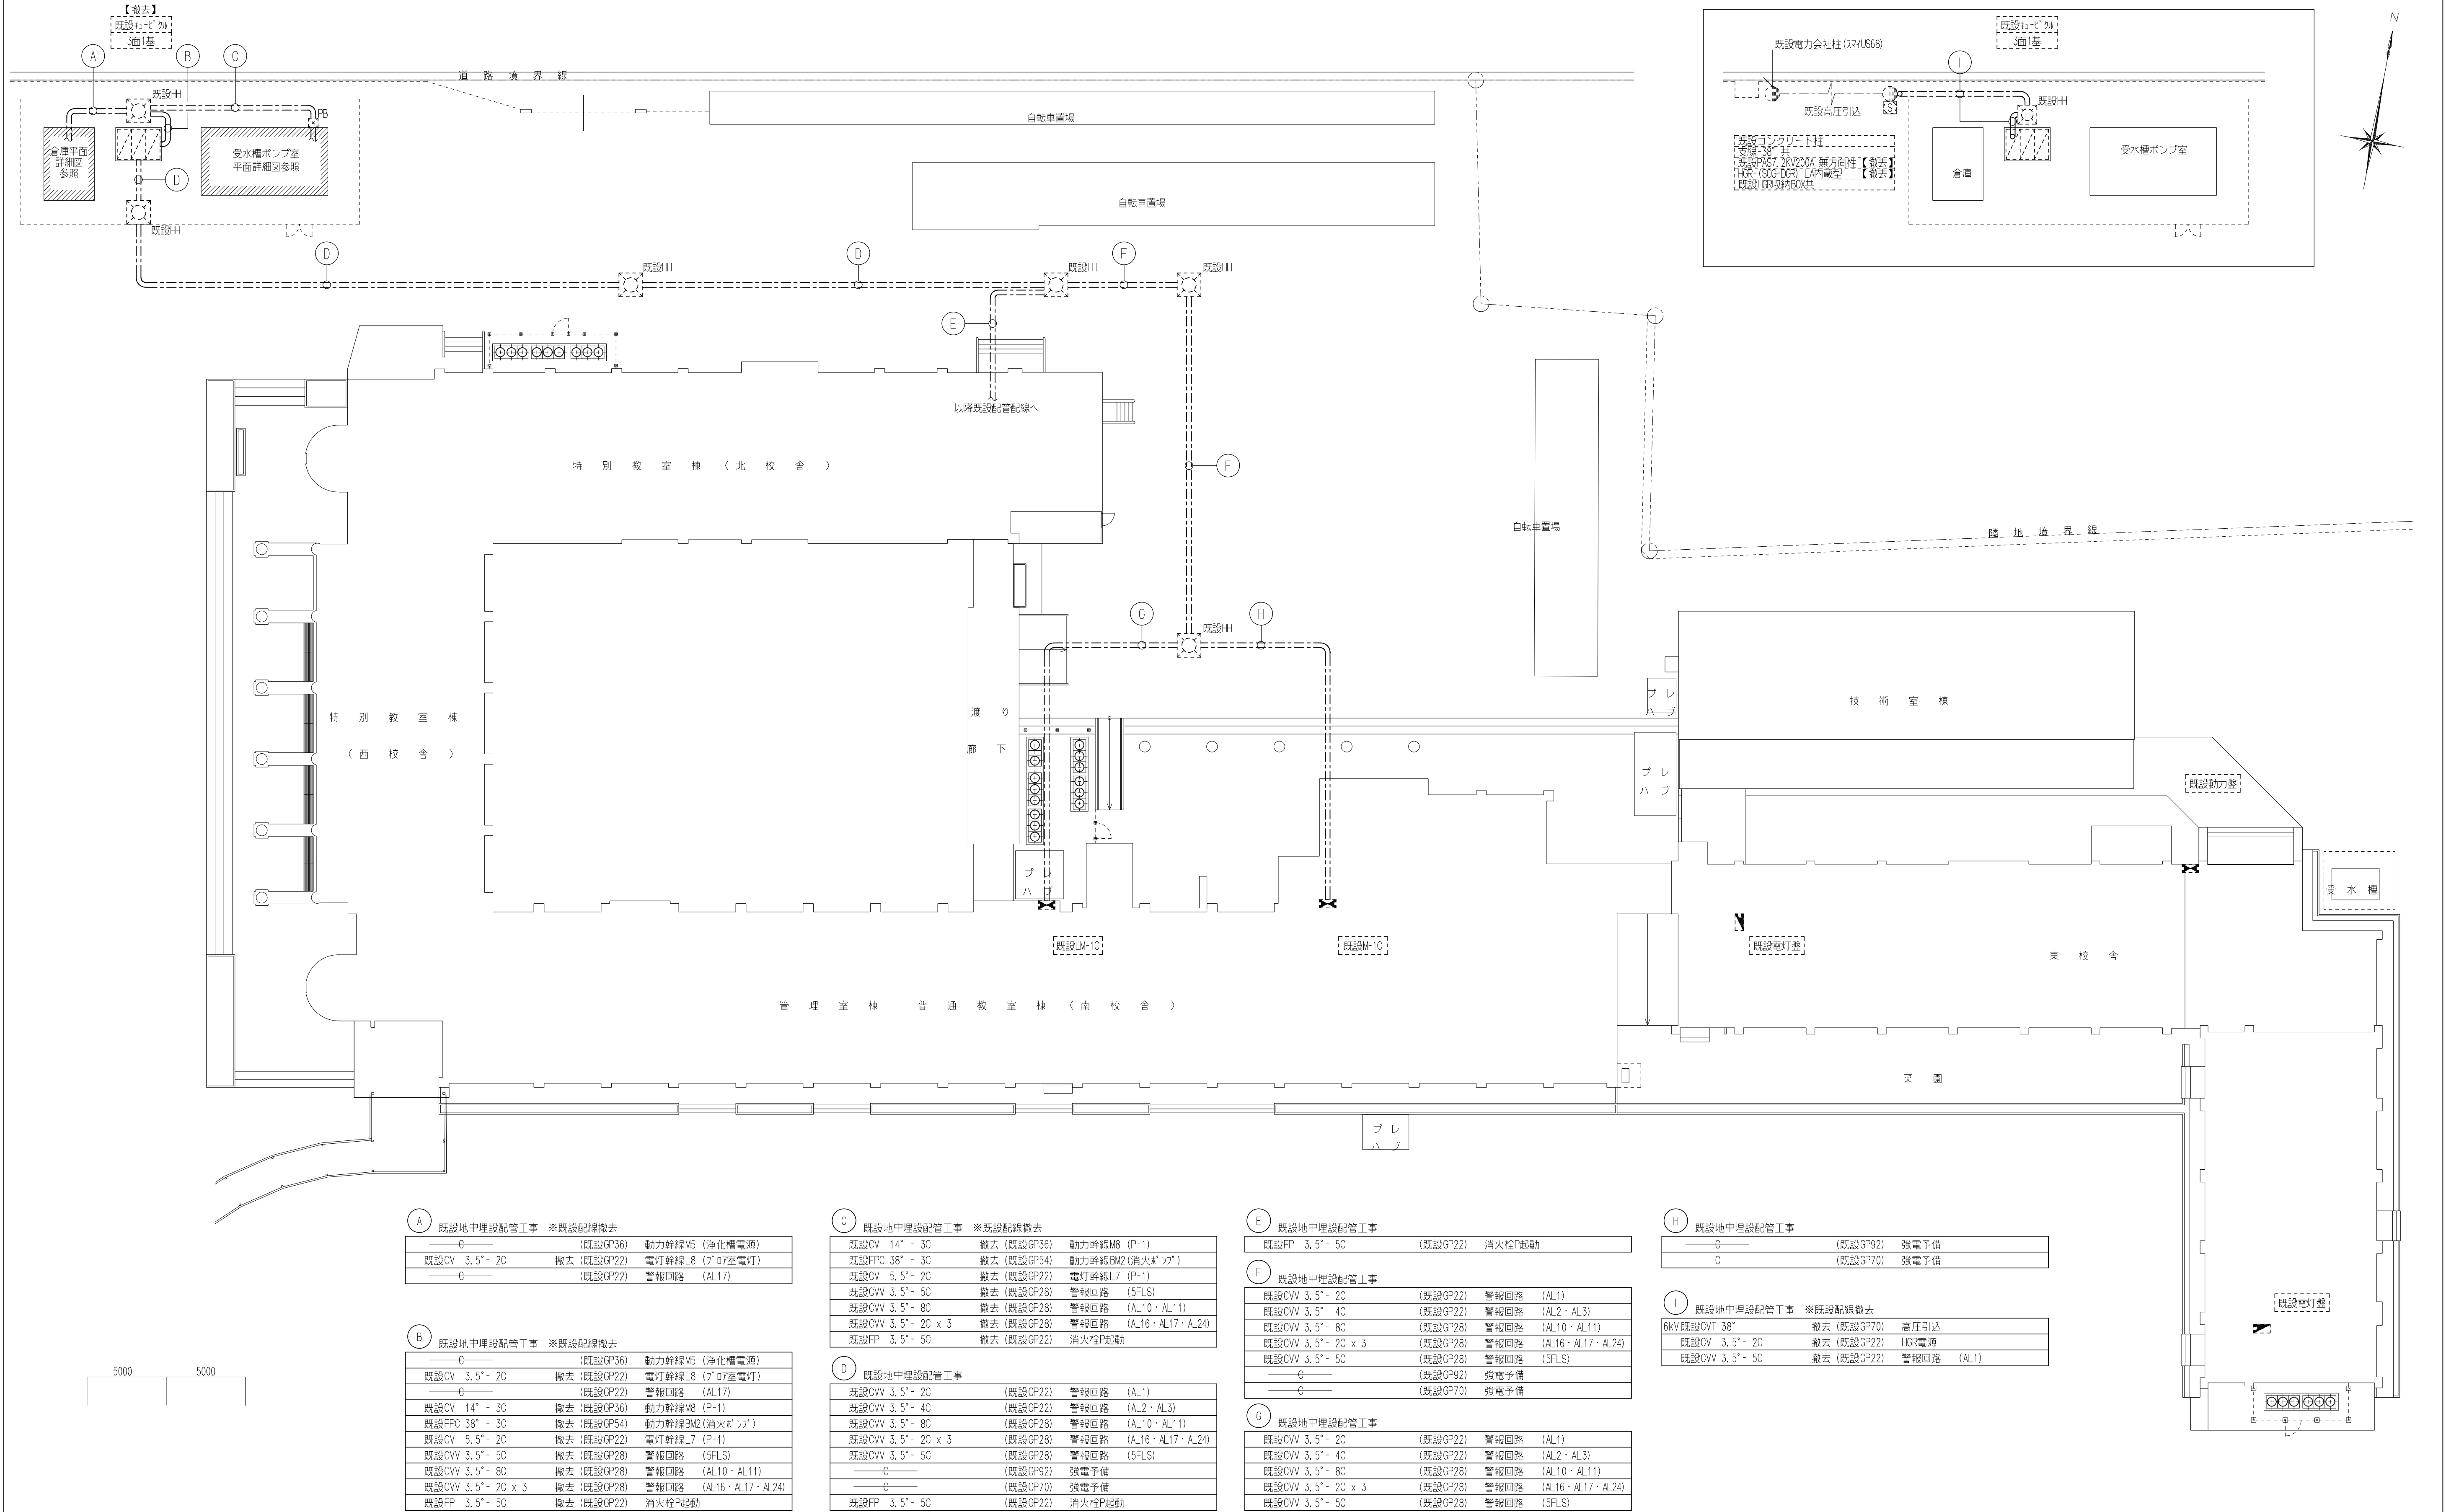

A 既設地中埋設配管工事 ※既設配線撤去			
—C—	(既設GP36)	動力幹線M5 (浄化槽電源)	
既設CV 3.5" - 2C	撤去 (既設GP22)	電灯幹線L8 (7'07室電灯)	
—C—	(既設GP22)	警報回路 (AL17)	

B 既設地中埋設配管工事 ※既設配線撤去			
—C—	(既設GP36)	動力幹線M5 (浄化槽電源)	
既設CV 3.5" - 2C	撤去 (既設GP22)	電灯幹線L8 (7'07室電灯)	
—C—	(既設GP22)	警報回路 (AL17)	
既設CV 14" - 3C	撤去 (既設GP36)	動力幹線M8 (P-1)	
既設FPC 38" - 3C	撤去 (既設GP54)	動力幹線BM2 (消火栓"ツブ")	
既設CV 5.5" - 2C	撤去 (既設GP22)	電灯幹線L7 (P-1)	
既設CVV 3.5" - 5C	撤去 (既設GP28)	警報回路 (5FLS)	
既設CVV 3.5" - 8C	撤去 (既設GP28)	警報回路 (AL10・AL11)	
既設CVV 3.5" - 2C x 3	撤去 (既設GP28)	警報回路 (AL16・AL17・AL24)	
既設FP 3.5" - 5C	撤去 (既設GP22)	消火栓P起動	

C 既設地中埋設配管工事 ※既設配線撤去			
既設CV 14" - 3C	撤去 (既設GP36)	動力幹線M8 (P-1)	
既設FPC 38" - 3C	撤去 (既設GP54)	動力幹線BM2 (消火栓"ツブ")	
既設CV 5.5" - 2C	撤去 (既設GP22)	電灯幹線L7 (P-1)	
既設CVV 3.5" - 5C	撤去 (既設GP28)	警報回路 (5FLS)	
既設CVV 3.5" - 8C	撤去 (既設GP28)	警報回路 (AL10・AL11)	
既設CVV 3.5" - 2C x 3	撤去 (既設GP28)	警報回路 (AL16・AL17・AL24)	
既設FP 3.5" - 5C	撤去 (既設GP22)	消火栓P起動	

D 既設地中埋設配管工事			
既設CVV 3.5" - 2C	(既設GP22)	警報回路 (AL1)	
既設CVV 3.5" - 4C	(既設GP22)	警報回路 (AL2・AL3)	
既設CVV 3.5" - 8C	(既設GP28)	警報回路 (AL10・AL11)	
既設CVV 3.5" - 2C x 3	(既設GP28)	警報回路 (AL16・AL17・AL24)	
—C—	(既設GP28)	警報回路 (5FLS)	
—C—	(既設GP92)	強電予備	
—C—	(既設GP70)	強電予備	
既設FP 3.5" - 5C	(既設GP22)	消火栓P起動	

E 既設地中埋設配管工事	
既設FP 3.5" - 5C	(既設GP22) 消火栓P起動

F 既設地中埋設配管工事	
既設CVV 3.5" - 2C	(既設GP22) 警報回路 (AL1)
既設CVV 3.5" - 4C	(既設GP22) 警報回路 (AL2・AL3)
既設CVV 3.5" - 8C	(既設GP28) 警報回路 (AL10・AL11)
既設CVV 3.5" - 2C x 3	(既設GP28) 警報回路 (AL16・AL17・AL24)
既設CVV 3.5" - 5C	(既設GP28) 警報回路 (5FLS)
—C—	(既設GP92) 強電予備
—C—	(既設GP70) 強電予備

G 既設地中埋設配管工事	
既設CVV 3.5" - 2C	(既設GP22) 警報回路 (AL1)
既設CVV 3.5" - 4C	(既設GP22) 警報回路 (AL2・AL3)
既設CVV 3.5" - 8C	(既設GP28) 警報回路 (AL10・AL11)
既設CVV 3.5" - 2C x 3	(既設GP28) 警報回路 (AL16・AL17・AL24)
既設CVV 3.5" - 5C	(既設GP28) 警報回路 (5FLS)

H 既設地中埋設配管工事	
—C—	(既設GP92) 強電予備
—C—	(既設GP70) 強電予備

I 既設地中埋設配管工事 ※既設配線撤去	
6kV既設CVT 38"	撤去 (既設GP70) 高圧引込
既設CV 3.5" - 2C	撤去 (既設GP22) HGR電源
既設CVV 3.5" - 5C	撤去 (既設GP22) 警報回路 (AL1)

	株式会社 豊建築設計事務所	工事名称	北中学校東校長舎寿命化改修工事 (電気設備)
		図面名称	既設高圧引込・幹線設備 【撤去】配置図

滋賀県長浜市神領町696-5 TEL 0749 62 3151 FAX 0749 64 1438 1級建築士登録 第75764 村田武夫

SCALES	APPR'D	CHECK'D	DRAWN	CHARGE	SEAL	DRAWING NO
A1: 1/200						
A3: 1/400					E	32