




- 【留意事項】
- ・ 停電など施設運営に支障となる時は事前に施設管理者と綿密に協議し、施工すること。
 - ・ 完成検査前に電気主任技術者の竣工検査を受け、合格すること。
 - ・ 本工事に伴う電力会社、電気主任技術者との連絡調整、費用は請負人の負担とする。
 - ・ 電気設備保安管理委託先 豊場電気設備管理事務所 TEL 0749-74-0793

更新機器一覧		
更新	高圧気中開閉器 7.2kV 300A 12.5kA LA・VT内蔵 鋼板製	1台
	SOG制御装置 方向性 SUS製BOX共 , 防水ブリカ・エスロンローブの更新共	
	既設型式 SOG-D801-GLN【三菱電機】	
	・六フッ化(SF6)ガスは適正に処分すること	
	・既設機器(LA, DGR)は撤去し、適正に処分すること ※配線撤去共	
	・既設LA, PGSの接地を統合すること	

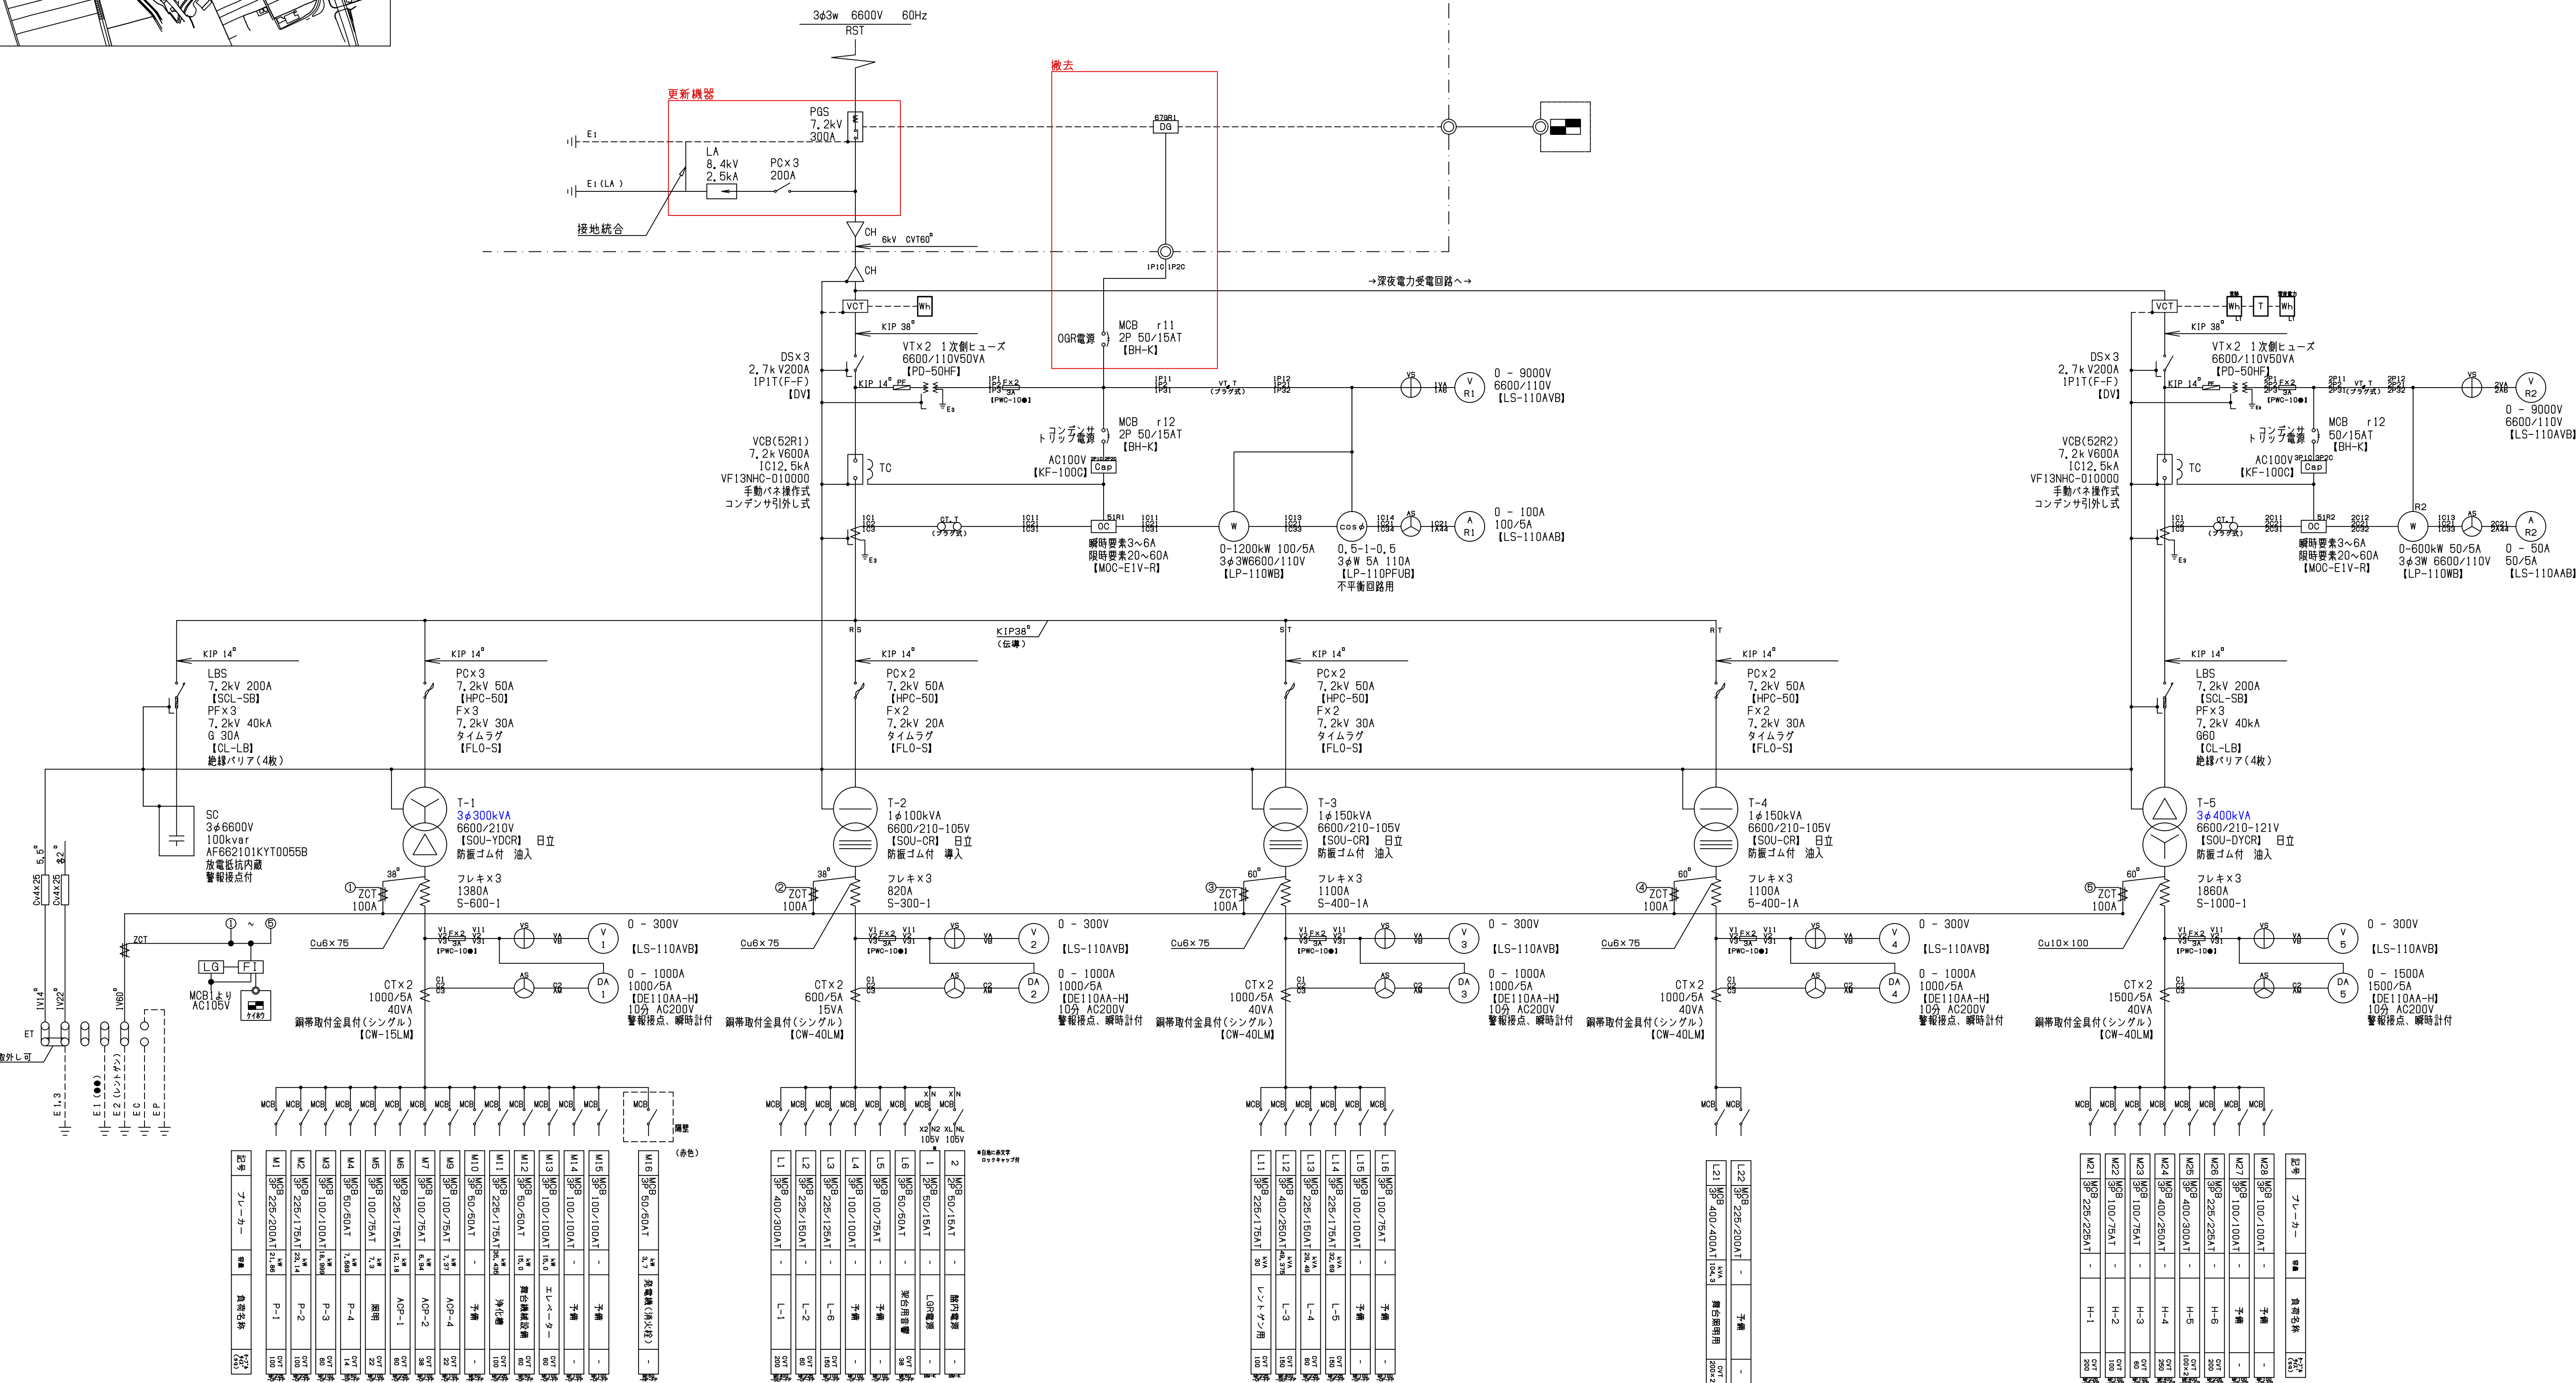

注 M8線付?



TITLE
余呉やまなみセンター高圧受電設備修繕

DRAWING NAME	A1-SCALE	A3-SCALE	No.	14102208
単線結線図			E	2 / 2